

LETTRE DE REPERAGE DES ELEMENTS DU SCHEMA

QI	INTERRUPTEUR	PCPI	CONTROLEUR D'ISOLEMENT	KT	RELAIS TEMPORISE	SA	COMMUTATEUR D'AMPEREMETRE
QIG	INTERRUPTEUR GENERAL	TR	TRANSFORMATEUR DE TENSION	KAU	RELAIS ARRET D'URGENCE	SV	COMMUTATEUR DE VOLTMETRE
QD	DISJONCTEUR	TC	TRANSFORMATEUR DE COURANT	UF	VARIATEUR	ECH	RESISTANCE CHAUFFANTE
QDG	DISJONCTEUR GENERAL	U	ONDULEUR, ALIMENTATION	UM	DEMARREUR	ECL	ECLAIRAGE
FP	PARAFONDRE	KIC	INTER CREPUSCULAIRE	S	ORGANE DE COMMANDE	G	BATTERIE
FU	FUSIBLE	KIH	HORLOGE	H	VOYANT, SIRENE	P	INSTRUMENTATION
F	THERMIQUE	KTH	THERMOSTAT	PCH	COMPTEUR HORAIRE	X	PRISE DE COURANT, BORNIER
QF	SECTIONNEUR FUSIBLE	KM	CONTACTEUR	PA	AMPEREMETRE	E	MATERIELS AUTRES
PF	CONTROLEUR DE PHASE	KA	RELAIS	PV	VOLTMETRE	KTL	TELERUPTEUR

LETTER CODES FOR ITEMS DESIGNATION ON THE DRAWING

QI	SWITCH	PCPI	INSULATION CONTROLLER	KT	TEMPORIZES RELAY	SA	AMPEREMETER SWITCH
QIG	GENERAL SWITCH	TR	TENSION TRANSFORMER	KAU	EMERGENCY STOP RELAY	SV	VOLTMETER SWITCH
QD	BREAKER	TC	CURRENT TRANSFORMER	UF	VELOCITY VARIATOR	ECL	LIGHT
QDG	GENERAL BREAKER	U	INVERTER, SUPPLY	UM	MOTOR STARTER	ECH	HEATER
FP	LIGHTNING PROTECTOR	KIC	DIMMER	S	CONTROL UNIT	G	BATTERY
FU	FUSE	KIH	CLOCK	H	INDICATOR	P	INSTRUMENTATION
F	THERMAL RELAY	KTH	THERMOSTAT	PCH	TIMER	X	SOCKET, TERMINAL BLOCK
QF	DISCONNECTING SWITCH	KM	CONTACTOR	PA	AMPEREMETER	E	OTHER EQUIPMENTS
PF	PHASE CONTROLLER	KA	RELAY	PV	VOLTMETER	KTL	TELEBREAKER

COULEURS DE FILS

TRI 400V: <= 6 mm2 Noir Rouge Brun
> 6 mm2 Noir Bagué Noir Rouge Brun

NEUTRE: Bleu Clair

230VAC: Rouge avec Commun Bobines Blanc (*)

230VAC ONDULE: Neutre Bleu Clair Bagué Orange
Phase Noir Bagué Orange

110VAC: Noir avec Commun Bobines Blanc (*)

24VAC: Violet avec Commun Bobines Blanc (*)

24VDC: Bleu Foncé avec Commun Bobines Blanc (*)

48VAC: Violet avec Commun Bobines Blanc (*)

48VDC: Bleu Foncé avec Commun Bobines Blanc (*)

REPORTS: Orange

TERRE: Vert/Jaune

ANALOGIQUE: Une Paire + Brun - Blanc
Unifilaire Blanc

TENSION EXTERNE PERMANENTE INTER GENERAL OUVERT: Orange

ATTENTION

Si plusieurs tensions de télécommande, alors prendre uniquement le 230VAC avec Commun Bobines Blanc

(*) Si Télécommande

WIRE COLOR

TRI 400V: <= 6 mm2 Black Red Brown
> 6 mm2 Black with Ring Black Red Brown

NEUTRE: Light Blue

230VAC: Red with Spods Common White (*)

230VAC UPS: Neutre Light Blue with Ring Orange
Phase Black with Ring Orange

110VAC: Black with Spods Common White (*)

24VAC: Purple with Spods Common White (*)

24VDC: Dark Bleu with Spods Common White (*)

48VAC: Purple with Spods Common White (*)

48VDC: Dark Bleu with Spods Common White (*)

REPORTS: Orange

GROUND: Green/Yellow

ANALOGICAL: One Pair + Brown - White
Unifilar White


PERMANENTLY EXTERNAL POWER GENERAL BREAKER OPEN: Orange

CAUTION


If There are Several Tensions of Command Then to take Only the 230VAC with Spods Common White

(*) If Command

TYPE DE RELAIS ET DE CONTACT DANS LE SCHEMA

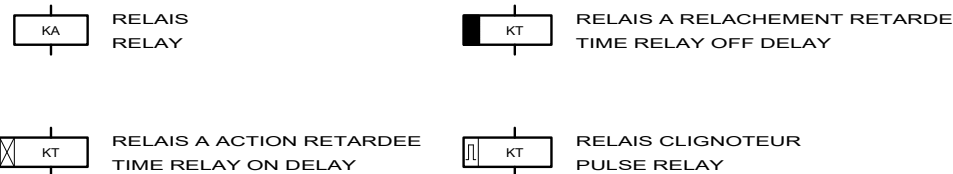

RELAY AND CONTACT TYPE IN THE DRAWING

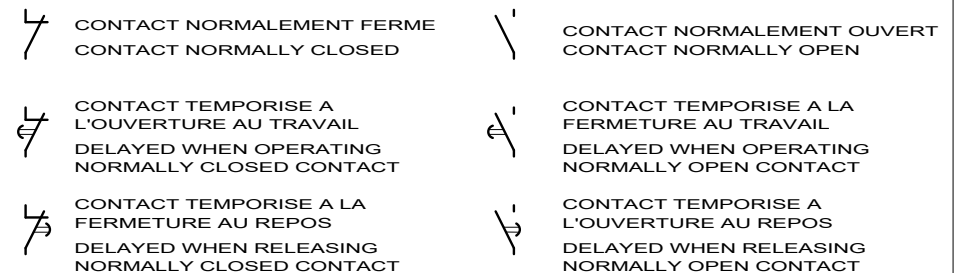

LE SCHEMA EST REPRESENTE HORS TENSION ET GENERATEUR HORS SERVICE

THE DRAWING IS SHOWN OUT OF VOLTAGE AND WITH GENERATOR OUT OF SERVICE



3, Rue Pierre Curie
91230 MONTGERON
Tél. : 01.69.52.47.00 - Fax : 01.69.52.47.01
e-mail : seguin@automatismes-seguin.fr
http://www.automatismes-seguin.fr


LEGENDE DU SCHEMA ELECTRIQUE

CLIENT ET NOM DU DOSSIER / CUSTOMER AND NAME OF FOLDER			INDICE / REVIEW
SAUR			0
Coffret Vannes Filtres N°1 & 2 station DHUIS			
DESSINATEUR DRAWER	F.CO.	FOLIO/SHEET 03 / 04	
N° AFFAIRE N° PROJECT	180259.2		

CODE DU REPERAGE

LETTER CODE

1/ DES APPAREILS DANS LES ARMOIRES
APPARATUS IN THE CABINETS

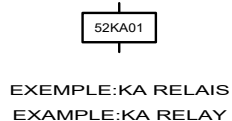


52 KA 01

N° D'ORDRE DANS LE FOLIO D'ORIGINE
ORDER NUMBER ON ORIGINAL SHEET

LETTRE DE REPERAGE
LETTER CODES FOR ITEM

N° DU FOLIO D'ORIGINE
ORIGINAL SHEET NUMBER

 
2/ DES FILS DE CABLAGE
WIRING



N° DU FOLIO D'ORIGINE
ORIGINAL SHEET NUMBER

N° DU FIL DANS LE FOLIO D'ORIGINE
NUMBER OF THE WIRE ON ORIGINAL SHEET

3/ REPORT DES CONTACTS DANS LE SCHEMA
CONTACT REPORT IN THE DRAWING

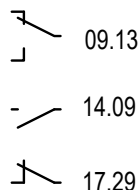


17.29

N° DE LA COLONNE OU EST UTILISE LE CONTACT
COLUMN NUMBER WHERE THE CONTACT IS USED

N° DU FOLIO OU EST UTILISE LE CONTACT
SHEET NUMBER WHERE THE CONTACT IS USED

 4/ REPRESENTATION DES BORNES ET BORNIERES DANS LE SCHEMA
BINDINGS SCREWS VIEW IN THE DRAWING



N° D'ORDRE (SI NECESSAIRE)
ORDER NUMBER (IF NECESSARY)

NATURE DU BORNIER
NATURE OF TERMINAL BLOCK

A : ALIMENTATION
P : PUISSANCE
T : TELECOMMANDE
M : MESURE
R : REPORTS

BORNE SIMPLE
ORDINARY TERMINAL PIN

BORNE FUSIBLE
FUSE TERMINAL PIN

BORNE DE NEUTRE
NEUTRAL TERMINAL PIN

BORNE SECTIONNABLE
DISCONNECTING TERMINAL PIN

LE SCHEMA EST REPRESENTE HORS TENSION ET GENERATEUR HORS SERVICE


THE DRAWING IS SHOWN OUT OF VOLTAGE AND WITH GENERATOR OUT OF SERVICE




3, Rue Pierre Curie
91230 MONTGERON
Tél. : 01.69.52.47.00 - Fax : 01.69.52.47.01
e-mail : seguin@automatismes-seguin.fr
http://www.automatismes-seguin.fr

LEGENDE DU SCHEMA ELECTRIQUE

CLIENT ET NOM DU DOSSIER / CUSTOMER AND NAME OF FOLDER		INDICE / REVIEW
SAUR		0
Coffret Vannes Filtres N°1 & 2 station DHUIS		
DESSINATEUR DRAWER	F.CO.	IGE XAO
N° AFFAIRE N° PROJECT	180259.2	FOLIO/SHEET 04 / 05
		VARS SERVICE PACK 6 - (4.868)

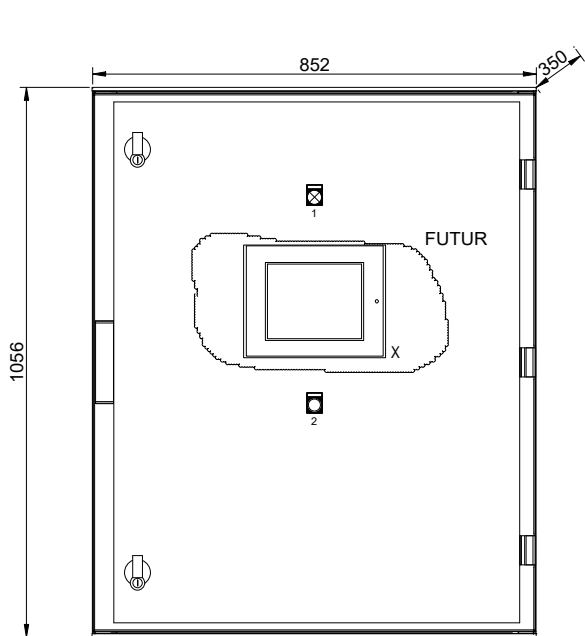

IMPLANTATION FACADE

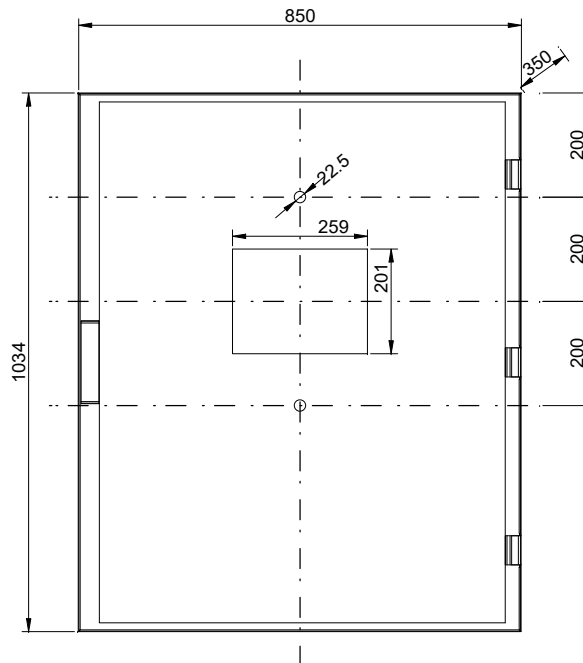

PLAN DE DECOUPE

ETIQUETTES SCHNEIDER ELECTRIC

- 1 - SOUS TENSION
- 2 - ACQUITTEMENT DEFAULTS

DIVERS


- X - IHM

IMPLANTATION EXTERNE



3, Rue Pierre Curie
91230 MONTGERON
Tél. : 01.69.52.47.00 - Fax : 01.69.52.47.01
e-mail : seguin@automatismes-seguin.fr
http://www.automatismes-seguin.fr


CLIENT ET NOM DU DOSSIER / CUSTOMER AND NAME OF FOLDER		INDICE / REVIEW
SAUR		0
Coffret Vannes Filtres N°1 & 2 station DHUIS		 <small>VARIS SERVICE PACK 6 - (4.868)</small>
DESSINATEUR / DRAWER	F.CO.	
N° AFFAIRE / N° PROJECT	180259.2	
FOLIO/SHEET		05 / 20

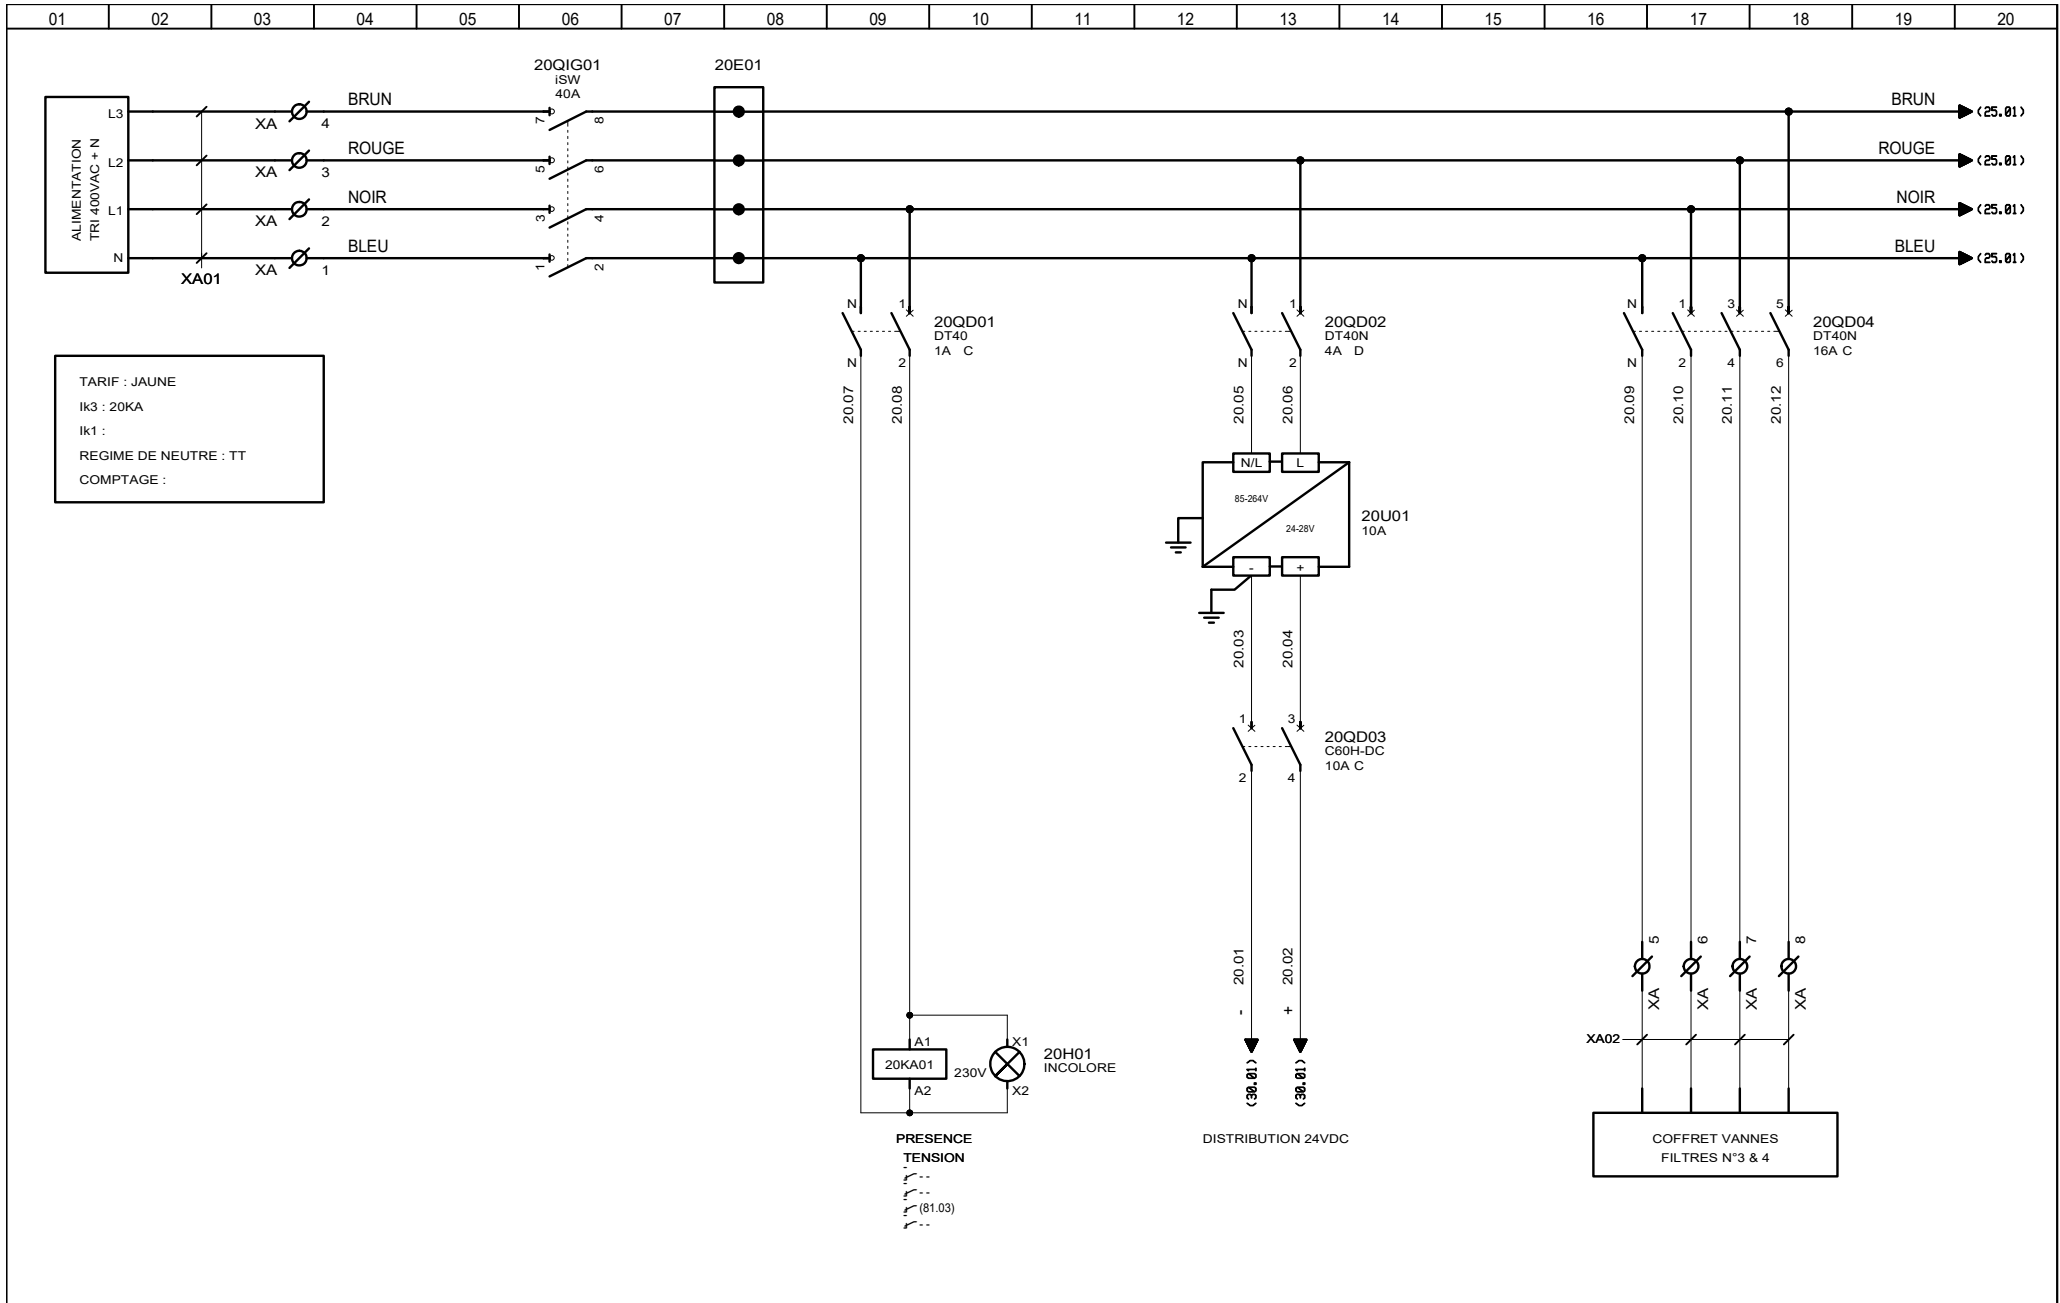

TARIF : JAUNE
Ik3 : 20KA
Ik1 :
REGIME DE NEUTRE : TT
COMPTAGE :

ARRIVEE GENERALE

CLIENT ET NOM DU DOSSIER / CUSTOMER AND NAME OF FOLDER		INDICE / REVIEW
SAUR		0
Coffret Vannes Filtres N°1 & 2 station DHUIS		
DESSINATEUR / DRAWER	F.CO.	FOLIO/SHEET 20 / 25
N° AFFAIRE / N° PROJECT	180259.2	
VARS SERVICE PACK 6 - (4.848)		

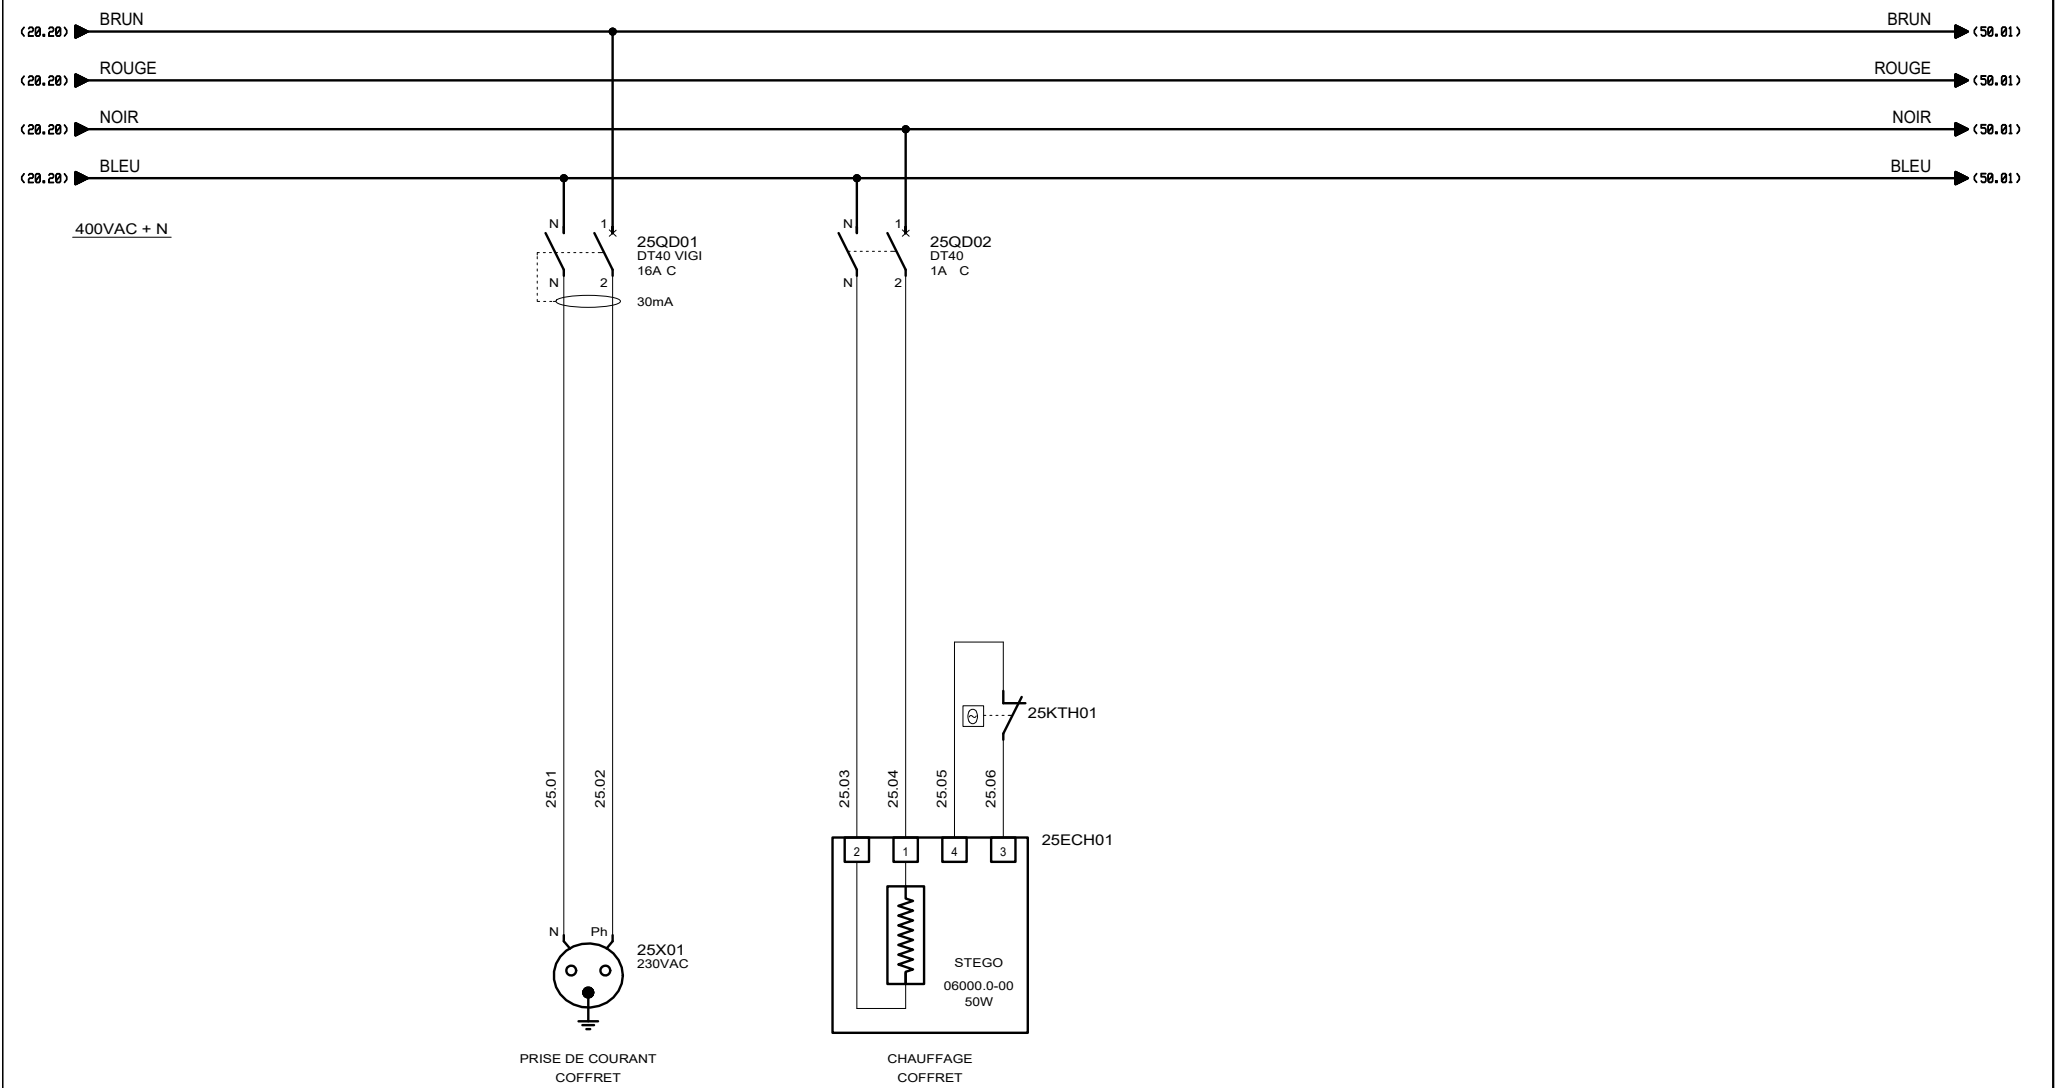


AUTOMATISMES SEGUIN
Systeme Qualité

3, Rue Pierre Curie
91230 MONTGERON
Tél. : 01.69.52.47.00 - Fax : 01.69.52.47.01
e-mail : seguin@automatismes-seguin.fr
http://www.automatismes-seguin.fr


**DISTRIBUTION 400VAC + N
UTILITES**

CLIENT ET NOM DU DOSSIER / CUSTOMER AND NAME OF FOLDER		INDICE / REVIEW
SAUR Coffret Vannes Filtres N°1 & 2 station DHUIS		0
DESSINATEUR DRAWER	F.CO.	FOLIO/SHEET 25 / 30
N° AFFAIRE N° PROJECT	180259.2	
		IGE XAO VARS SERVICE PACK 6 (4.868)

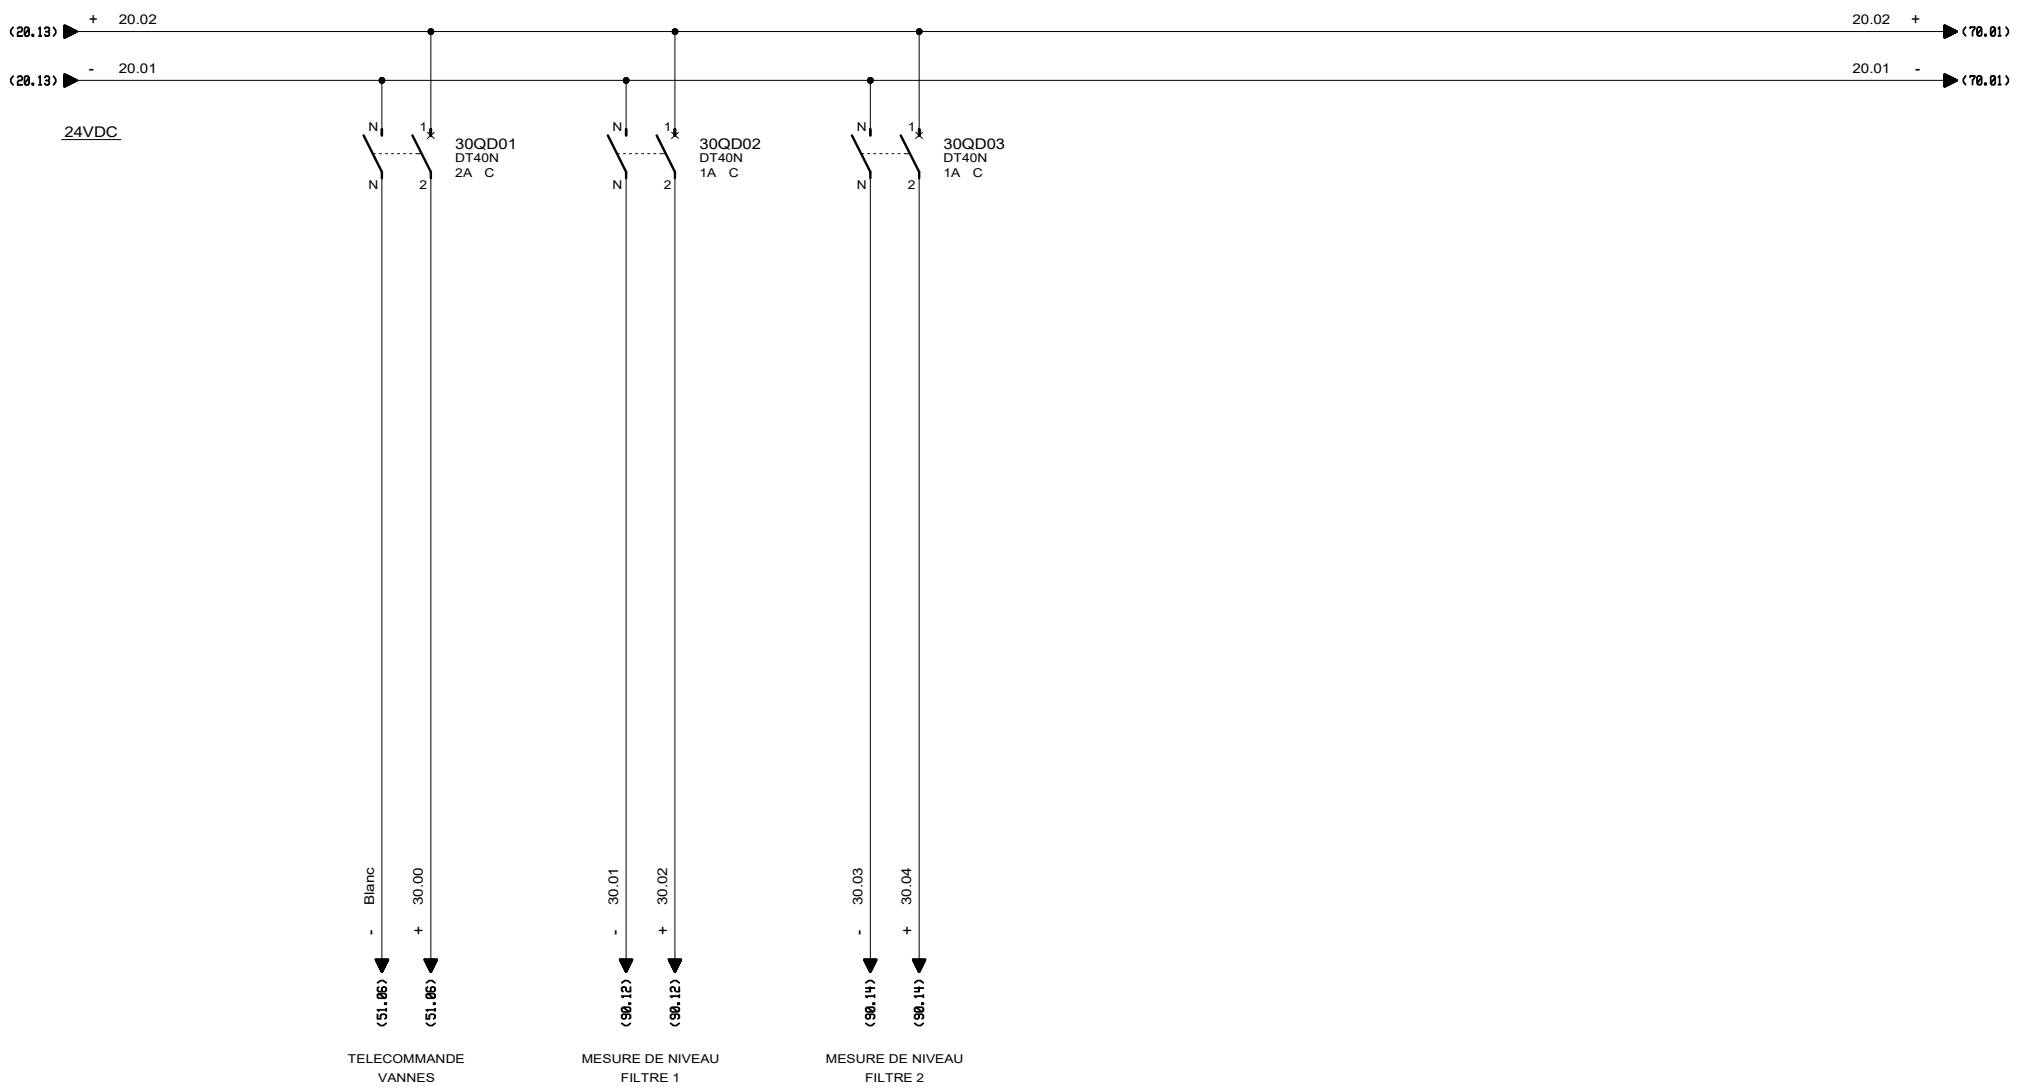

DISTRIBUTION 24VDC

CLIENT ET NOM DU DOSSIER / CUSTOMER AND NAME OF FOLDER		INDICE / REVIEW
SAUR Coffret Vannes Filtres N°1 & 2 station DHUIS		0
DESSINATEUR DRAWER	F.CO.	FOLIO/SHEET 30 / 50
N° AFFAIRE N° PROJECT	180259.2	
		IGE XAO VARS SERVICE PACK 6 (4.868)

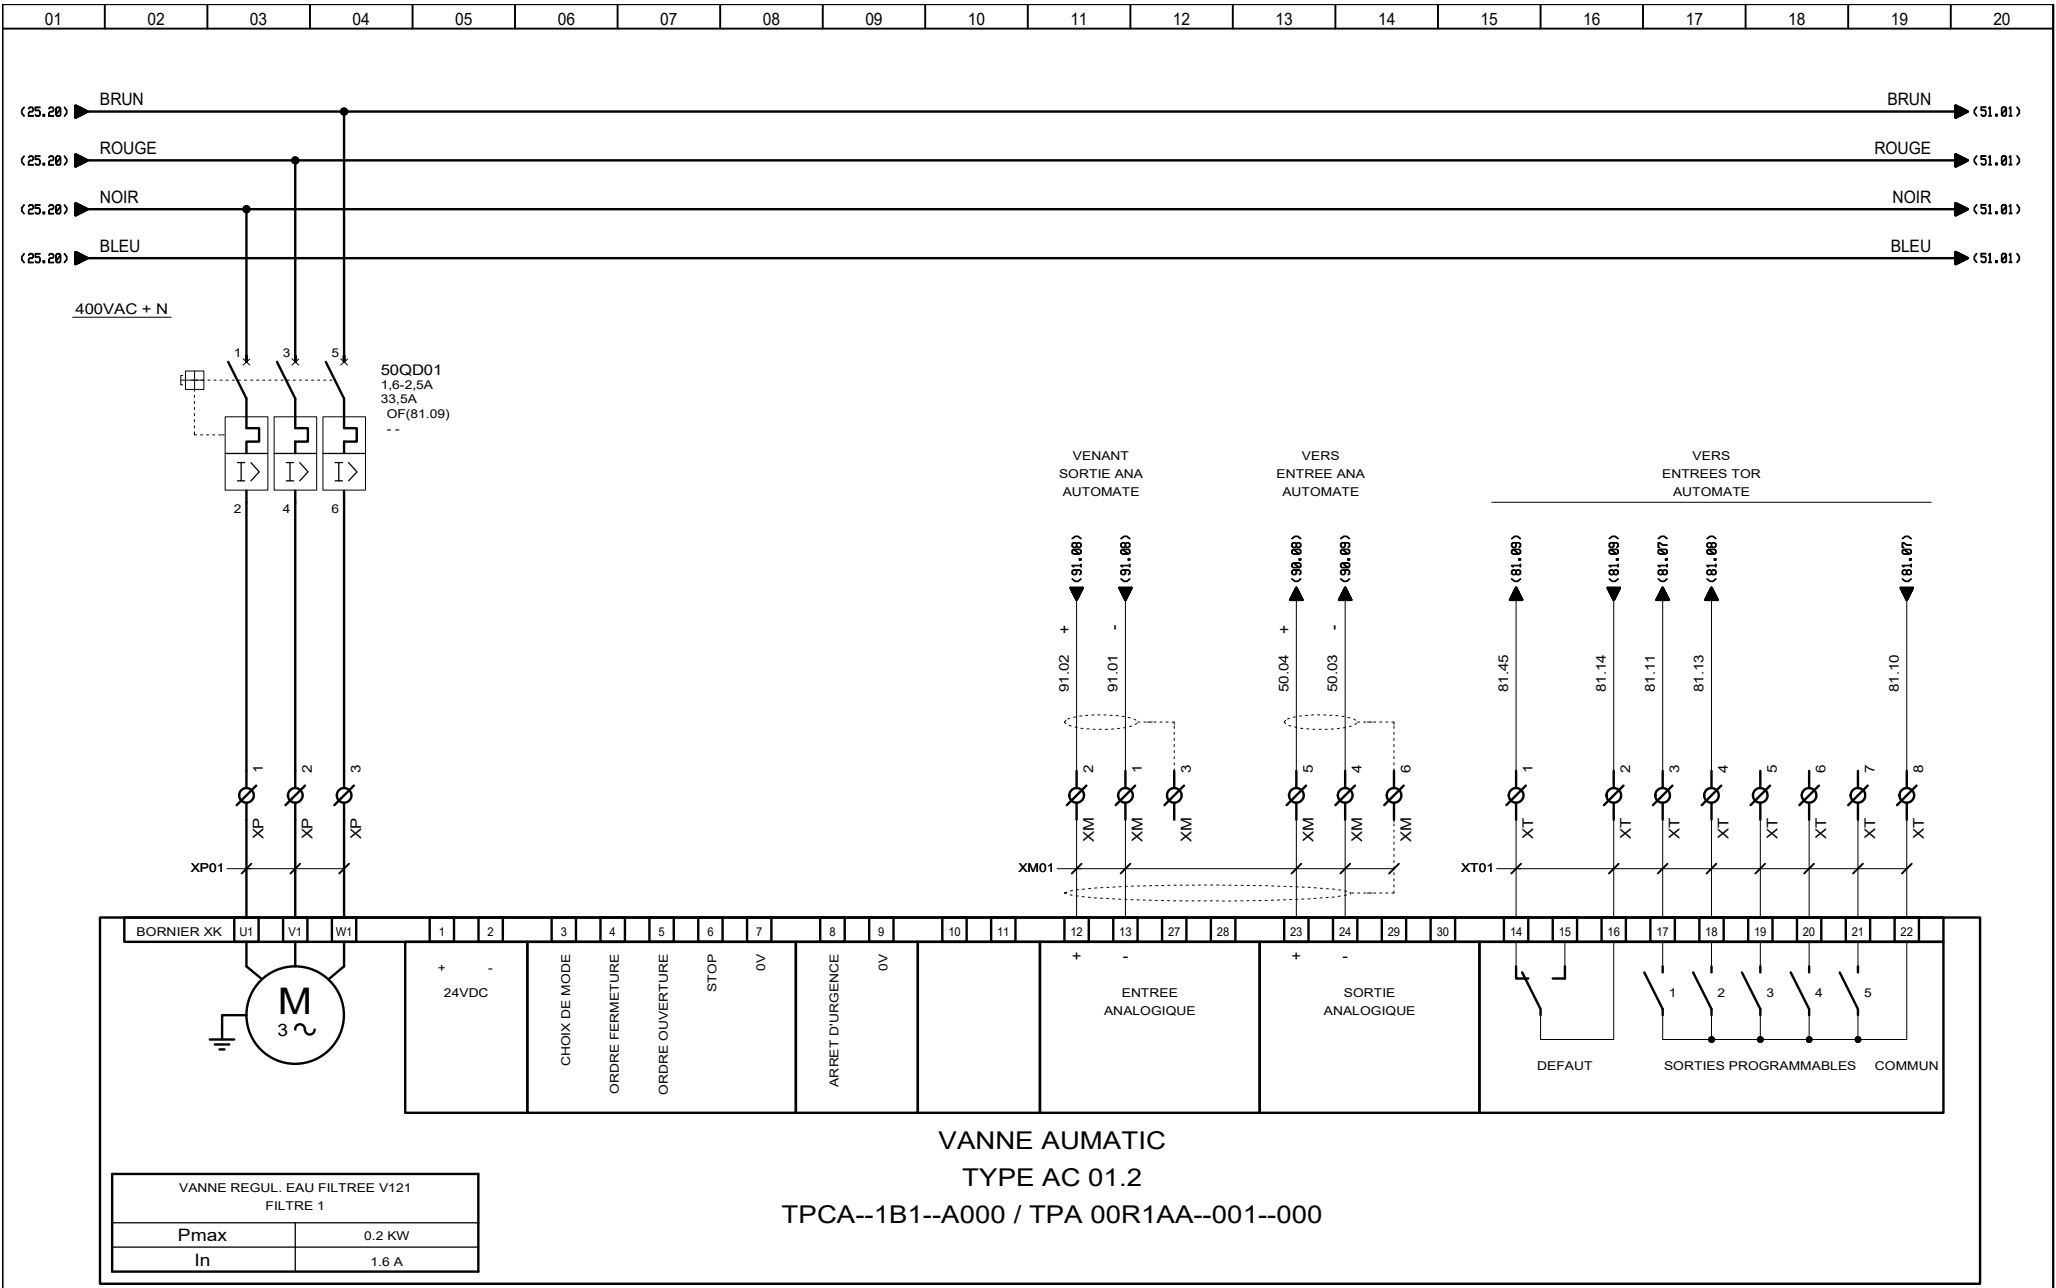


AUTOMATISMES SEGUIN
Systeme Qualite

3, Rue Pierre Curie
91230 MONTGERON
Tel. : 01.69.52.47.00 - Fax : 01.69.52.47.01
e-mail : seguin@automatismes-seguin.fr
http://www.automatismes-seguin.fr

PUISSANCE

VANNE REGULATION EAU FILTREE V121 - FILTRE 1

CLIENT ET NOM DU DOSSIER / CUSTOMER AND NAME OF FOLDER		INDICE / REVIEW
SAUR		0
Coffret Vannes Filtres N°1 & 2 station DHUIS		
DESSINATEUR DRAWER	F.CO.	FOLIO/SHEET 50 / 51
N° AFFAIRE N° PROJECT	180259.2	
VARS SERVICE PACK 6 (4.868)		

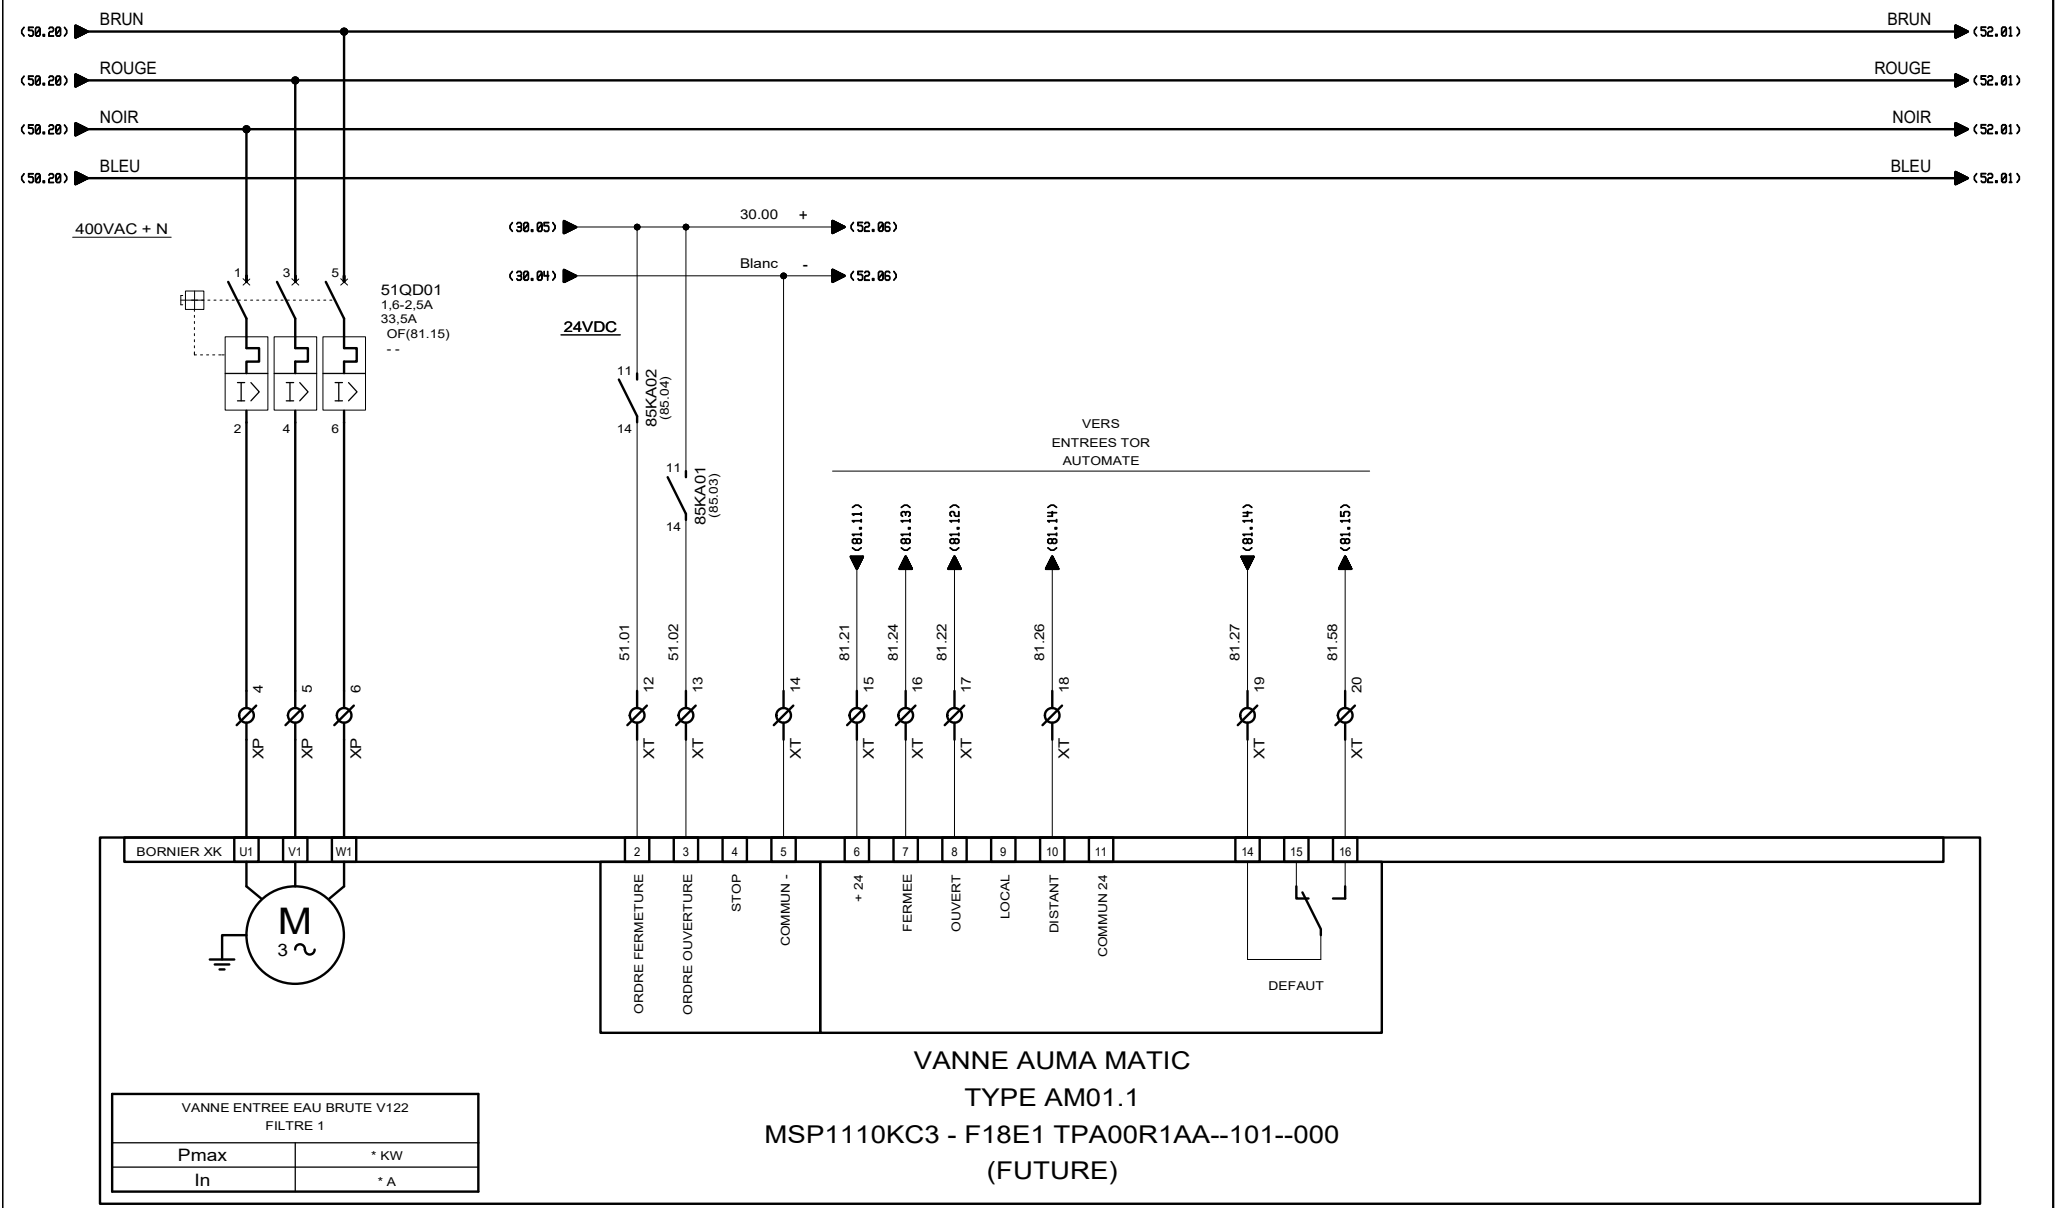

VANNE ENTREE EAU BRUTE V122 FILTRE 1	
Pmax	* KW
In	* A





AUTOMATISMES SEGUIN
Systeme Qualité

3, Rue Pierre Curie
91230 MONTGERON
Tél. : 01.69.52.47.00 - Fax : 01.69.52.47.01
e-mail : seguin@automatismes-seguin.fr
http://www.automatismes-seguin.fr



PUISSANCE

VANNE ENTREE EAU BRUTE V122 - FILTRE 1 (FUTURE)

CLIENT ET NOM DU DOSSIER / CUSTOMER AND NAME OF FOLDER		INDICE / REVIEW
SAUR		0
Coffret Vannes Filtrés N°1 & 2 station DHUIS		
DESSINATEUR DRAWER	F.CO.	FOLIO/SHEET 51 / 52
N° AFFAIRE N° PROJECT	180259.2	
VARS SERVICE PACK 6 - (4.868)		

 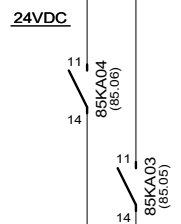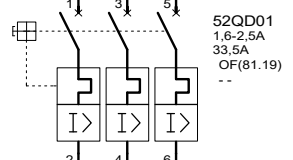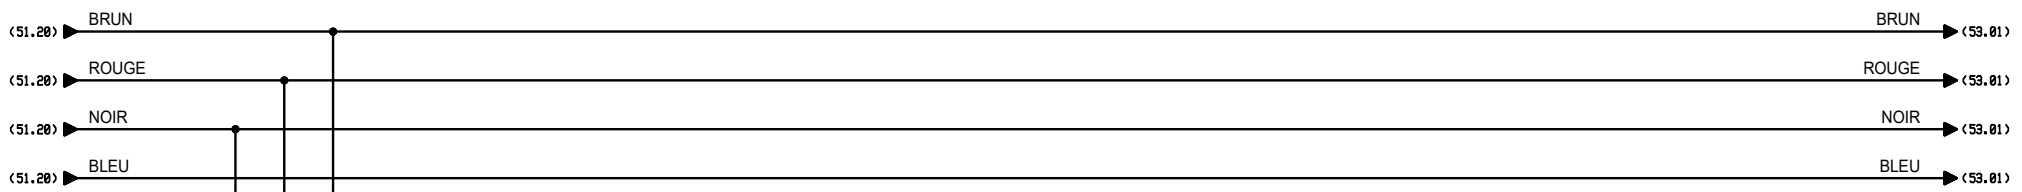

VERS
ENTREES TOR
AUTOMATE

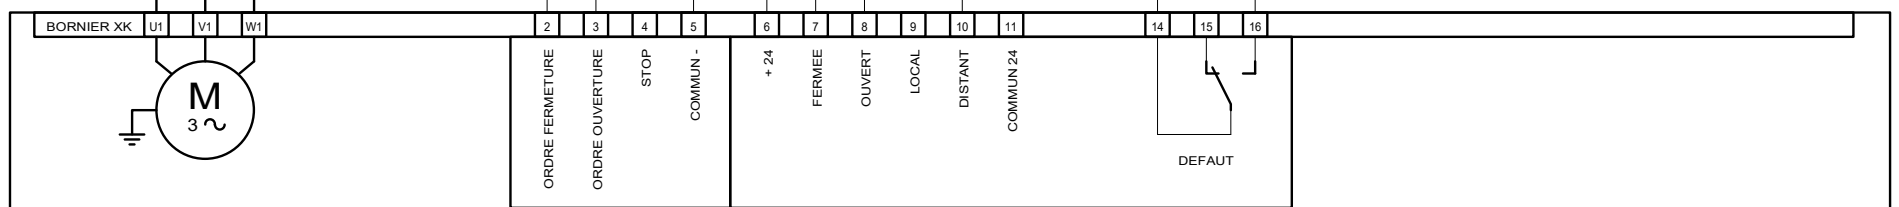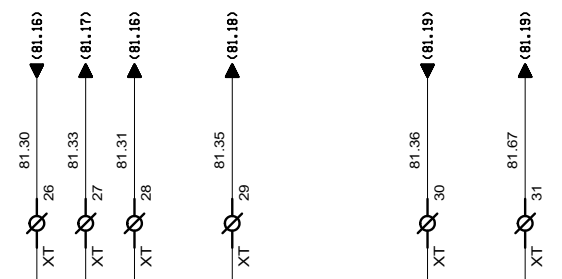


VANNE AUMA MATIC
TYPE AM01.1
MSP1110KC3 - F18E1 TPA00R1AA--101--000
(FUTURE)

VANNE SORTIE EAU LAVAGE V123 FILTRE 1	
Pmax	0.2 KW
In	1.6 A

3, Rue Pierre Curie
 91230 MONTGERON
 Tél. : 01.69.52.47.00 - Fax : 01.69.52.47.01
 e-mail : seguin@automatismes-seguin.fr
 http://www.automatismes-seguin.fr

PUISSANCE
VANNE SORTIE EAU LAVAGE V123 - FILTRE 1 (FUTURE)

CLIENT ET NOM DU DOSSIER / CUSTOMER AND NAME OF FOLDER				INDICE / REVIEW
SAUR				0
Coffret Vannes Filtres N°1 & 2 station DHUIS				
DESSINATEUR DRAWER	F.CO.	FOLIO/SHEET	52 / 53	
N° AFFAIRE N° PROJECT	180259.2			

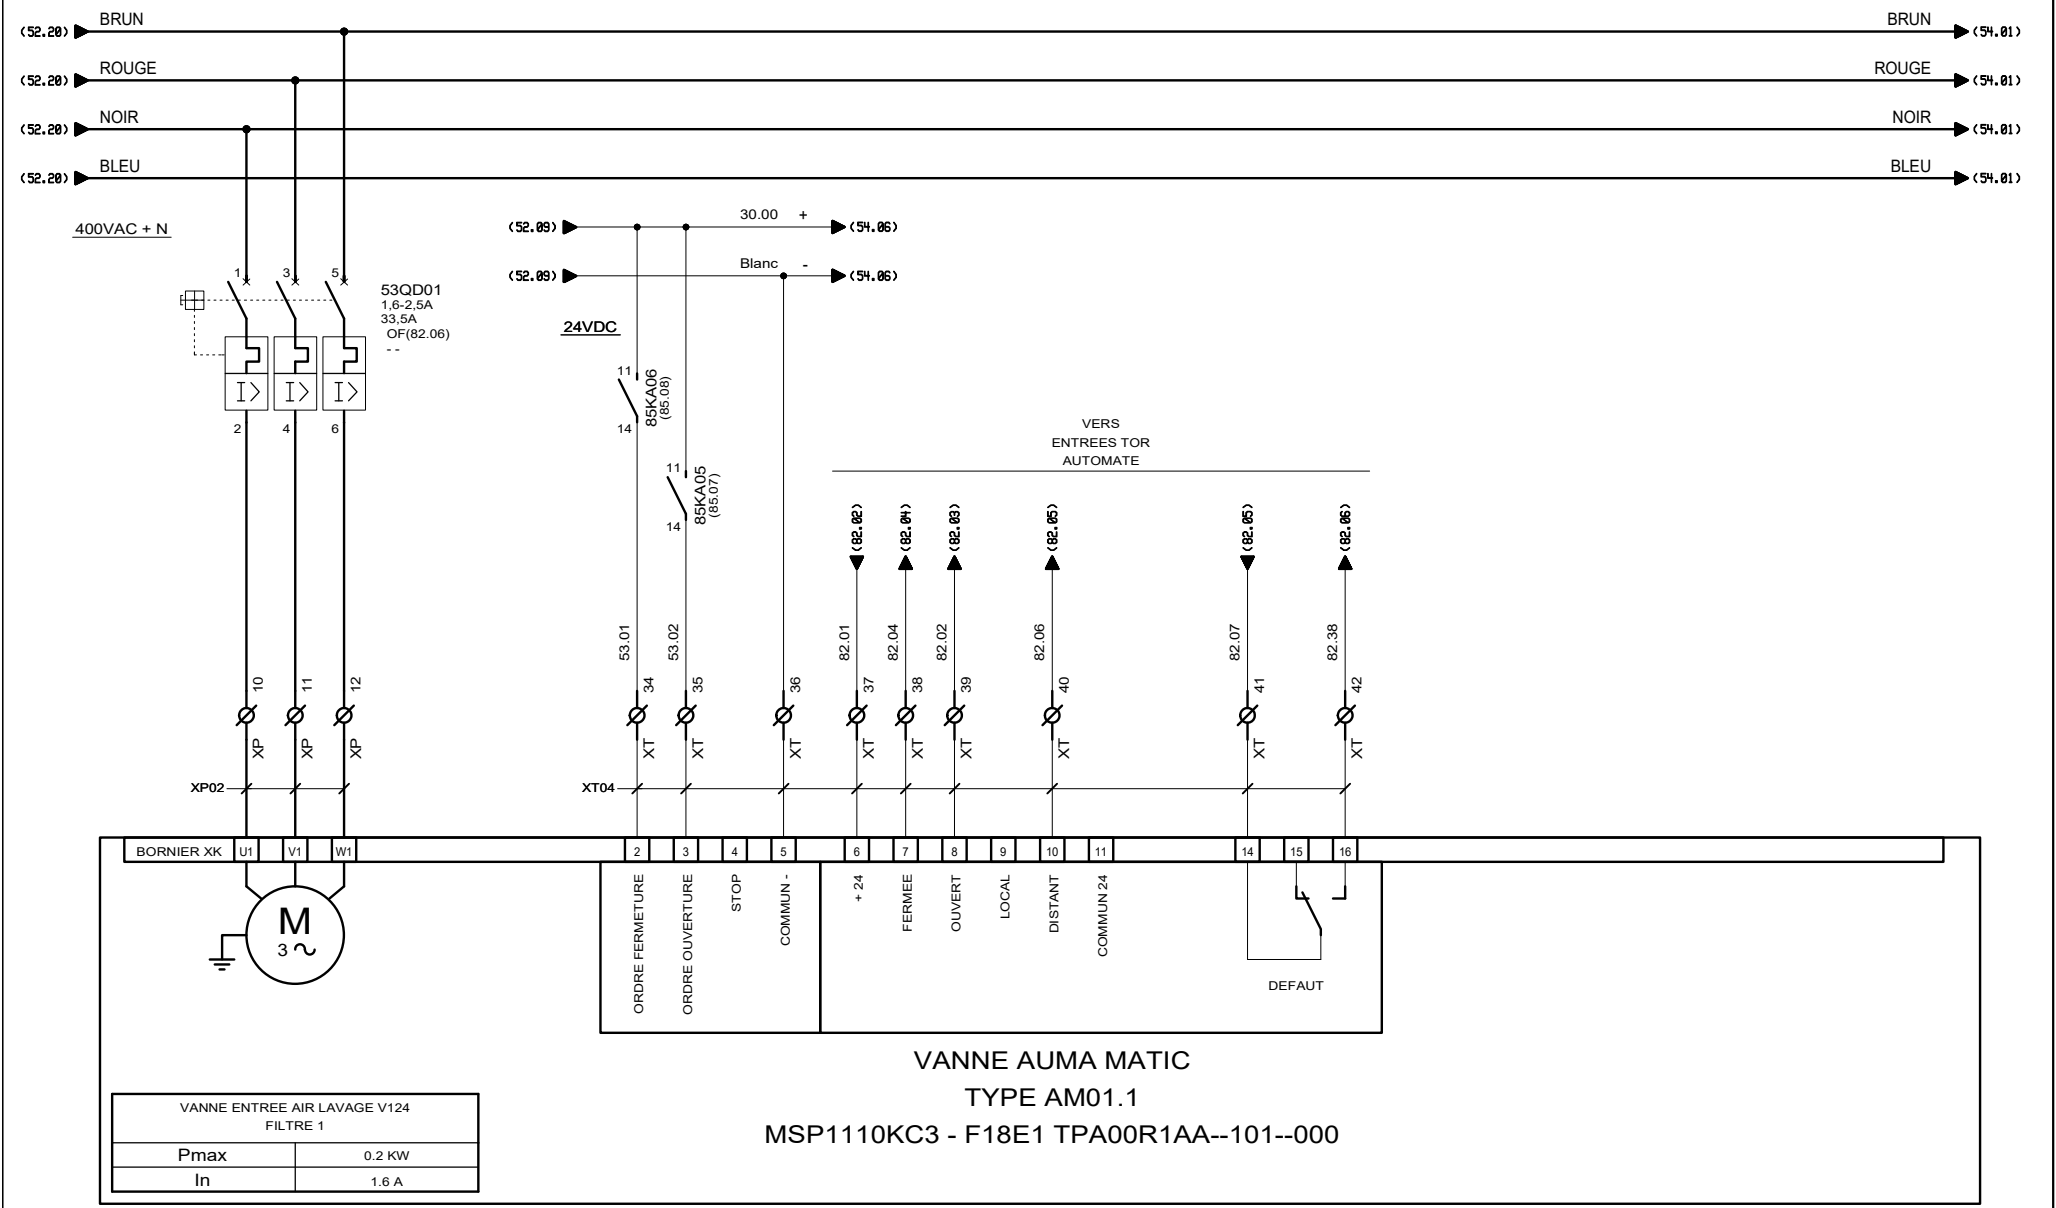


**AUTOMATISMES
SEGUIN**
Systeme Qualite

3, Rue Pierre Curie
91230 MONTGERON
Tel. : 01.69.52.47.00 - Fax : 01.69.52.47.01
e-mail : seguin@automatismes-seguin.fr
http://www.automatismes-seguin.fr

PUISSANCE

VANNE ENTREE AIR LAVAGE V124 - FILTRE 1


CLIENT ET NOM DU DOSSIER / CUSTOMER AND NAME OF FOLDER				INDICE / REVIEW
SAUR				0
Coffret Vannes Filtres N°1 & 2 station DHUIS				
DESSINATEUR DRAWER	F.CO.	FOLIO/SHEET	53 / 54	IGE-XAO VARS SERVICE PACK 6 - (4.868)
N° AFFAIRE N° PROJECT	180259.2			

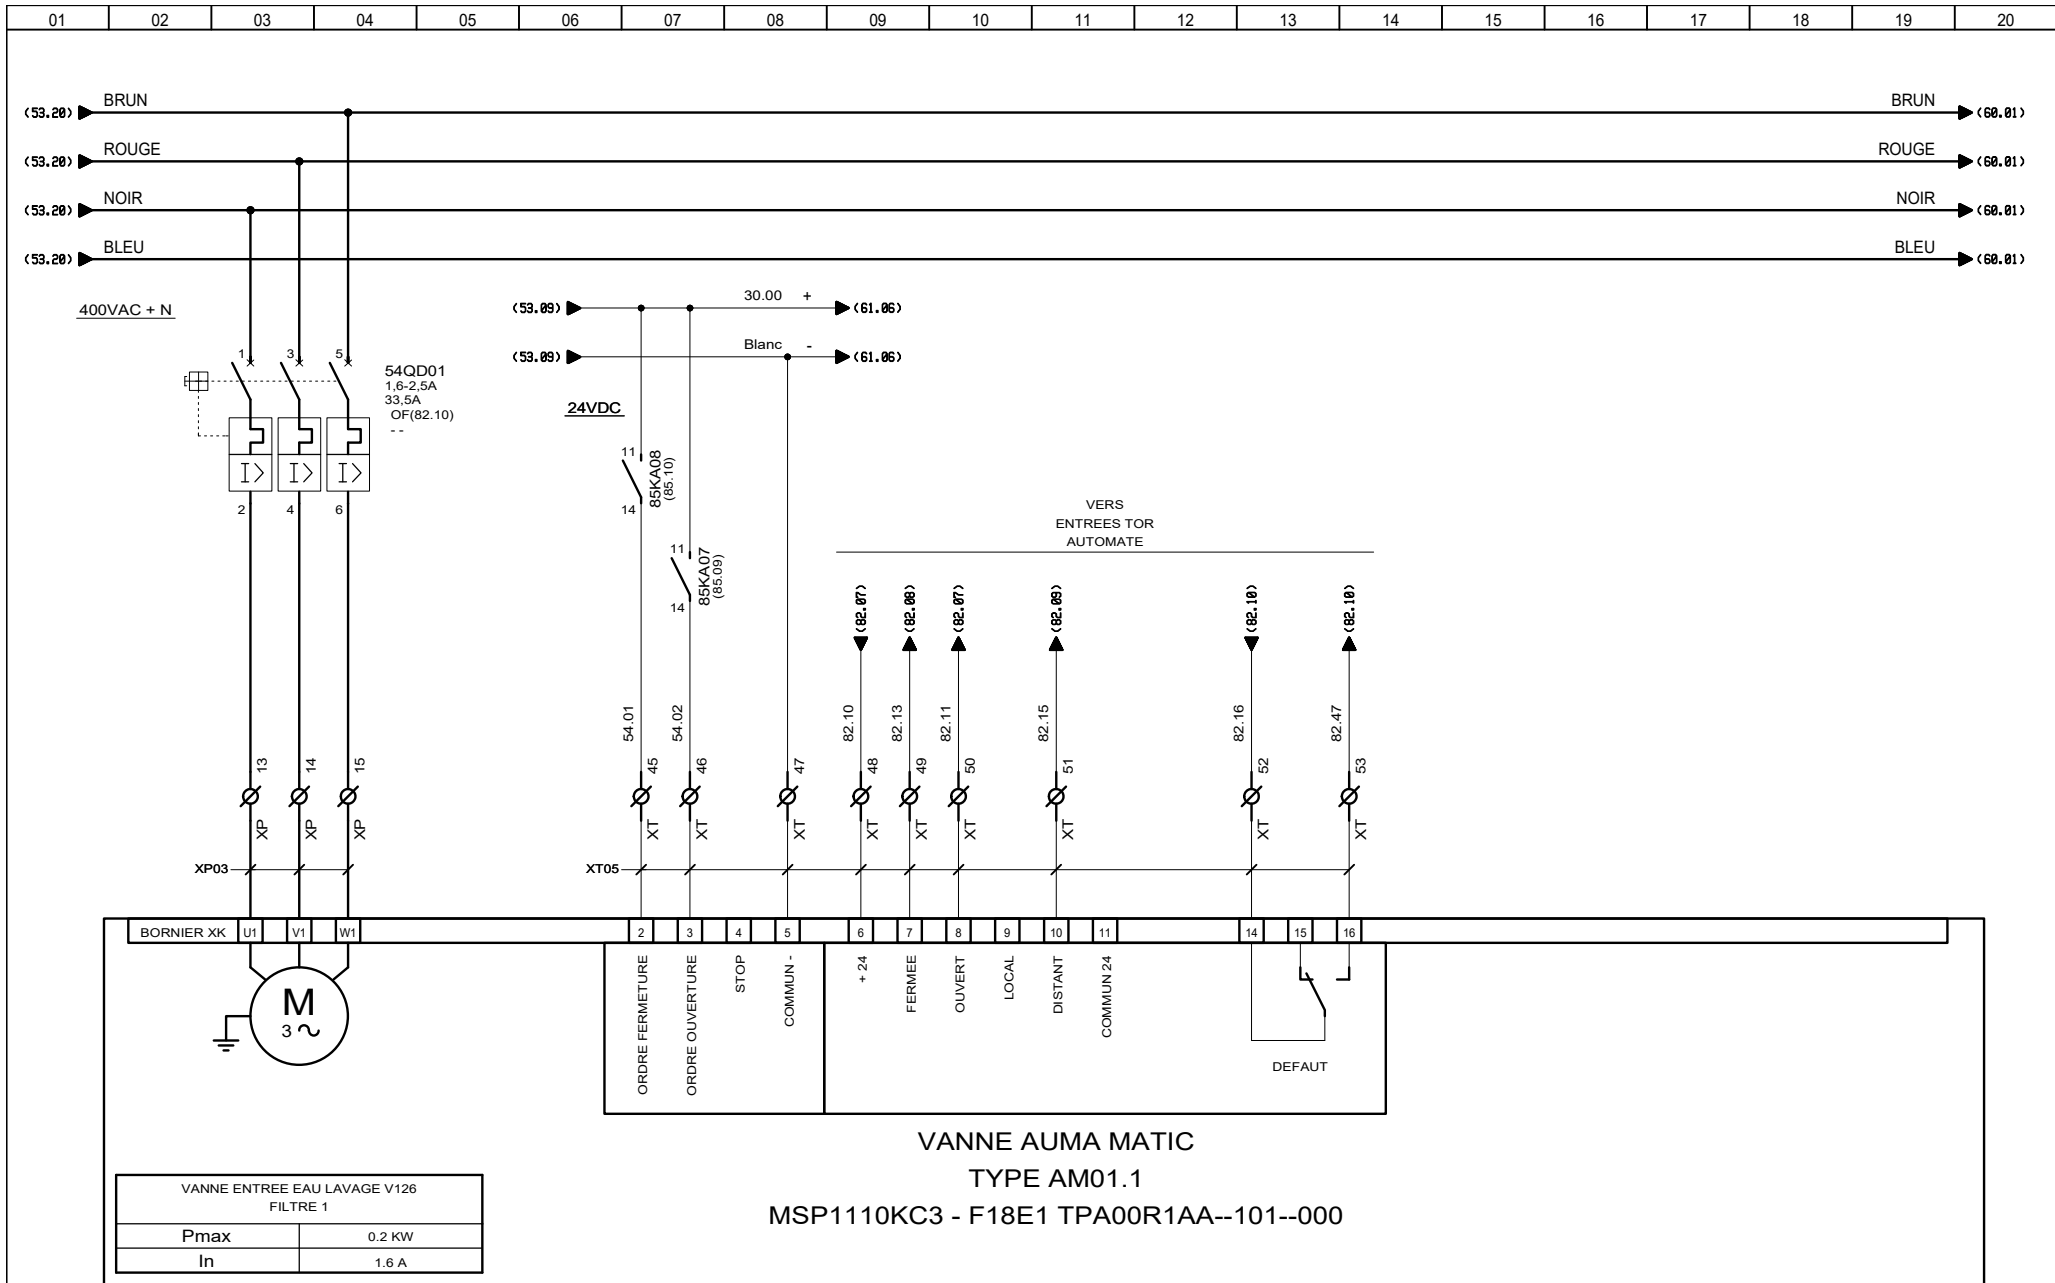

3, Rue Pierre Curie
91230 MONTGERON
Tél. : 01.69.52.47.00 - Fax : 01.69.52.47.01
e-mail : seguin@automatismes-seguin.fr
http://www.automatismes-seguin.fr

PUISSANCE
VANNE ENTREE EAU LAVAGE V126 - FILTRE 1


CLIENT ET NOM DU DOSSIER / CUSTOMER AND NAME OF FOLDER		INDICE / REVIEW
SAUR		0
Coffret Vannes Filtrés N°1 & 2 station DHUIS		
DESSINATEUR DRAWER	F.CO.	FOLIO/SHEET 54 / 60
N° AFFAIRE N° PROJECT	180259.2	
IGE XAO		VAR3 SERVICE PACK 6 - (4.868)

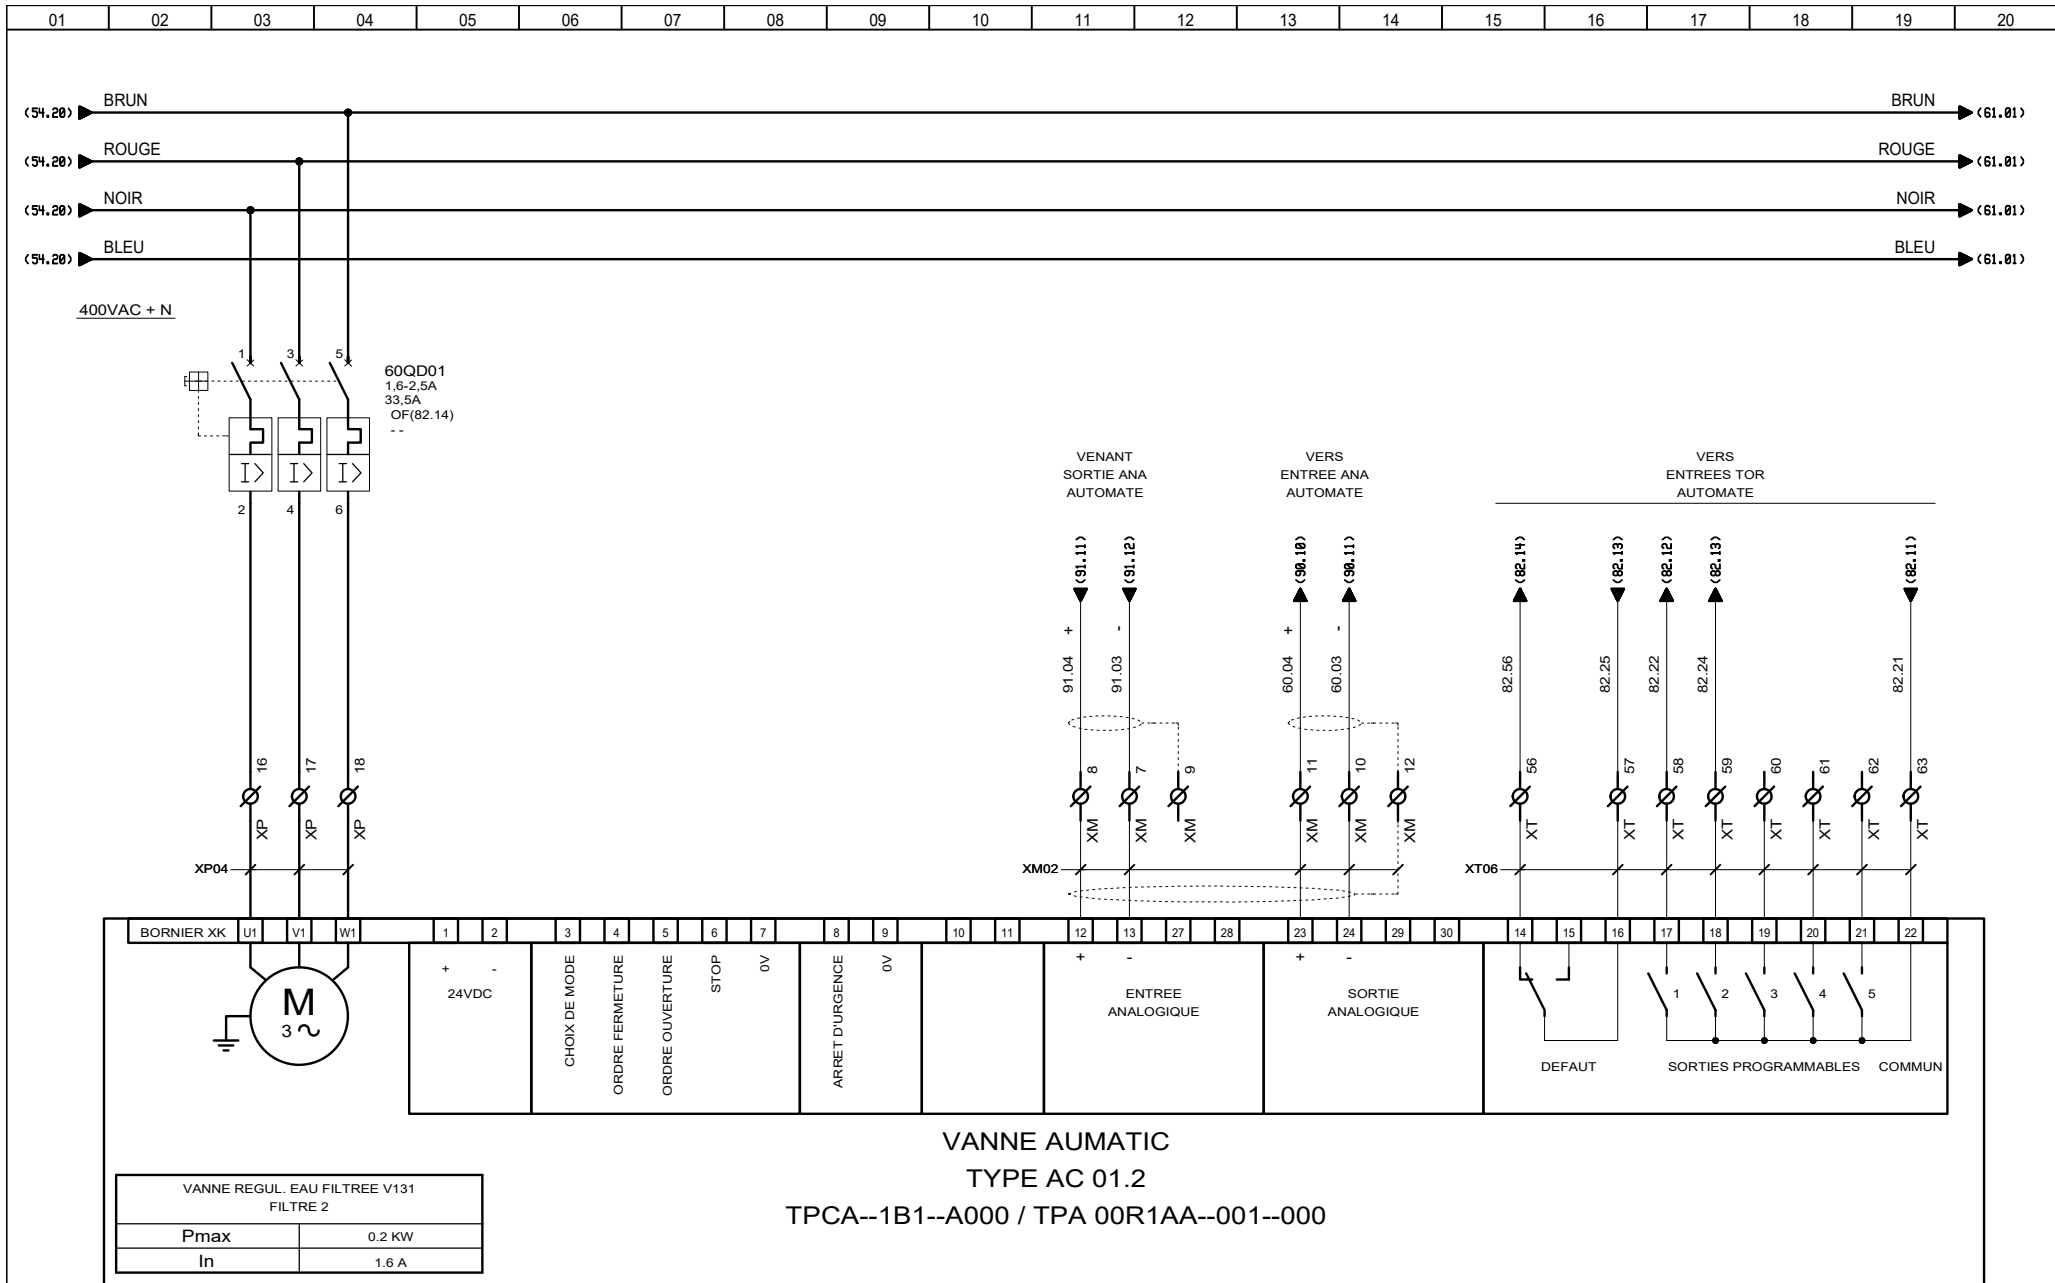

3, Rue Pierre Curie
91230 MONTGERON
Tél. : 01.69.52.47.00 - Fax : 01.69.52.47.01
e-mail : seguin@automatismes-seguin.fr
http://www.automatismes-seguin.fr

PUISSANCE
VANNE REGULATION EAU FILTREE V131 - FILTRE 2

CLIENT ET NOM DU DOSSIER / CUSTOMER AND NAME OF FOLDER		INDICE / REVIEW
SAUR		0
Coffret Vannes Filtres N°1 & 2 station DHUIS		
DESSINATEUR DRAWER	F.CO.	FOLIO/SHEET 60 / 61
N° AFFAIRE N° PROJECT	180259.2	
		IGE-XAO VAR3 SERVICE PACK 6 (4.868)

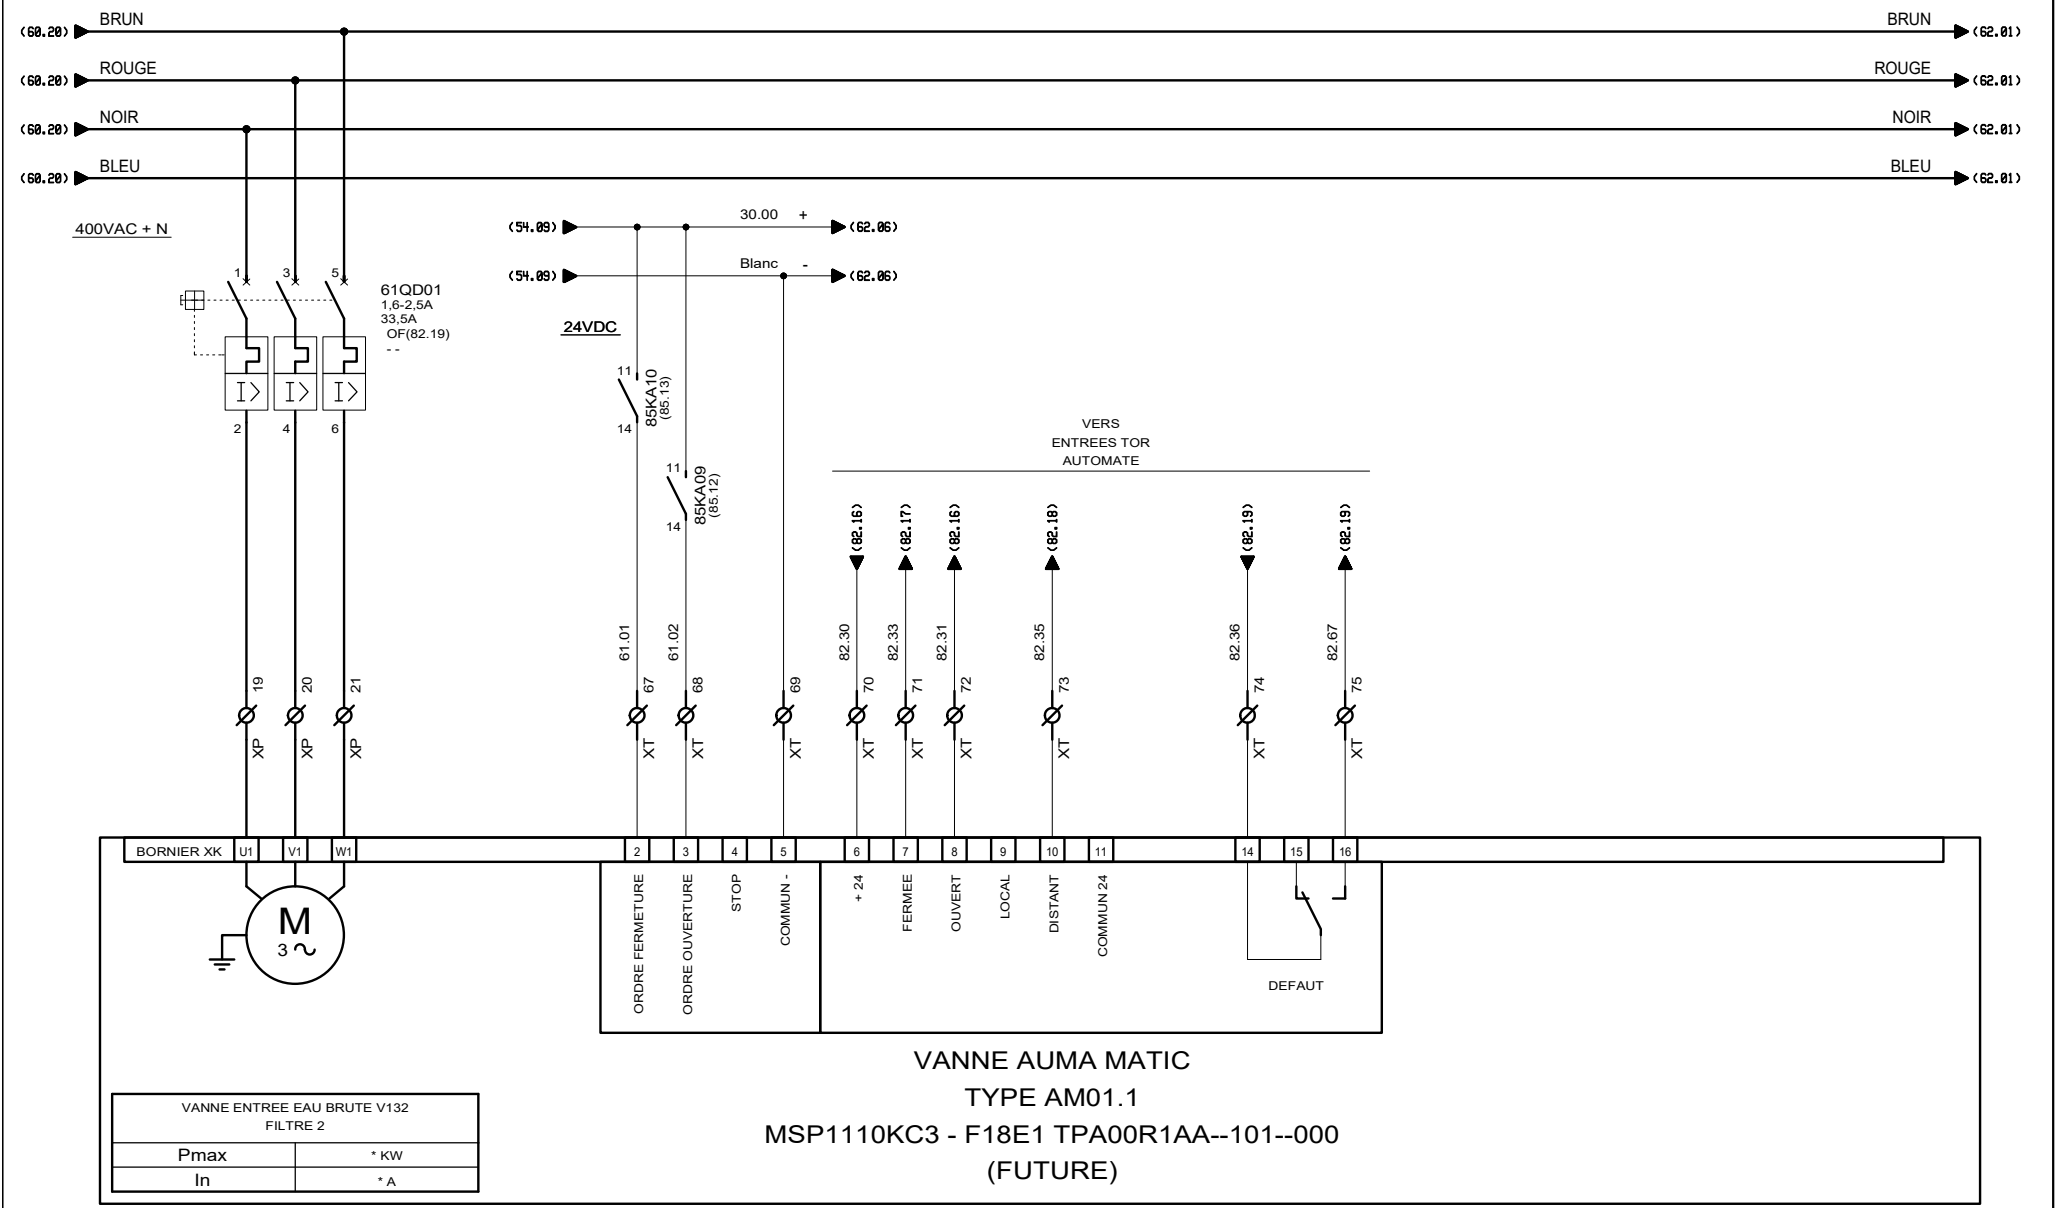


AUTOMATISMES SEGUIN
Systeme Qualité

3, Rue Pierre Curie
91230 MONTGERON
Tél. : 01.69.52.47.00 - Fax : 01.69.52.47.01
e-mail : seguin@automatismes-seguin.fr
http://www.automatismes-seguin.fr

PUISSANCE

VANNE ENTREE EAU BRUTE V132 - FILTRE 2 (FUTURE)

CLIENT ET NOM DU DOSSIER / CUSTOMER AND NAME OF FOLDER				INDICE / REVIEW
SAUR				0
Coffret Vannes Filtrés N°1 & 2 station DHUIS				
DESSINATEUR DRAWER	F.CO.	FOLIO/SHEET	61 / 62	IGE-XAO <small>VAR3 SERVICE PACK 6 - (4.868)</small>
N° AFFAIRE N° PROJECT	180259.2			

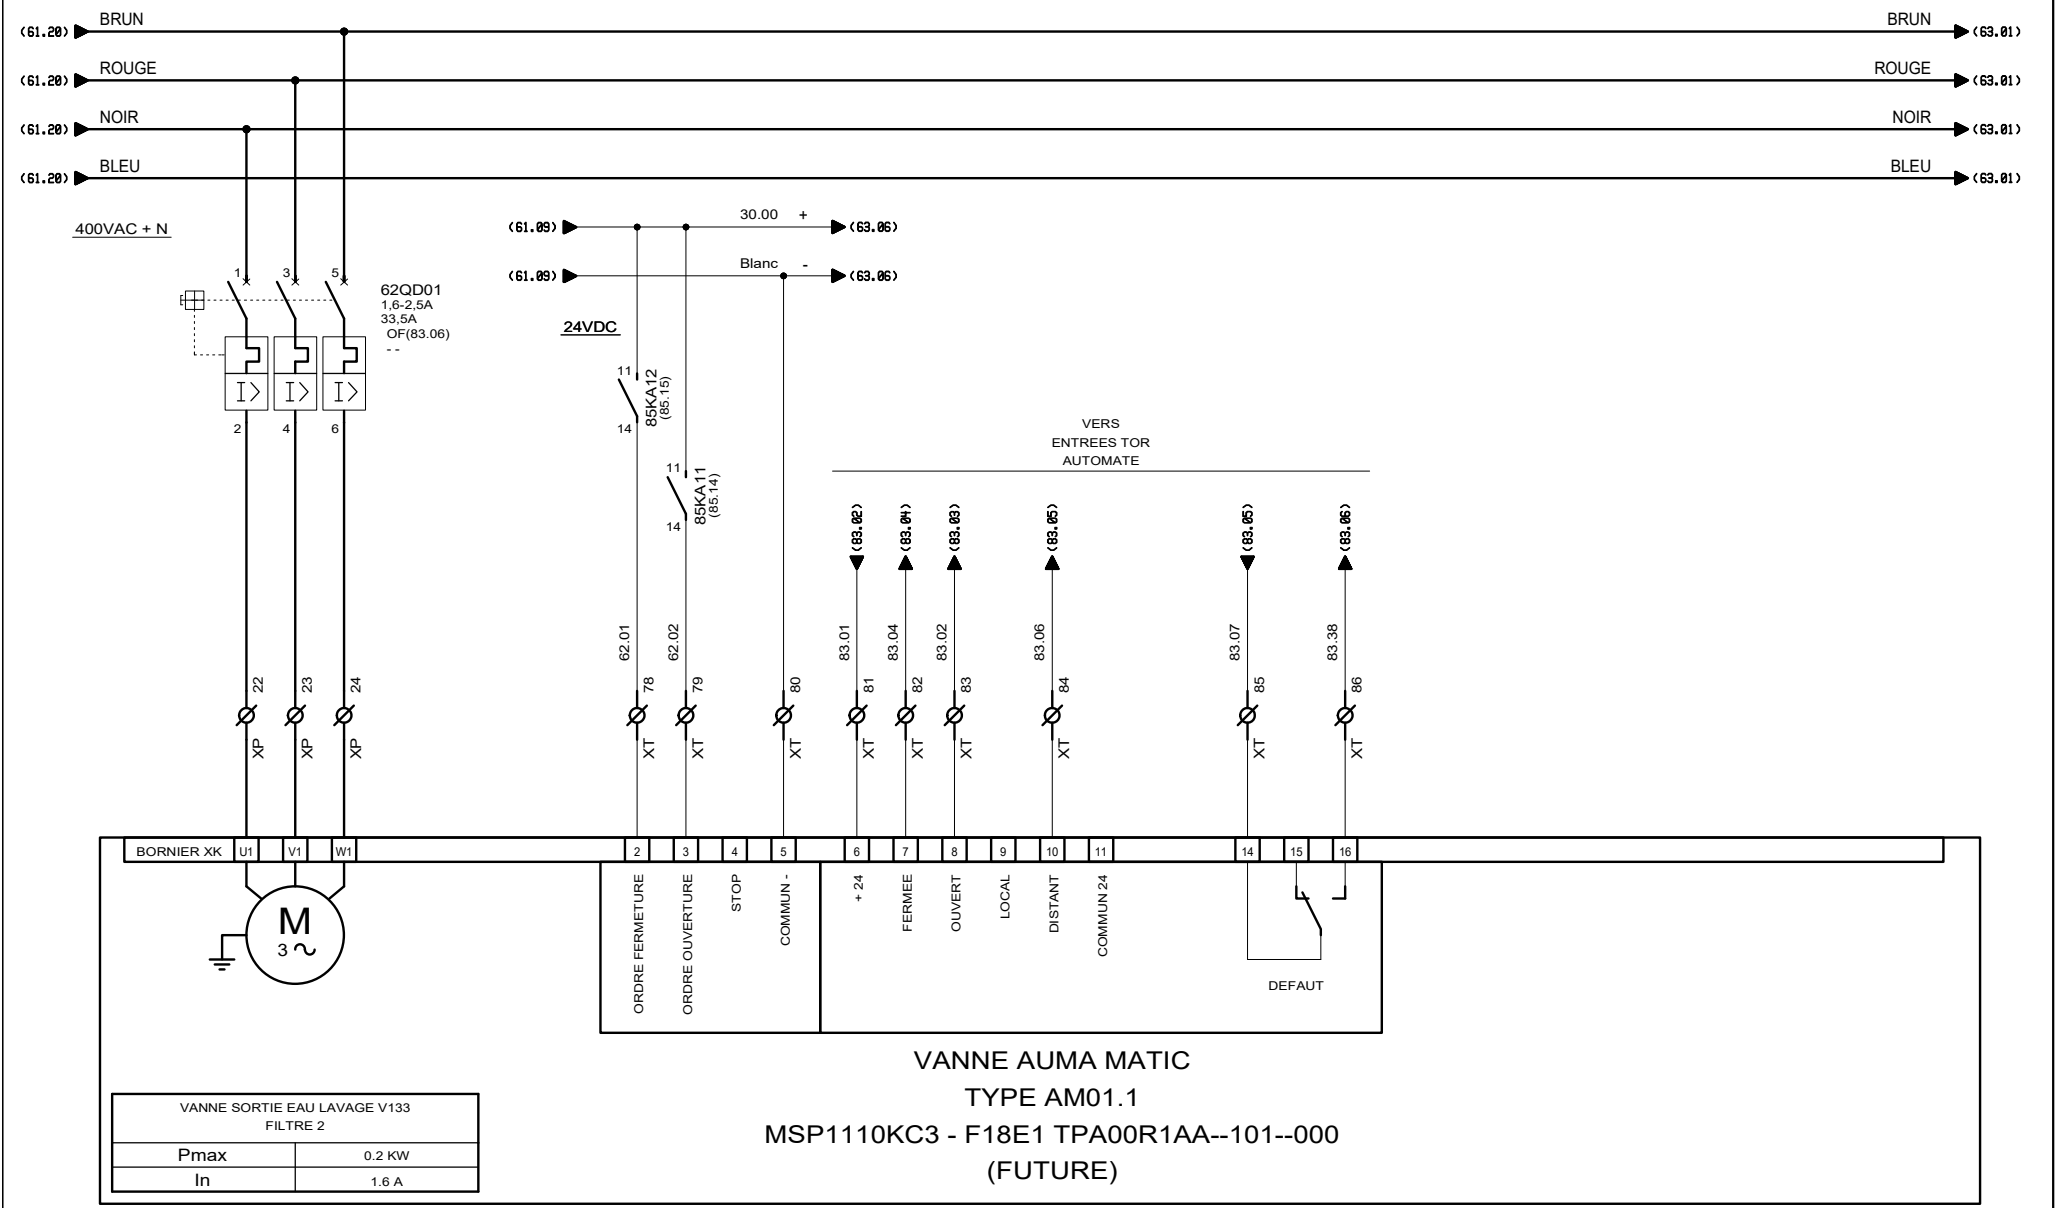


AUTOMATISMES SEGUIN
Système Qualité

3, Rue Pierre Curie
91230 MONTGERON
Tél. : 01.69.52.47.00 - Fax : 01.69.52.47.01
e-mail : seguin@automatismes-seguin.fr
http://www.automatismes-seguin.fr

PUISSANCE

VANNE SORTIE EAU LAVAGE V133 - FILTRE 2 (FUTURE)

CLIENT ET NOM DU DOSSIER / CUSTOMER AND NAME OF FOLDER				INDICE / REVIEW
SAUR				0
Coffret Vannes Filtrés N°1 & 2 station DHUIS				
DESSINATEUR DRAWER	F.CO.	FOLIO/SHEET	62 / 63	IGE XAO <small>VAR3 SERVICE PACK 6 - (4.868)</small>
N° AFFAIRE N° PROJECT	180259.2			

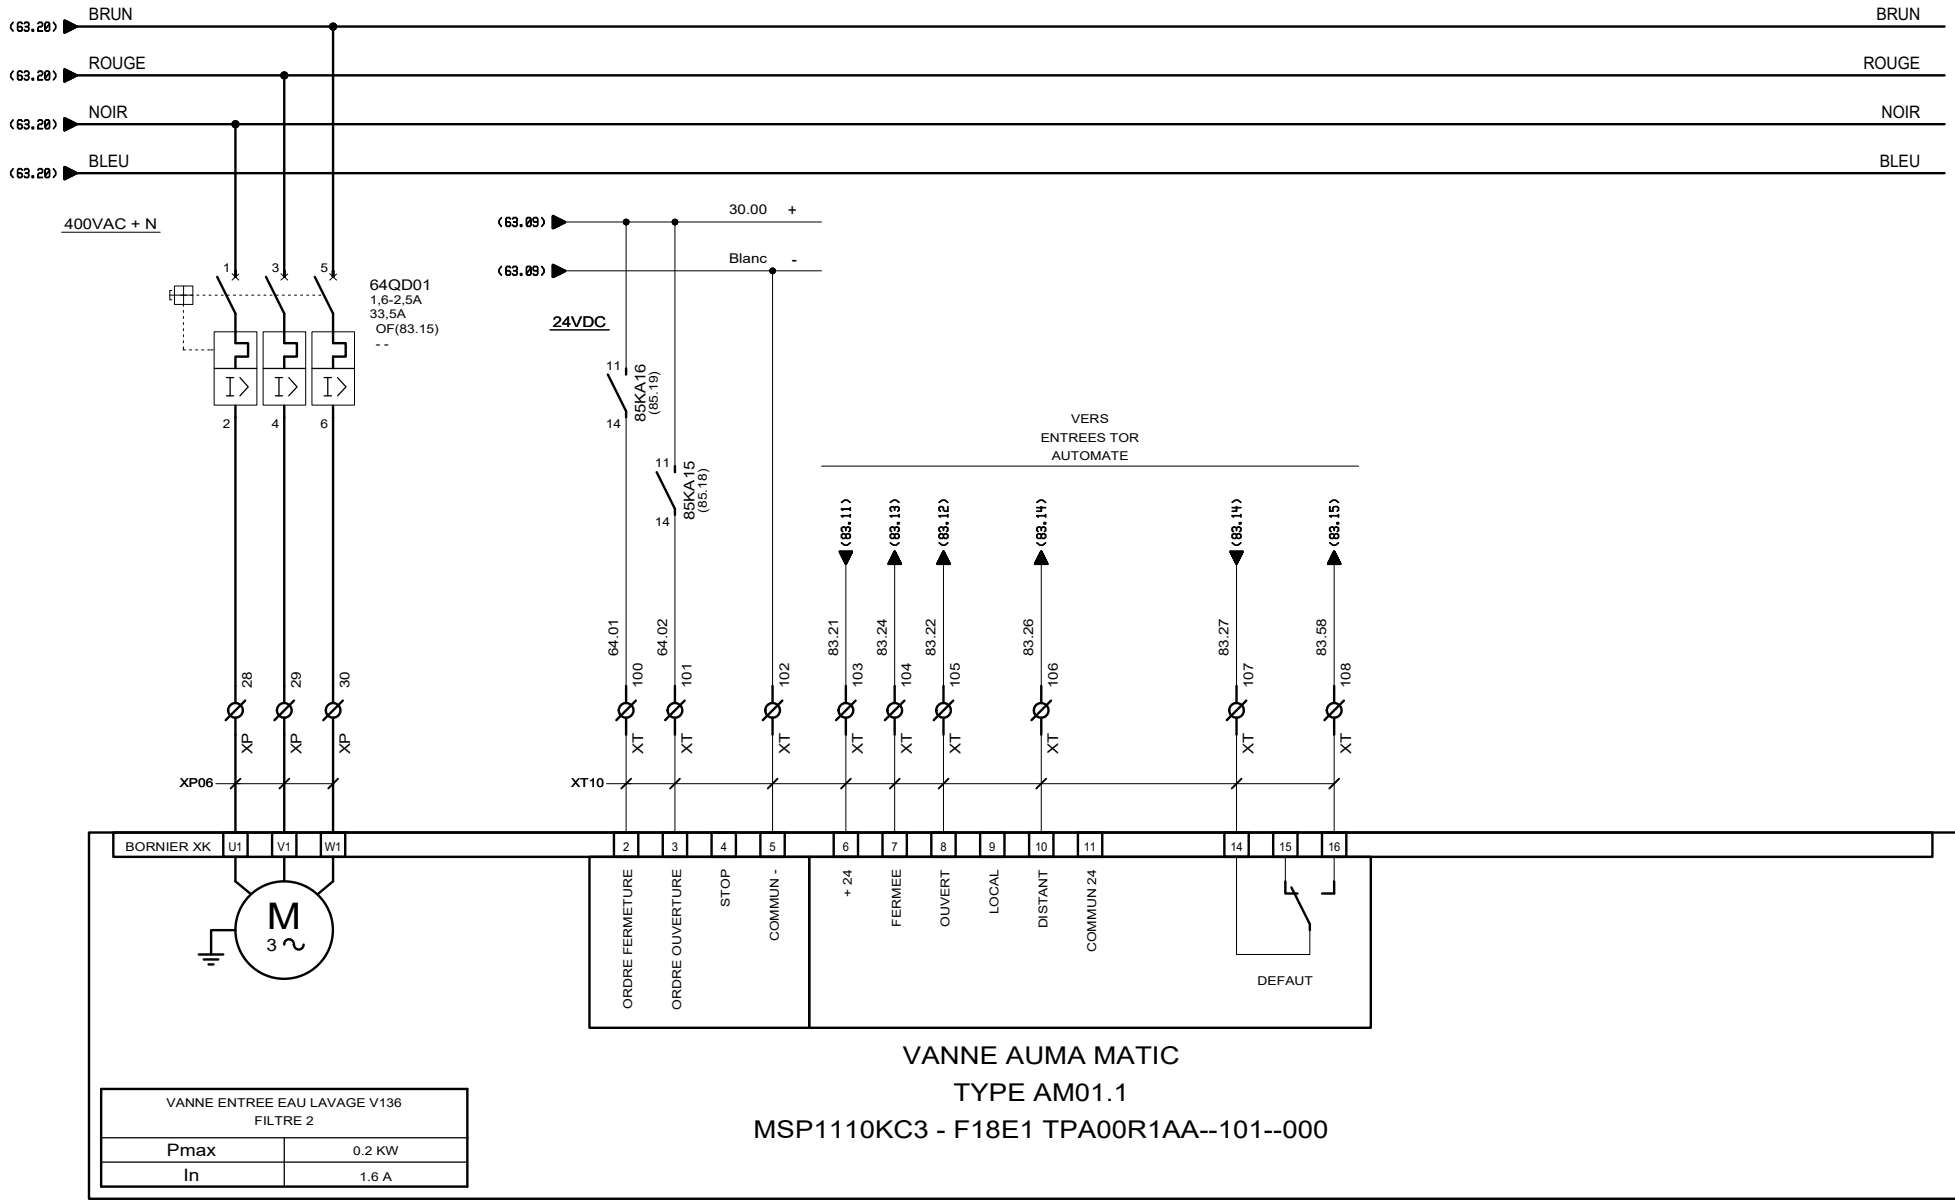



AUTOMATISMES SEGUIN
Système Qualité

3, Rue Pierre Curie
91230 MONTGERON
Tél. : 01.69.52.47.00 - Fax : 01.69.52.47.01
e-mail : seguin@automatismes-seguin.fr
http://www.automatismes-seguin.fr

PUISSANCE
VANNE ENTREE EAU LAVAGE V136 - FILTRE 2


CLIENT ET NOM DU DOSSIER / CUSTOMER AND NAME OF FOLDER		INDICE / REVIEW
SAUR		0
Coffret Vannes Filtrés N°1 & 2 station DHUIS		
DESSINATEUR DRAWER	F.CO.	FOLIO/SHEET 64 / 70
N° AFFAIRE N° PROJECT	180259.2	
VAR3 SERVICE PACK 6 - (4.848)		

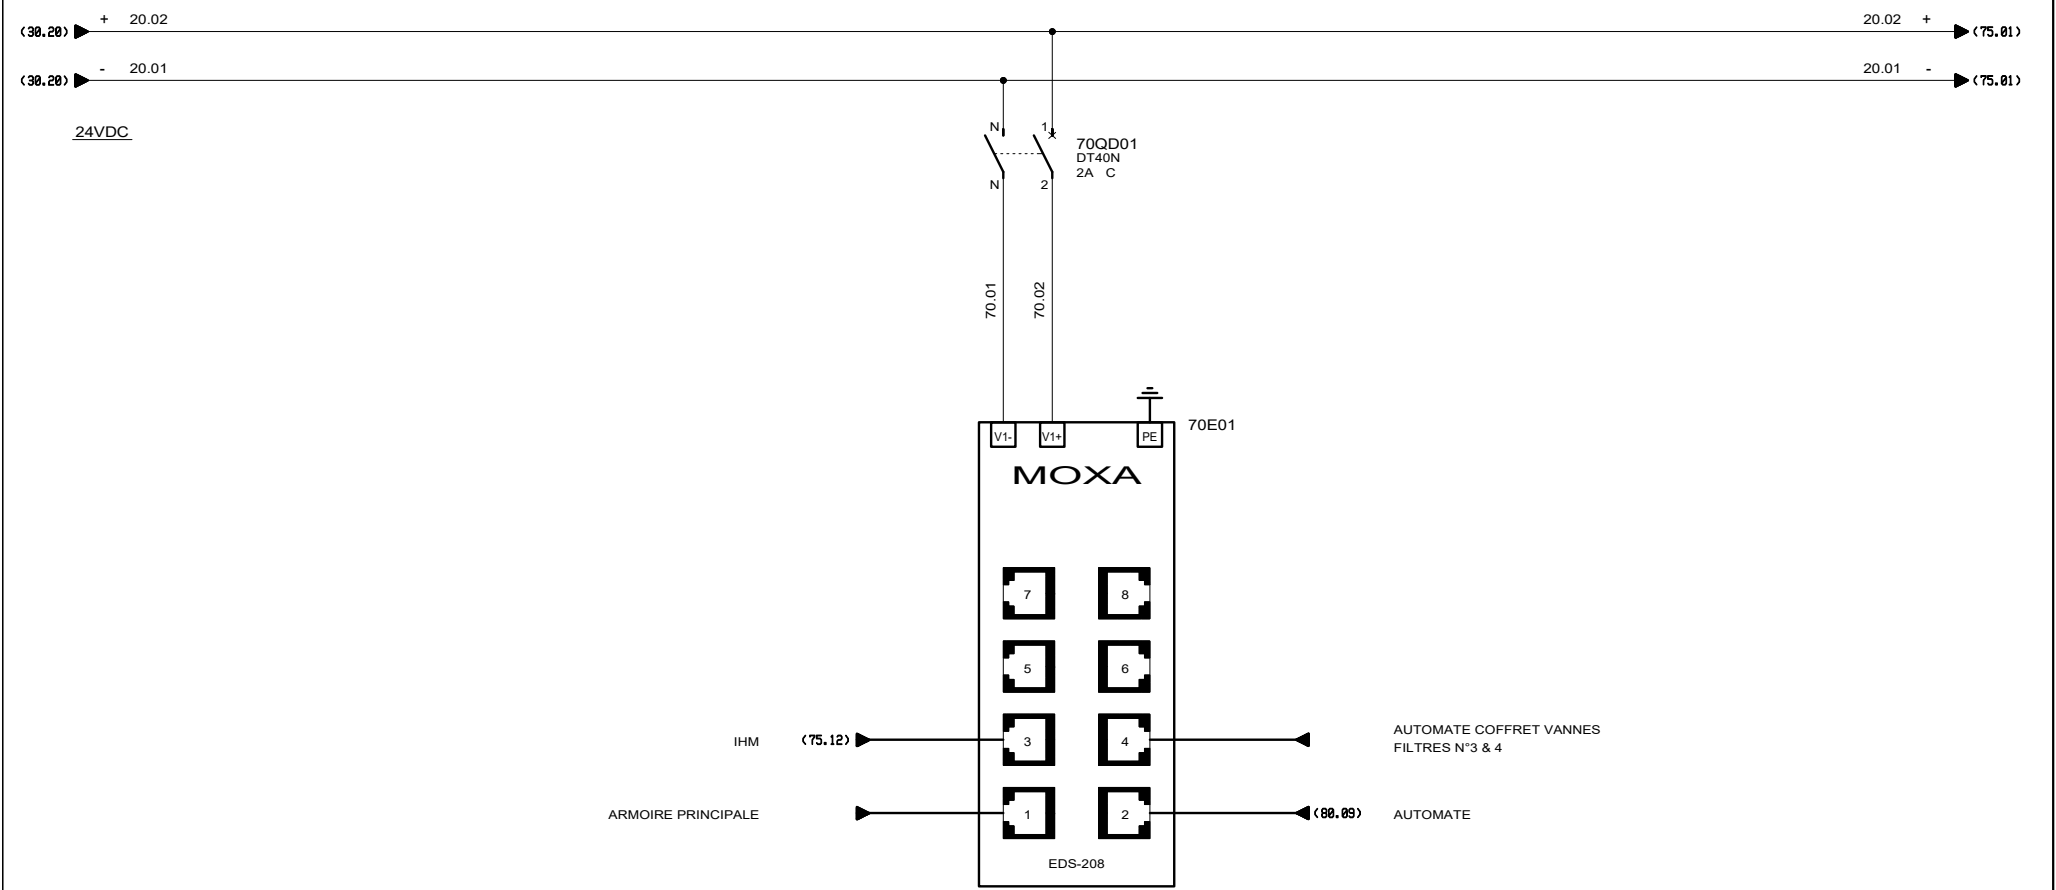



 3, Rue Pierre Curie
 91230 MONTGERON
 Tél. : 01.69.52.47.00 - Fax : 01.69.52.47.01
 e-mail : seguin@automatismes-seguin.fr
 http://www.automatismes-seguin.fr

SWITCH

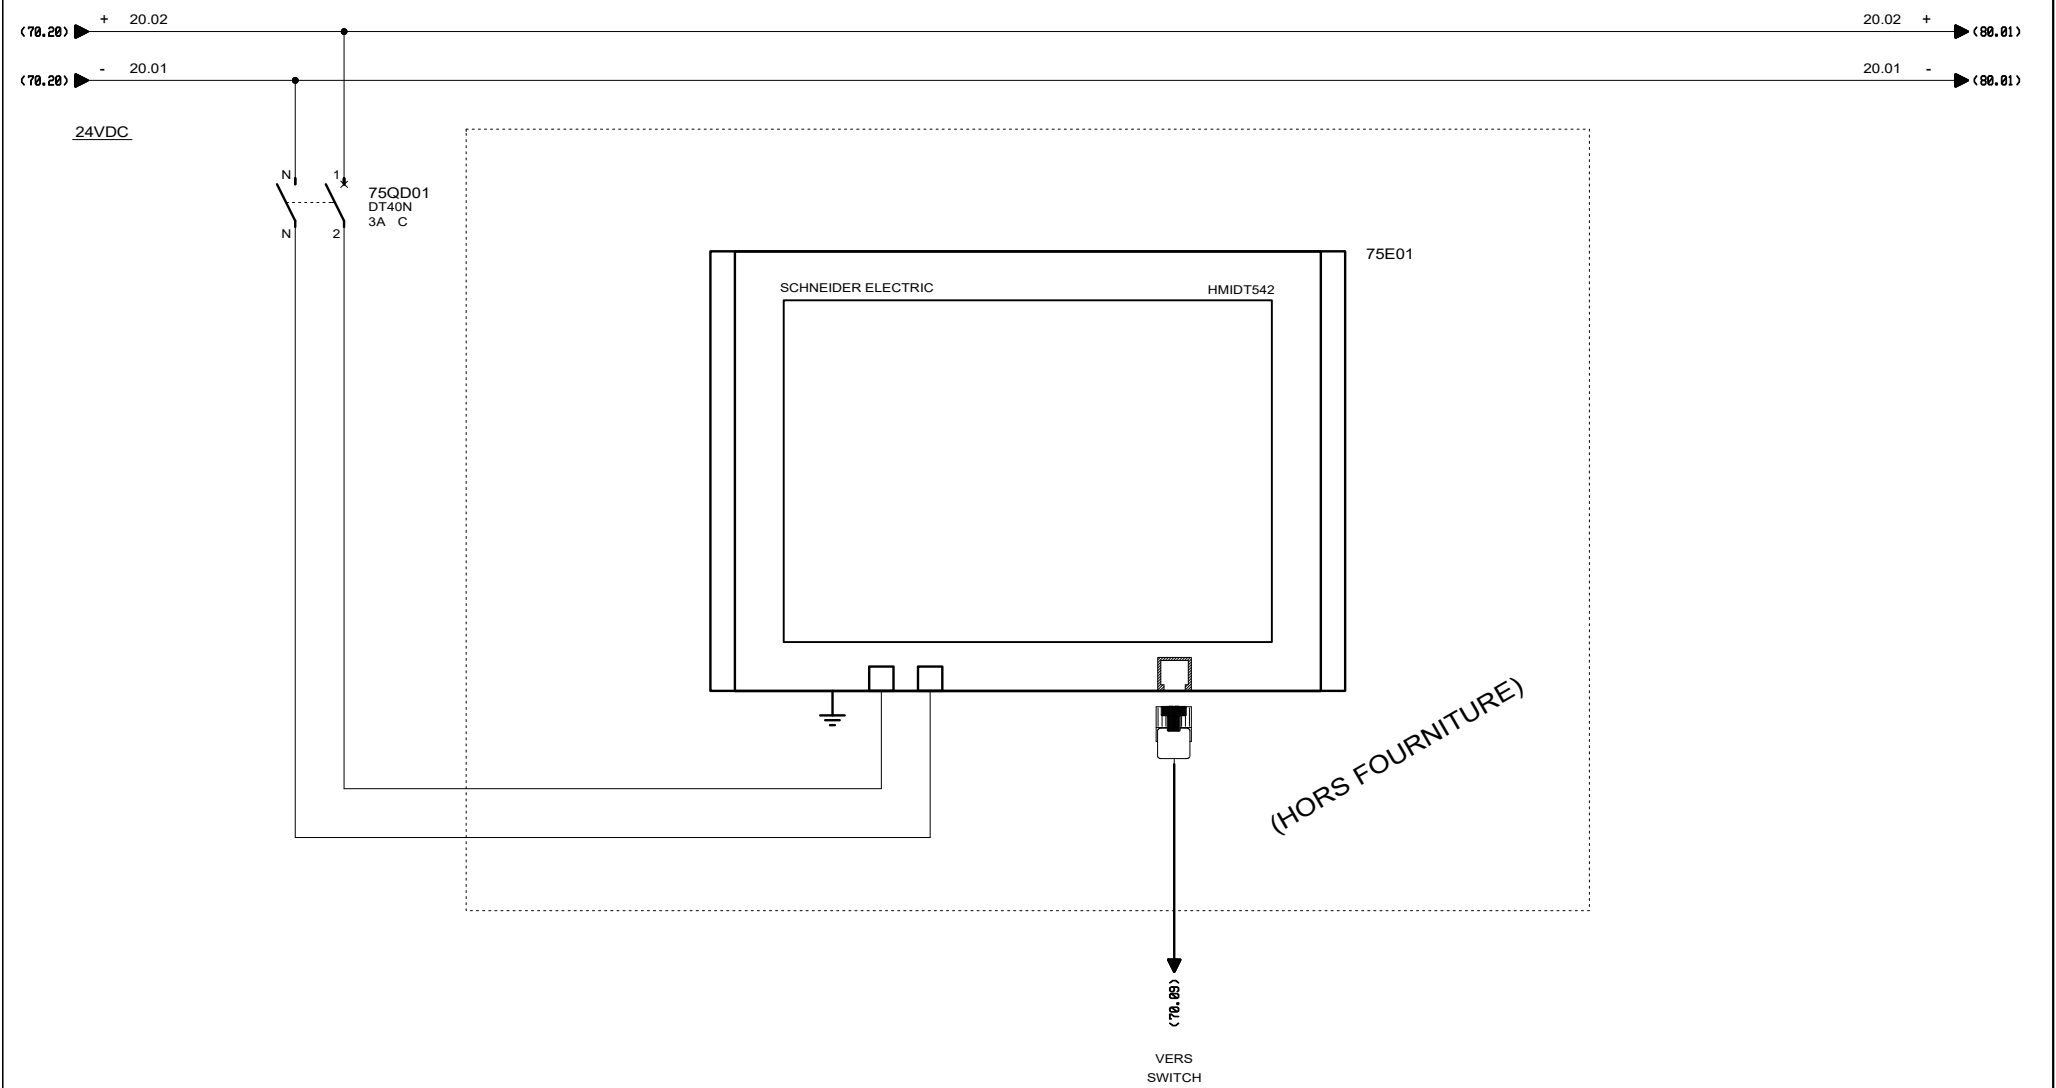
CLIENT ET NOM DU DOSSIER / CUSTOMER AND NAME OF FOLDER		INDICE / REVIEW
SAUR		0
Coffret Vannes Filtres N°1 & 2 station DHUIS		
DESSINATEUR DRAWER	F.CO.	FOLIO/SHEET 70 / 75
N° AFFAIRE N° PROJECT	180259.2	
		IGE XAO VAR3 SERVICE PACK 6 (4.868)





 3, Rue Pierre Curie
 91230 MONTGERON
 Tél. : 01.69.52.47.00 - Fax : 01.69.52.47.01
 e-mail : seguin@automatismes-seguin.fr
<http://www.automatismes-seguin.fr>

TERMINAL GRAPHIQUE
(FUTUR)

CLIENT ET NOM DU DOSSIER / CUSTOMER AND NAME OF FOLDER		INDICE / REVIEW
SAUR		0
Coffret Vannes Filtres N°1 & 2 station DHUIS		
DESSINATEUR DRAWER	F.CO.	FOLIO/SHEET 75 / 80
N° AFFAIRE N° PROJECT	180259.2	
		IGE XAO VARS SERVICE PACK 6 (4.868)

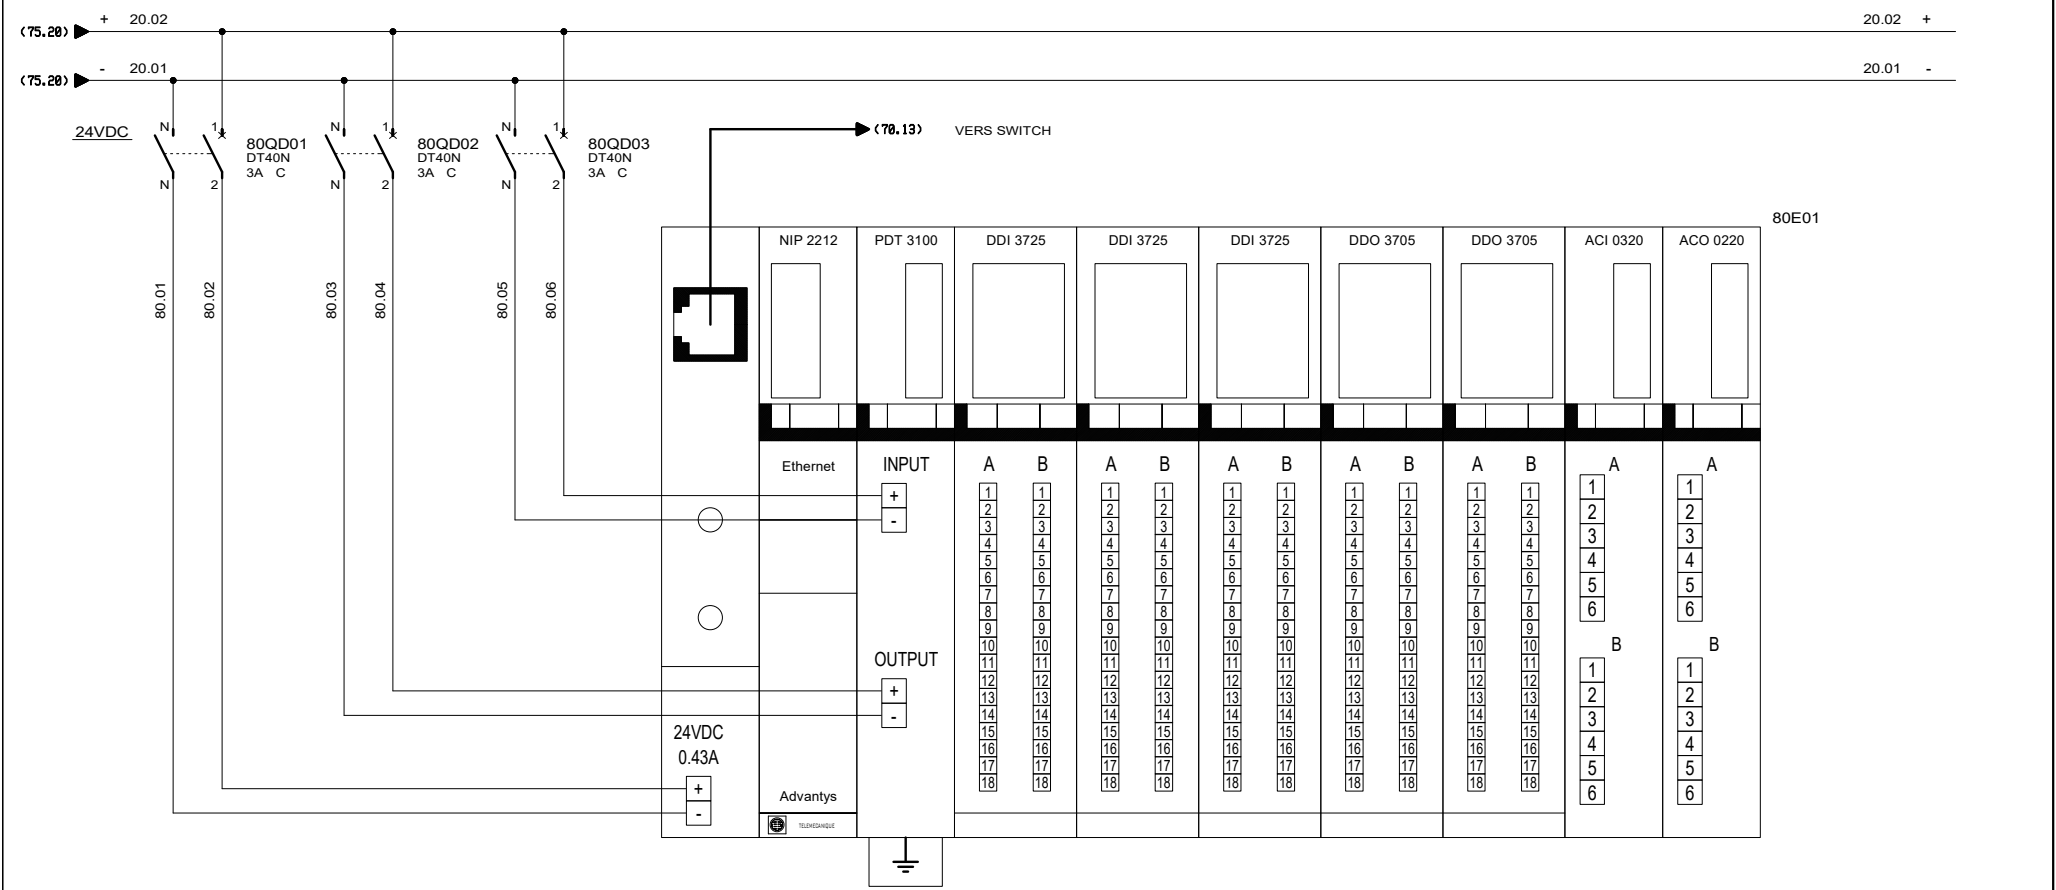

MODULES D'ENTREES / SORTIES DEPORTEES

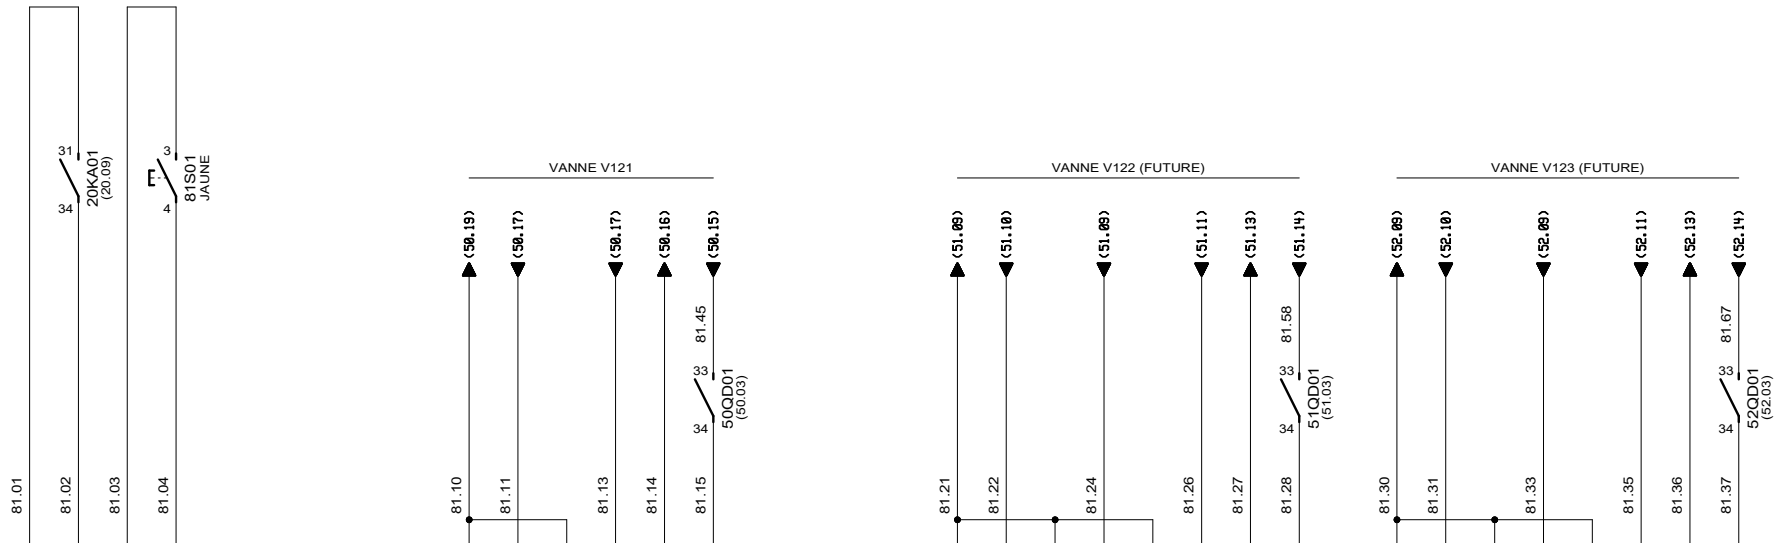


CARTE 16 ENTREES TOR STB DDI 3725	A	1	2	3	4	5	6	7	8	9	10	11	12	13	14	15	16	17	18	B	1	2	3	4	5	6	7	8	9	10	11	12	13	14	15	16	17	18		
		VOIE 0		VOIE 1		VOIE 2		VOIE 3			VOIE 4		VOIE 5		VOIE 6		VOIE 7				VOIE 8		VOIE 9		VOIE 10		VOIE 11			VOIE 12		VOIE 13		VOIE 14		VOIE 15				
	PRESENCE TENSION		ACQUITTEMENT DEFAULTS								FIN DE COURSE VANNE OUVERTE		FIN DE COURSE VANNE FERMEE		DEFAULT						FIN DE COURSE VANNE OUVERTE		FIN DE COURSE VANNE FERMEE		DISTANT		DEFAULT				FIN DE COURSE VANNE OUVERTE		FIN DE COURSE VANNE FERMEE		DISTANT		DEFAULT			
	VANNE REGULATION EAU FILTREE V121 - FILTRE 1									VANNE ENTREE EAU BRUTE V122 FILTRE 1 (FUTURE)									VANNE SORTIE EAU LAVAGE V123 FILTRE 1 (FUTURE)																					



3, Rue Pierre Curie
91230 MONTGERON
Tél. : 01.69.52.47.00 - Fax : 01.69.52.47.01
e-mail : seguin@automatismes-seguin.fr
http://www.automatismes-seguin.fr

CARTE STB 16 ENTREES TOR

CLIENT ET NOM DU DOSSIER / CUSTOMER AND NAME OF FOLDER		INDICE / REVIEW
SAUR		0
Coffret Vannes Filtres N°1 & 2 station DHUIS		
DESSINATEUR DRAWER	F.CO.	FOLIO/SHEET 81 / 82
N° AFFAIRE N° PROJECT	180259.2	
		IGE XAO VAR3 SERVICE PACK 6 - (4.848)

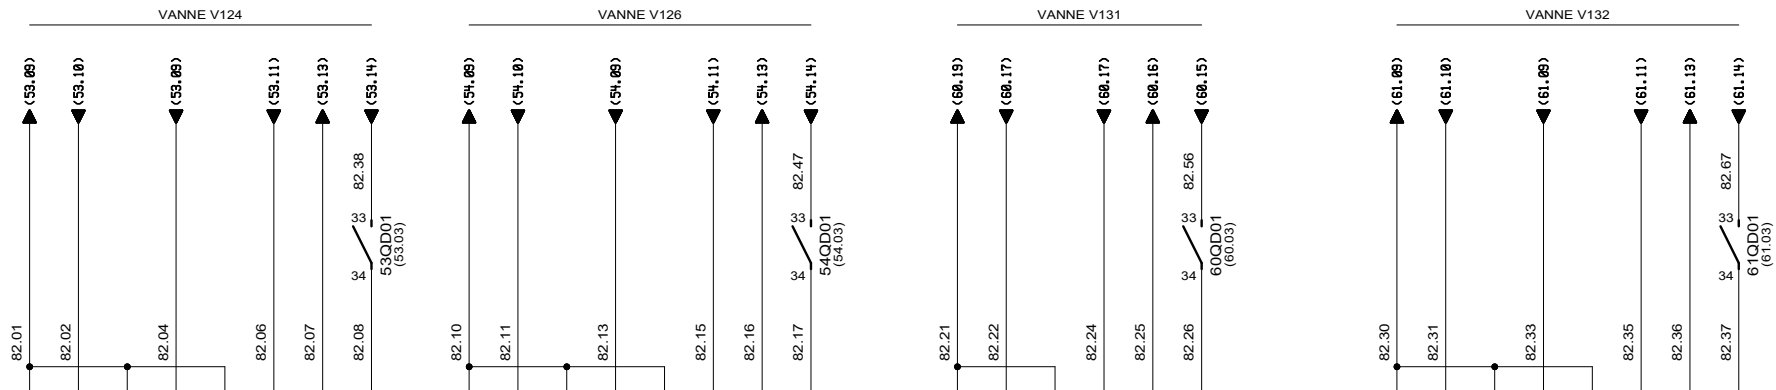


CARTE 16 ENTREES TOR STB DDI 3725	A	1	2	3	4	5	6	7	8	9	10	11	12	13	14	15	16	17	18	B	1	2	3	4	5	6	7	8	9	10	11	12	13	14	15	16	17	18
		VOIE 0	VOIE 1	VOIE 2	VOIE 3		VOIE 4	VOIE 5	VOIE 6	VOIE 7		VOIE 8	VOIE 9	VOIE 10	VOIE 11		VOIE 12	VOIE 13	VOIE 14		VOIE 15																	
	FIN DE COURSE VANNE OUVERTE	FIN DE COURSE VANNE FERMEE	DISTANT	DEFAULT		FIN DE COURSE VANNE OUVERTE	FIN DE COURSE VANNE FERMEE	DISTANT	DEFAULT		FIN DE COURSE VANNE OUVERTE	FIN DE COURSE VANNE FERMEE	DEFAULT		FIN DE COURSE VANNE OUVERTE	FIN DE COURSE VANNE FERMEE	DISTANT	DEFAULT		FIN DE COURSE VANNE OUVERTE	FIN DE COURSE VANNE FERMEE	DISTANT	DEFAULT															
	VANNE ENTREE AIR LAVAGE V124 FILTRE 1				VANNE ENTREE EAU LAVAGE V126 FILTRE 1				VANNE REGULATION EAU FILTREE V131 - FILTRE 2				VANNE ENTREE EAU BRUTE V132 FILTRE 2 (FUTURE)																									



3, Rue Pierre Curie
91230 MONTGERON
Tél. : 01.69.52.47.00 - Fax : 01.69.52.47.01
e-mail : seguin@automatismes-seguin.fr
http://www.automatismes-seguin.fr

CARTE STB 16 ENTREES TOR

CLIENT ET NOM DU DOSSIER / CUSTOMER AND NAME OF FOLDER		INDICE / REVIEW
SAUR		0
Coffret Vannes Filtres N°1 & 2 station DHUIS		
DESSINATEUR DRAWER	F.CO.	FOLIO/SHEET 82 / 83
N° AFFAIRE N° PROJECT	180259.2	
		VARS SERVICE PACK 6 - (4.848)

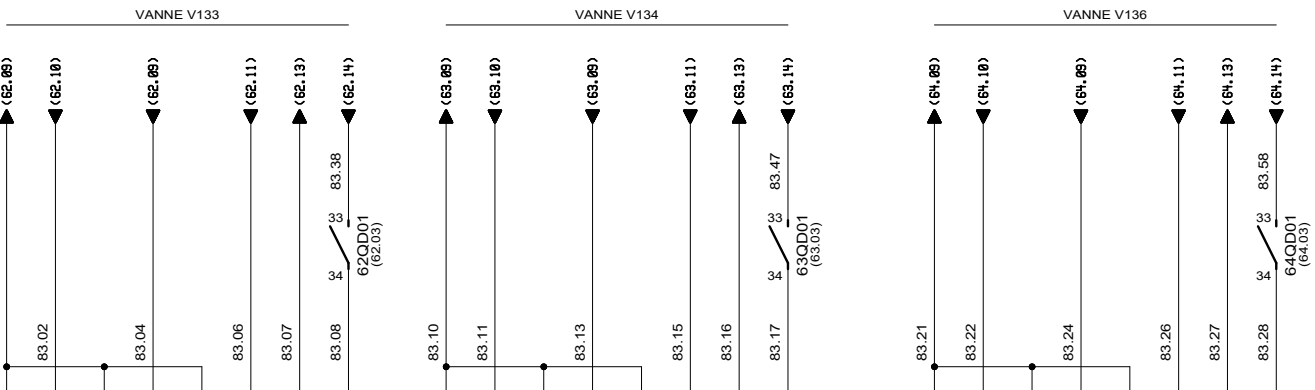


CARTE 16 ENTREES TOR STB DDI 3725	A	1	2	3	4	5	6	7	8	9	10	11	12	13	14	15	16	17	18	B	1	2	3	4	5	6	7	8	9	10	11	12	13	14	15	16	17	18
		VOIE 0		VOIE 1		VOIE 2		VOIE 3		VOIE 4		VOIE 5		VOIE 6		VOIE 7					VOIE 8		VOIE 9		VOIE 10		VOIE 11		VOIE 12		VOIE 13		VOIE 14		VOIE 15			
	FIN DE COURSE VANNE OUVERTE		FIN DE COURSE VANNE FERMEE		DISTANT		DEFAULT				FIN DE COURSE VANNE OUVERTE		FIN DE COURSE VANNE FERMEE		DISTANT		DEFAULT				FIN DE COURSE VANNE OUVERTE		FIN DE COURSE VANNE FERMEE		DISTANT		DEFAULT											
	VANNE SORTIE EAU LAVAGE V133 FILTRE 2 (FUTURE)								VANNE ENTREE AIR LAVAGE V134 FILTRE 2								VANNE ENTREE EAU LAVAGE V136 FILTRE 2																					



3, Rue Pierre Curie
91230 MONTGERON
Tél. : 01.69.52.47.00 - Fax : 01.69.52.47.01
e-mail : seguin@automatismes-seguin.fr
http://www.automatismes-seguin.fr

CARTE STB 16 ENTREES TOR

CLIENT ET NOM DU DOSSIER / CUSTOMER AND NAME OF FOLDER		INDICE / REVIEW	
SAUR		0	
Coffret Vannes Filtres N°1 & 2 station DHUIS			
DESSINATEUR DRAWER	F.CO.	FOLIO/SHEET	83 / 85
N° AFFAIRE N° PROJECT	180259.2		
		VARS SERVICE PACK 6 - (4.848)	

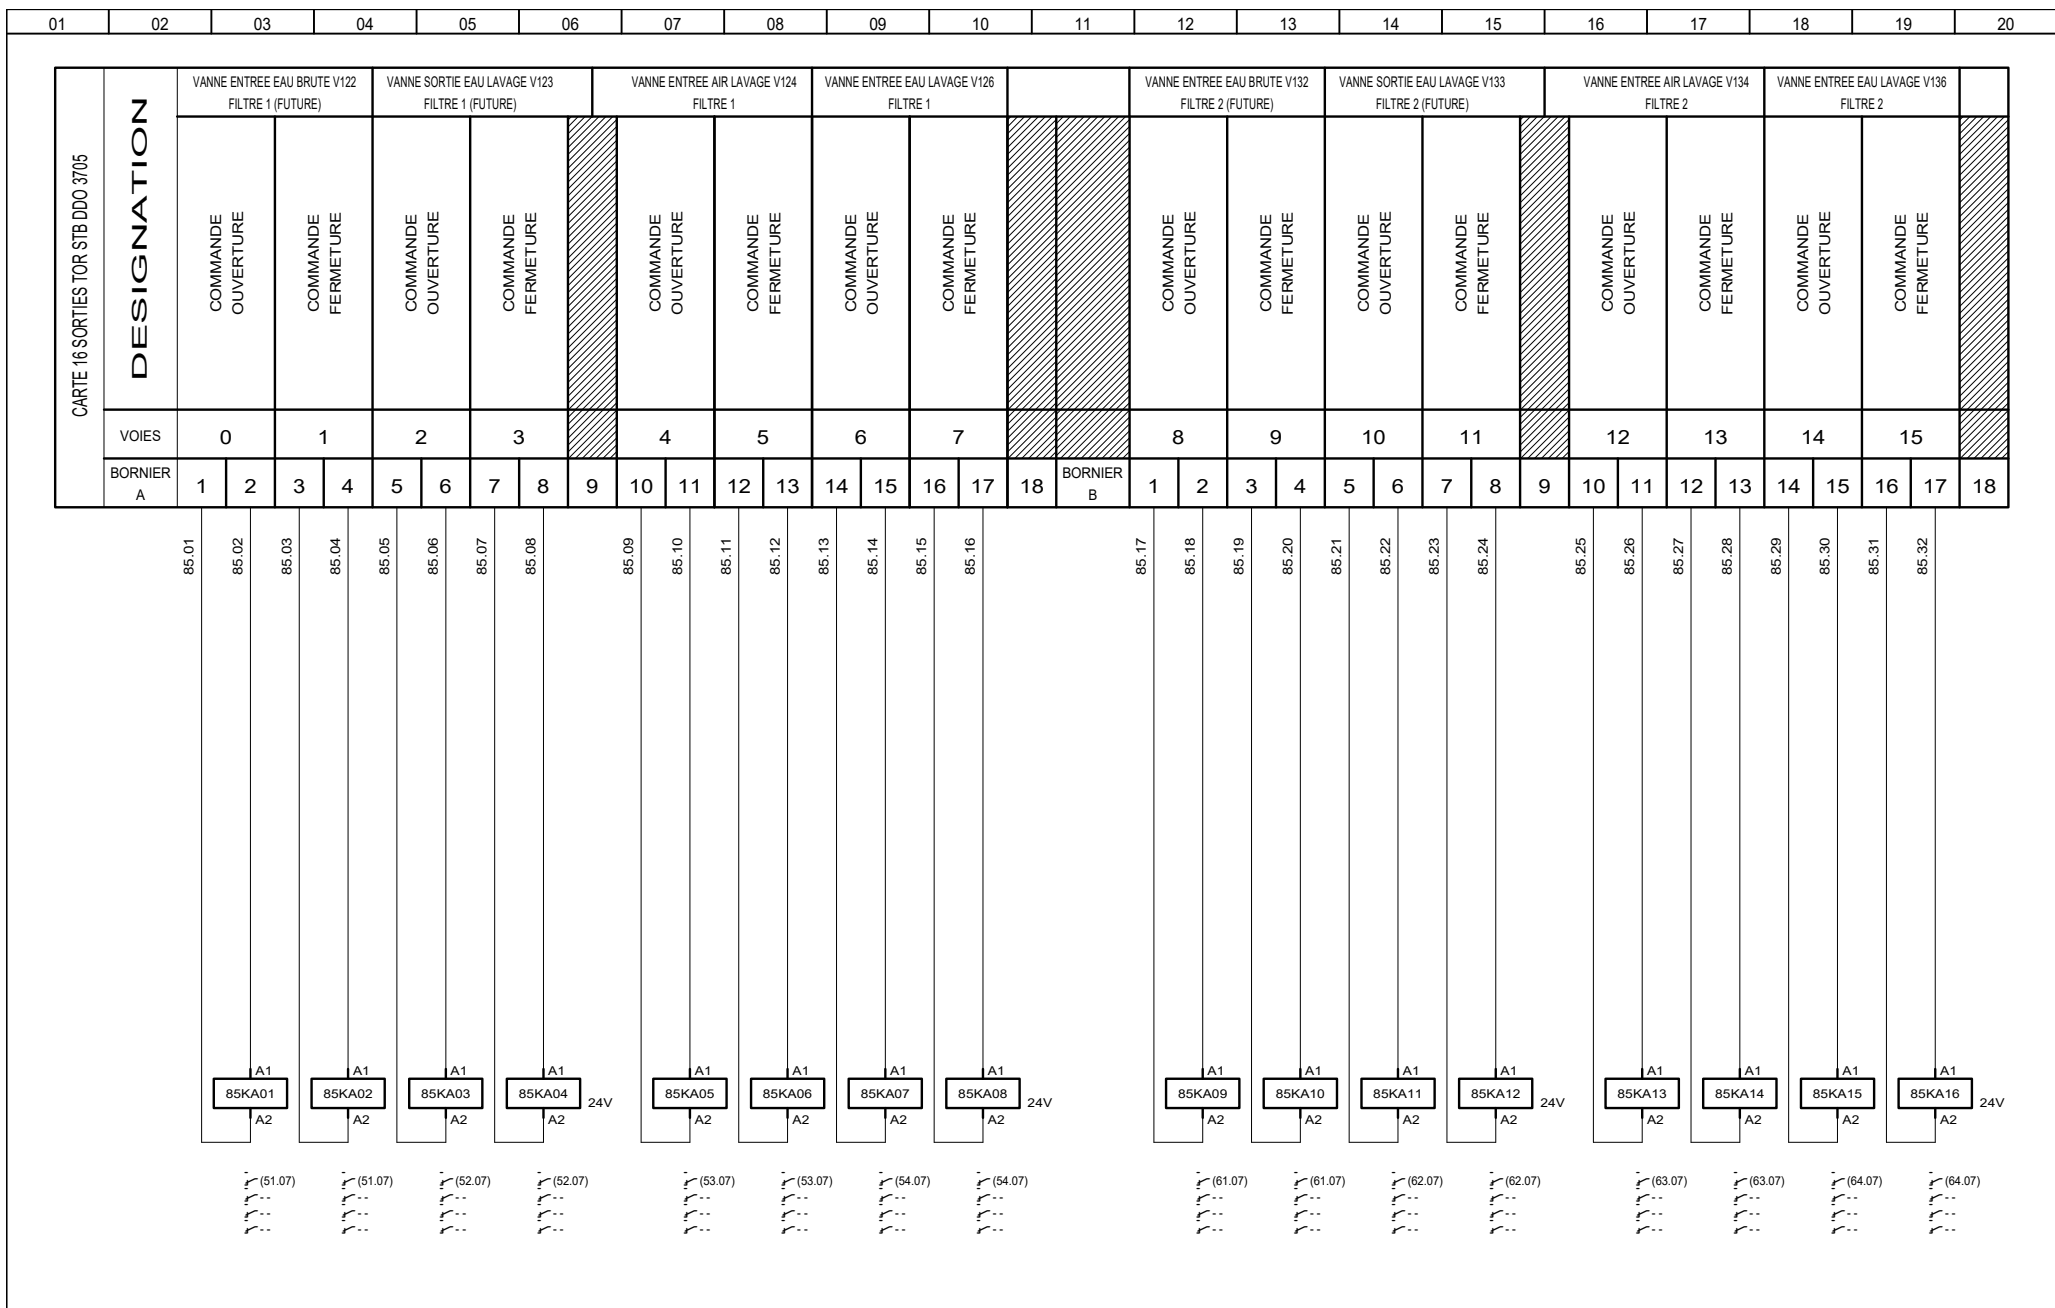

3, Rue Pierre Curie
91230 MONTGERON
Tél. : 01.69.52.47.00 - Fax : 01.69.52.47.01
e-mail : seguin@automatismes-seguin.fr
http://www.automatismes-seguin.fr

CARTE STB 16 SORTIES TOR

CLIENT ET NOM DU DOSSIER / CUSTOMER AND NAME OF FOLDER				INDICE / REVIEW
SAUR				0
Coffret Vannes Filtres N°1 & 2 station DHUIS				IGE-XAO
DESSINATEUR DRAWER	F.CO.	FOLIO/SHEET	85 / 86	VARS SERVICE PACK 6 - (4.868)
N° AFFAIRE N° PROJECT	180259.2			


CARTE 16 SORTIES TOR STB DDO 3705 DESIGNATION																																					
	VOIES	0	1	2	3	9	4	5	6	7	18	18	8	9	10	11	9	12	13	14	15	18															
	BORNIER A	1	2	3	4	5	6	7	8	9	10	11	12	13	14	15	16	17	18	BORNIER B	1	2	3	4	5	6	7	8	9	10	11	12	13	14	15	16	17



3, Rue Pierre Curie
91230 MONTGERON
Tél. : 01.69.52.47.00 - Fax : 01.69.52.47.01
e-mail : seguin@automatismes-seguin.fr
<http://www.automatismes-seguin.fr>

CARTE STB 16 SORTIES TOR

CLIENT ET NOM DU DOSSIER / CUSTOMER AND NAME OF FOLDER		INDICE / REVIEW
SAUR		0
Coffret Vannes Filtres N°1 & 2 station DHUIS		
DESSINATEUR DRAWER	F.CO.	FOLIO/SHEET 86 / 90
N° AFFAIRE N° PROJECT	180259.2	
		IGE XAO VARS SERVICE PACK 6 (4.868)

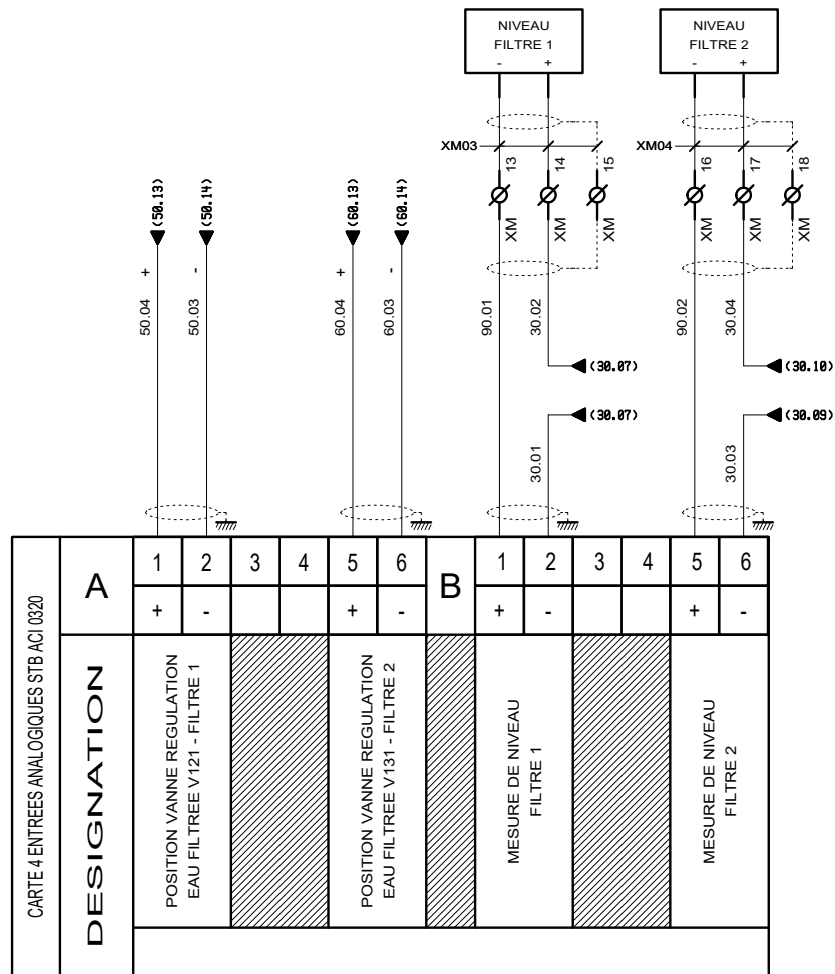


CARTE 4 ENTREES ANALOGIQUES STB ACI 0320	A	1	2	3	4	5	6	B	1	2	3	4	5	6
		+	-			+	-		+	-				
	DESIGNATION	POSITION VANNE REGULATION EAU FILTREE V121 - FILTRE 1				POSITION VANNE REGULATION EAU FILTREE V131 - FILTRE 2				MESURE DE NIVEAU FILTRE 1				MESURE DE NIVEAU FILTRE 2



3, Rue Pierre Curie
91230 MONTGERON
Tél. : 01.69.52.47.00 - Fax : 01.69.52.47.01
e-mail : seguin@automatismes-seguin.fr
http://www.automatismes-seguin.fr

CARTE STB 4 ENTREES ANALOGIQUES


CLIENT ET NOM DU DOSSIER / CUSTOMER AND NAME OF FOLDER		INDICE / REVIEW
SAUR Coffret Vannes Filtres N°1 & 2 station DHUIS		0
DESSINATEUR DRAWER	F.CO.	FOLIO/SHEET 90 / 91
N° AFFAIRE N° PROJECT	180259.2	
		IGE-XAO VAR3 SERVICE PACK 6 - (4.848)

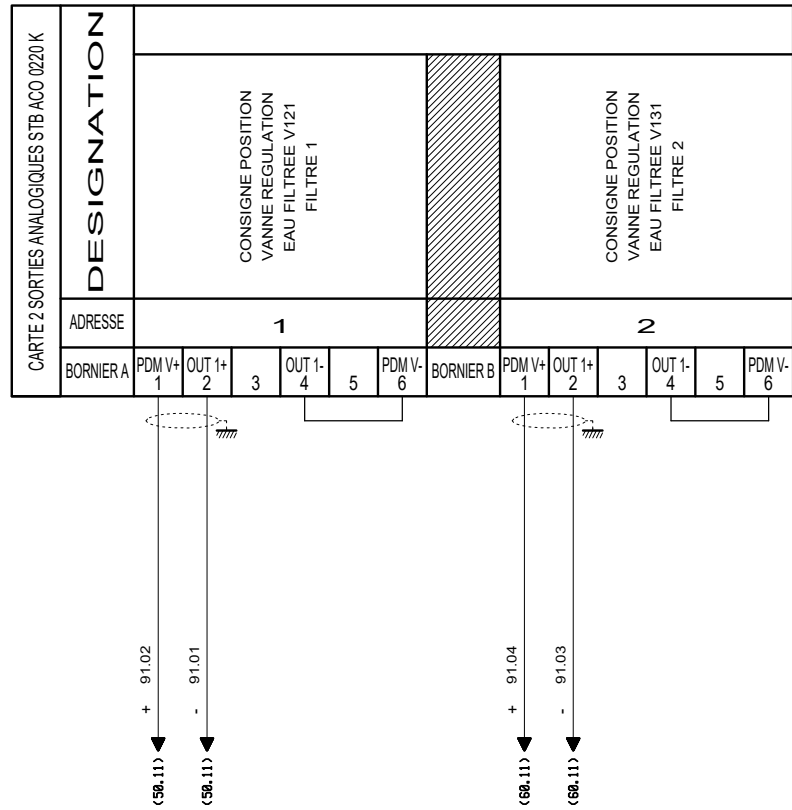

3, Rue Pierre Curie
 91230 MONTGERON
 Tél. : 01.69.52.47.00 - Fax : 01.69.52.47.01
 e-mail : seguin@automatismes-seguin.fr
 http://www.automatismes-seguin.fr

CARTES STB 2 SORTIES ANALOGIQUES


CLIENT ET NOM DU DOSSIER / CUSTOMER AND NAME OF FOLDER				INDICE / REVIEW
SAUR				0
Coffret Vannes Filtres N°1 & 2 station DHUIS				IGE-XAO
DESSINATEUR DRAWER	F.CO.	FOLIO/SHEET	91 / 100	VARS SERVICE PACK 6 - (4.848)
N° AFFAIRE N° PROJECT	180259.2			

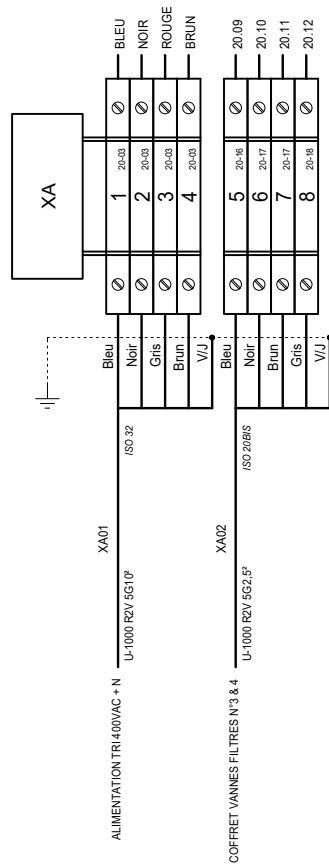


3, Rue Pierre Curie
 91230 MONTGERON
 Tél. : 01.69.52.47.00 - Fax : 01.69.52.47.01
 e-mail : seguin@automatismes-seguin.fr
<http://www.automatismes-seguin.fr>


BORNIER XA ALIMENTATION


CLIENT ET NOM DU DOSSIER / CUSTOMER AND NAME OF FOLDER		INDICE / REVIEW
SAUR Coffret Vannes Filtres N°1 & 2 station DHUIS		0
DESSINATEUR DRAWER	F.CO.	FOLIO/SHEET 100 / 101
N° AFFAIRE N° PROJECT	180259.2	
		IGE XAO VARS SERVICE PACK 6 (4.868)

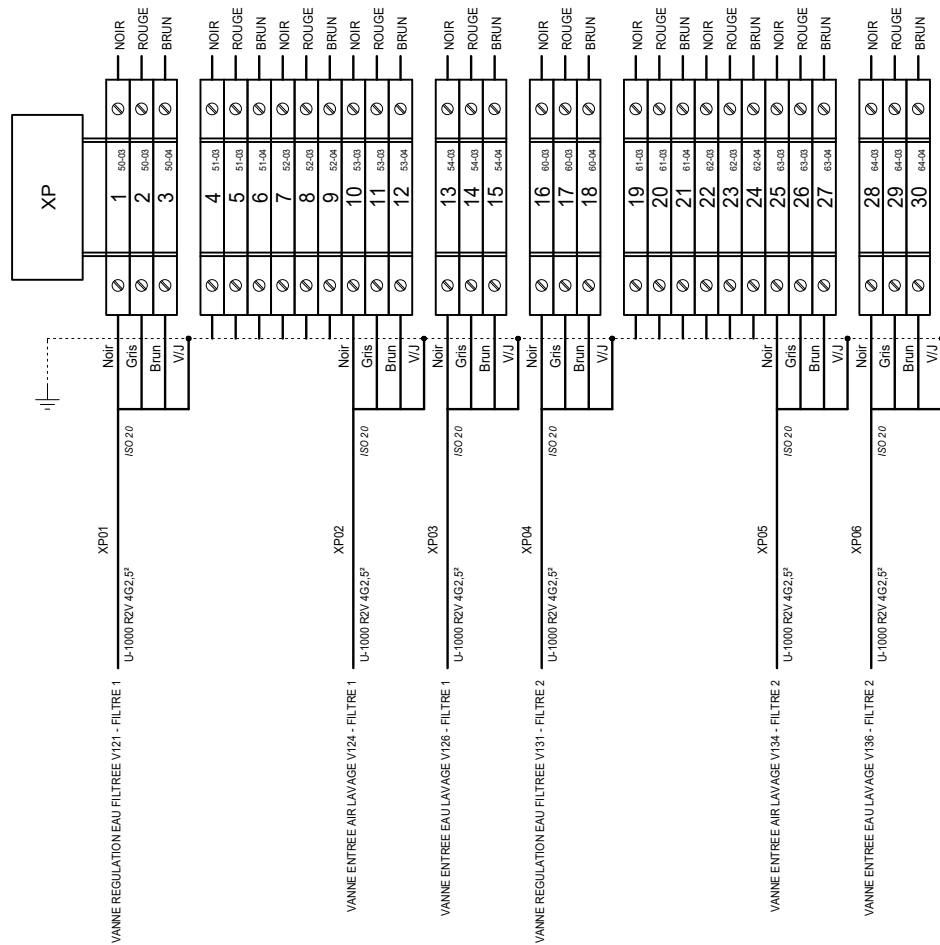


 3, Rue Pierre Curie
91230 MONTGERON
Tél. : 01.69.52.47.00 - Fax : 01.69.52.47.01
e-mail : seguin@automatismes-seguin.fr
http://www.automatismes-seguin.fr

BORNIER XP PUISSANCE

CLIENT ET NOM DU DOSSIER / CUSTOMER AND NAME OF FOLDER		INDICE / REVIEW
SAUR		0
Coffret Vanne Filtres N°1 & 2 station DHUIS		
DESSINATEUR DRAWER	F.CO.	FOLIO/SHEET 101 / 102
N° AFFAIRE N° PROJECT	180259.2	
		 VAR3 SERVICE PACK 6 - (L.868)

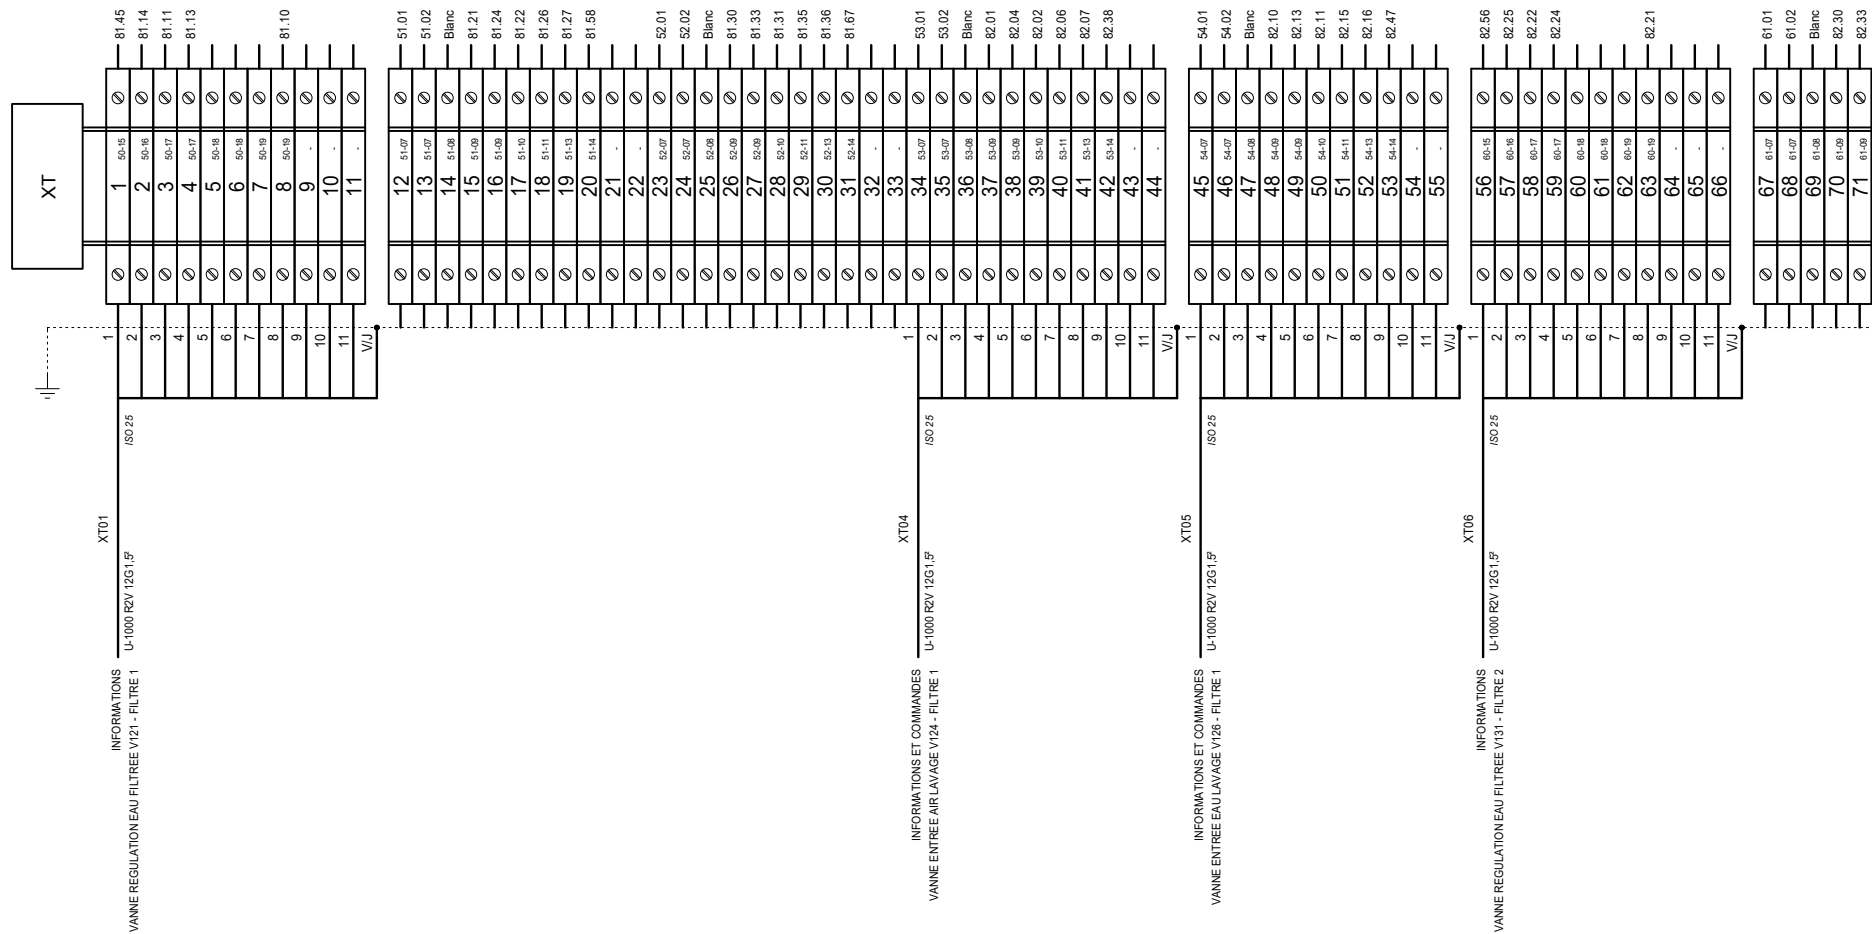


BORNIER XT TELECOMMANDE

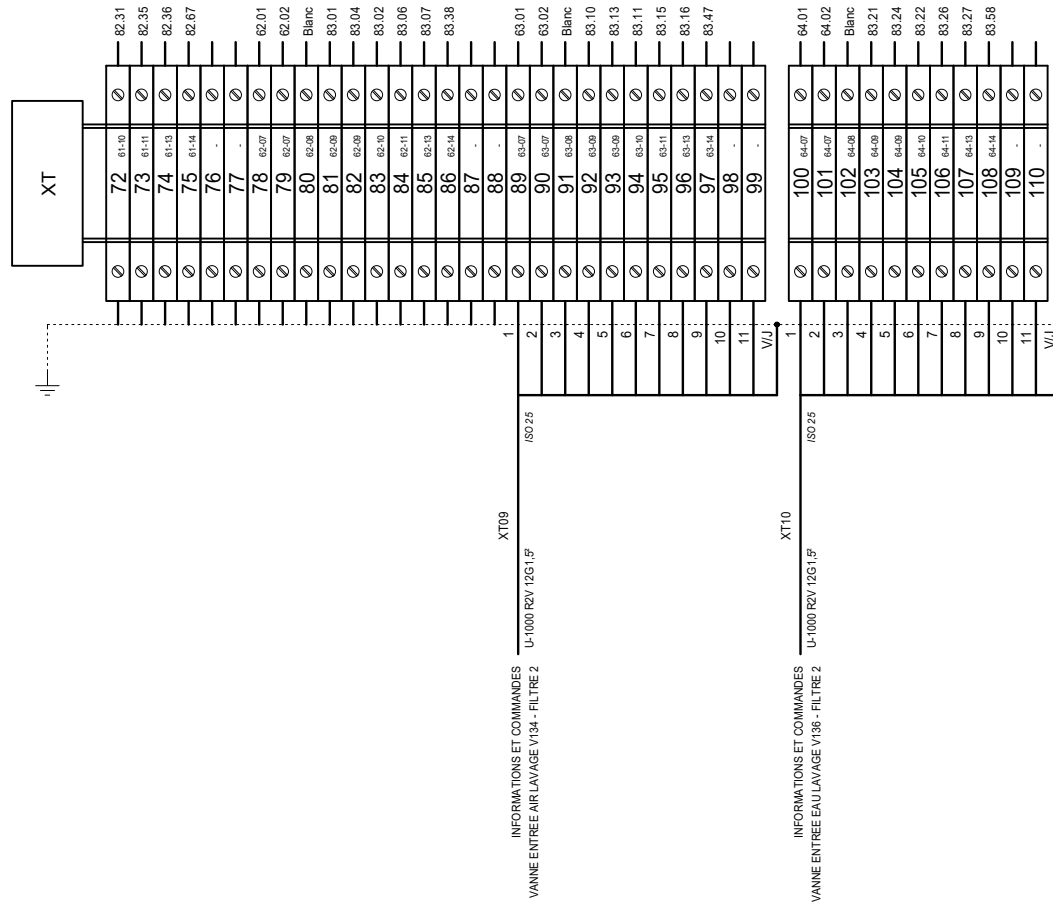


3, Rue Pierre Curie
 91230 MONTGERON
 Tél. : 01.69.52.47.00 - Fax : 01.69.52.47.01
 e-mail : seguin@automatismes-seguin.fr
 http://www.automatismes-seguin.fr

BORNIER XT TELECOMMANDE

CLIENT ET NOM DU DOSSIER / CUSTOMER AND NAME OF FOLDER		INDICE / REVIEW
SAUR		0
Coffret Vannes Filtres N°1 & 2 station DHUIS		
DESSINATEUR DRAWER	F.CO.	FOLIO/SHEET 103 / 104
N° AFFAIRE N° PROJECT	180259.2	
		IGE XAO VAR3 SERVICE PACK 6 (4.848)

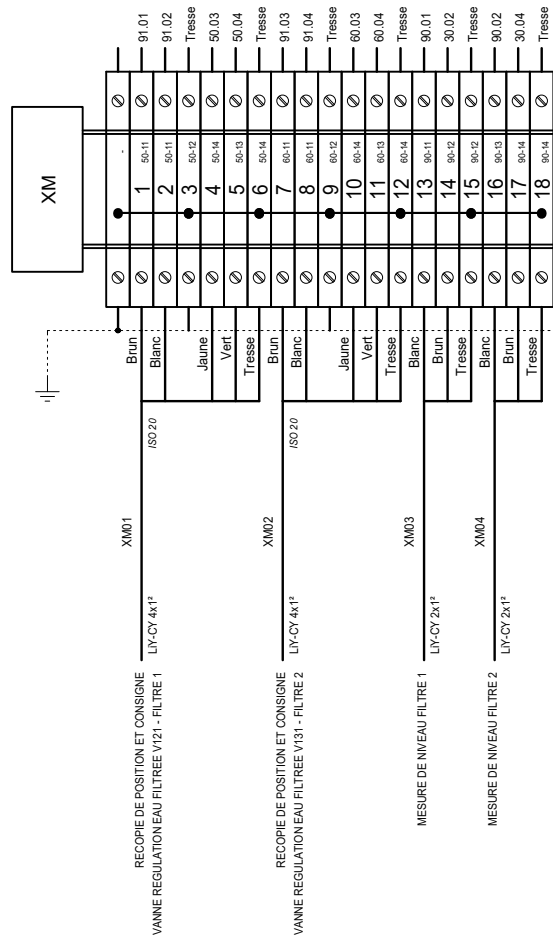

BORNIER XM MESURE

CLIENT ET NOM DU DOSSIER / CUSTOMER AND NAME OF FOLDER		INDICE / REVIEW
SAUR		0
Coffret Vannes Filtres N°1 & 2 station DHUIS		
DESSINATEUR DRAWER	F.CO.	FOLIO/SHEET 104 / 110
N° AFFAIRE N° PROJECT	180259.2	
		 <small>VAR3 SERVICE PACK 6 (4.868)</small>

REPERE	DESIGNATION	REFERENCE	MARQUE	QTE
TOLERIE	COFFRET POLYESTER AVEC PORTE PLEINE 1056x852x350	NSYPLM108G	SCHNEIDER ELECTRIC	1
	POCHETTE OUVERTE POUR PLANS AUTOCOLLANTE, 260x165mm (ACC D'ENVELOPPES)	036581	LEGRAND	1
	JEU DE 4 PATTES DE FIXATION MURALE, POLYESTER	NSYPFPLMG	SCHNEIDER ELECTRIC	1
	MANETTE DE CONDAMNATION, SERRURE CLE 2331A	NSYTHL2331APLM	SCHNEIDER ELECTRIC	1
20E01	REPARTITEUR TETRAPOLAIRE TD 80/100 ALL, 14 CONNEXIONS	563940	ERICO	1
20H01	VOYANT INCOLORE DEL 230V	XB7EV07MP	SCHNEIDER ELECTRIC	1
20KA01	RELAIS INDUSTRIEL EMBROCHABLE, MONOSTABLE, 4INV, 230VAC + EMBASE + ETRIER	2903688 + 2900934 + 2900954	PHOENIX CONTACT	1
20QD01	DISJONCTEUR DT40 1P+N 1A 6kA, COURBE C	A9N21019	SCHNEIDER ELECTRIC	1
20QD02	DISJONCTEUR DT40N 1P+N 4A 10kA, COURBE D	A9N21373	SCHNEIDER ELECTRIC	1
20QD03	DISJONCTEUR C60H-DC 10A 2P, 500VDC, COURBE C	A9N61528	SCHNEIDER ELECTRIC	1
20QD04	DISJONCTEUR DT40N 3P+N 16A 10kA, COURBE C	A9N21406	SCHNEIDER ELECTRIC	1
20QIG01	INTERRUPTEUR iSW 415VAC 4P 40A	A9S65440	SCHNEIDER ELECTRIC	1
20U01	ALIMENTATION A DECOUPAGE PRIMAIRE, ENTREE: MONOPHASEE, SORTIE: 24VDC 10A	2903149	PHOENIX CONTACT	1
25ECH01	RESISTANCE CHAUFFANTE PTC CS 060, 120-240V AC/DC, 50W	06000.0-00	STEGO	1
25KTH01	PETIT THERMOSTAT KTO 011, 1NF, 0..60°C	01146.9-00	STEGO	1
25QD01	DISJONCTEUR DT40 VIGI 1P+N CLASSE AC 16A 30mA COURBE C	A9N21444	SCHNEIDER ELECTRIC	1
25QD02	DISJONCTEUR DT40 1P+N 1A 6kA, COURBE C	A9N21019	SCHNEIDER ELECTRIC	1
25X01	PRISE DE COURANT 2P+T 10/16A, 250VAC A ECLIPS	004280	LEGRAND	1
30QD01	DISJONCTEUR DT40N 1P+N 2A 10kA, COURBE C	A9N21361	SCHNEIDER ELECTRIC	1
30QD02	DISJONCTEUR DT40N 1P+N 1A 10kA, COURBE C	A9N21360	SCHNEIDER ELECTRIC	1
30QD03	DISJONCTEUR DT40N 1P+N 1A 10kA, COURBE C	A9N21360	SCHNEIDER ELECTRIC	1
50QD01	DISJONCTEUR MOTEUR MAGNETO-THERMIQUE 1.6-2.5A, BORNES A VIS	GV2ME07	SCHNEIDER ELECTRIC	1
	ADDITIF LATERAL F+F	GVAN20	SCHNEIDER ELECTRIC	1
51QD01	DISJONCTEUR MOTEUR MAGNETO-THERMIQUE 1.6-2.5A, BORNES A VIS	GV2ME07	SCHNEIDER ELECTRIC	1
	ADDITIF LATERAL F+F	GVAN20	SCHNEIDER ELECTRIC	1
52QD01	DISJONCTEUR MOTEUR MAGNETO-THERMIQUE 1.6-2.5A, BORNES A VIS	GV2ME07	SCHNEIDER ELECTRIC	1
	ADDITIF LATERAL F+F	GVAN20	SCHNEIDER ELECTRIC	1
53QD01	DISJONCTEUR MOTEUR MAGNETO-THERMIQUE 1.6-2.5A, BORNES A VIS	GV2ME07	SCHNEIDER ELECTRIC	1
	ADDITIF LATERAL F+F	GVAN20	SCHNEIDER ELECTRIC	1
54QD01	DISJONCTEUR MOTEUR MAGNETO-THERMIQUE 1.6-2.5A, BORNES A VIS	GV2ME07	SCHNEIDER ELECTRIC	1
	ADDITIF LATERAL F+F	GVAN20	SCHNEIDER ELECTRIC	1
60QD01	DISJONCTEUR MOTEUR MAGNETO-THERMIQUE 1.6-2.5A, BORNES A VIS	GV2ME07	SCHNEIDER ELECTRIC	1
	ADDITIF LATERAL F+F	GVAN20	SCHNEIDER ELECTRIC	1
61QD01	DISJONCTEUR MOTEUR MAGNETO-THERMIQUE 1.6-2.5A, BORNES A VIS	GV2ME07	SCHNEIDER ELECTRIC	1
	ADDITIF LATERAL F+F	GVAN20	SCHNEIDER ELECTRIC	1
62QD01	DISJONCTEUR MOTEUR MAGNETO-THERMIQUE 1.6-2.5A, BORNES A VIS	GV2ME07	SCHNEIDER ELECTRIC	1
	ADDITIF LATERAL F+F	GVAN20	SCHNEIDER ELECTRIC	1
63QD01	DISJONCTEUR MOTEUR MAGNETO-THERMIQUE 1.6-2.5A, BORNES A VIS	GV2ME07	SCHNEIDER ELECTRIC	1
	ADDITIF LATERAL F+F	GVAN20	SCHNEIDER ELECTRIC	1
64QD01	DISJONCTEUR MOTEUR MAGNETO-THERMIQUE 1.6-2.5A, BORNES A VIS	GV2ME07	SCHNEIDER ELECTRIC	1
	ADDITIF LATERAL F+F	GVAN20	SCHNEIDER ELECTRIC	1
70E01	SWITCH ETHERNET INDUSTRIEL, 8 PORTS 10/100BASE T(X) (RJ45)	EDS-208	MOXA	1
70QD01	DISJONCTEUR DT40N 1P+N 2A 10kA, COURBE C	A9N21361	SCHNEIDER ELECTRIC	1
75E01	MAGELIS HMIGTU, ECRAN TACTILE MULTITOUCH HAUTE RESOLUTION 10,4P SVGA	HMIDT542	SCHNEIDER ELECTRIC	1
75QD01	DISJONCTEUR DT40N 1P+N 3A 10kA, COURBE C	A9N21362	SCHNEIDER ELECTRIC	1
80E01-01	MODULE D'INTERFACE NIM ETHERNET TCP/IP STANDARD	STBNIP2212	SCHNEIDER ELECTRIC	1
	TERMINAISON DE BUS	STBXMP1100	SCHNEIDER ELECTRIC	1



3, Rue Pierre Curie
91230 MONTGERON
Tél. : 01.69.52.47.00 - Fax : 01.69.52.47.01
e-mail : seguin@automatismes-seguin.fr
http://www.automatismes-seguin.fr

NOMENCLATURE

CLIENT ET NOM DU DOSSIER / CUSTOMER AND NAME OF FOLDER		INDICE / REVIEW
SAUR		0
Coffret Vannes Filtres N°1 & 2 station DHUIS		
DESSINATEUR DRAWER	F.CO.	FOLIO/SHEET 110 / 111
N° AFFAIRE N° PROJECT	180259.2	
		IGE XAO VAR3 SERVICE PACK 6 - (4.868)

REPERE	DESIGNATION	REFERENCE	MARQUE	QTE
80E01-02	KIT MODULE DE DISTRIBUTION D'ALIMENTATION 24VDC "PDM" STANDARD	STBPDT3100K	SCHNEIDER ELECTRIC	1
	EMBASE POUR MODULE ADVANTYS STB "PDM" 18.4mm	STBXBA2200	SCHNEIDER ELECTRIC	1
80E01-03	KIT MODULE D'ENTREES TOR 16E DE BASE 24VDC	STBDDI3725KC	SCHNEIDER ELECTRIC	1
	LOT DE 2 CONNECTEURS DE CABLAGE A DIX-HUIT BORNES POUR MODULES E/S STB A VIS	STBXTS1180	SCHNEIDER ELECTRIC	1
80E01-04	KIT MODULE D'ENTREES TOR 16E DE BASE 24VDC	STBDDI3725KC	SCHNEIDER ELECTRIC	1
	LOT DE 2 CONNECTEURS DE CABLAGE A DIX-HUIT BORNES POUR MODULES E/S STB A VIS	STBXTS1180	SCHNEIDER ELECTRIC	1
80E01-05	KIT MODULE D'ENTREES TOR 16E DE BASE 24VDC	STBDDI3725KC	SCHNEIDER ELECTRIC	1
	LOT DE 2 CONNECTEURS DE CABLAGE A DIX-HUIT BORNES POUR MODULES E/S STB A VIS	STBXTS1180	SCHNEIDER ELECTRIC	1
80E01-06	KIT MODULE DE SORTIES TOR 16S DE BASE 24VDC 0.5A	STBDDO3705KC	SCHNEIDER ELECTRIC	1
	EMBASE POUR MODULE ADVANTYS STB E/S TOR 18.4mm	STBXBA2000	SCHNEIDER ELECTRIC	1
80E01-07	KIT MODULE DE SORTIES TOR 16S DE BASE 24VDC 0.5A	STBDDO3705KC	SCHNEIDER ELECTRIC	1
	EMBASE POUR MODULE ADVANTYS STB E/S TOR 18.4mm	STBXBA2000	SCHNEIDER ELECTRIC	1
80E01-08	KIT MODULE D'ENTREES ANA 4E STANDARD 0/4-20mA	STBACI0320K	SCHNEIDER ELECTRIC	1
80E01-09	KIT MODULE DE SORTIES ANA 2S STANDARD 0/4-20mA	STBACO0220K	SCHNEIDER ELECTRIC	1
80QD01	DISJONCTEUR DT40N 1P+N 3A 10kA, COURBE C	A9N21362	SCHNEIDER ELECTRIC	1
80QD02	DISJONCTEUR DT40N 1P+N 3A 10kA, COURBE C	A9N21362	SCHNEIDER ELECTRIC	1
80QD03	DISJONCTEUR DT40N 1P+N 3A 10kA, COURBE C	A9N21362	SCHNEIDER ELECTRIC	1
81S01	TETE BOUTON POUSSOIR JAUNE	ZB4BA5	SCHNEIDER ELECTRIC	1
	CORPS CONTACT NO	ZB4BZ101	SCHNEIDER ELECTRIC	1
85KA01	RELAIS INDUSTRIEL EMBROCHABLE, MONOSTABLE, 4INV, 24VDC + EMBASE + ETRIER	2903677 + 2900934 + 2900954	PHOENIX CONTACT	1
85KA02	RELAIS INDUSTRIEL EMBROCHABLE, MONOSTABLE, 4INV, 24VDC + EMBASE + ETRIER	2903677 + 2900934 + 2900954	PHOENIX CONTACT	1
85KA03	RELAIS INDUSTRIEL EMBROCHABLE, MONOSTABLE, 4INV, 24VDC + EMBASE + ETRIER	2903677 + 2900934 + 2900954	PHOENIX CONTACT	1
85KA04	RELAIS INDUSTRIEL EMBROCHABLE, MONOSTABLE, 4INV, 24VDC + EMBASE + ETRIER	2903677 + 2900934 + 2900954	PHOENIX CONTACT	1
85KA05	RELAIS INDUSTRIEL EMBROCHABLE, MONOSTABLE, 4INV, 24VDC + EMBASE + ETRIER	2903677 + 2900934 + 2900954	PHOENIX CONTACT	1
85KA06	RELAIS INDUSTRIEL EMBROCHABLE, MONOSTABLE, 4INV, 24VDC + EMBASE + ETRIER	2903677 + 2900934 + 2900954	PHOENIX CONTACT	1
85KA07	RELAIS INDUSTRIEL EMBROCHABLE, MONOSTABLE, 4INV, 24VDC + EMBASE + ETRIER	2903677 + 2900934 + 2900954	PHOENIX CONTACT	1
85KA08	RELAIS INDUSTRIEL EMBROCHABLE, MONOSTABLE, 4INV, 24VDC + EMBASE + ETRIER	2903677 + 2900934 + 2900954	PHOENIX CONTACT	1
85KA09	RELAIS INDUSTRIEL EMBROCHABLE, MONOSTABLE, 4INV, 24VDC + EMBASE + ETRIER	2903677 + 2900934 + 2900954	PHOENIX CONTACT	1
85KA10	RELAIS INDUSTRIEL EMBROCHABLE, MONOSTABLE, 4INV, 24VDC + EMBASE + ETRIER	2903677 + 2900934 + 2900954	PHOENIX CONTACT	1
85KA11	RELAIS INDUSTRIEL EMBROCHABLE, MONOSTABLE, 4INV, 24VDC + EMBASE + ETRIER	2903677 + 2900934 + 2900954	PHOENIX CONTACT	1
85KA12	RELAIS INDUSTRIEL EMBROCHABLE, MONOSTABLE, 4INV, 24VDC + EMBASE + ETRIER	2903677 + 2900934 + 2900954	PHOENIX CONTACT	1
85KA13	RELAIS INDUSTRIEL EMBROCHABLE, MONOSTABLE, 4INV, 24VDC + EMBASE + ETRIER	2903677 + 2900934 + 2900954	PHOENIX CONTACT	1
85KA14	RELAIS INDUSTRIEL EMBROCHABLE, MONOSTABLE, 4INV, 24VDC + EMBASE + ETRIER	2903677 + 2900934 + 2900954	PHOENIX CONTACT	1
85KA15	RELAIS INDUSTRIEL EMBROCHABLE, MONOSTABLE, 4INV, 24VDC + EMBASE + ETRIER	2903677 + 2900934 + 2900954	PHOENIX CONTACT	1
85KA16	RELAIS INDUSTRIEL EMBROCHABLE, MONOSTABLE, 4INV, 24VDC + EMBASE + ETRIER	2903677 + 2900934 + 2900954	PHOENIX CONTACT	1



3, Rue Pierre Curie
91230 MONTGERON
Tél. : 01.69.52.47.00 - Fax : 01.69.52.47.01
e-mail : seguin@automatismes-seguin.fr
http://www.automatismes-seguin.fr

NOMENCLATURE

CLIENT ET NOM DU DOSSIER / CUSTOMER AND NAME OF FOLDER		INDICE / REVIEW
SAUR		0
Coffret Vannes Filtres N°1 & 2 station DHUIS		
DESSINATEUR DRAWER	F.CO.	FOLIO/SHEET 111 / 111
N° AFFAIRE N° PROJECT	180259.2	
		IGE XAO VARI SERVICE PACK 6 - (4.868)