

03/07/2019	2	A.C.	RETOUR CHANTIER	F.C.	E.A.
29/10/2018	1	F.CO.	MISE A JOUR	F.C.	E.A.
12/09/2016	0	K.C.	RETOUR ESSAIS	F.C.	R.M.
02/06/2016	A	C.C.	MISE A JOUR	F.C.	R.M.
DATE	REV.	DESSINE PAR	MODIFICATIONS	VERIFIE PAR	APPROUVE PAR
DATE	REV.	DRAWN BY	REVISIONS	CHECKED BY	APPROVED BY

SCHEMA ELECTRIQUE ELECTRICAL DRAWING



**3, Rue Pierre Curie
91230 MONTGERON**
Tél. : 01.69.52.47.00 - Fax : 01.69.52.47.01
e-mail : seguin@automatismes-seguin.fr
<http://www.automatismes-seguin.fr>

PLAN: 180329 - 160171

REV: 2

CDE: 4793/TI004.DVS

Ce document est notre propriété. Il ne peut être reproduit et / ou communiqué sans autorisation.
This document is our property. It cannot be reproduced and / or transmitted without authorization.



Poste de Refoulement + Désodorisation
CRECY LA CHAPELLE

LETTRE DE REPERAGE DES ELEMENTS DU SCHEMA

QI	INTERRUPTEUR	PCPI	CONTROLEUR DISOLEMENT	KT	RELAIS TEMPORISE	SA	COMMUTATEUR D'AMPEREMETRE
QIG	INTERRUPTEUR GENERAL	TR	TRANSFORMATEUR DE TENSION	KAU	RELAIS ARRÊT D'URGENCE	SV	COMMUTATEUR DE VOLTMETRE
QD	DISJONCTEUR	TC	TRANSFORMATEUR DE COURANT	UF	VARIATEUR	ECH	RESISTANCE CHAUFFANTE
QDG	DISJONCTEUR GENERAL	U	ONDULEUR, ALIMENTATION	UM	DEMARREUR	ECL	ECLAIRAGE
FP	PARAFONDRE	KIC	INTER CREPUSCULAIRE	S	ORGANE DE COMMANDE	G	BATTERIE
FU	FUSIBLE	KIH	HORLOGE	H	VOYANT, SIRENE	P	INSTRUMENTATION
F	THERMIQUE	KTH	THERMOSTAT	PCH	COMPTEUR HORAIRE	X	PRISE DE COURANT, BORNIER
QF	SECTIONNEUR FUSIBLE	KM	CONTACTEUR	PA	AMPEREMETRE	E	MATERIELS AUTRES
PF	CONTROLEUR DE PHASE	KA	RELAIS	PV	VOLTMETRE	KTL	TELERUPTEUR

LETTER CODES FOR ITEMS DESIGNATION ON THE DRAWING

QI	SWITCH	PCPI	INSULATION CONTROLLER	KT	TEMPORIZES RELAY	SA	AMPEREMETER SWITCH
QIG	GENERAL SWITCH	TR	TENSION TRANSFORMER	KAU	EMERGENCY STOP RELAY	SV	VOLTMETER SWITCH
QD	BREAKER	TC	CURRENT TRANSFORMER	UF	VELOCITY VARIATOR	ECL	LIGHT
QDG	GENERAL BREAKER	U	INVERTER, SUPPLY	UM	MOTOR STARTER	ECH	HEATER
FP	LIGHTNING PROTECTOR	KIC	DIMMER	S	CONTROL UNIT	G	BATTERY
FU	FUSE	KIH	CLOCK	H	INDICATOR	P	INSTRUMENTATION
F	THERMAL RELAY	KTH	THERMOSTAT	PCH	TIMER	X	SOCKET, TERMINAL BLOCK
QF	DISCONNECTING SWITCH	KM	CONTACTOR	PA	AMPEREMETER	E	OTHER EQUIPMENTS
PF	PHASE CONTROLLER	KA	RELAY	PV	VOLTMETER	KTL	TELEBREAKER

COULEURS DE FILS

TRI 400V: <= 6 mm2 Noir Rouge Brun
> 6 mm2 Noir Bagué Noir Rouge Brun

NEUTRE: Bleu Clair

230VAC: Rouge avec Commun Bobines Blanc (*)

230VAC ONDULE: Neutre Bleu Clair Bagué Orange
Phase Noir Bagué Orange

110VAC: Noir avec Commun Bobines Blanc (*)

24VAC: Violet avec Commun Bobines Blanc (*)

24VDC: Bleu Foncé avec Commun Bobines Blanc (*)

48VAC: Violet avec Commun Bobines Blanc (*)

48VDC: Bleu Foncé avec Commun Bobines Blanc (*)

REPORTS: Orange

TERRE: Vert/Jaune

ANALOGIQUE: Une Paire + Brun - Blanc
Unifilaire Blanc

TENSION EXTERNE PERMANENTE INTER GENERAL OUVERT: Orange

ATTENTION

Si plusieurs tensions de télécommande, alors prendre uniquement le 230VAC avec Commun Bobines Blanc

(*) Si Télécommande

WIRE COLOR

TRI 400V: <= 6 mm2 Black Red Brown
> 6 mm2 Black with Ring Black Red Brown

NEUTRE: Light Blue

230VAC: Red with Spods Common White (*)

230VAC UPS: Neutre Light Blue with Ring Orange
Phase Black with Ring Orange
Black with Spods Common White (*)

110VAC: Black with Spods Common White (*)

24VAC: Purple with Spods Common White (*)

24VDC: Dark Bleu with Spods Common White (*)

48VAC: Purple with Spods Common White (*)

48VDC: Dark Bleu with Spods Common White (*)

REPORTS: Orange

GROUND: Green/Yellow

ANALOGICAL: One Pair + Brown - White
Unifilar White


PERMANENTLY EXTERNAL POWER GENERAL BREAKER OPEN: Orange

CAUTION


If There are Several Tensions of Command Then to take Only the 230VAC with Spods Common White

(*) If Command

TYPE DE RELAIS ET DE CONTACT DANS LE SCHEMA

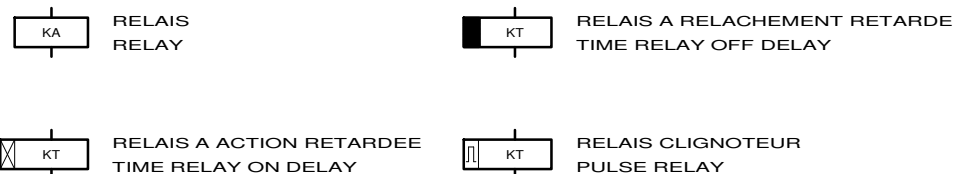

RELAY AND CONTACT TYPE IN THE DRAWING

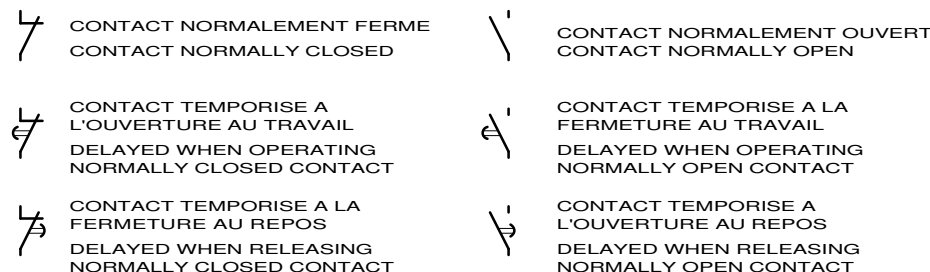

LE SCHEMA EST REPRESENTÉ HORS TENSION ET GENERATEUR HORS SERVICE

THE DRAWING IS SHOWN OUT OF VOLTAGE AND WITH GENERATOR OUT OF SERVICE

AUTOMATISMES SEGUIN
Système Qualité

3, Rue Pierre Curie
91230 MONTGERON
Tél. : 01.69.52.47.00 - Fax : 01.69.52.47.01
e-mail : seguin@automatismes-seguin.fr
<http://www.automatismes-seguin.fr>

LEGENDE DU SCHEMA ELECTRIQUE

CLIENT ET NOM DU DOSSIER / CUSTOMER AND NAME OF FOLDER		INDICE / REVIEW
SAUR		1
Poste de Refoulement + Désodorisation		
DESSINATEUR / DRAWER	C.C.	FOLIO/SHEET 03/04
N° AFFAIRE / N° PROJECT	180329	
		IGE-XAO VARZ SERVICE PACK 11 - (4.08.0)

CODE DU REPERAGE

LETTER CODE

1 / DES APPAREILS DANS LES ARMOIRES
APPARATUS IN THE CABINETS



EXEMPLE:KA RELAIS
EXAMPLE:KA RELAY

 
52 KA 01

N° D'ORDRE DANS LE FOLIO D'ORIGINE
ORDER NUMBER ON ORIGINAL SHEET

LETTRE DE REPERAGE
LETTER CODES FOR ITEM

N° DU FOLIO D'ORIGINE
ORIGINAL SHEET NUMBER


2 / DES FILS DE CABLAGE
WIRING



N° DU FOLIO D'ORIGINE
ORIGINAL SHEET NUMBER

N° DU FIL DANS LE FOLIO D'ORIGINE
NUMBER OF THE WIRE ON ORIGINAL SHEET

3 / REPORT DES CONTACTS DANS LE SCHEMA
CONTACT REPORT IN THE DRAWING

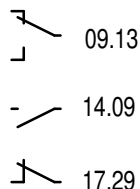

17.29

N° DE LA COLONNE OU EST UTILISE LE CONTACT
COLUMN NUMBER WHERE THE CONTACT IS USED

N° DU FOLIO OU EST UTILISE LE CONTACT
SHEET NUMBER WHERE THE CONTACT IS USED

 
4 / REPRESENTATION DES BORNES ET BORNIERES DANS LE SCHEMA
BINDINGS SCREWS VIEW IN THE DRAWING



N° D'ORDRE (SI NECESSAIRE)
ORDER NUMBER (IF NECESSARY)

NATURE DU BORNIER
NATURE OF TERMINAL BLOCK

A : ALIMENTATION
P : PUISSANCE
T : TELECOMMANDE
M : MESURE
R : REPORTS



LE SCHEMA EST REPRESENTE HORS TENSION ET GENERATEUR HORS SERVICE

THE DRAWING IS SHOWN OUT OF VOLTAGE AND WITH GENERATOR OUT OF SERVICE




3, Rue Pierre Curie
91230 MONTGERON
Tél. : 01.69.52.47.00 - Fax : 01.69.52.47.01
e-mail : seguin@automatismes-seguin.fr
<http://www.automatismes-seguin.fr>

LEGENDE DU SCHEMA ELECTRIQUE

CLIENT ET NOM DU DOSSIER / CUSTOMER AND NAME OF FOLDER		INDICE / REVIEW
SAUR		1
Poste de Refoulement + Désodorisation		
DESSINATEUR DRAWER	C.C.	IGE-XAO
N° AFFAIRE N° PROJECT	180329	FOLIO/SHEET 04/10
		VARZ SERVICE PACK 11-(4,6,8)


XA-EDF01

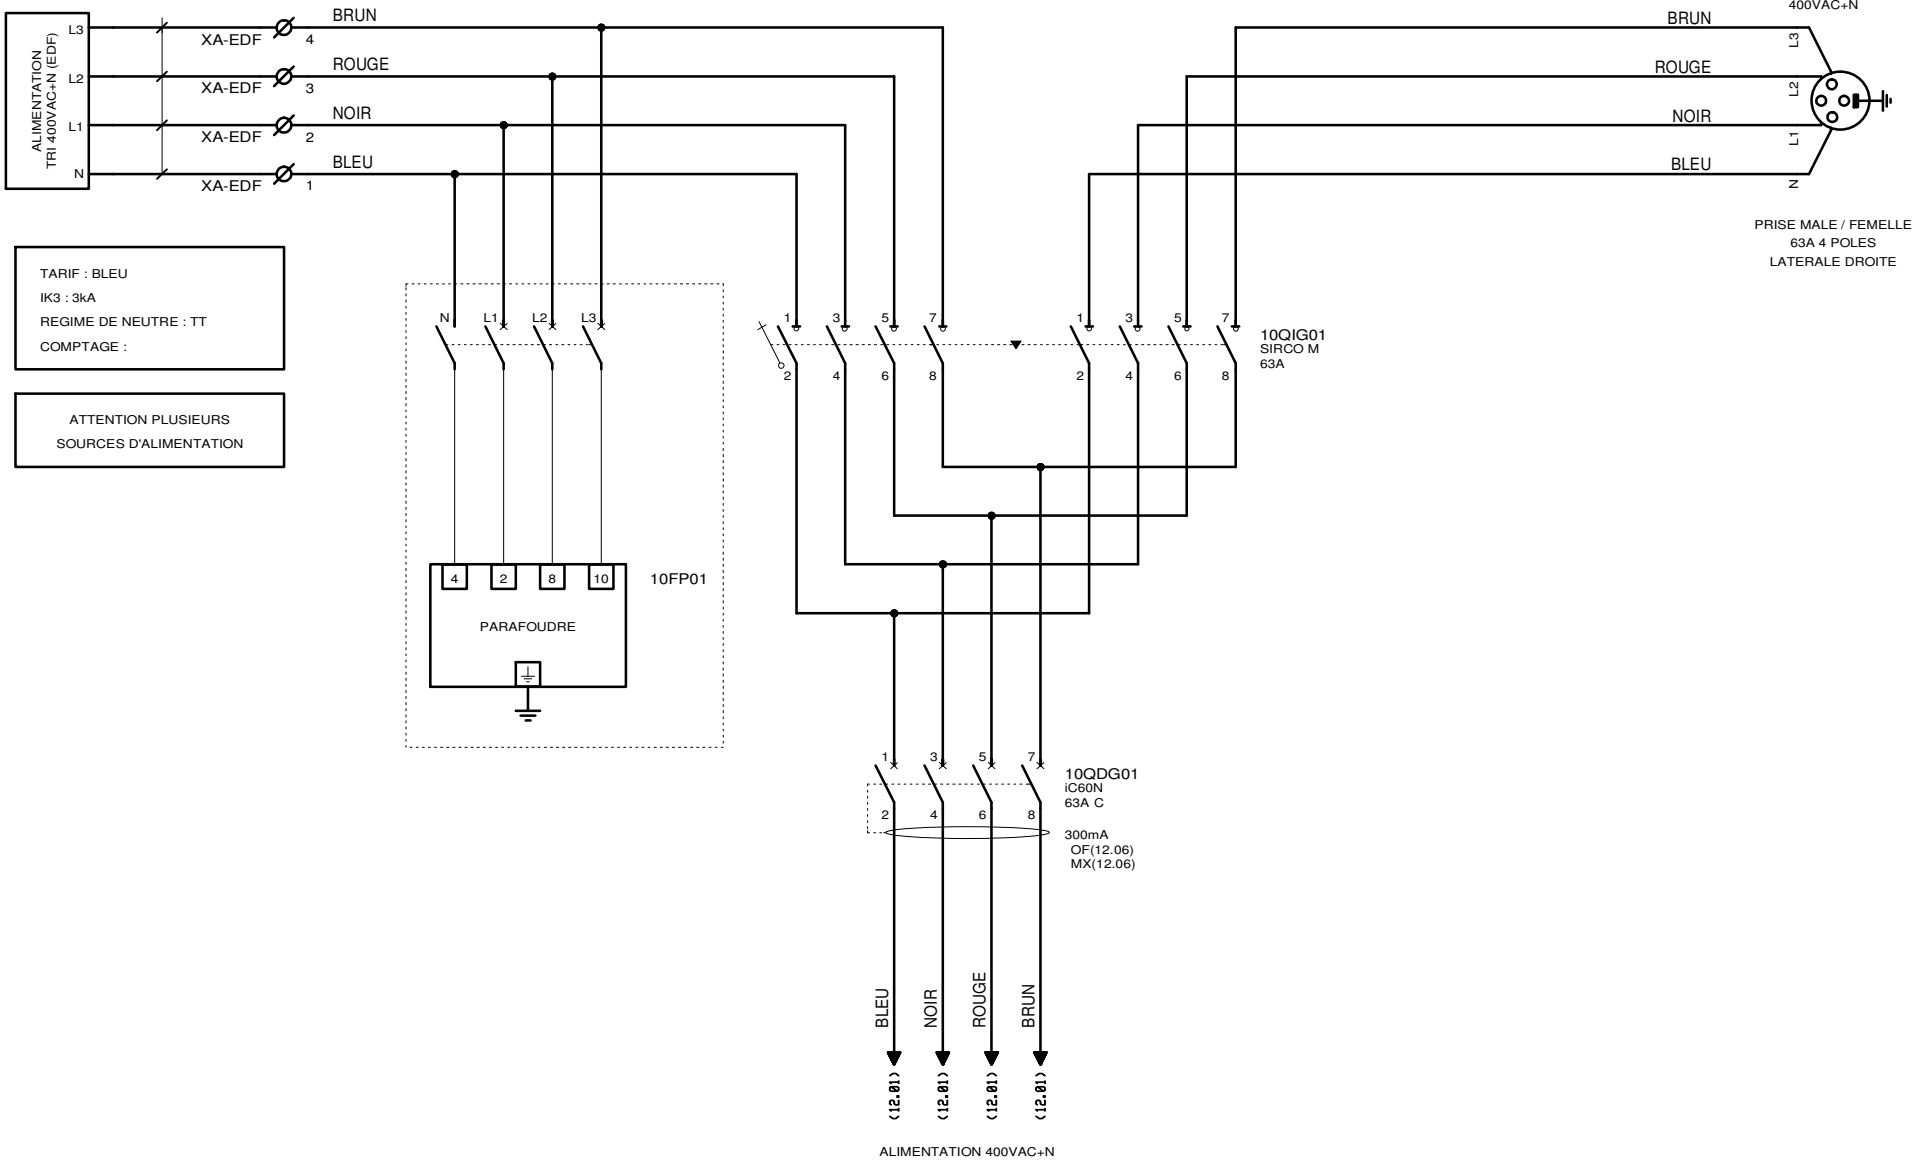

3, Rue Pierre Curie
91230 MONTGERON
Tél. : 01.69.52.47.00 - Fax : 01.69.52.47.01
e-mail : seguin@automatismes-seguin.fr
<http://www.automatismes-seguin.fr>

INVERSEUR DE SOURCE


CLIENT ET NOM DU DOSSIER / CUSTOMER AND NAME OF FOLDER		INDICE / REVIEW
SAUR		1
Poste de Refoulement + Désodorisation		
DESSINATEUR DRAWER	C.C.	IGE-XAO
N° AFFAIRE N° PROJECT	180329	FOLIO/SHEET 10 / 12
		VARZ SERVICE PACK 11-(4.08.0)

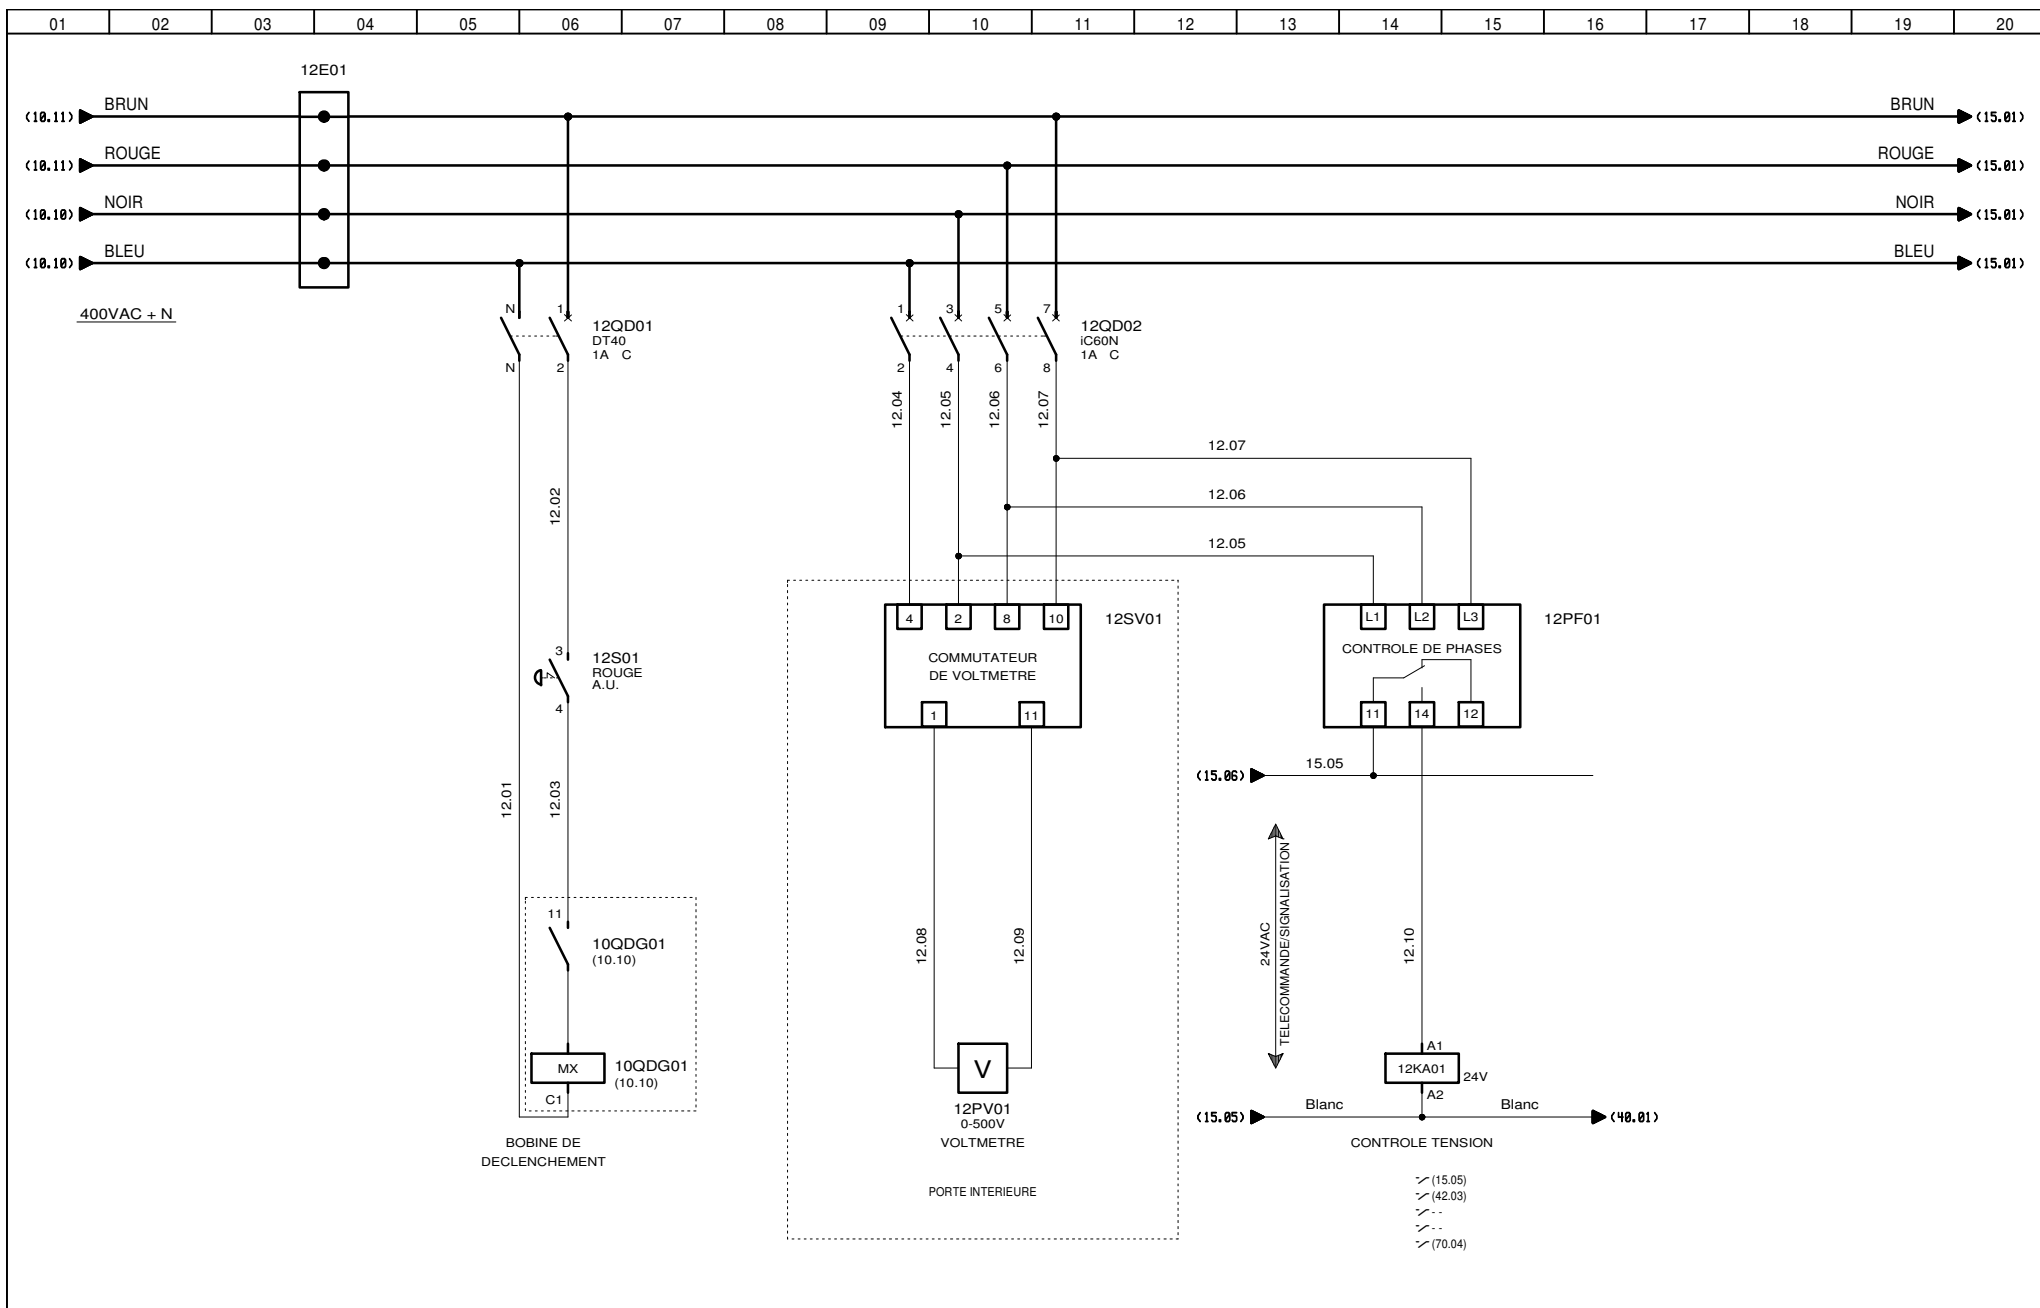


3, Rue Pierre Curie
 91230 MONTGERON
 Tél. : 01.69.52.47.00 - Fax : 01.69.52.47.01
 e-mail : seguin@automatismes-seguin.fr
 http://www.automatismes-seguin.fr

CONTROL TENSION

CLIENT ET NOM DU DOSSIER / CUSTOMER AND NAME OF FOLDER		INDICE / REVIEW
SAUR		1
Poste de Refoulement + Désodorisation		
DESSINATEUR DRAWER	C.C.	IGE-XAO
N° AFFAIRE N° PROJECT	180329	FOLIO/SHEET 12 / 15
		VARZ SERVICE PACK 11 - (4.03.0)

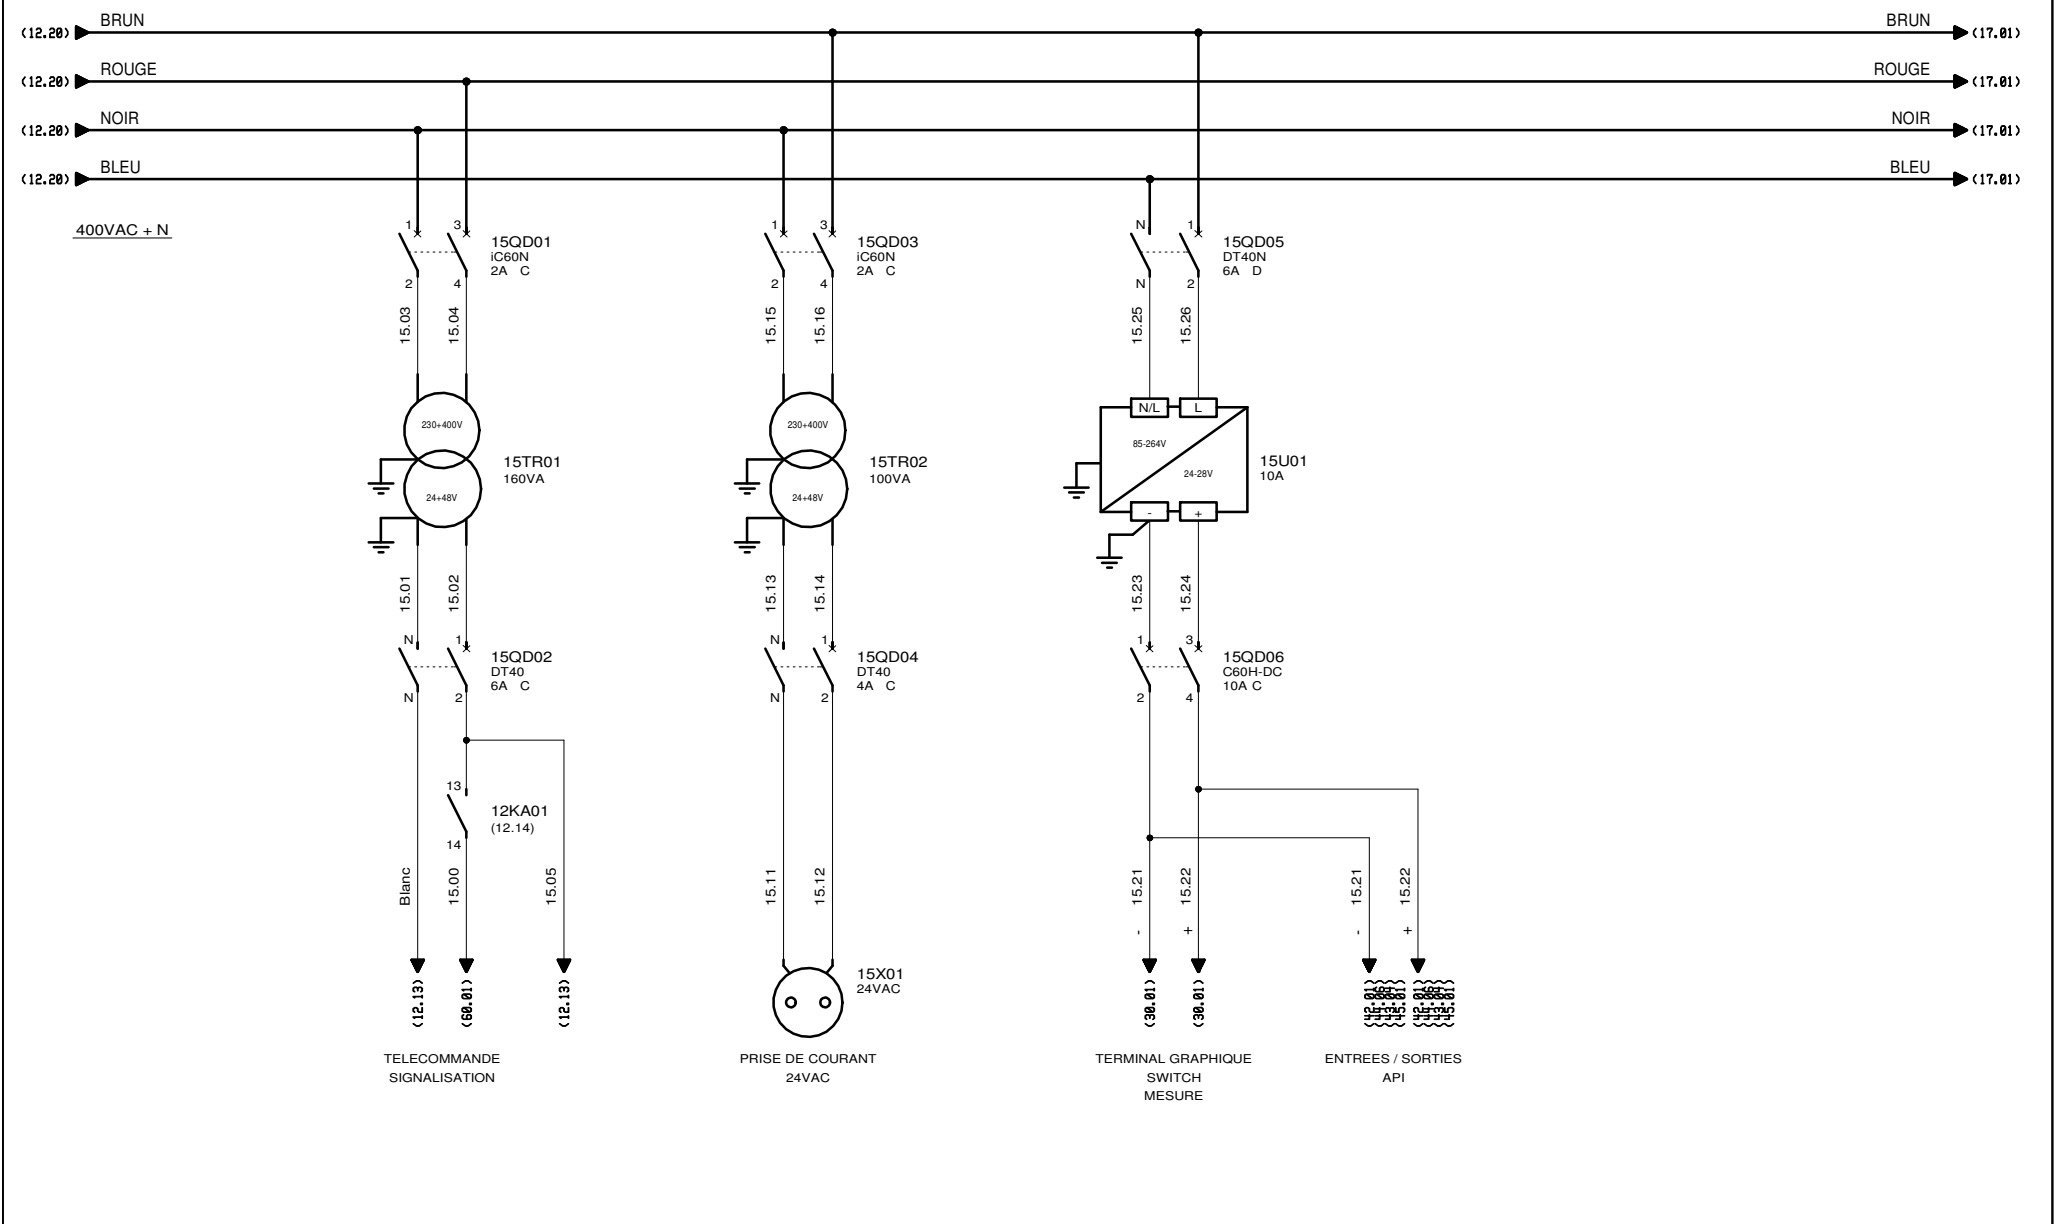


FORMATION DES TENSIONS




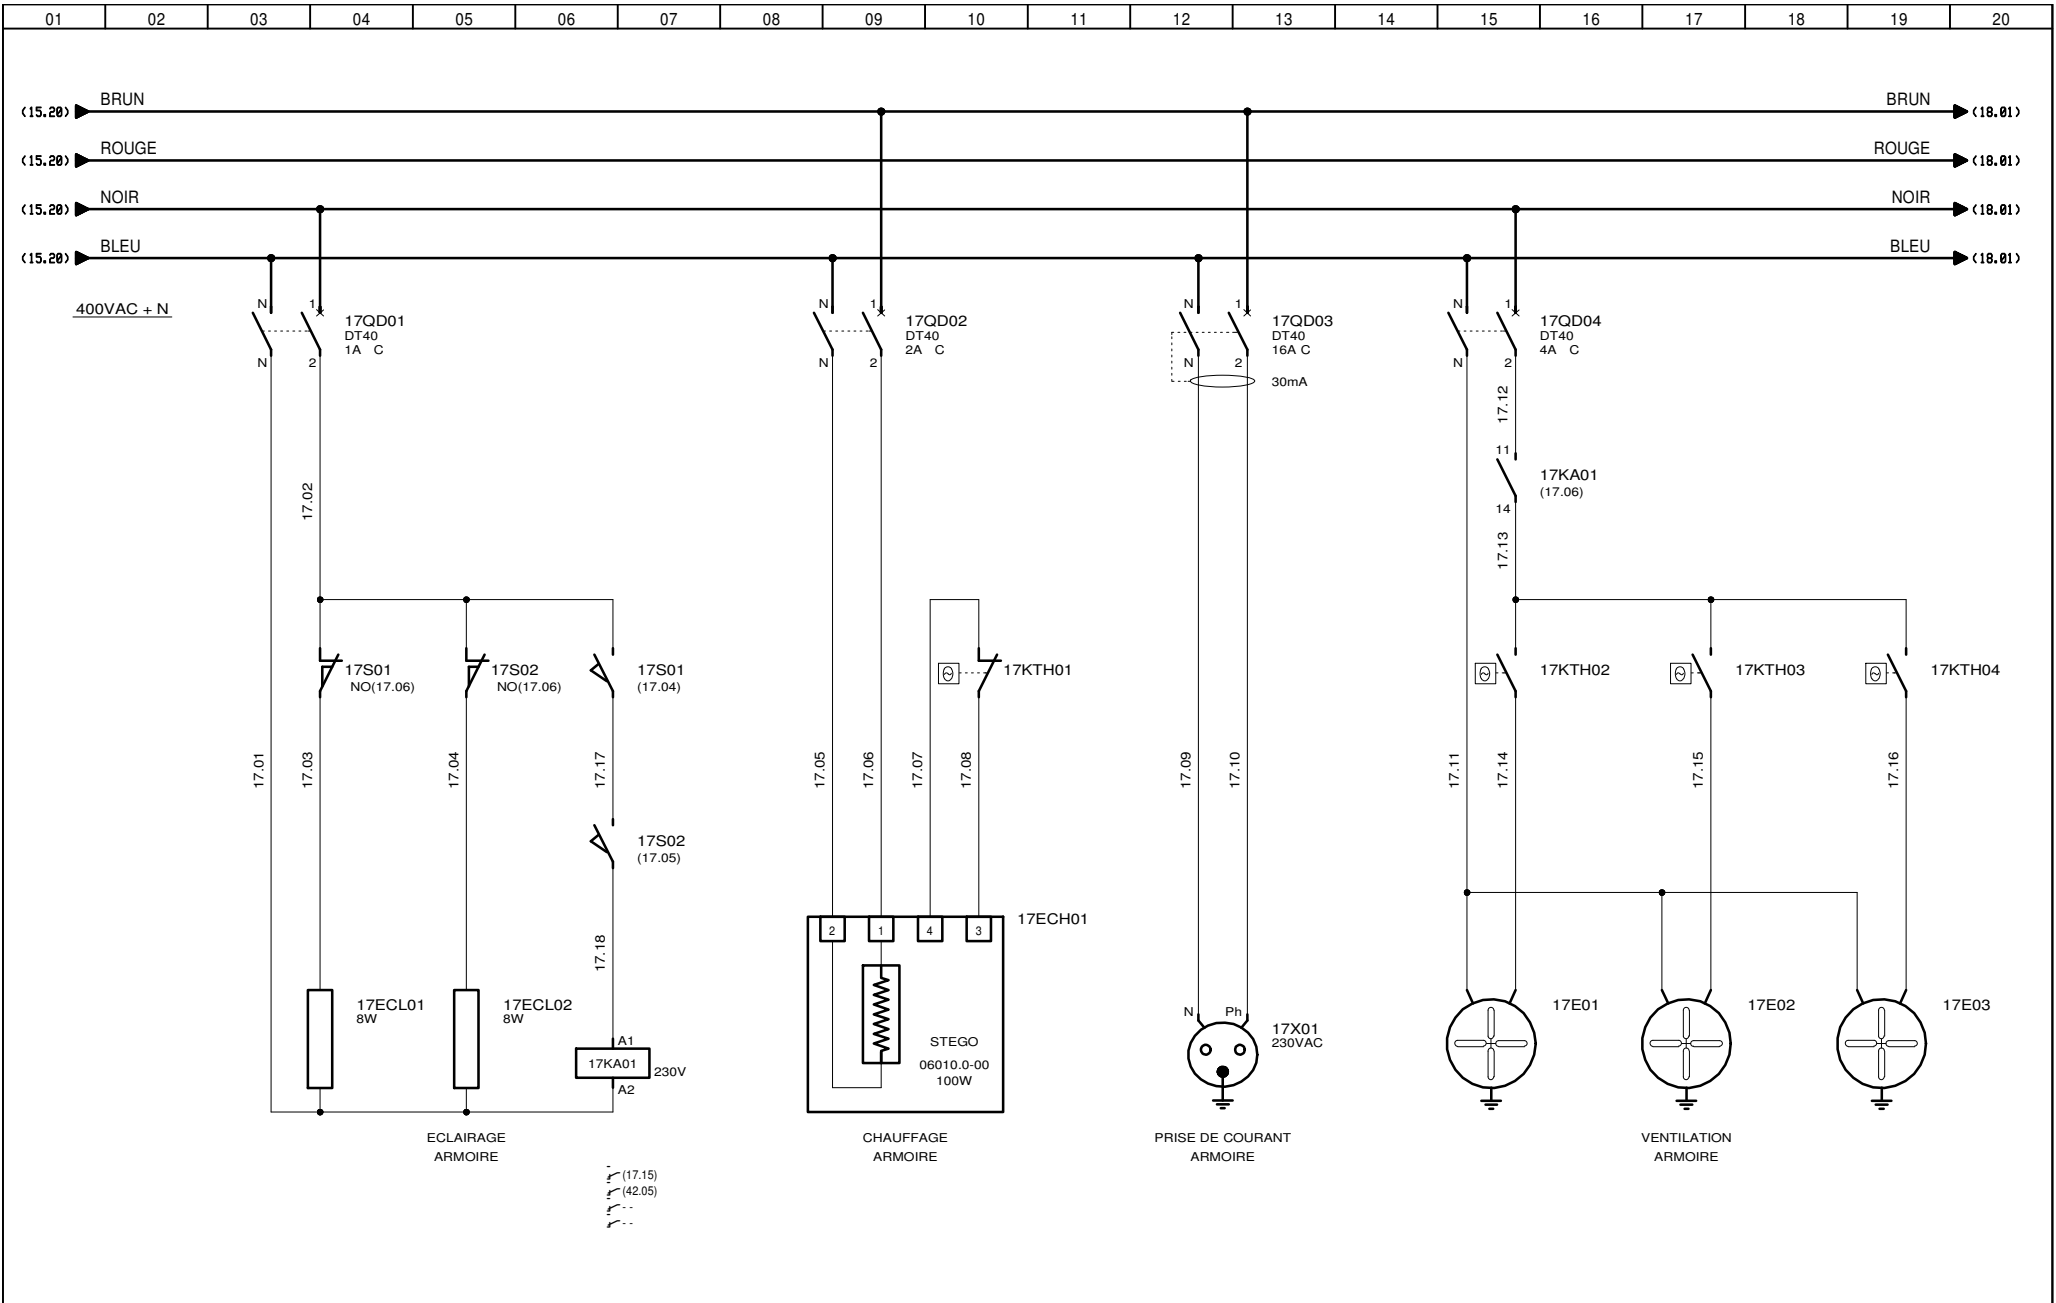



3, Rue Pierre Curie
91230 MONTGERON
 Tél. : 01.69.52.47.00 - Fax : 01.69.52.47.01
 e-mail : seguin@automatismes-seguin.fr
<http://www.automatismes-seguin.fr>

UTILITES

CLIENT ET NOM DU DOSSIER / CUSTOMER AND NAME OF FOLDER		INDICE / REVIEW
SAUR		1
Poste de Refoulement + Désodorisation		
DESSINATEUR / DRAWER	C.C.	FOLIO/SHEET 17/18
N° AFFAIRE / N° PROJECT	180329	
VARZ SERVICE PACK 11-(4,40,8)		

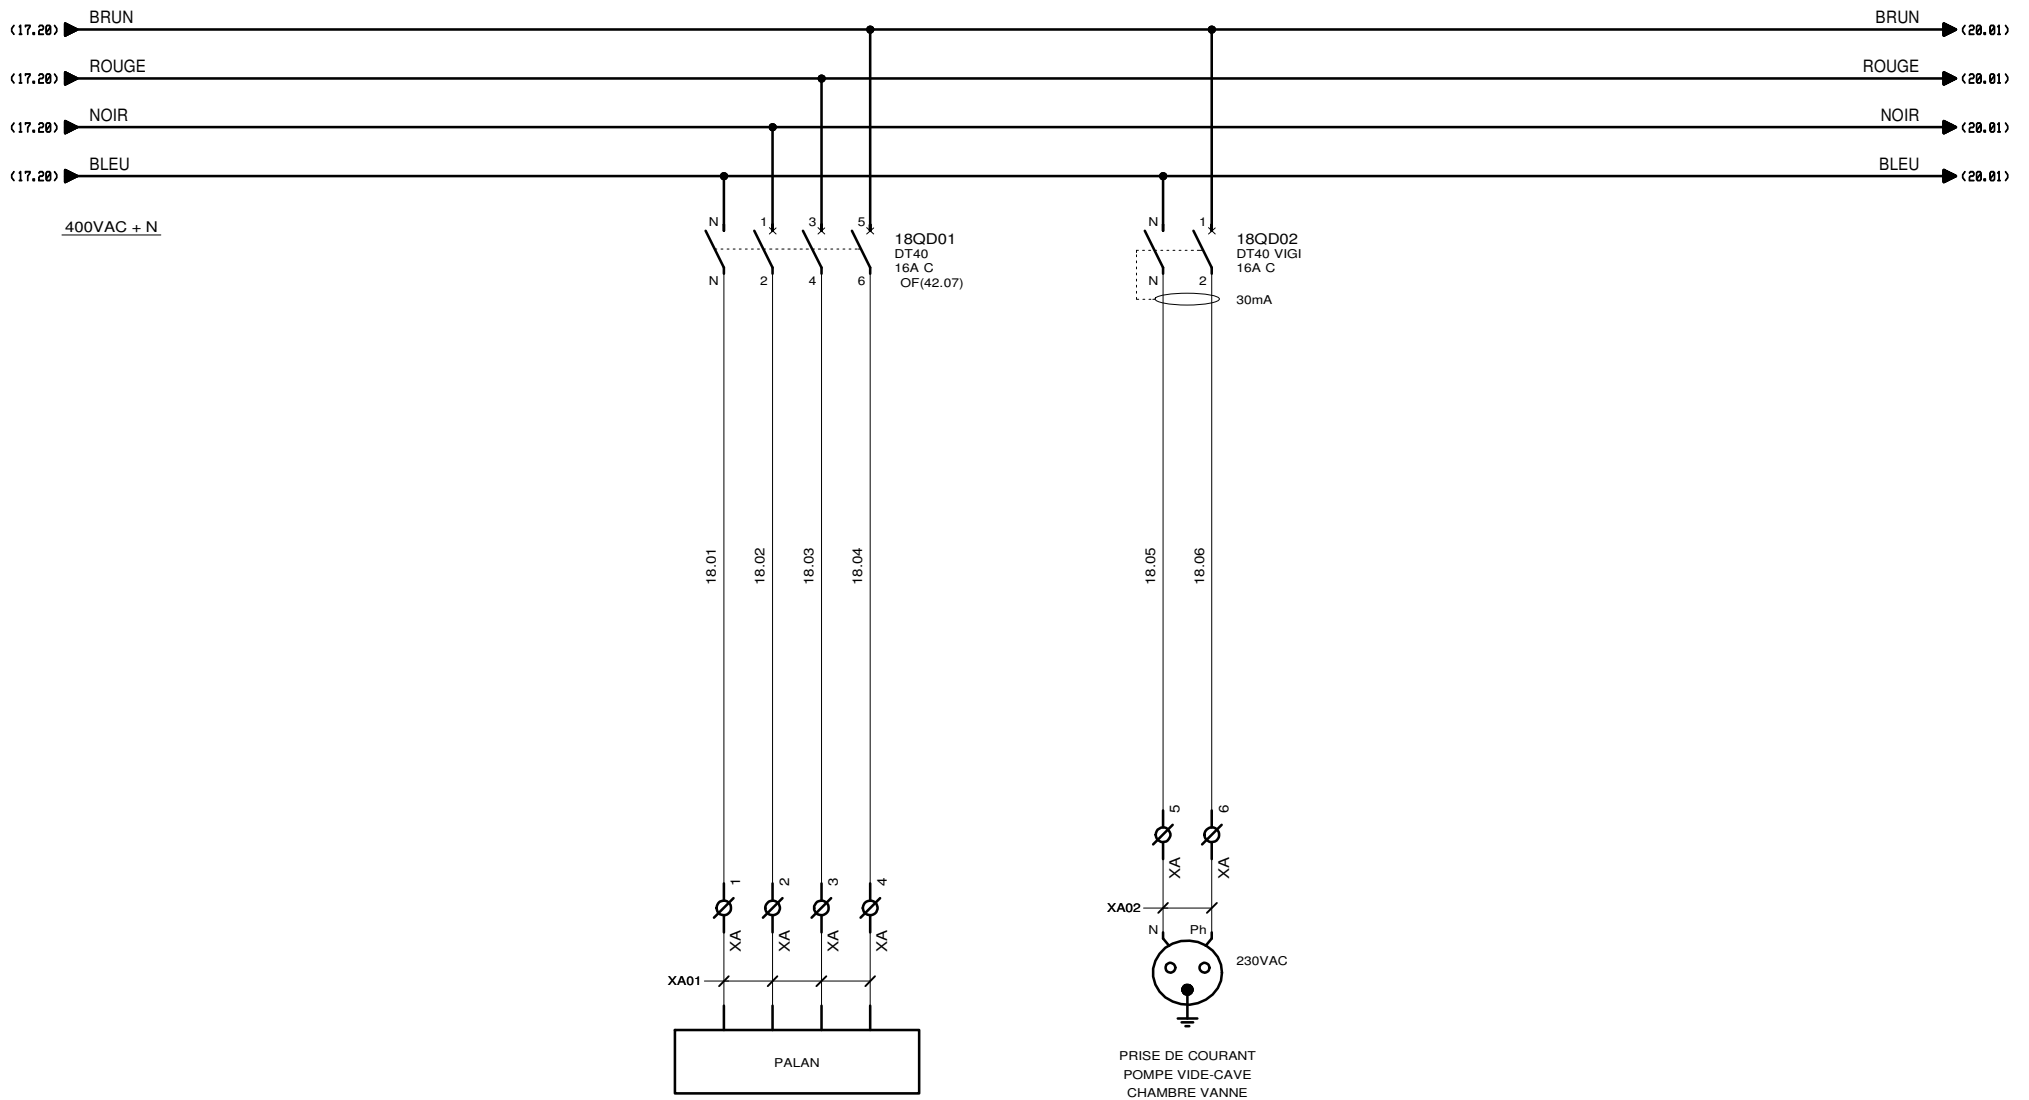


 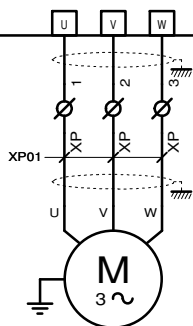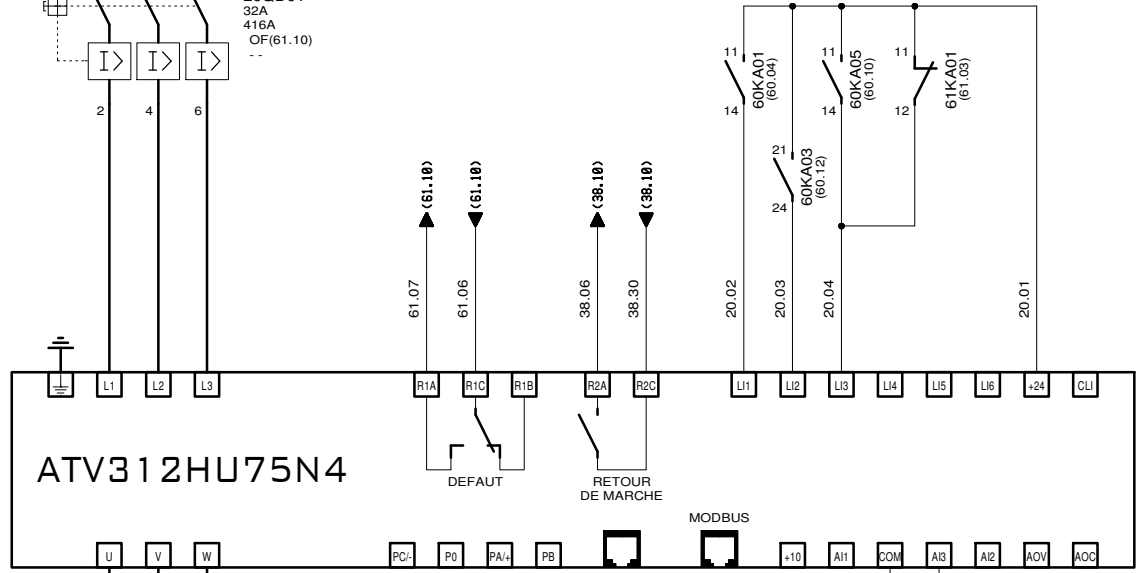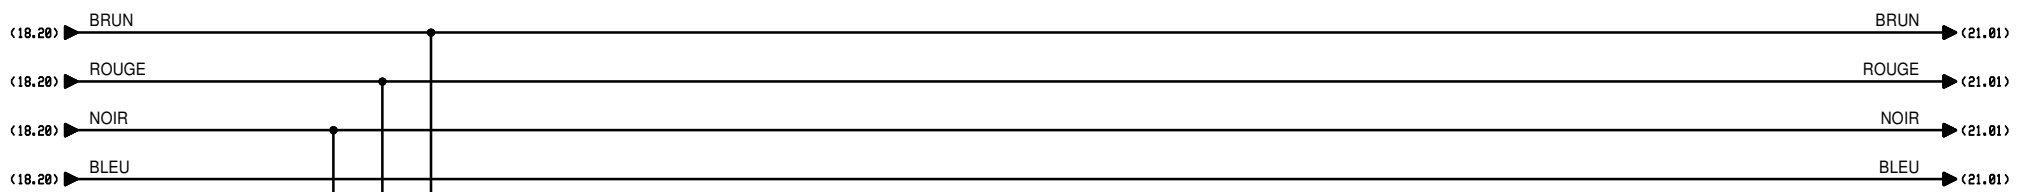

POMPE 1 TEMPS SEC	
Pmax	7.4 kW
In	14 A

PARAMETRES

SP2 45Hz
 LI1 + LI3 = 45Hz
 LI1 = Sortie ANA
 LI2 + LI3 = Marche arrière 45 Hz

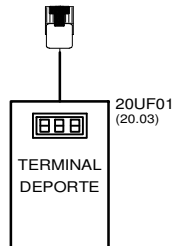


AUTOMATISMES SEGUIN
 Systeme Qualité


3, Rue Pierre Curie
 91230 MONTGERON
 Tél. : 01.69.52.47.00 - Fax : 01.69.52.47.01
 e-mail : seguin@automatismes-seguin.fr
 http://www.automatismes-seguin.fr

**PUISSANCE POMPE 1
 TEMPS SEC**

CLIENT ET NOM DU DOSSIER / CUSTOMER AND NAME OF FOLDER		INDICE / REVIEW
SAUR		1
Poste de Refoulement + Désodorisation		
DESSINATEUR DRAWER	C.C.	IGE-XAO
N° AFFAIRE N° PROJECT	180329	FOLIO/SHEET 20/21
		VARZ SERVICE PACK 11-(4.03.0)

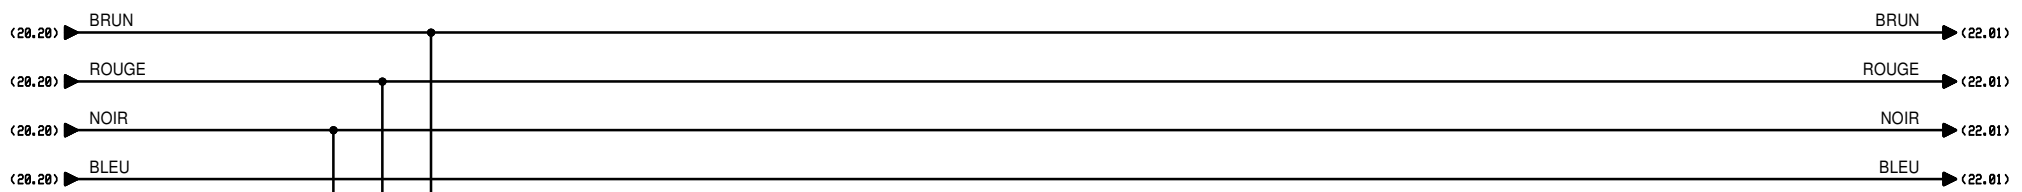


400VAC + N

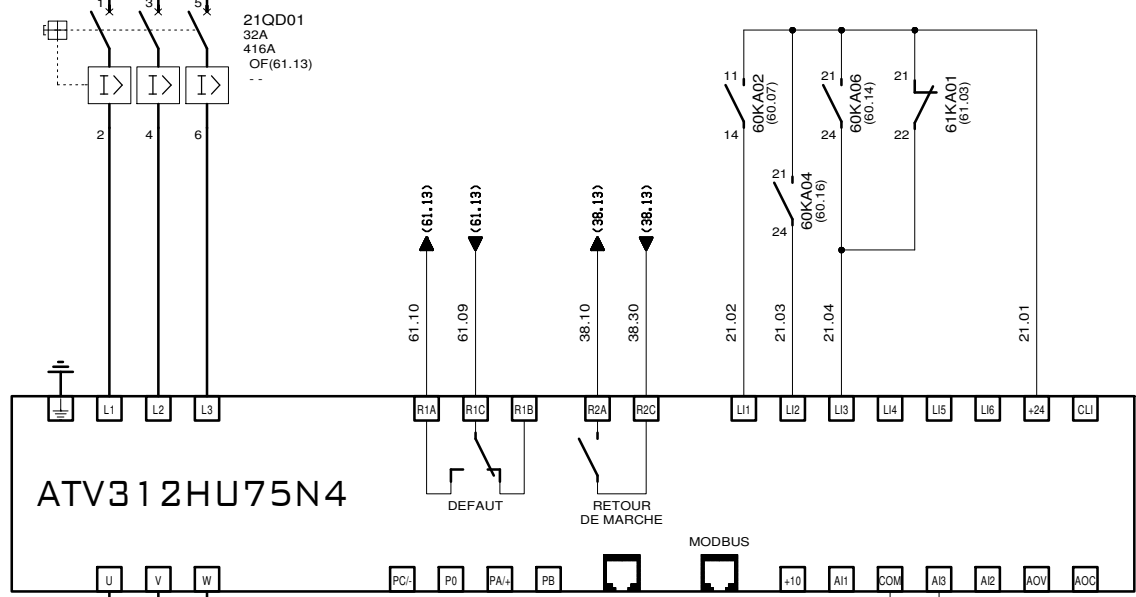

ATV312HU75N4



21UF01 (21.08)

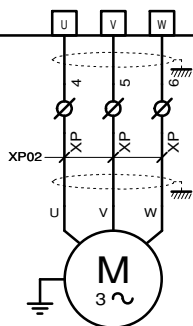

POMPE 2 TEMPS SEC	
Pmax	7.4 kW
In	14 A

PARAMETRES

 
SP2 45Hz
 L11 + L13 = 45Hz
 L11 = Sortie ANA
 L12 + L13 = Marche arrière 45 Hz

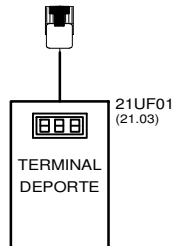


3, Rue Pierre Curie
 91230 MONTGERON
 Tél. : 01.69.52.47.00 - Fax : 01.69.52.47.01
 e-mail : seguin@automatismes-seguin.fr
<http://www.automatismes-seguin.fr>

PUISSANCE POMPE 2 TEMPS SEC

CLIENT ET NOM DU DOSSIER / CUSTOMER AND NAME OF FOLDER		INDICE / REVIEW
SAUR		1
Poste de Refoulement + Désodorisation		
DESSINATEUR DRAWER	C.C.	IGE-XAO
N° AFFAIRE N° PROJECT	180329	FOLIO/SHEET 21/22
		VARZ SERVICE PACK 11-(4.08.0)

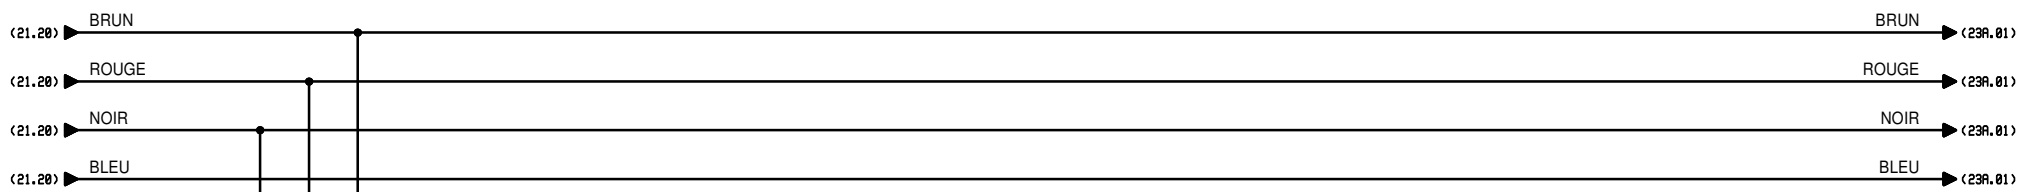


400VAC + N

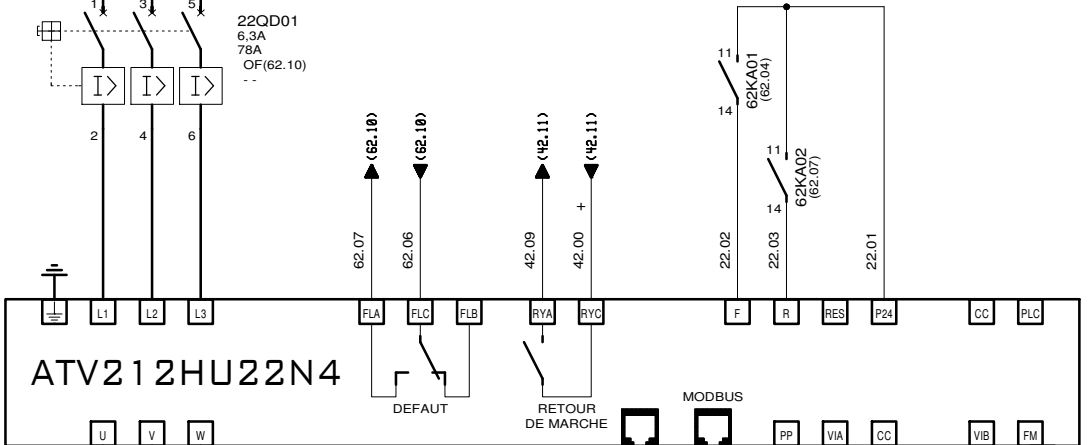

ATV212HU22N4

22UF01 (22.08)

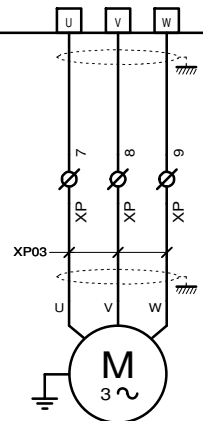

DESODORISATION	
Pmax	2.2 kW
In	5.5 A

PARAMETRES				
F109 = 0	utilisation "VIA" comme entrée ANA			
F111 = 22	entrée "F" = ordre de marche			
F112 = 24	entrée "R" = V1			
F200 = 0	référence vit. auto / man			
F201 = 20%	référence "VIA" point 1			
FMOD = 1	sélection référence fréquence			

	V3	V2	V1	Hz
SR1	0	0	1	40Hz
SR2	0	1	0	NU
SR3	0	1	1	NU
SR4	1	0	0	NU
SR5	1	0	1	NU
SR6	1	1	0	NU
SR7	1	1	1	NU


F = 35 Hz
R = 50 Hz

AUTOMATISMES SEGUIN
Système Qualité

3, Rue Pierre Curie
91230 MONTGERON
Tél. : 01.69.52.47.00 - Fax : 01.69.52.47.01
e-mail : seguin@automatismes-seguin.fr
<http://www.automatismes-seguin.fr>

PUISSANCE DESODORISATION

CLIENT ET NOM DU DOSSIER / CUSTOMER AND NAME OF FOLDER		INDICE / REVIEW
SAUR		1
Poste de Refoulement + Désodorisation		
DESSINATEUR DRAWER	C.C.	IGE-XAO
N° AFFAIRE N° PROJECT	180329	FOLIO/SHEET 22 / 23A
		VARZ SERVICE PACK 11-(4.08.0)

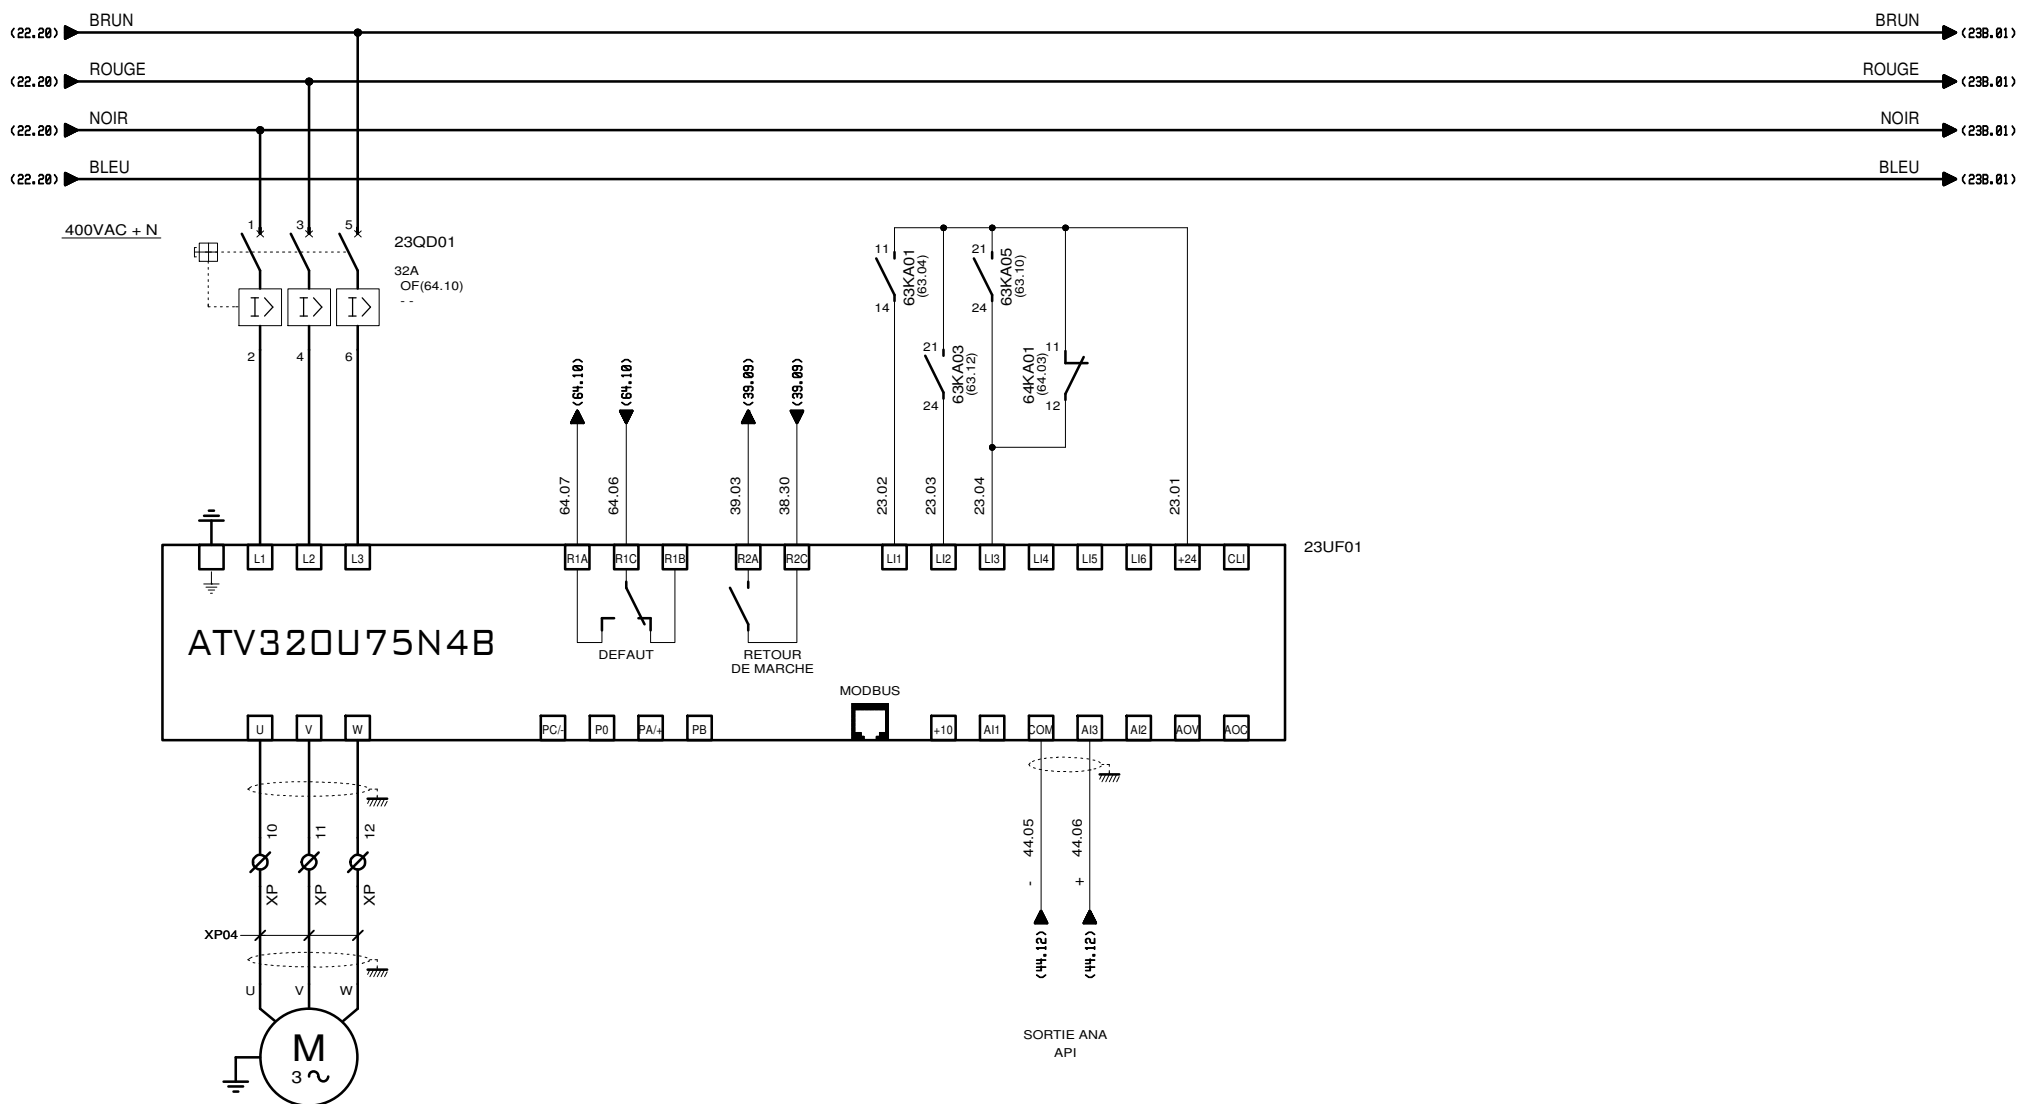








POMPE 1 TEMPS DE PLUIE	
Pmax	6.5 kW
In	11 A

AUTOMATISMES SEGUIN
Système Qualité

3, Rue Pierre Curie
91230 MONTGERON
Tél. : 01.69.52.47.00 - Fax : 01.69.52.47.01
e-mail : seguin@automatismes-seguin.fr
<http://www.automatismes-seguin.fr>

PUISSANCE POMPE 1 TEMPS DE PLUIE

CLIENT ET NOM DU DOSSIER / CUSTOMER AND NAME OF FOLDER		INDICE / REVIEW
SAUR Poste de Refoulement + Désodorisation		2
DESSINATEUR DRAWER	C.C.	FOLIO/SHEET 23A/23B
N° AFFAIRE N° PROJECT	180329	
		VARZ SERVICE PACK 11-(4.03.0)

  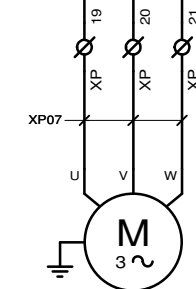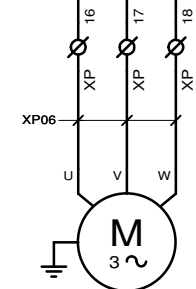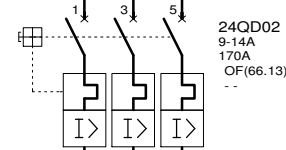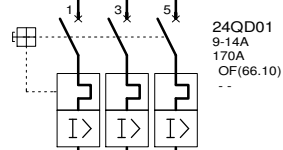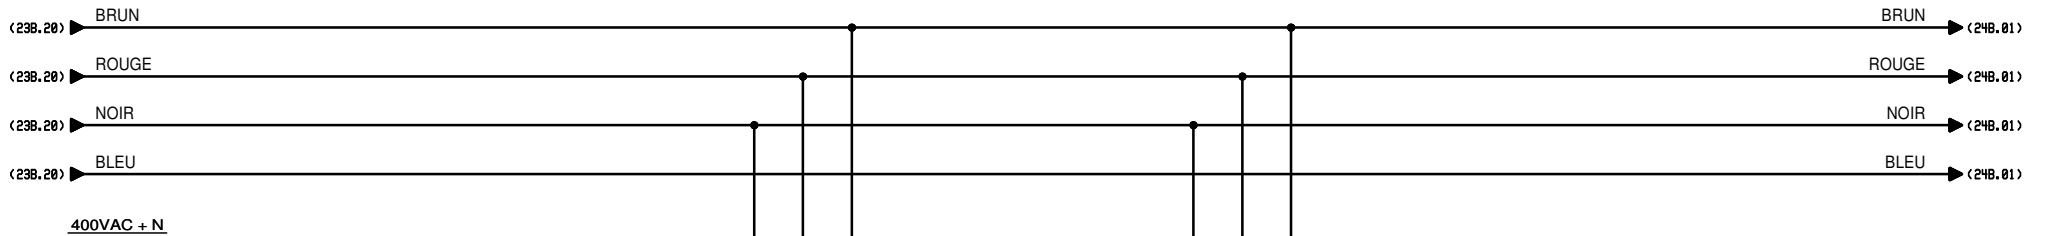


HYDROJECTEUR 1	
Pmax	5.9 kW
In	

HYDROJECTEUR 2	
Pmax	5.9 kW
In	

PUISSANCE HYDROJECTEURS

AUTOMATISMES SEGUIN
 Systeme Qualité
 3, Rue Pierre Curie
 91230 MONTGERON
 Tél. : 01.69.52.47.00 - Fax : 01.69.52.47.01
 e-mail : seguin@automatismes-seguin.fr
<http://www.automatismes-seguin.fr>


CLIENT ET NOM DU DOSSIER / CUSTOMER AND NAME OF FOLDER		INDICE / REVIEW
SAUR		1
Poste de Refoulement + Désodorisation		
DESSINATEUR DRAWER	C.C.	FOLIO/SHEET 24A/24B
N° AFFAIRE N° PROJECT	180329	
		IGE-XAO VARZ SERVICE PACK 11-(4.08.0)

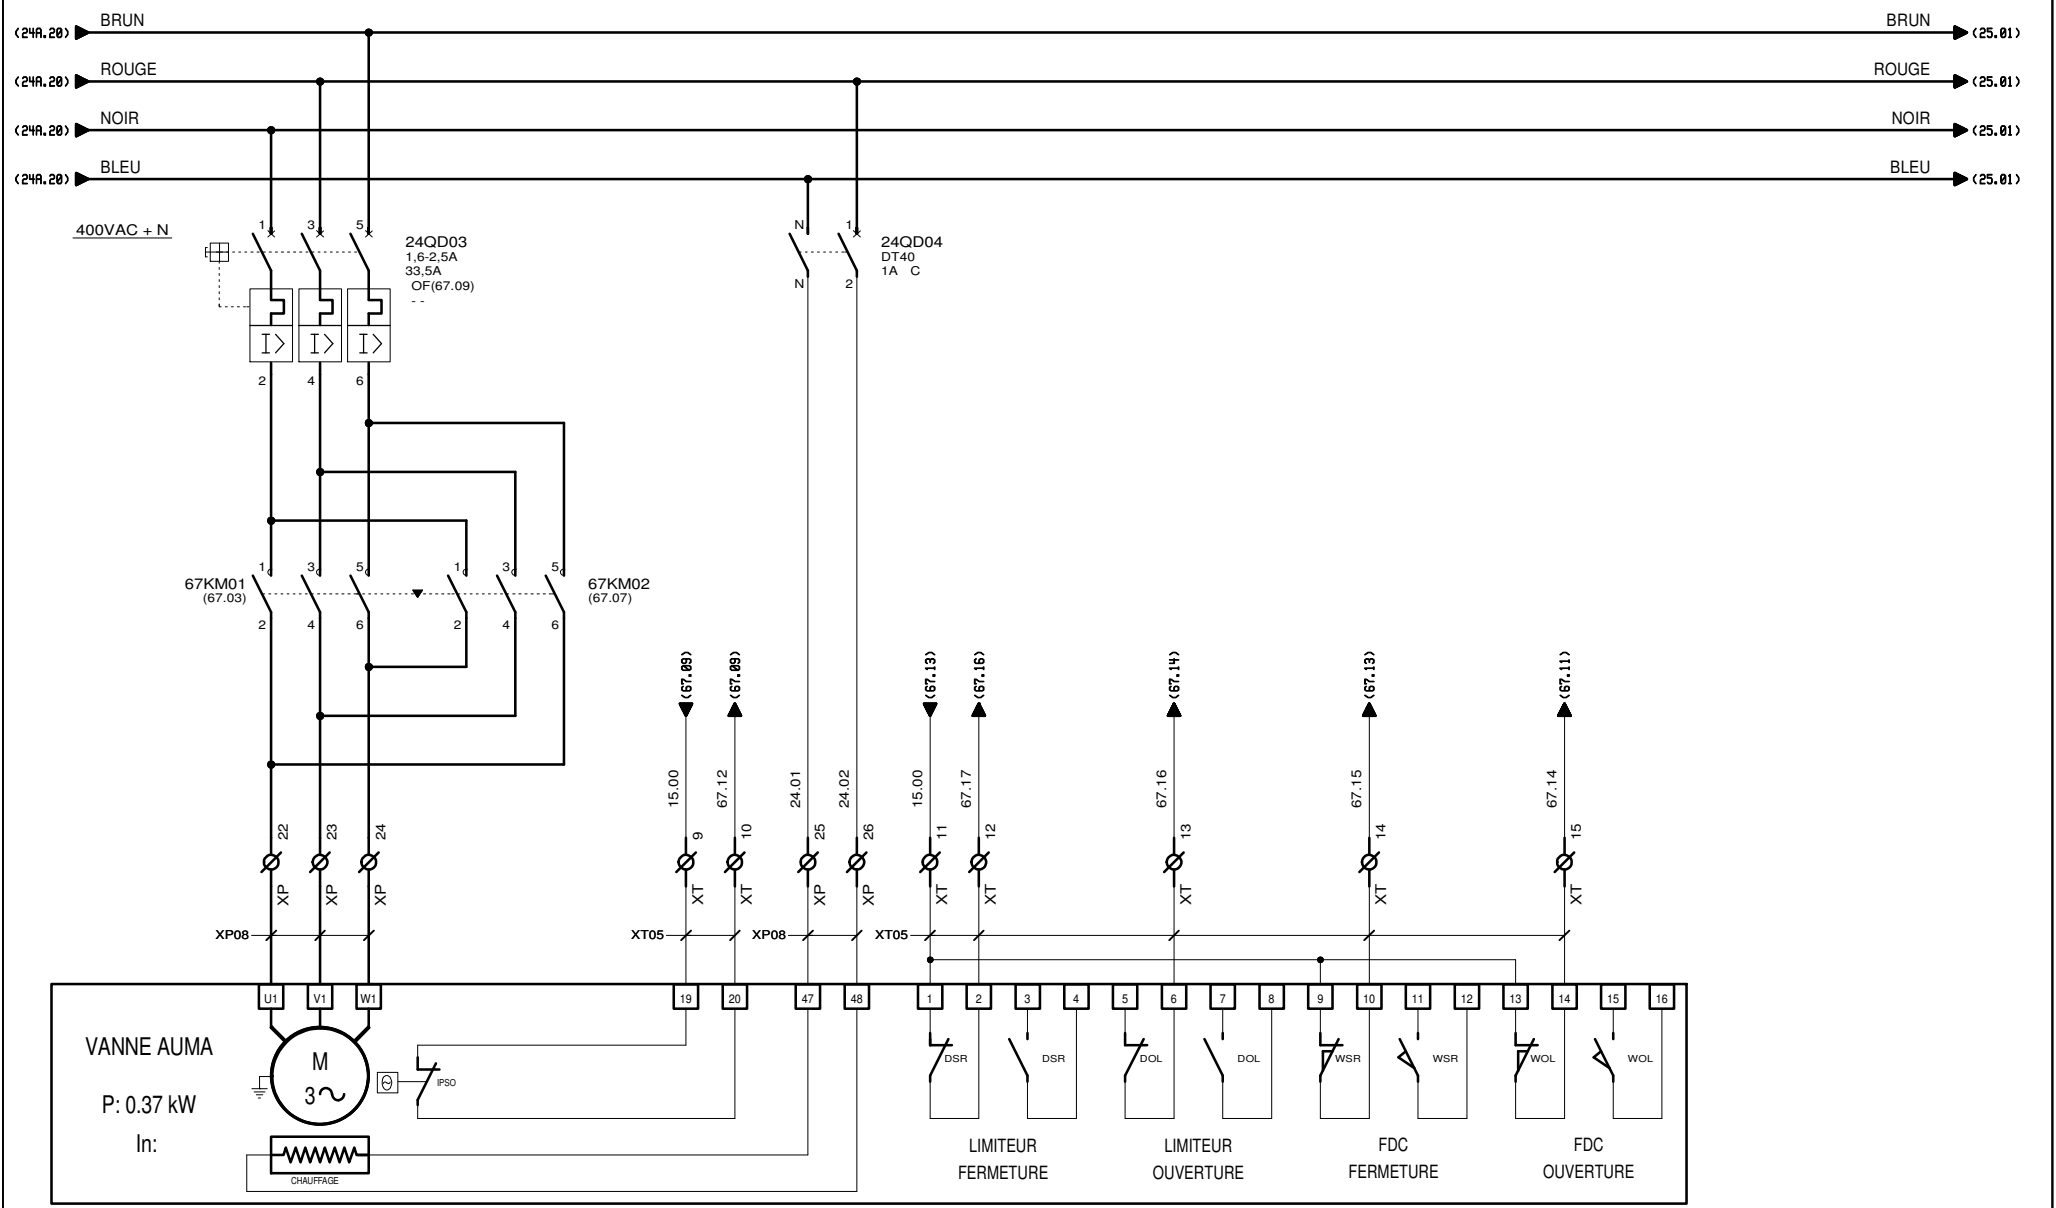

AUTOMATISMES SEGUIN
 Systeme Qualité
 3, Rue Pierre Curie
 91230 MONTGERON
 Tél. : 01.69.52.47.00 - Fax : 01.69.52.47.01
 e-mail : seguin@automatismes-seguin.fr
<http://www.automatismes-seguin.fr>

PUISSANCE VANNE

CLIENT ET NOM DU DOSSIER / CUSTOMER AND NAME OF FOLDER		INDICE / REVIEW
SAUR		2
Poste de Refoulement + Désodorisation		
DESSINATEUR / DRAWER	C.C.	FOLIO/SHEET 24B/25
N° AFFAIRE / N° PROJECT	180329	
VARZ SERVICE PACK 11 - (4.08.0)		

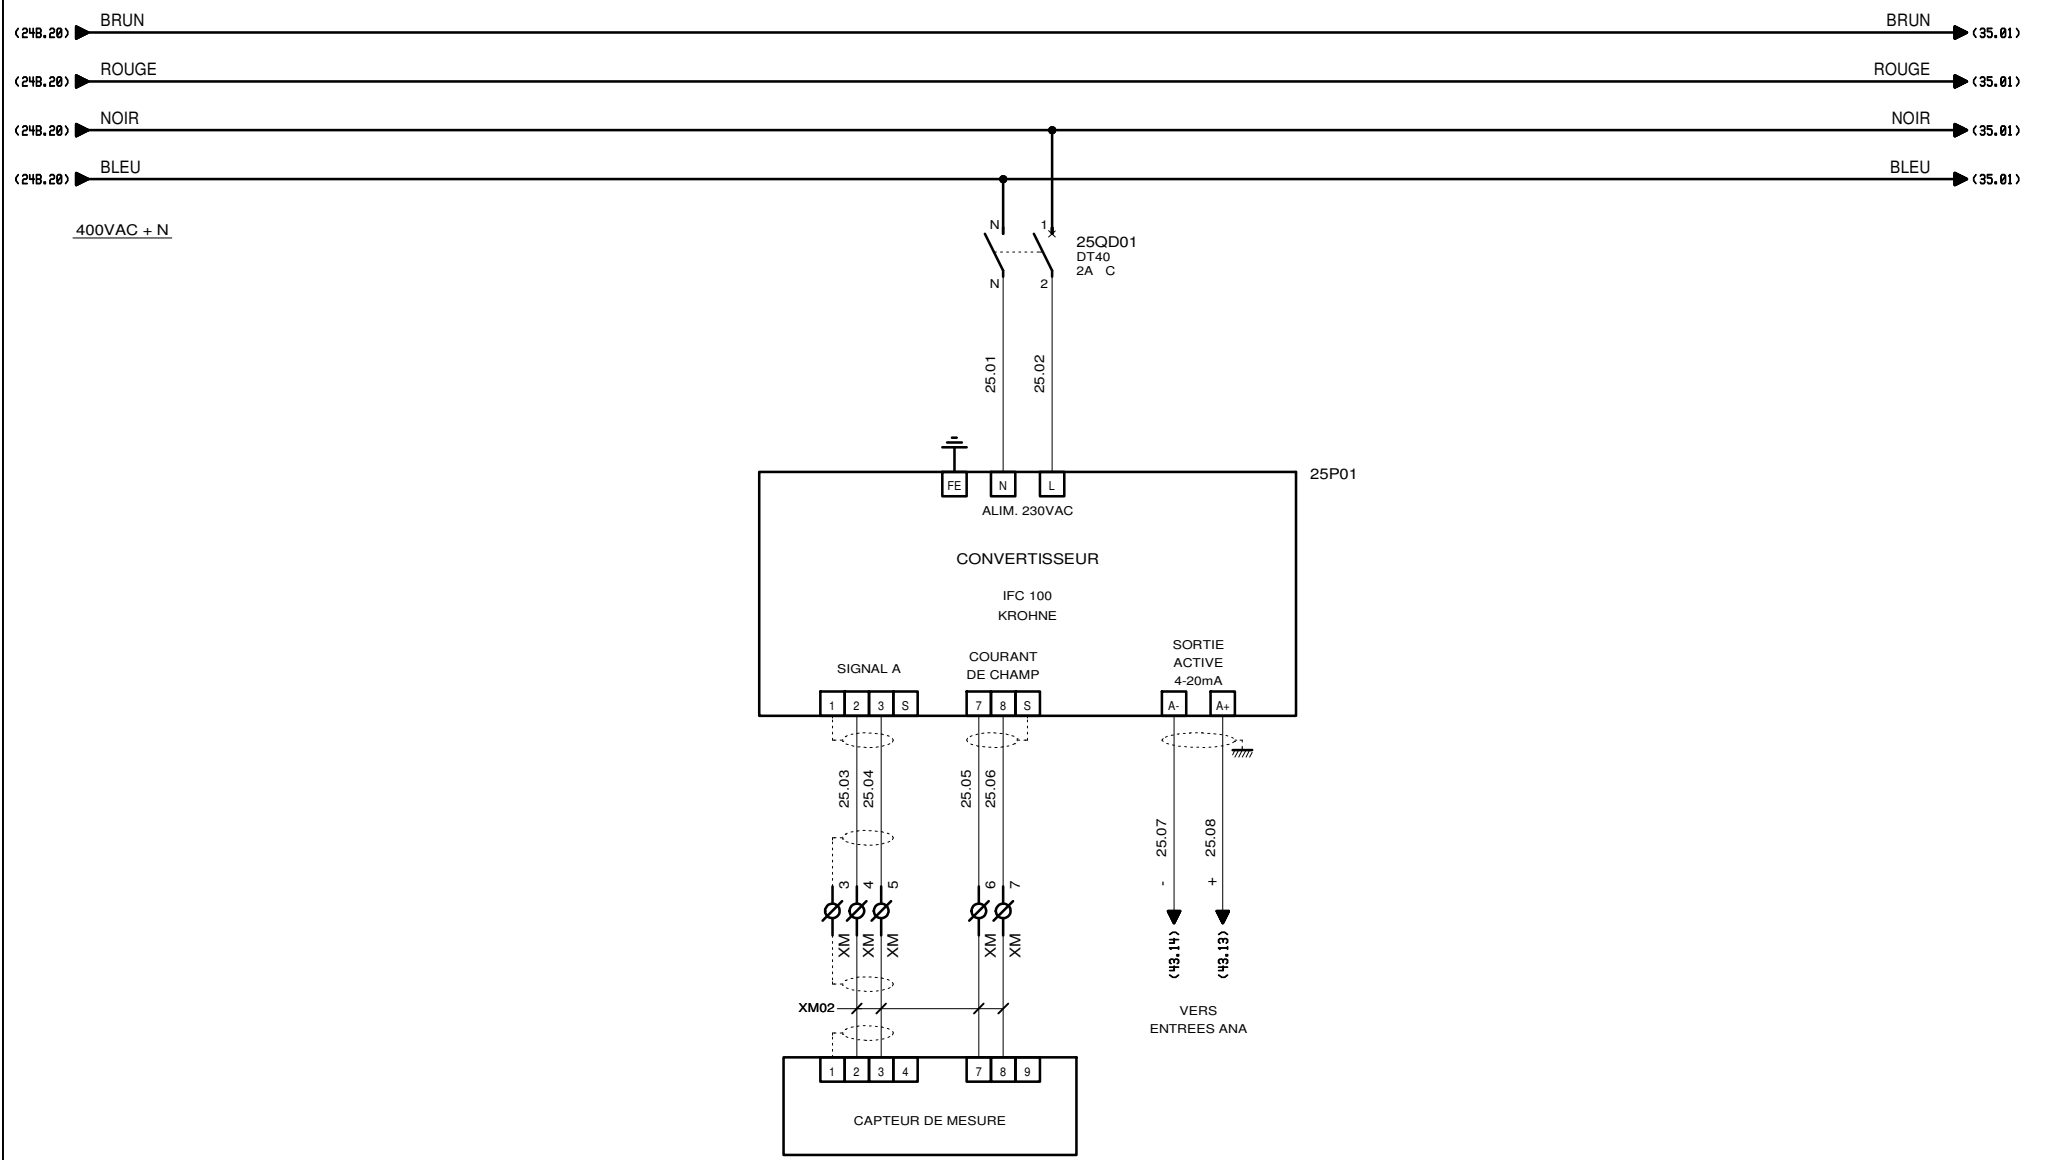


AUTOMATISMES SEGUIN
Systeme Qualité

3, Rue Pierre Curie
91230 MONTGERON
Tél. : 01.69.52.47.00 - Fax : 01.69.52.47.01
e-mail : seguin@automatismes-seguin.fr
<http://www.automatismes-seguin.fr>

MESURE DE DEBIT




CLIENT ET NOM DU DOSSIER / CUSTOMER AND NAME OF FOLDER		INDICE / REVIEW
SAUR Poste de Refoulement + Désodorisation		1
DESSINATEUR DRAWER	C.C.	FOLIO/SHEET 25/30
N° AFFAIRE N° PROJECT	180329	
		IGE-XAO VARZ SERVICE PACK 11-(4.40.0)

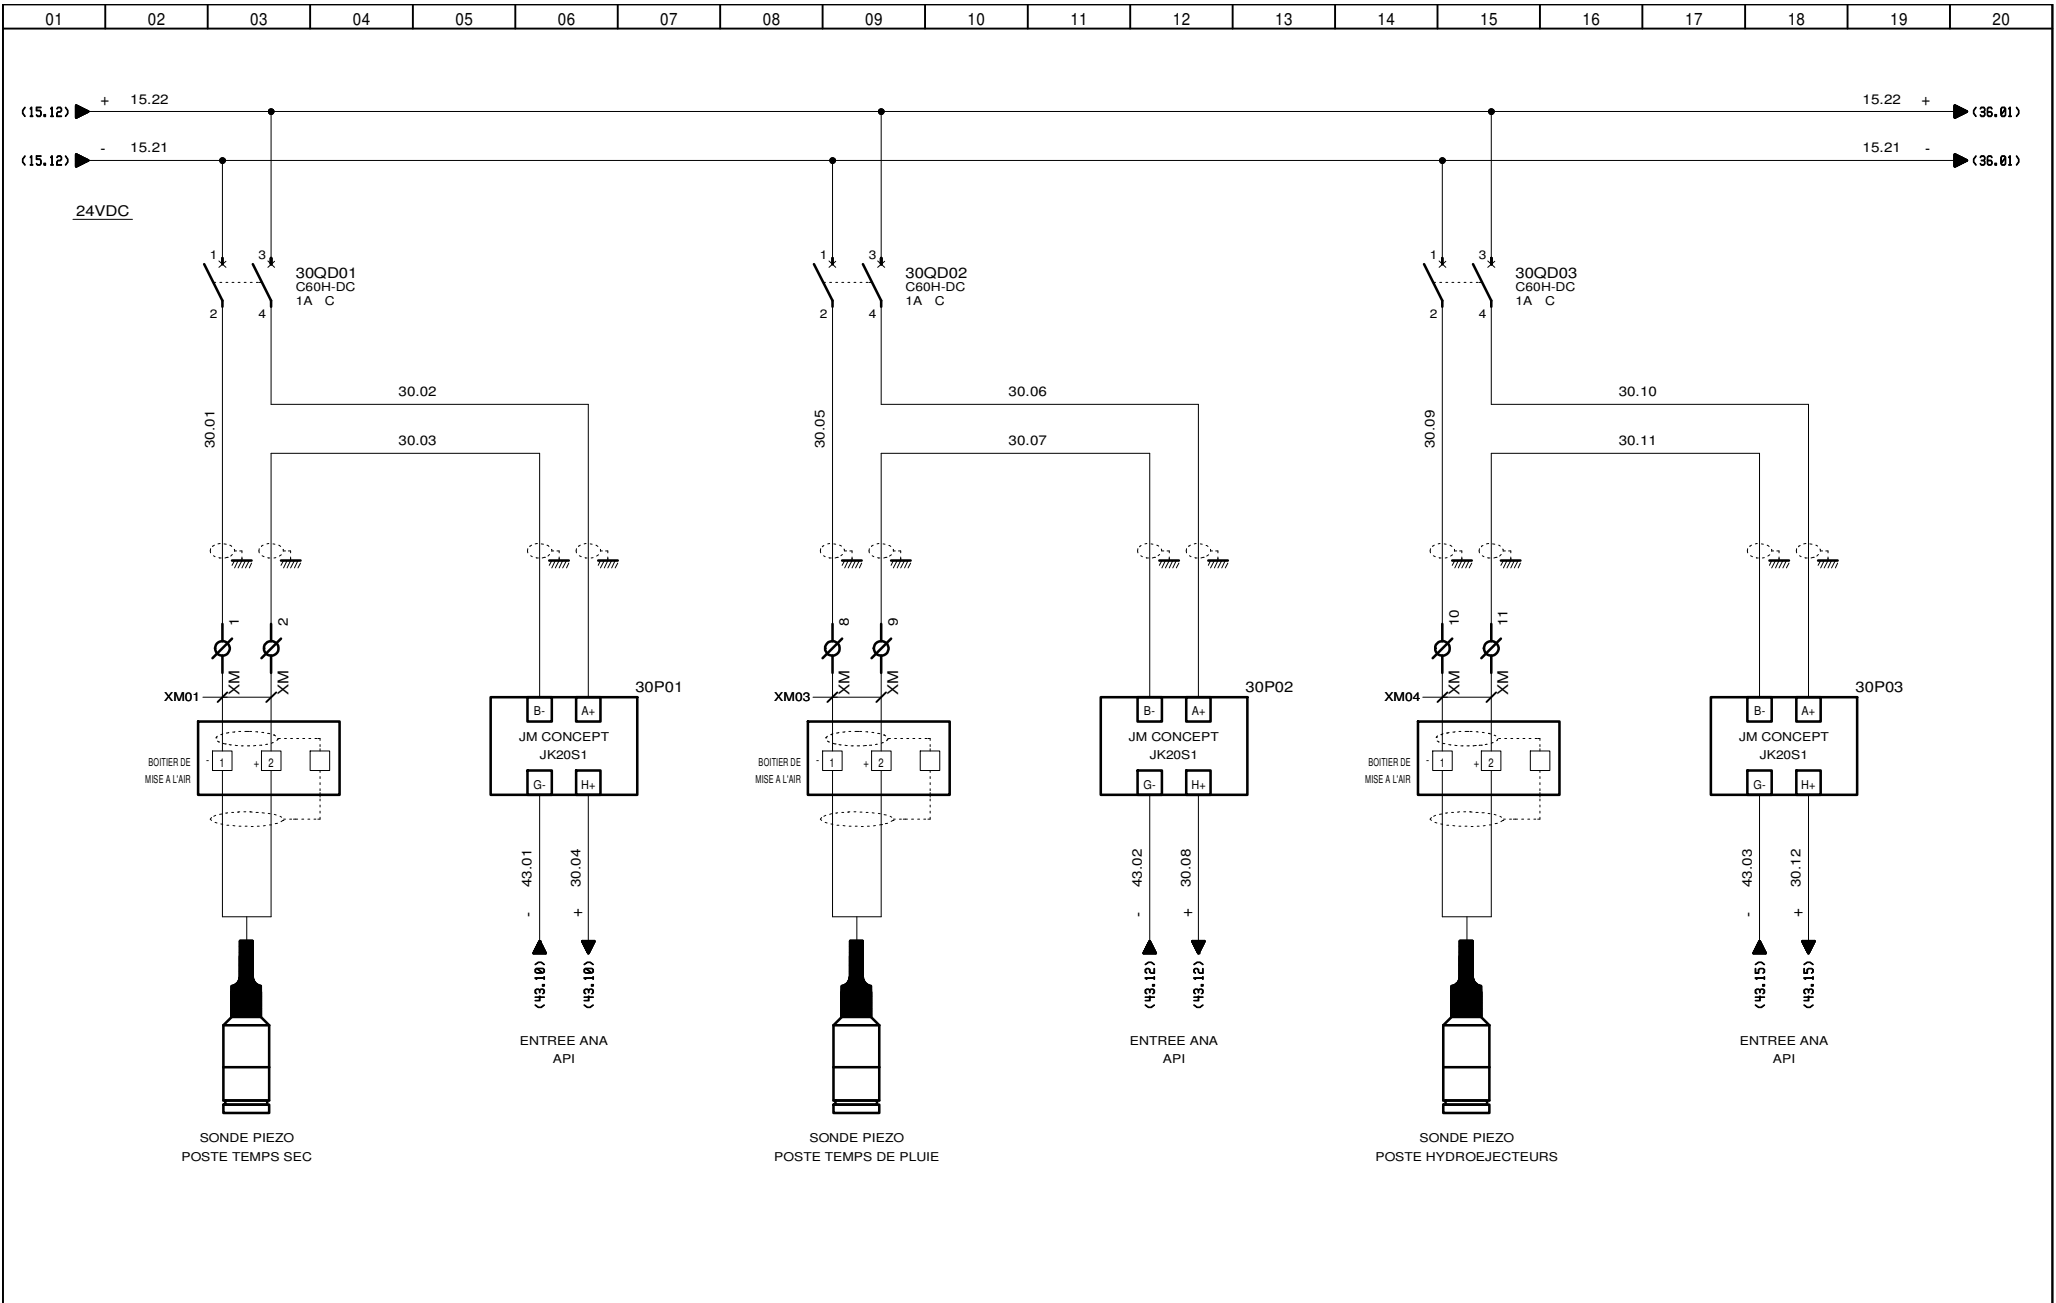


3, Rue Pierre Curie
 91230 MONTGERON
 Tél. : 01.69.52.47.00 - Fax : 01.69.52.47.01
 e-mail : seguin@automatismes-seguin.fr
<http://www.automatismes-seguin.fr>

MESURE DE NIVEAUX PIEZO


CLIENT ET NOM DU DOSSIER / CUSTOMER AND NAME OF FOLDER		INDICE / REVIEW
SAUR		2
Poste de Refoulement + Désodorisation		
DESSINATEUR DRAWER	C.C.	FOLIO/SHEET 30/35
N° AFFAIRE N° PROJECT	180329	
VARI SERVICE PACK 11-(4,48,8)		

 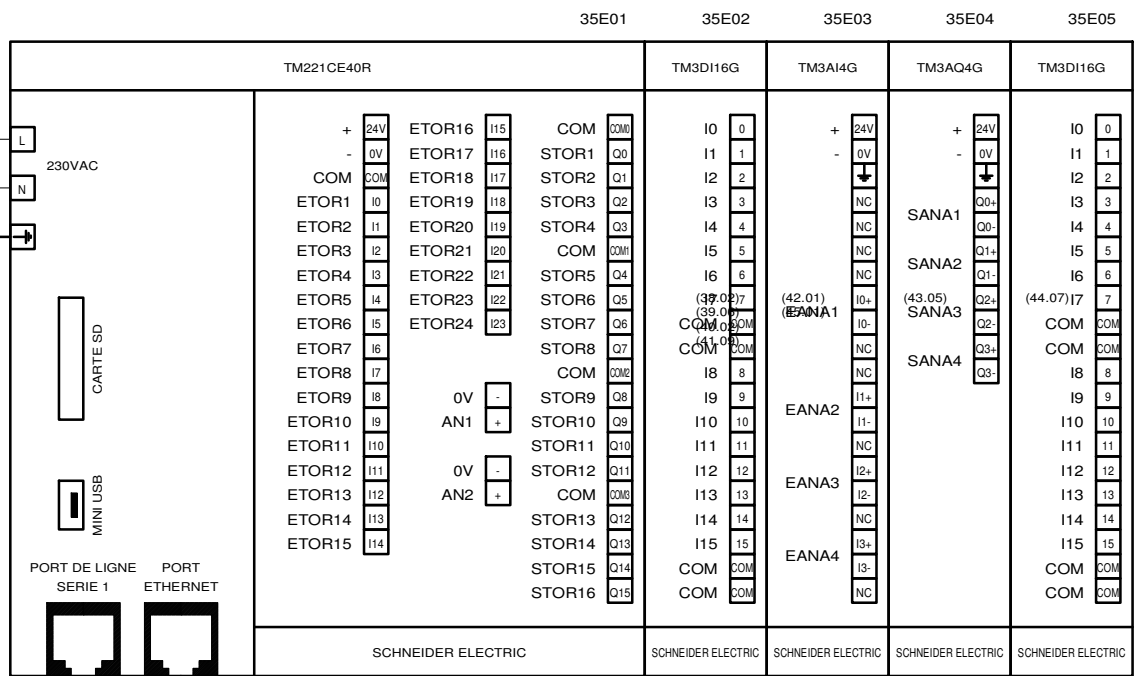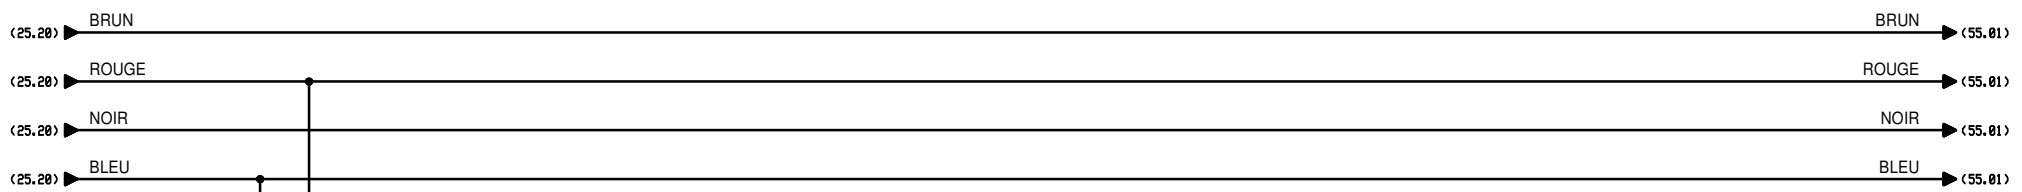


3, Rue Pierre Curie
91230 MONTGERON
 Tél. : 01.69.52.47.00 - Fax : 01.69.52.47.01
 e-mail : seguin@automatismes-seguin.fr
<http://www.automatismes-seguin.fr>

ARCHITECTURE MODICON M221


CLIENT ET NOM DU DOSSIER / CUSTOMER AND NAME OF FOLDER		INDICE / REVIEW
SAUR		1
Poste de Refoulement + Désodorisation		
DESSINATEUR / DRAWER	C.C.	FOLIO/SHEET 35/36
N° AFFAIRE / N° PROJECT	180329	
		IGE-XAO
		VAR2 SERVICE PACK 11-(4.03.0)

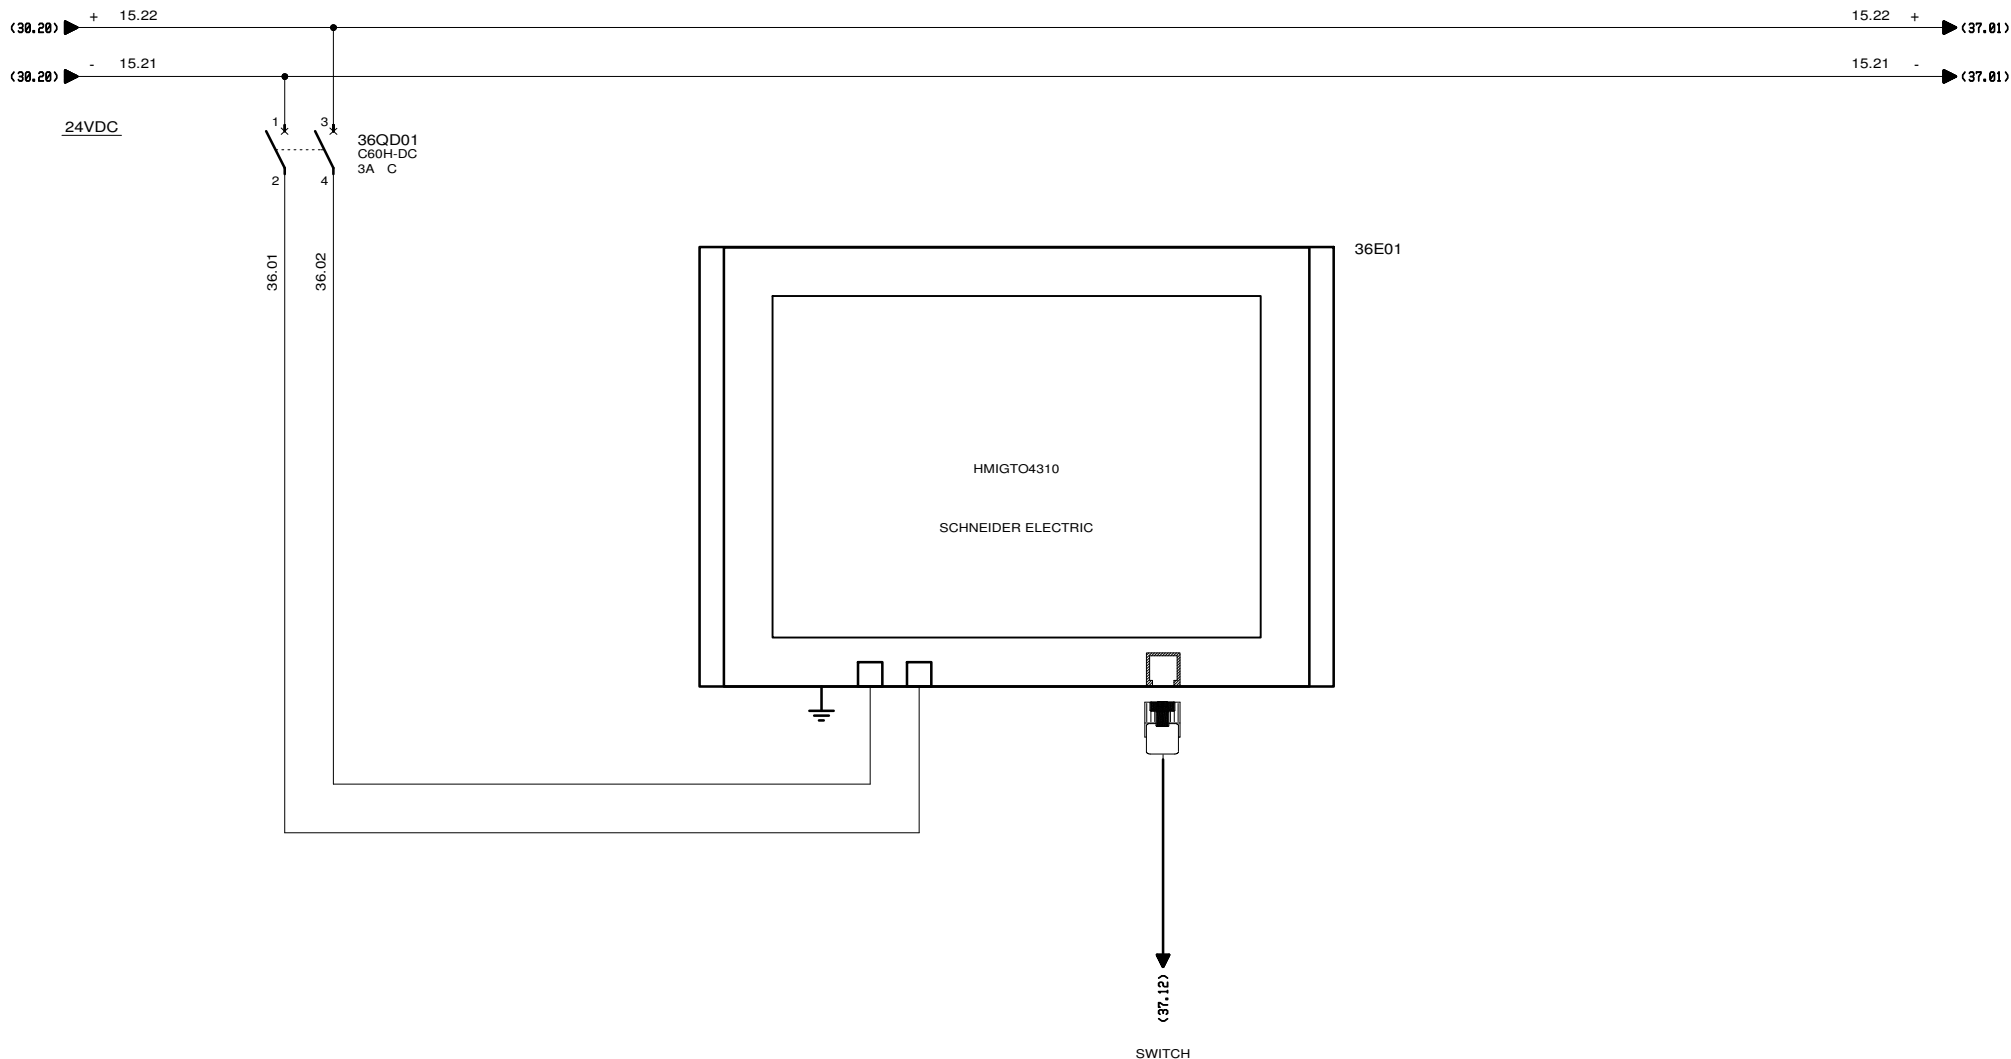


3, Rue Pierre Curie
91230 MONTGERON
 Tél. : 01.69.52.47.00 - Fax : 01.69.52.47.01
 e-mail : seguin@automatismes-seguin.fr
<http://www.automatismes-seguin.fr>

TERMINAL GRAPHIQUE

CLIENT ET NOM DU DOSSIER / CUSTOMER AND NAME OF FOLDER		INDICE / REVIEW
SAUR		1
Poste de Refoulement + Désodorisation		
DESSINATEUR / DRAWER	C.C.	FOLIO/SHEET 36 / 37
N° AFFAIRE / N° PROJECT	180329	
		IGE-XAO VARZ SERVICE PACK 11-(4,48,8)

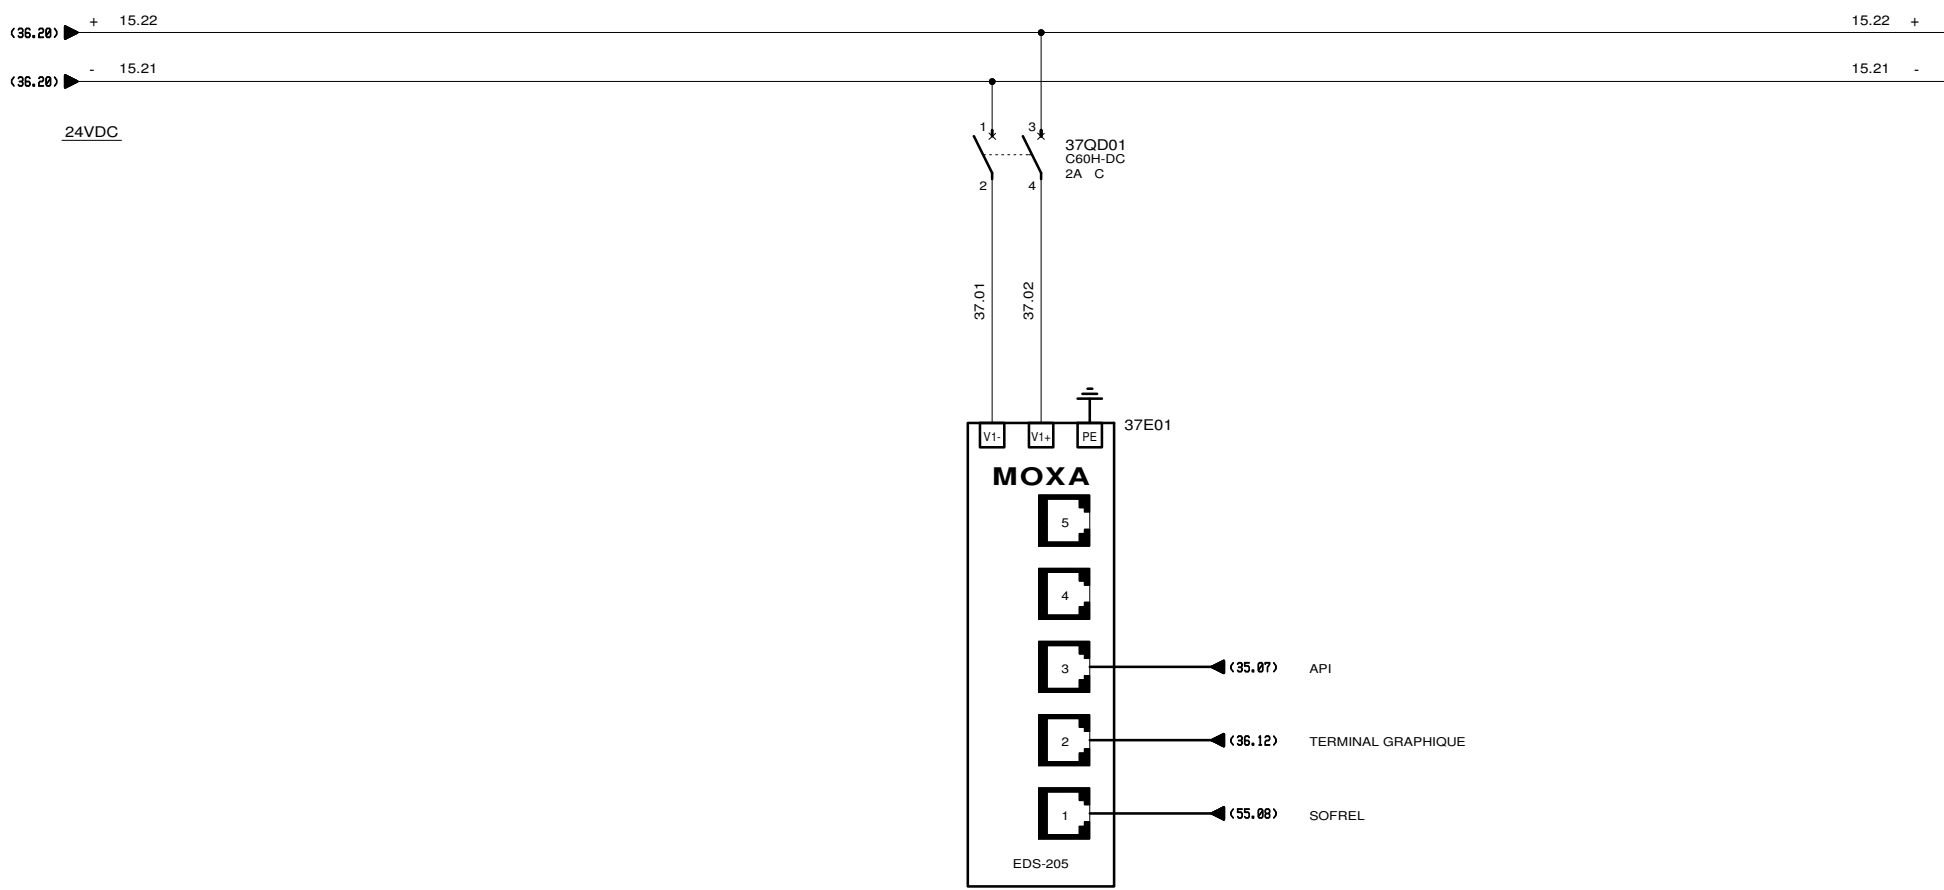


**AUTOMATISMES
SEGUIN**
Système Qualité

3, Rue Pierre Curie
91230 MONTGERON
Tél. : 01.69.52.47.00 - Fax : 01.69.52.47.01
e-mail : seguin@automatismes-seguin.fr
<http://www.automatismes-seguin.fr>

SWITCH ETHERNET

CLIENT ET NOM DU DOSSIER / CUSTOMER AND NAME OF FOLDER		INDICE / REVIEW
SAUR		1
Poste de Refoulement + Désodorisation		
DESSINATEUR DRAWER	C.C.	FOLIO/SHEET 37/38
N° AFFAIRE N° PROJECT	180329	
		IGE-XAO VARZ SERVICE PACK 11 - (4.08.0)

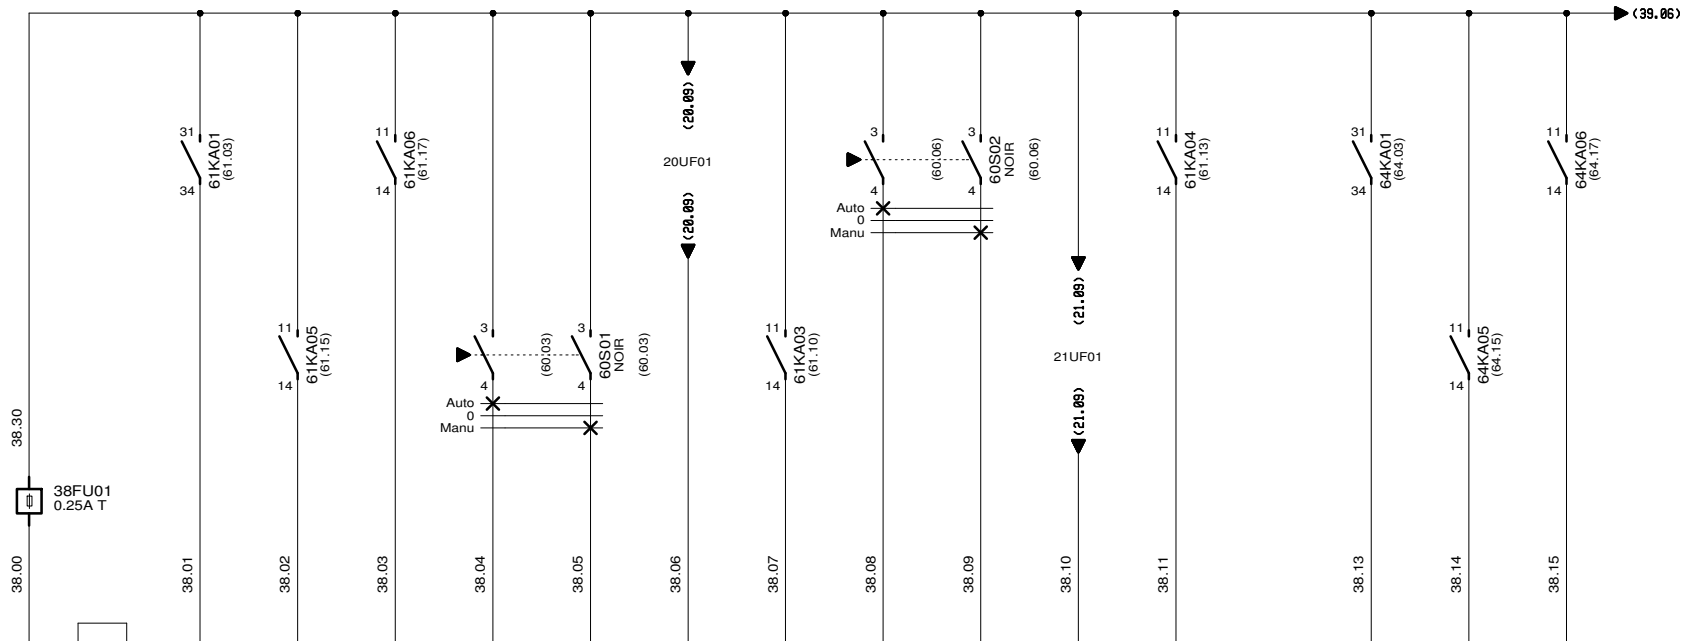


24 ENTREES TOR TM221CE40R	BORNIER	24V	0V	COM	I0	I1	I2	I3	I4	I5	I6	I7	I8	I9	I10	I11	I12	I13	I14
	ADRESSE				1	2	3	4	5	6	7	8	9	10	11	12	13	14	15
	DESIGNATION				NORMAL / SECOURS POMPE	NIVEAU LSL	NIVEAU LSH	AUTO	MANU	RETOUR DE MARCHÉ	PAS DEFAULT	AUTO	MANU	RETOUR DE MARCHÉ	PAS DEFAULT	NORMAL / SECOURS POMPE	NIVEAU LSL	NIVEAU LSH	
					TEMPS SEC	POMPE 1 TEMPS SEC			POMPE 2 TEMPS SEC			TEMPS DE PLUIE							

35E01

AUTOMATISMES SEGUIN
 Systeme Qualité
 3, Rue Pierre Curie
 91230 MONTGERON
 Tél. : 01.69.52.47.00 - Fax : 01.69.52.47.01
 e-mail : seguin@automatismes-seguin.fr
 http://www.automatismes-seguin.fr

CARTE TM221CE40R
24 ENTREES TOR

CLIENT ET NOM DU DOSSIER / CUSTOMER AND NAME OF FOLDER		INDICE / REVIEW
SAUR		1
Poste de Refoulement + Désodorisation		
DESSINATEUR DRAWER	C.C.	FOLIO/SHEET 38 / 39
N° AFFAIRE N° PROJECT	180329	
VARI SERVICE PACK 11-(4,40,8)		

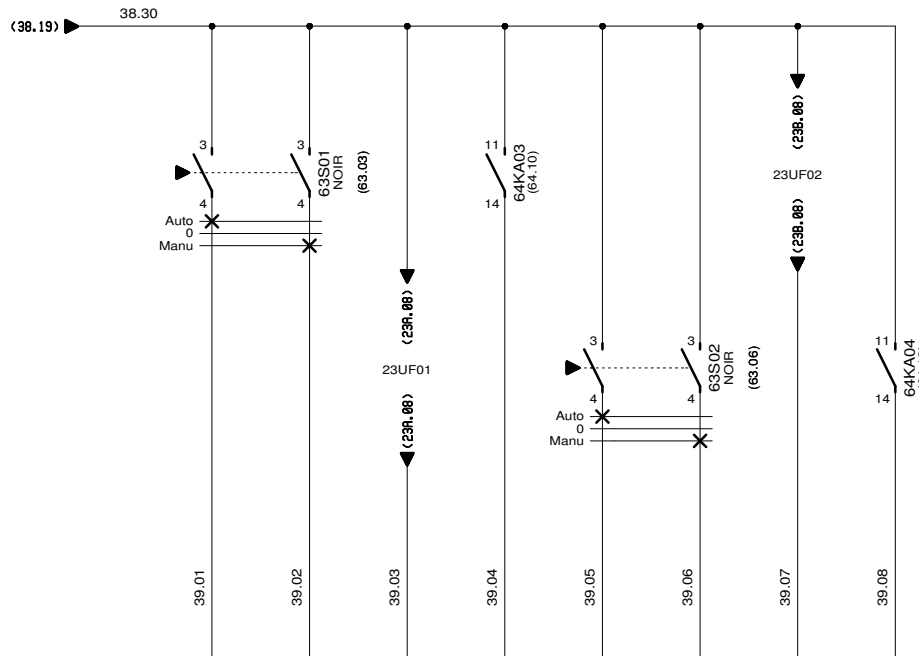

24 ENTREES TOR TM221CE40R	BORNIER	I15	I16	I17	I18	I19	I20	I21	I22	I23
	ADRESSE	16	17	18	19	20	21	22	23	24
	DESIGNATION	AUTO	MANU	RETOUR DE MARCHÉ	PAS DEFAUT	AUTO	MANU	RETOUR DE MARCHÉ	PAS DEFAUT	
		POMPE 1 TEMPS DE PLUIE				POMPE 2 TEMPS DE PLUIE				


35E01



3, Rue Pierre Curie
91230 MONTGERON
Tél. : 01.69.52.47.00 - Fax : 01.69.52.47.01
e-mail : seguin@automatismes-seguin.fr
<http://www.automatismes-seguin.fr>

CARTE TM221CE40R 24 ENTREES TOR

CLIENT ET NOM DU DOSSIER / CUSTOMER AND NAME OF FOLDER		INDICE / REVIEW
SAUR		1
Poste de Refoulement + Désodorisation		
DESSINATEUR DRAWER	C.C.	FOLIO/SHEET 39 / 40
N° AFFAIRE N° PROJECT	180329	
		IGE-XAO VARZ SERVICE PACK 11-(4,48,8)

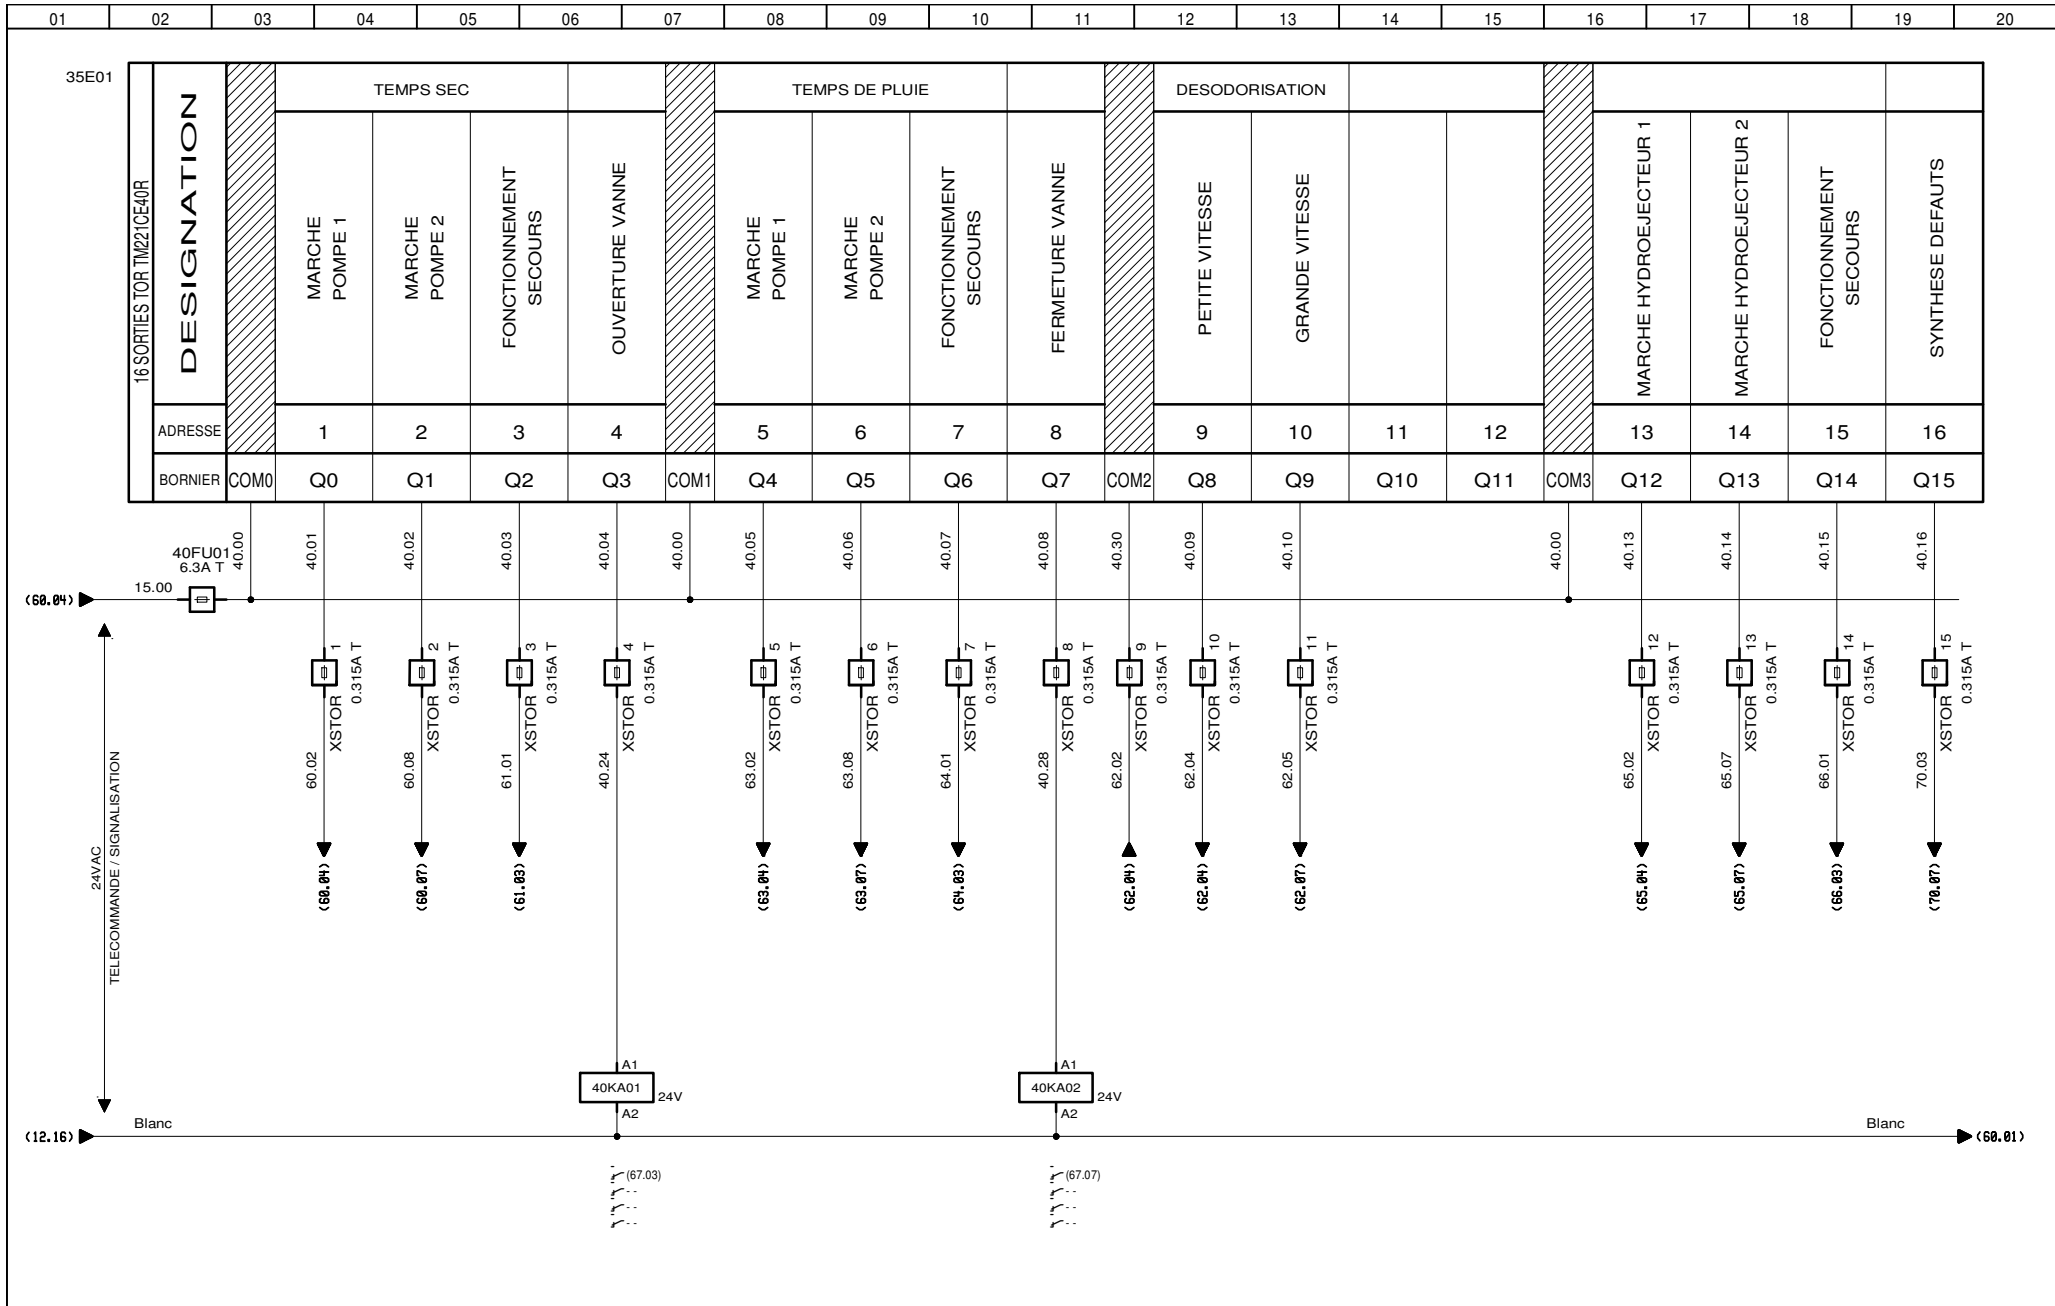

3, Rue Pierre Curie
91230 MONTGERON
 Tél. : 01.69.52.47.00 - Fax : 01.69.52.47.01
 e-mail : seguin@automatismes-seguin.fr
<http://www.automatismes-seguin.fr>

CARTE TM221CE40R
16 SORTIES TOR

CLIENT ET NOM DU DOSSIER / CUSTOMER AND NAME OF FOLDER		INDICE / REVIEW
SAUR		1
Poste de Refoulement + Désodorisation		
DESSINATEUR DRAWER	C.C.	FOLIO/SHEET 40 / 41
N° AFFAIRE N° PROJECT	180329	
		<small>VARZ SERVICE PACK 11 - (4.08.0)</small>

2 ENTREES ANA TM221CE40R	BORNIER	-	+	-	+
		0V	AN1	0V	AN2
	ADRESSE	1		2	
	DESIGNATION				


35E01



3, Rue Pierre Curie
 91230 MONTGERON
 Tél. : 01.69.52.47.00 - Fax : 01.69.52.47.01
 e-mail : seguin@automatismes-seguin.fr
<http://www.automatismes-seguin.fr>

CARTE TM221CE40R
 2 ENTREES ANA

CLIENT ET NOM DU DOSSIER / CUSTOMER AND NAME OF FOLDER		INDICE / REVIEW
SAUR		1
Poste de Refoulement + Désodorisation		
DESSINATEUR DRAWER	C.C.	FOLIO/SHEET 41/42
N° AFFAIRE N° PROJECT	180329	
		IGE-XAO VARZ SERVICE PACK 11-(4.03.0)

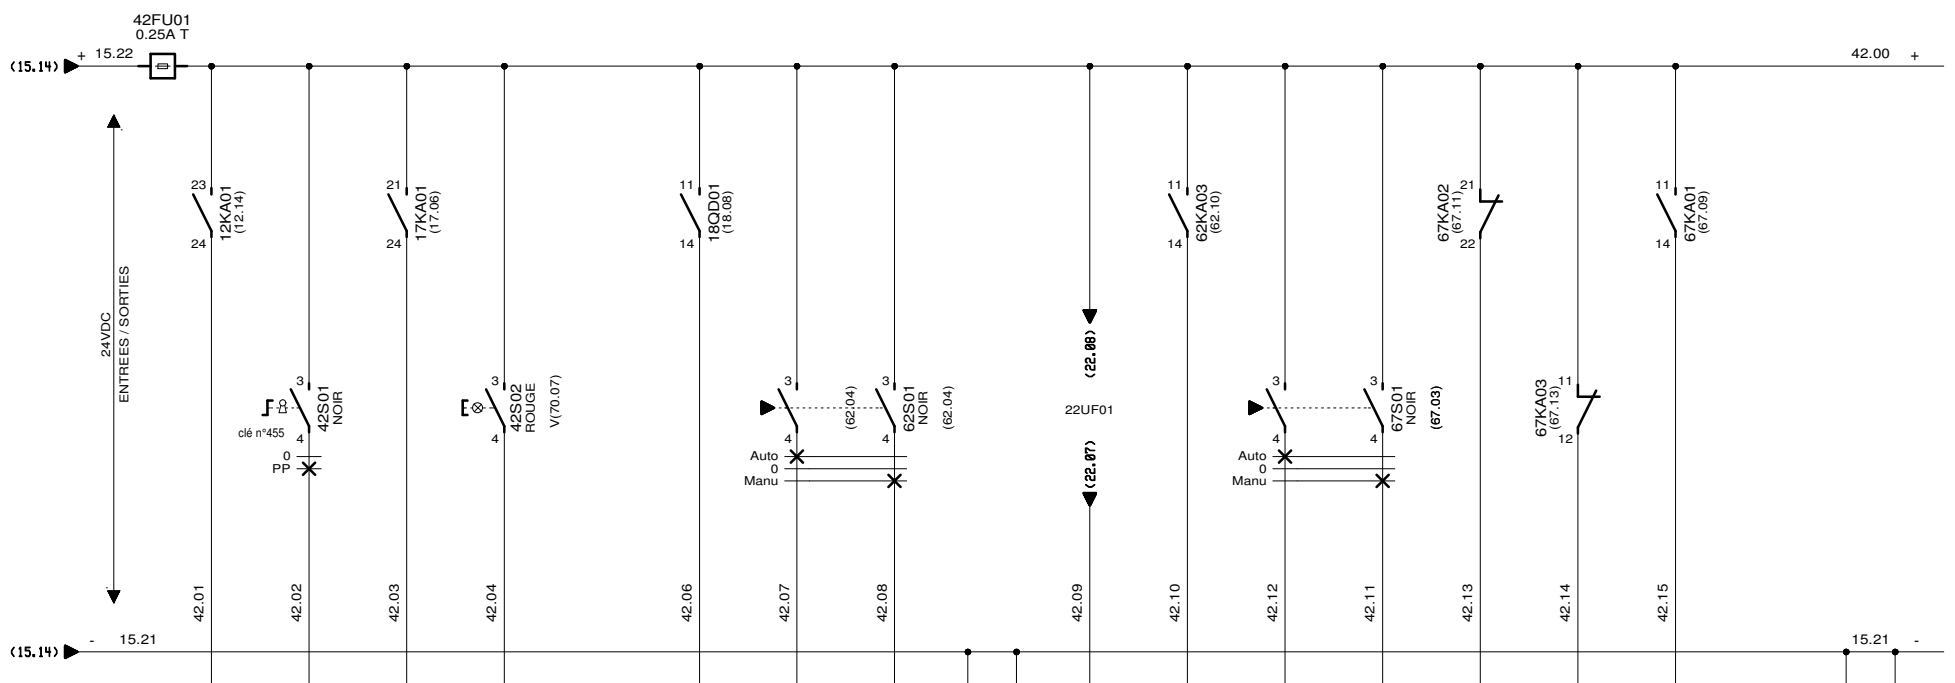


16 ENTREES TOR TM3DI16G	BORNIER	10	11	12	13	14	15	16	17	COM	COM	18	19	110	111	112	113	114	115	COM	COM
	ADRESSE	1	2	3	4	5	6	7	8			9	10	11	12	13	14	15	16		
	DESIGNATION	PRESENCE TENSION	PRESENCE PERSONNEL	INTRUSION ARMOIRE	REARMEMENT		DEFAULT PALAN	AUTO	MANU			RETOUR DE MARCHÉ	PAS DEFAULT	AUTO	MANU	OUVERTE	FERMEE	PAS DEFAULT			
		GENERALITES					DESODORISATION					DESODORISATION		VANNE							

35E02

AUTOMATISMES SEGUIN
 Systeme Qualité
 3, Rue Pierre Curie
 91230 MONTGERON
 Tél. : 01.69.52.47.00 - Fax : 01.69.52.47.01
 e-mail : seguin@automatismes-seguin.fr
 http://www.automatismes-seguin.fr

CARTE TM3DI16G
16 ENTREES TOR

CLIENT ET NOM DU DOSSIER / CUSTOMER AND NAME OF FOLDER		INDICE / REVIEW
SAUR		1
Poste de Refoulement + Désodorisation		
DESSINATEUR / DRAWER	C.C.	FOLIO/SHEET 42 / 43
N° AFFAIRE / N° PROJECT	180329	
VARZ SERVICE PACK 11-(4.06.0)		

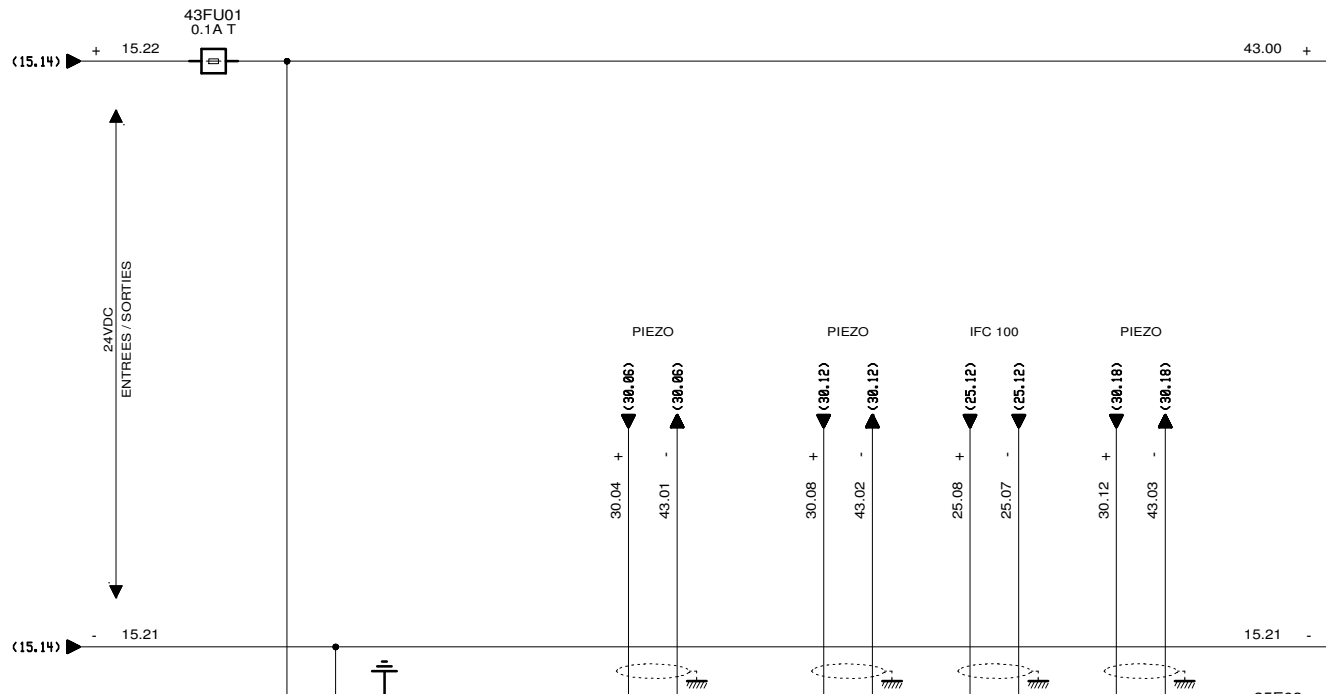

BORNIER	24V	0V	⏏	NC	NC	NC	NC	I0+	I0-	NC	NC	I0+	I0-	NC	I0+	I0-	NC	I0+	I0-	NC	
ADRESSE								1				2				3				4	
DESIGNATION								NIVEAU POSTE RELEVAGE TEMPS SEC				NIVEAU POSTE TEMPS DE PLUIE				DEBIT REFOULEMENT				NIVEAU POSTE HYDROJECTEURS	


AUTOMATISMES SEGUIN
 Systeme Qualite
 3, Rue Pierre Curie
 91230 MONTGERON
 Tél. : 01.69.52.47.00 - Fax : 01.69.52.47.01
 e-mail : seguin@automatismes-seguin.fr
<http://www.automatismes-seguin.fr>

CARTE TM3AI4G
4 ENTREES ANA

CLIENT ET NOM DU DOSSIER / CUSTOMER AND NAME OF FOLDER		INDICE / REVIEW
SAUR		1
Poste de Refoulement + Désodorisation		
DESSINATEUR DRAWER	C.C.	IGE-XAO
N° AFFAIRE N° PROJECT	180329	FOLIO/SHEET 43 / 44
		VARZ SERVICE PACK 11-(4,40,8)

35E04

4 SORTIES ANA TM3AQ4G	DESIGNATION		TEMPS SEC				TEMPS DE PLUIE					
			CONSIGNE POMPE 1		CONSIGNE POMPE 2		CONSIGNE POMPE 1		CONSIGNE POMPE 2			
			1		2		3		4			
ADRESSE												
BORNIER		24V	0V		Q0+	Q0-	Q1+	Q1-	Q2+	Q2-	Q3+	Q3-

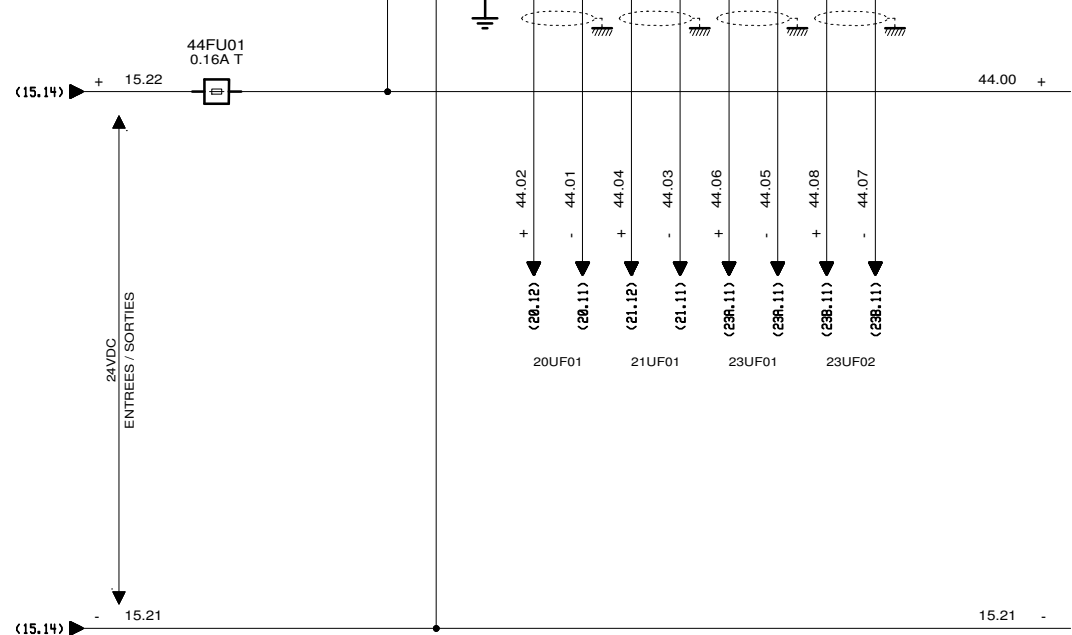


AUTOMATISMES SEGUIN
 Systeme Qualité


3, Rue Pierre Curie
 91230 MONTGERON
 Tél. : 01.69.52.47.00 - Fax : 01.69.52.47.01
 e-mail : seguin@automatismes-seguin.fr
<http://www.automatismes-seguin.fr>

CARTE TM3AQ4G
4 SORTIES ANA

CLIENT ET NOM DU DOSSIER / CUSTOMER AND NAME OF FOLDER		INDICE / REVIEW
SAUR		1
Poste de Refoulement + Désodorisation		
DESSINATEUR DRAWER	C.C.	FOLIO/SHEET 44 / 45
N° AFFAIRE N° PROJECT	180329	
		VARZ SERVICE PACK 11-(4.03.0)





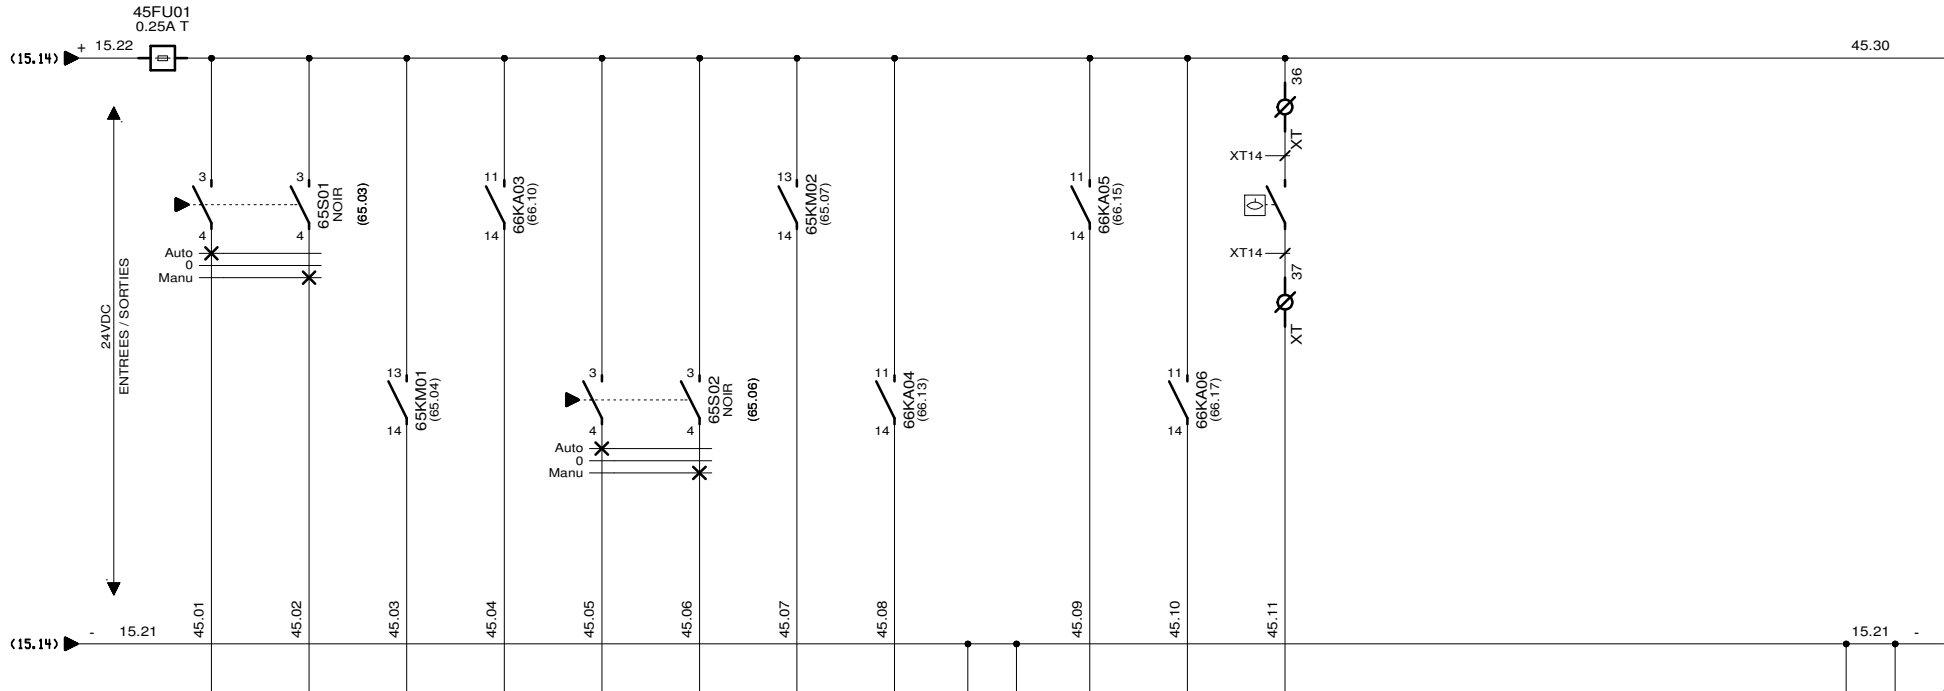


BORNIER	10	11	12	13	14	15	16	17	COM	COM	18	19	110	111	112	113	114	115	COM	COM
	ADRESSE	1	2	3	4	5	6	7	8		9	10	11	12	13	14	15	16		
DESIGNATION	AUTO	MANU	RETOUR DE MARCHÉ	PAS DEFAULT	AUTO	MANU	RETOUR DE MARCHÉ	PAS DEFAULT			NIVEAU LSL BT	NIVEAU LSH BT	POIRE INONDATION CHAMBRE VANNE							
	HYDROEJECTEUR 1				HYDROEJECTEUR 2							HYDROEJECTEURS								


3, Rue Pierre Curie
91230 MONTGERON
 Tél. : 01.69.52.47.00 - Fax : 01.69.52.47.01
 e-mail : seguin@automatismes-seguin.fr
<http://www.automatismes-seguin.fr>

CARTE TM3DI16G
16 ENTREES TOR


CLIENT ET NOM DU DOSSIER / CUSTOMER AND NAME OF FOLDER		INDICE / REVIEW
SAUR		2
Poste de Refoulement + Désodorisation		
DESSINATEUR / DRAWER	C.C.	FOLIO/SHEET 45 / 55
N° AFFAIRE / N° PROJECT	180329	
		IGE-XAO VARZ SERVICE PACK 11-(4.40.0)

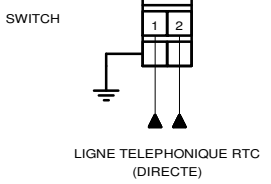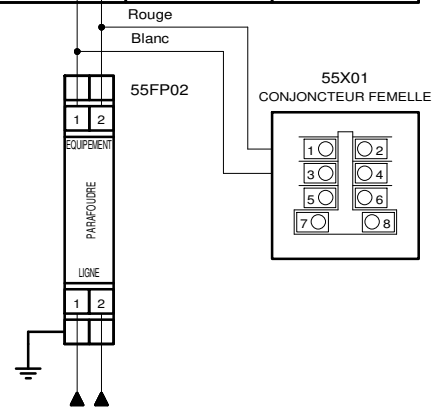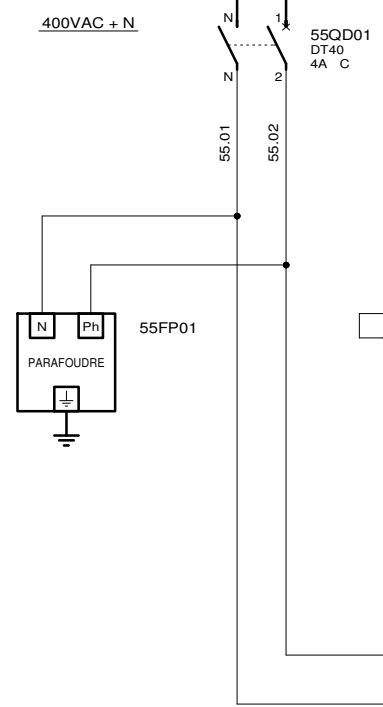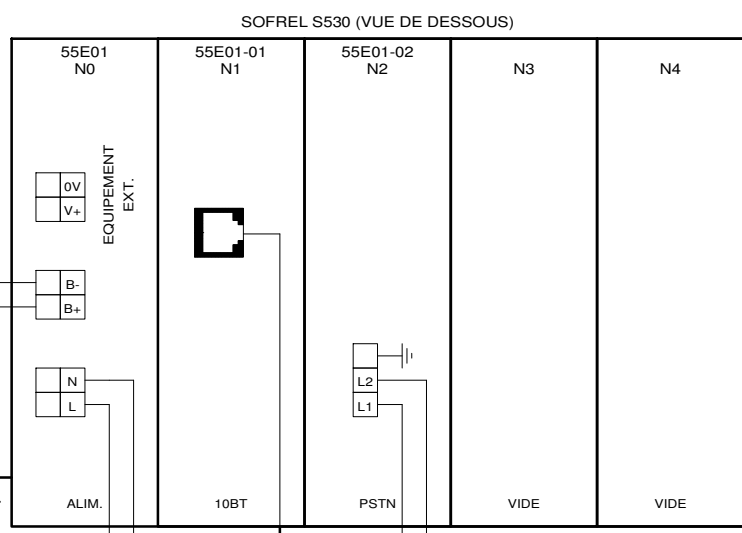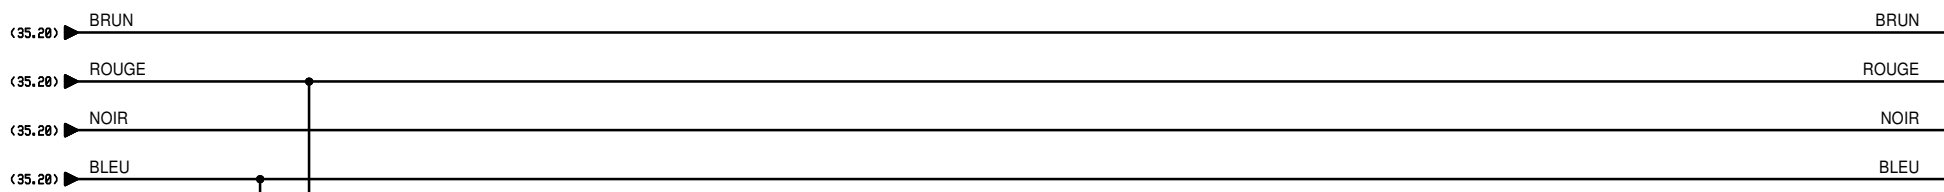


AUTOMATISMES SEGUIN
Système Qualité
3, Rue Pierre Curie
91230 MONTGERON
Tél. : 01.69.52.47.00 - Fax : 01.69.52.47.01
e-mail : seguin@automatismes-seguin.fr
<http://www.automatismes-seguin.fr>

SOFREL S530

CLIENT ET NOM DU DOSSIER / CUSTOMER AND NAME OF FOLDER		INDICE / REVIEW
SAUR		1
Poste de Refoulement + Désodorisation		
DESSINATEUR / DRAWER	C.C.	IGE-XAO
N° AFFAIRE / N° PROJECT	180329	FOLIO/SHEET 55 / 60
		VARZ SERVICE PACK 11-(4,48,8)

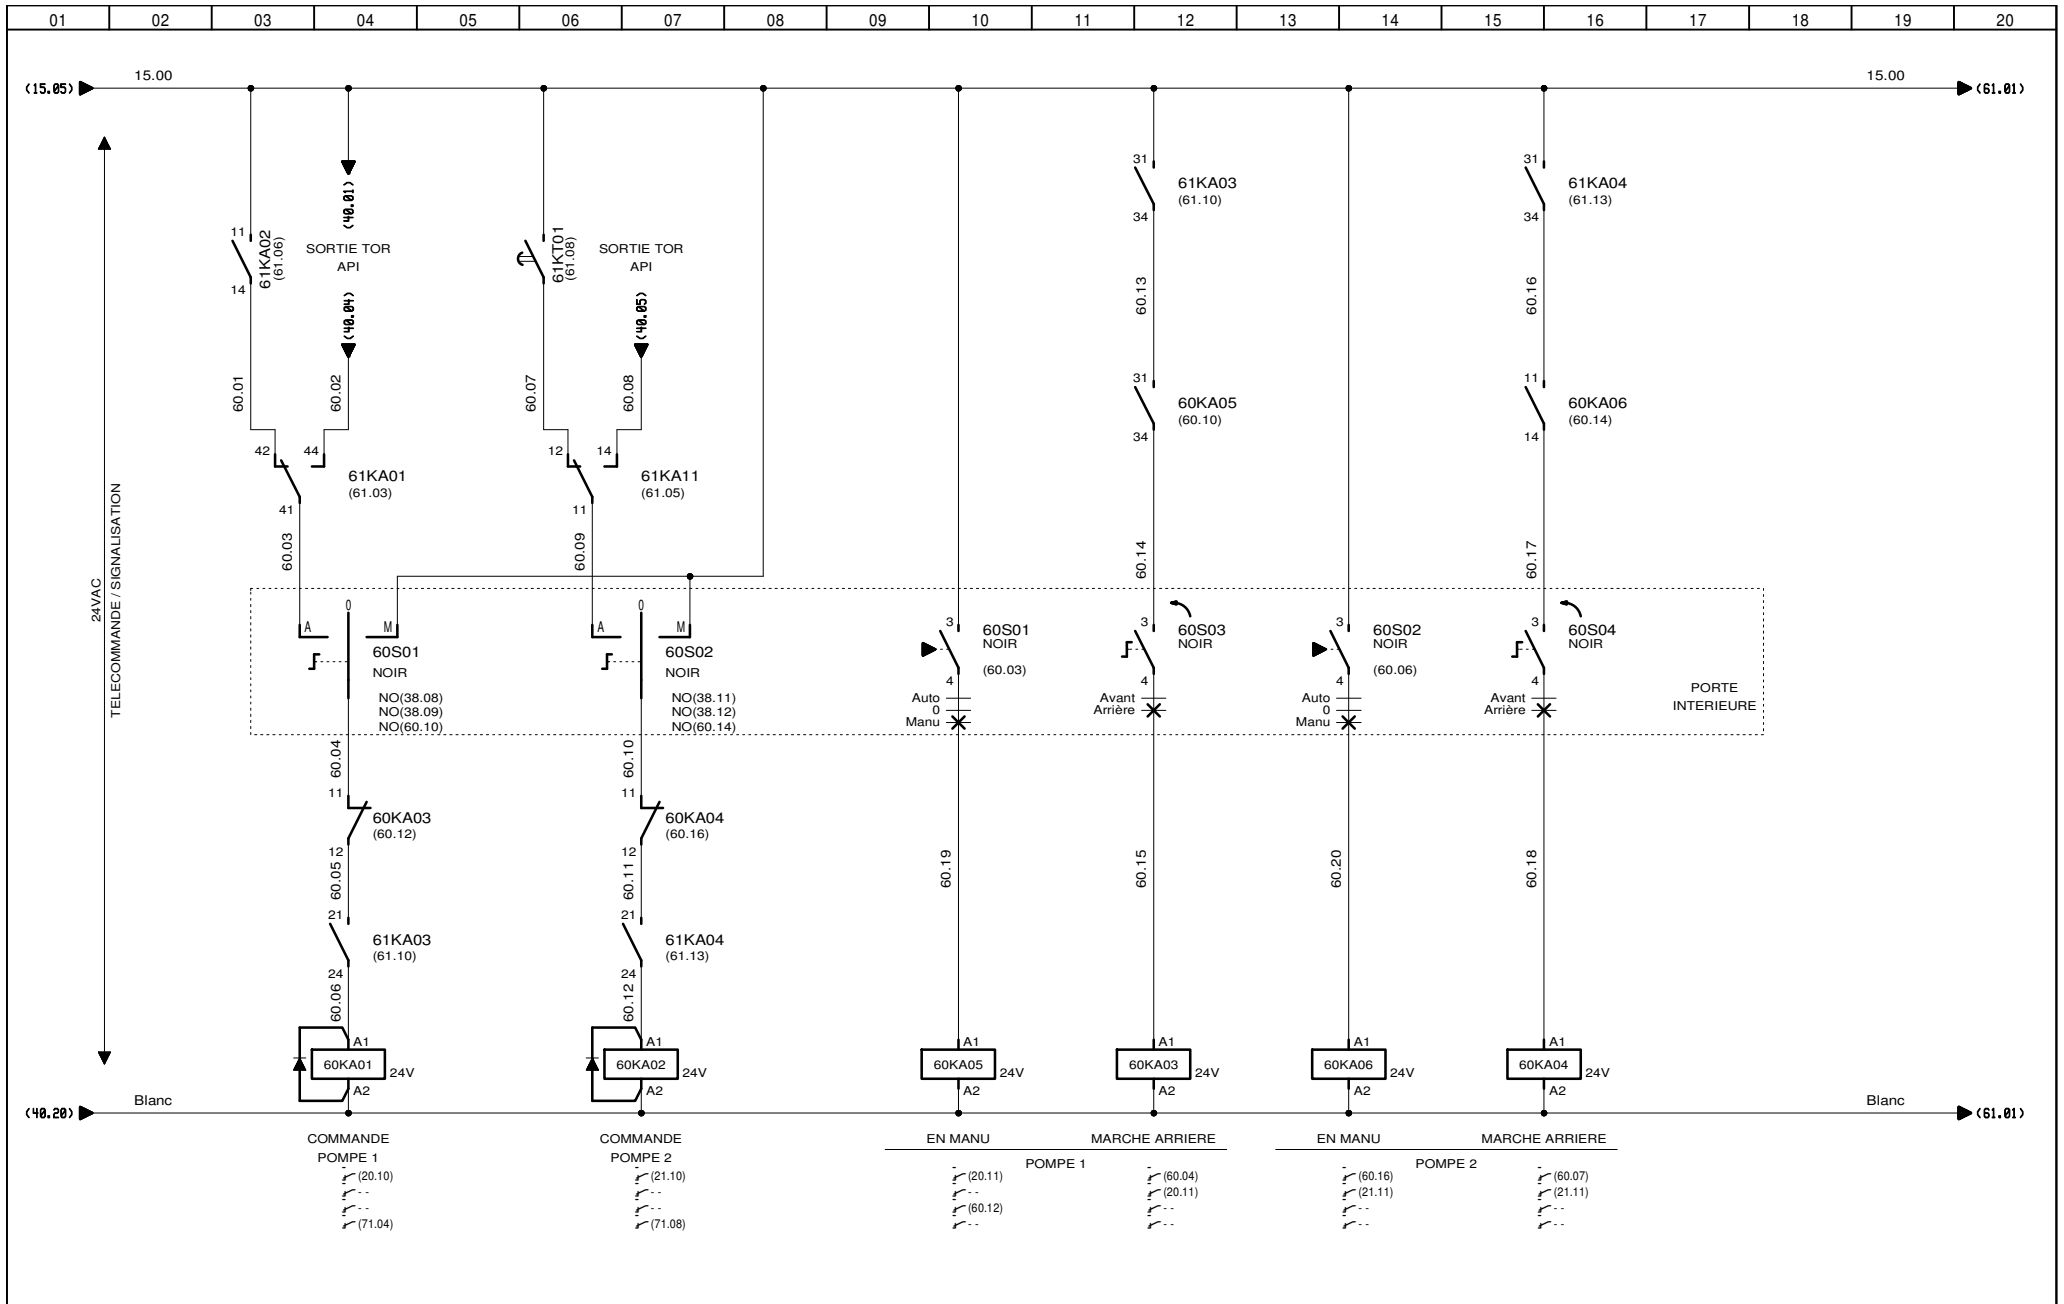

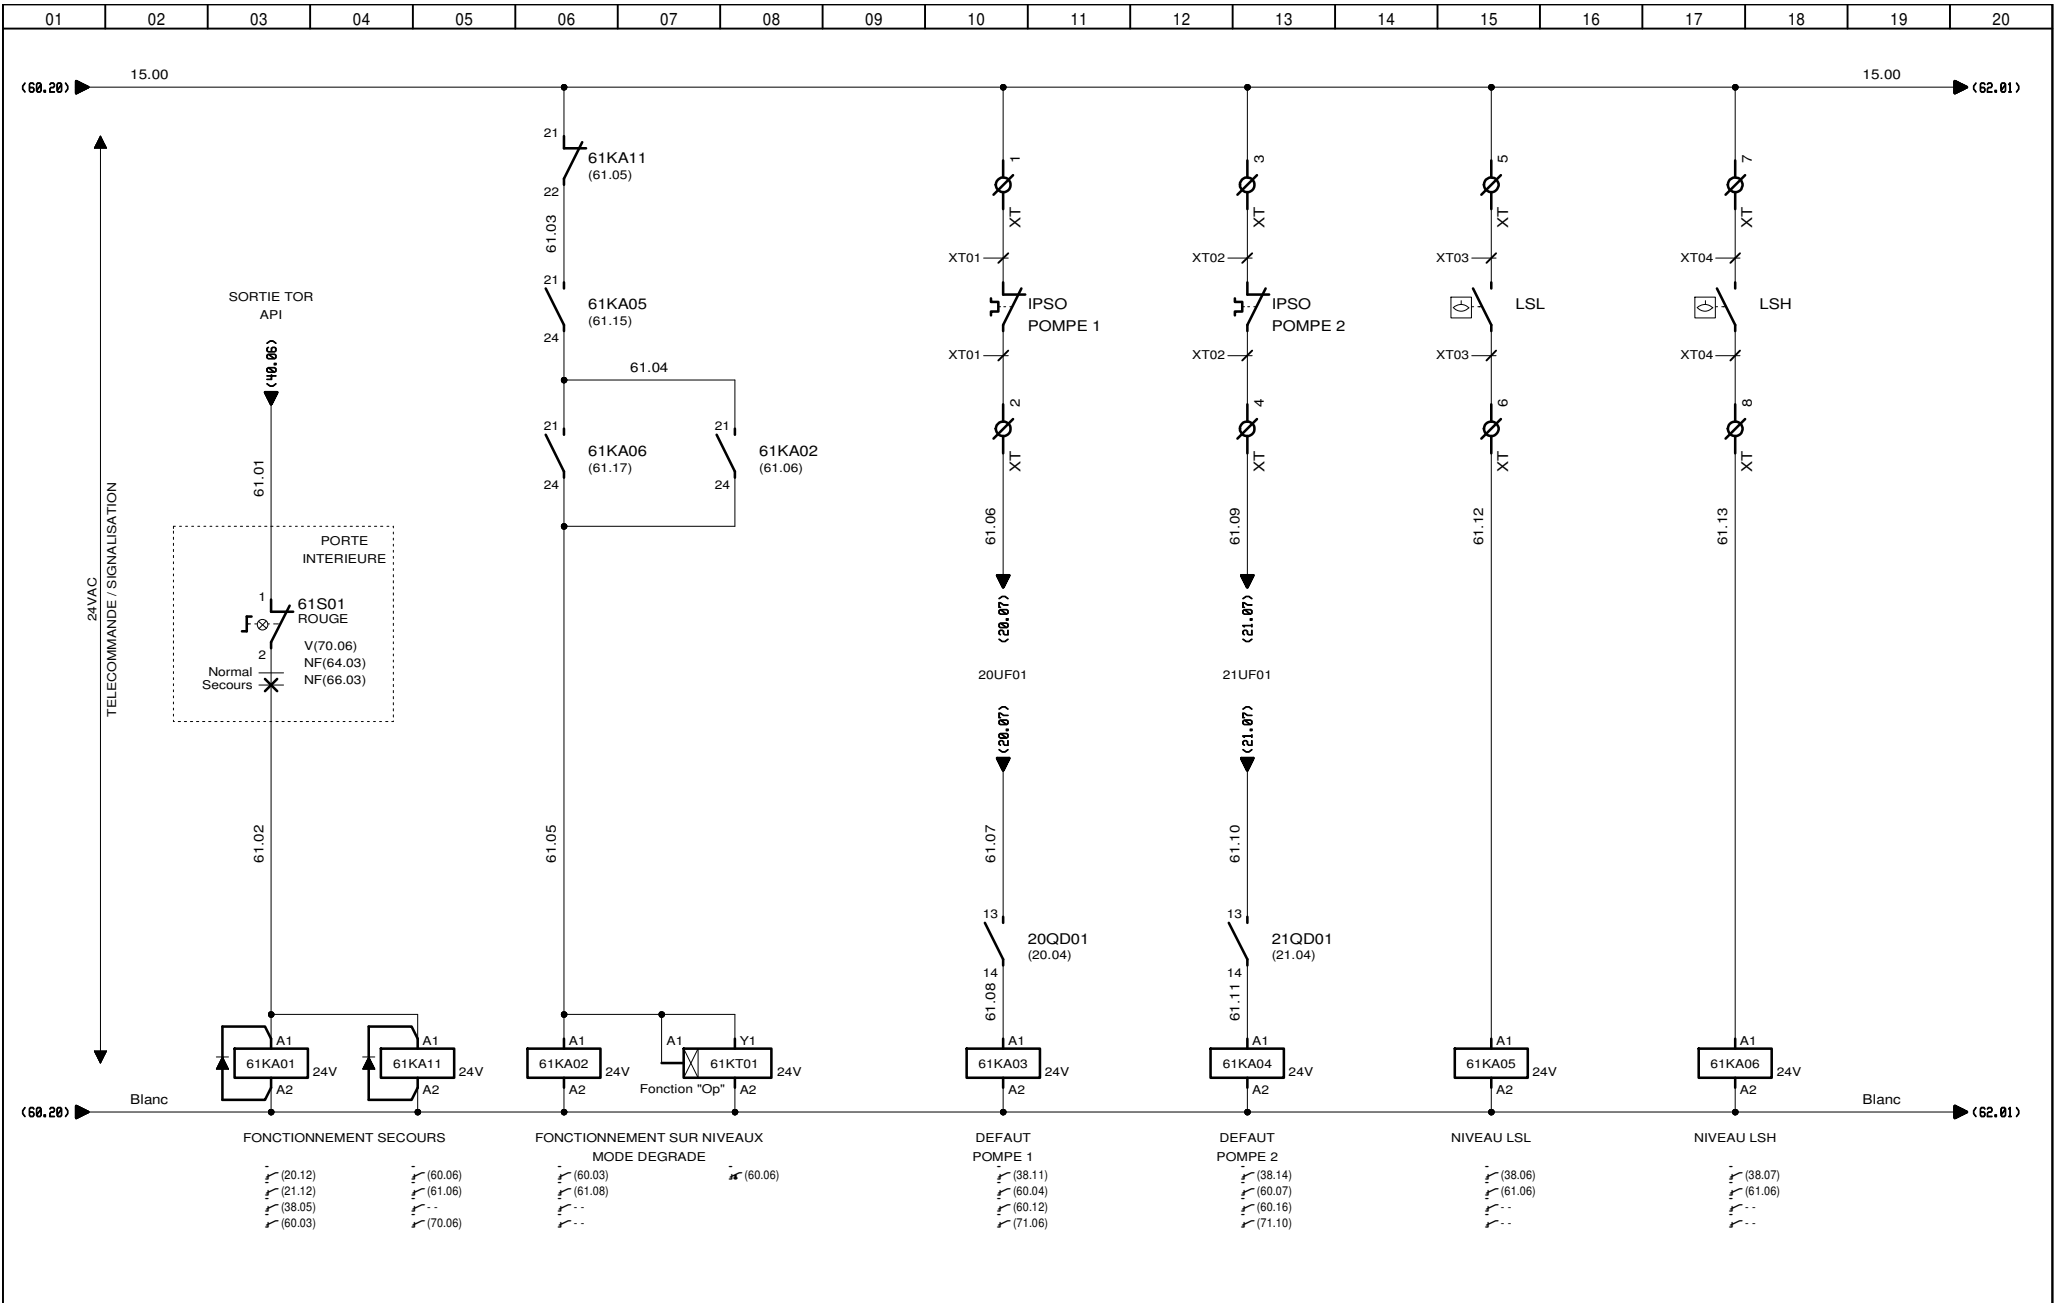



AUTOMATISMES SEGUIN
 Systeme Qualité

3, Rue Pierre Curie
 91230 MONTGERON
 Tél. : 01.69.52.47.00 - Fax : 01.69.52.47.01
 e-mail : seguin@automatismes-seguin.fr
<http://www.automatismes-seguin.fr>

TELECOMMANDE POMPES TEMPS SEC


CLIENT ET NOM DU DOSSIER / CUSTOMER AND NAME OF FOLDER		INDICE / REVIEW
SAUR		1
Poste de Refoulement + Désodorisation		
DESSINATEUR DRAWER	C.C.	FOLIO/SHEET 61 / 62
N° AFFAIRE N° PROJECT	180329	
		<small>VARZ SERVICE PACK 11 - (4.08.0)</small>

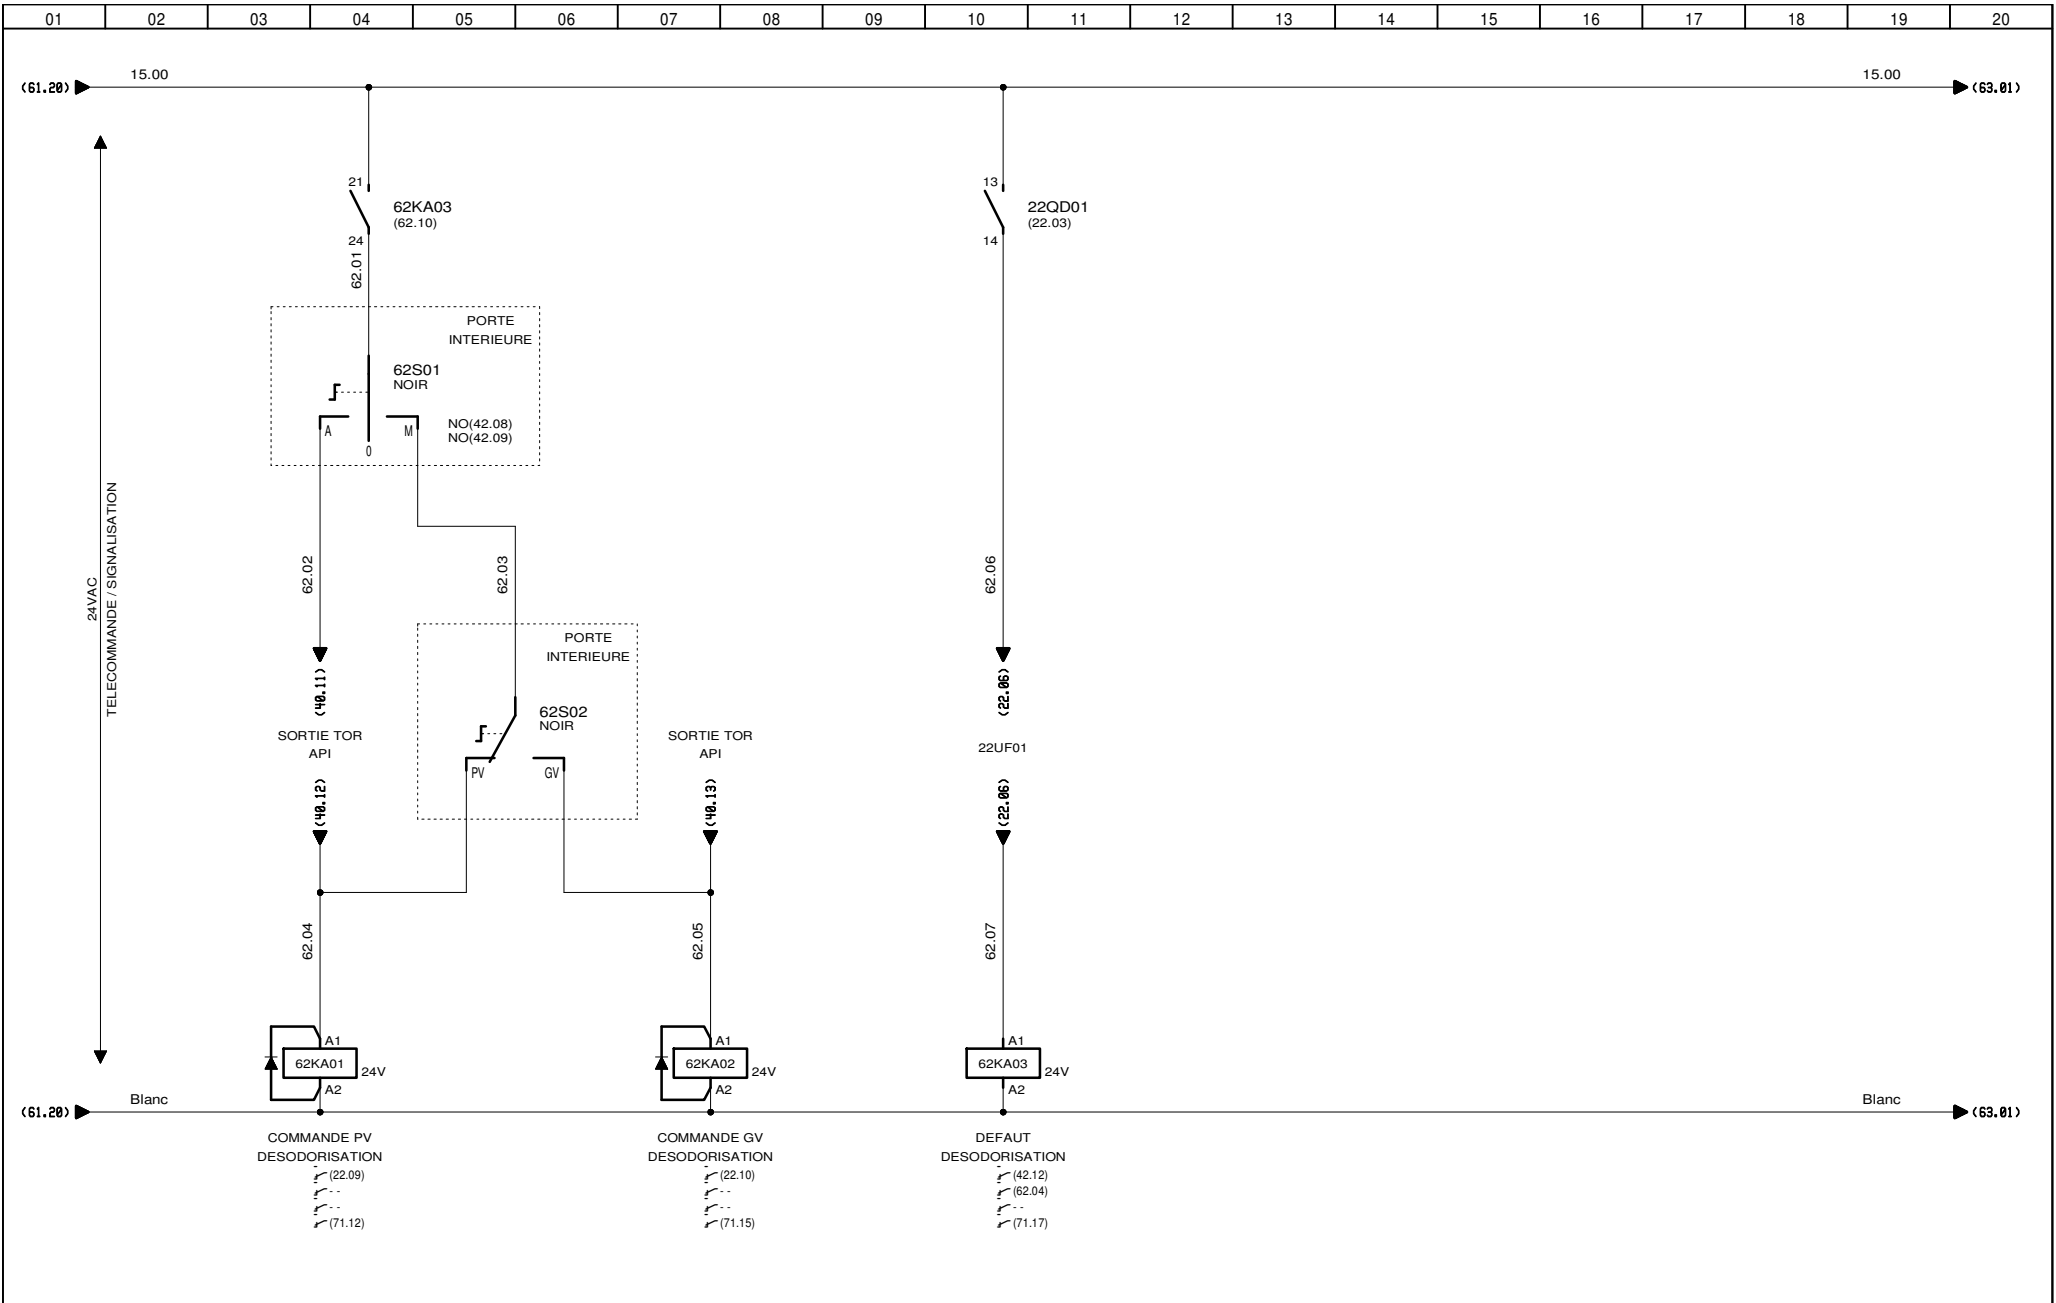



3, Rue Pierre Curie
91230 MONTGERON
 Tél. : 01.69.52.47.00 - Fax : 01.69.52.47.01
 e-mail : seguin@automatismes-seguin.fr
<http://www.automatismes-seguin.fr>

TELECOMMANDE DESODORISATION

CLIENT ET NOM DU DOSSIER / CUSTOMER AND NAME OF FOLDER		INDICE / REVIEW
SAUR		1
Poste de Refoulement + Désodorisation		
DESSINATEUR / DRAWER	C.C.	FOLIO/SHEET 62 / 63
N° AFFAIRE / N° PROJECT	180329	
VARZ SERVICE PACK 11 - (4.03.0)		

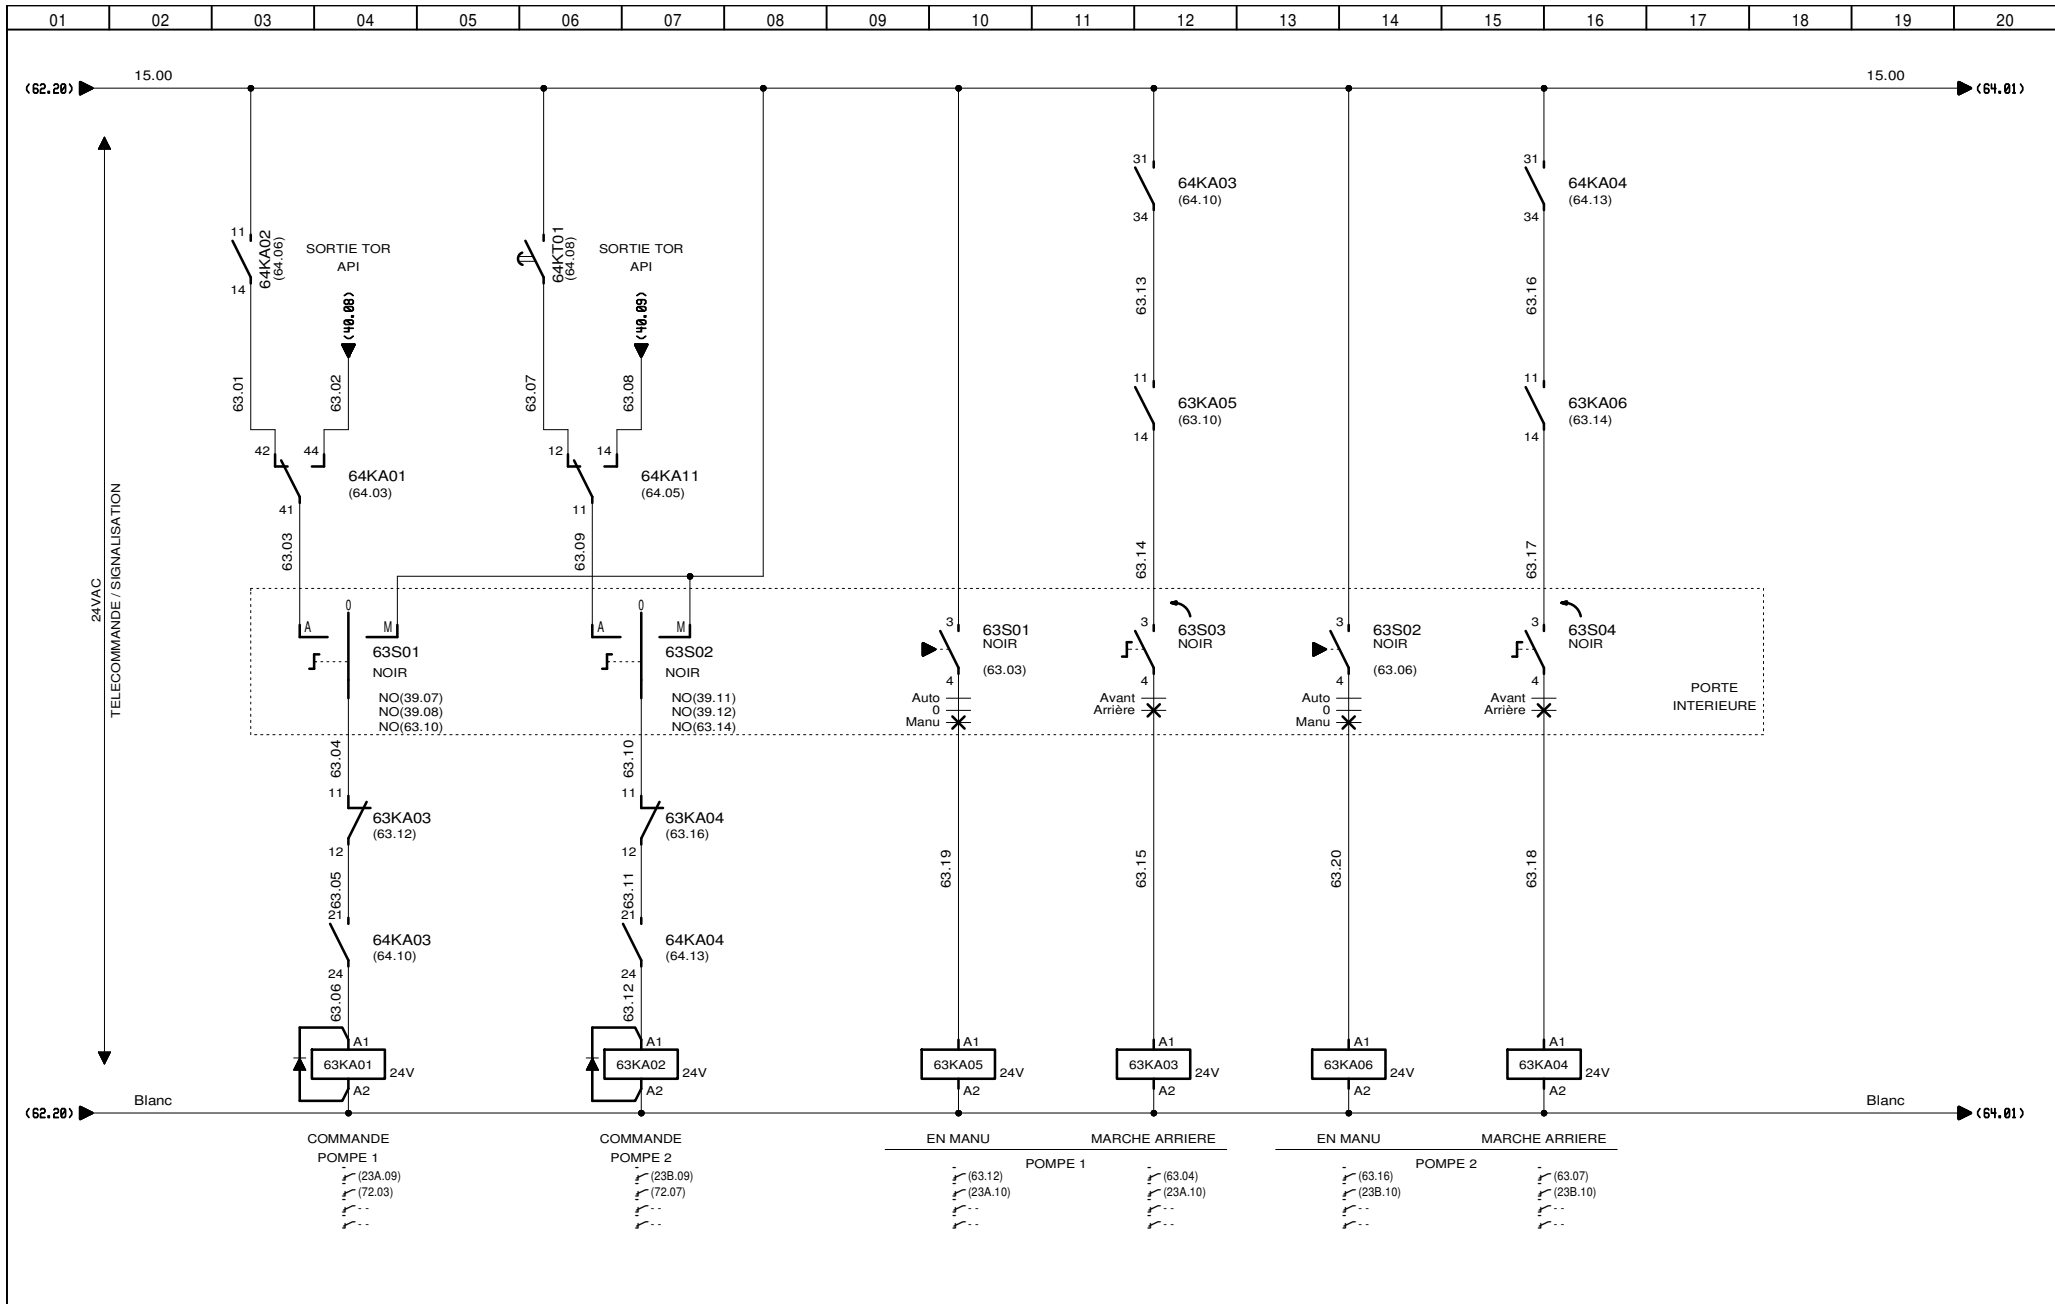

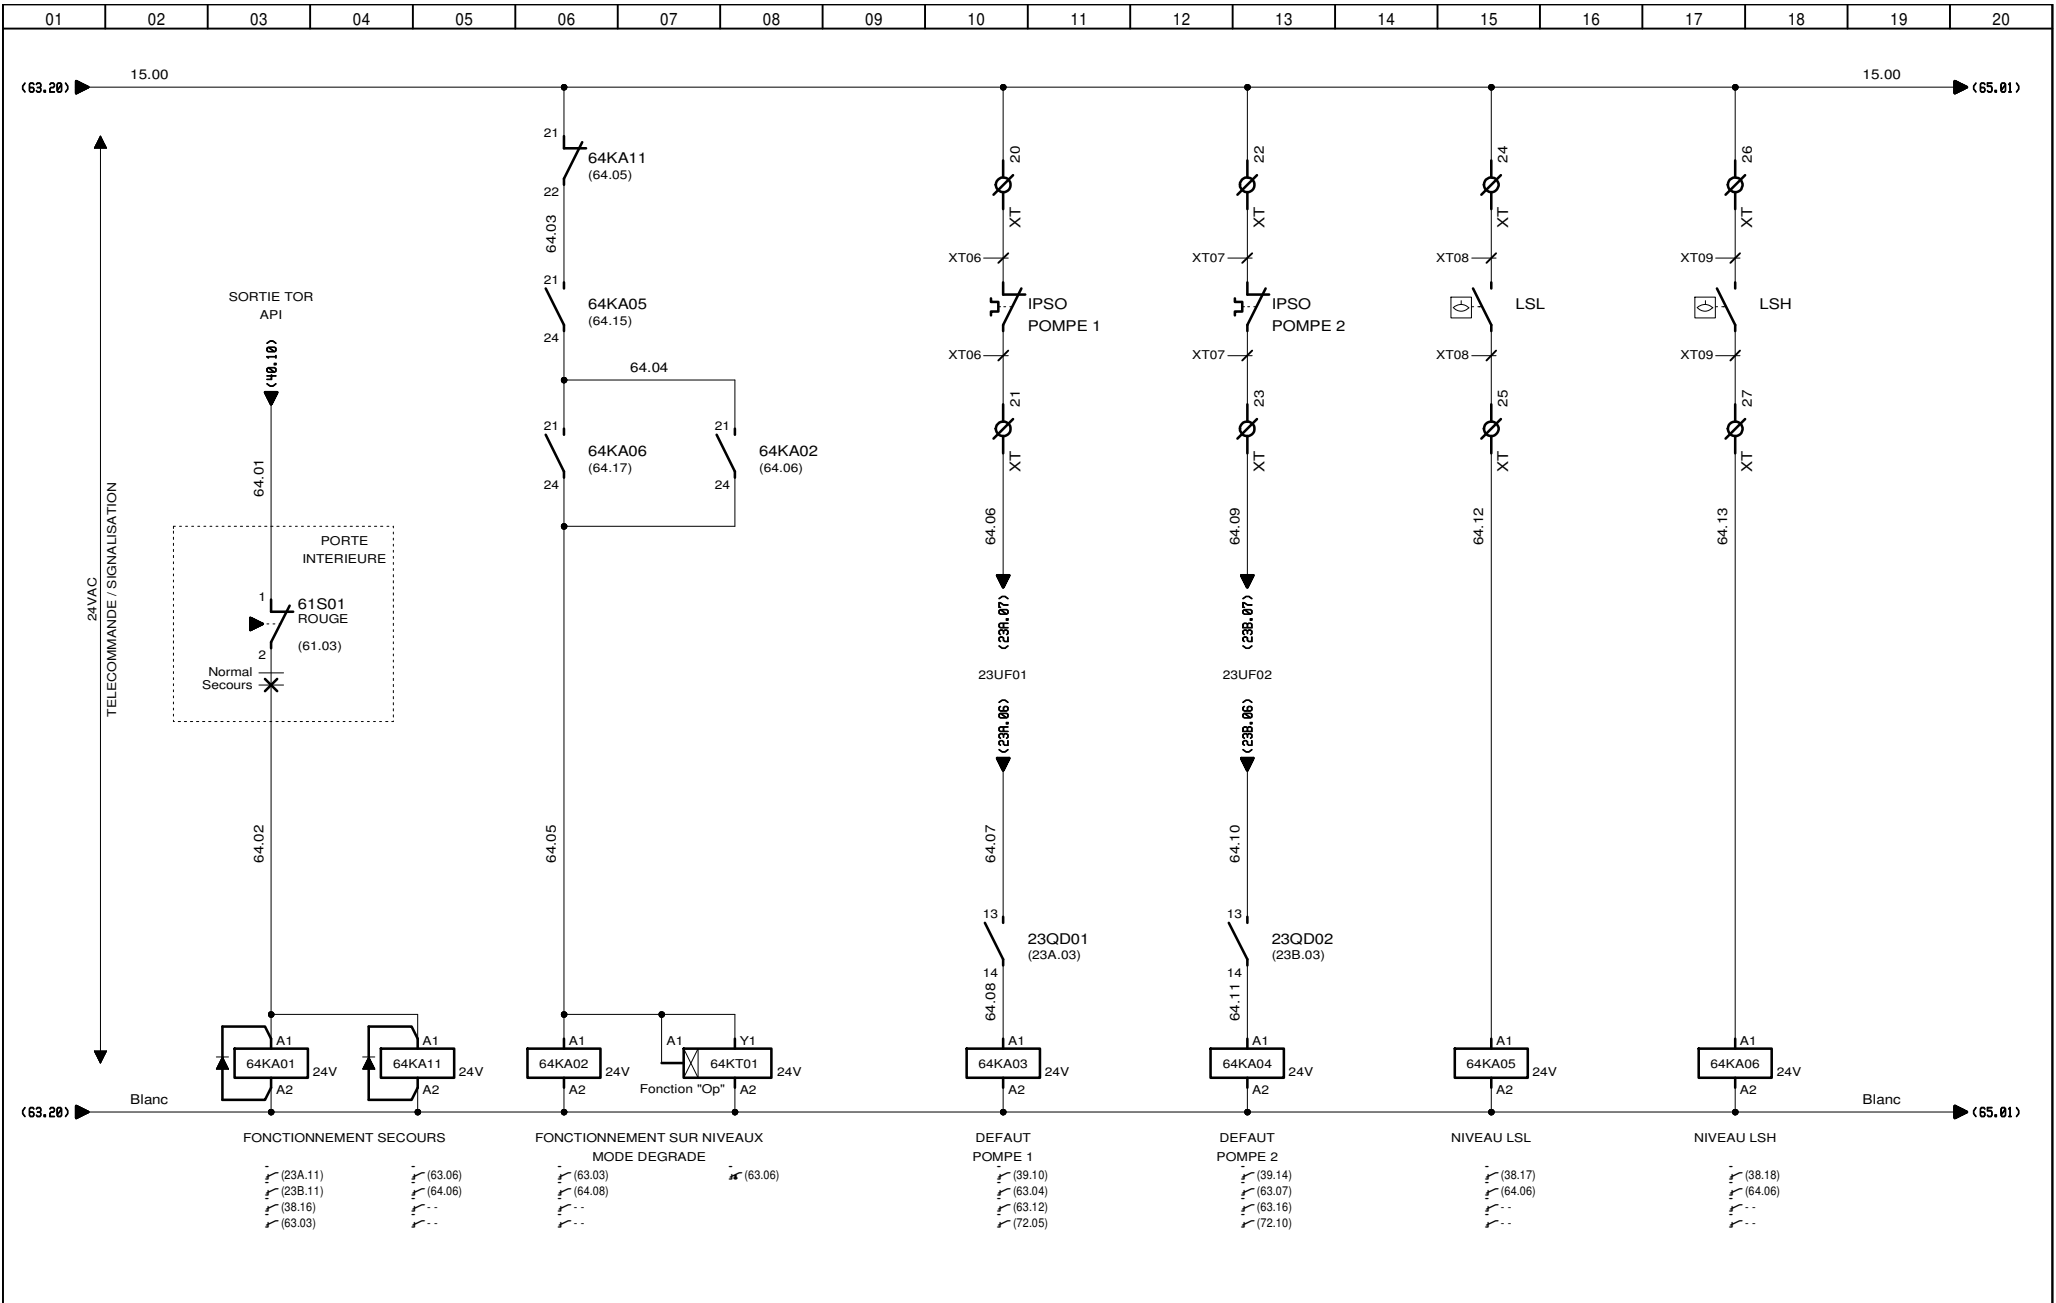


AUTOMATISMES SEGUIN
Système Qualité

3, Rue Pierre Curie
91230 MONTGERON
Tél. : 01.69.52.47.00 - Fax : 01.69.52.47.01
e-mail : seguin@automatismes-seguin.fr
http://www.automatismes-seguin.fr

TELECOMMANDE POMPES

TEMPS DE PLUIE

CLIENT ET NOM DU DOSSIER / CUSTOMER AND NAME OF FOLDER		INDICE / REVIEW
SAUR		1
Poste de Refoulement + Désodorisation		
DESSINATEUR DRAWER	C.C.	IGE-XAO
N° AFFAIRE N° PROJECT	180329	FOLIO/SHEET 64 / 65
		VARZ SERVICE PACK 11 - (4.08.0)

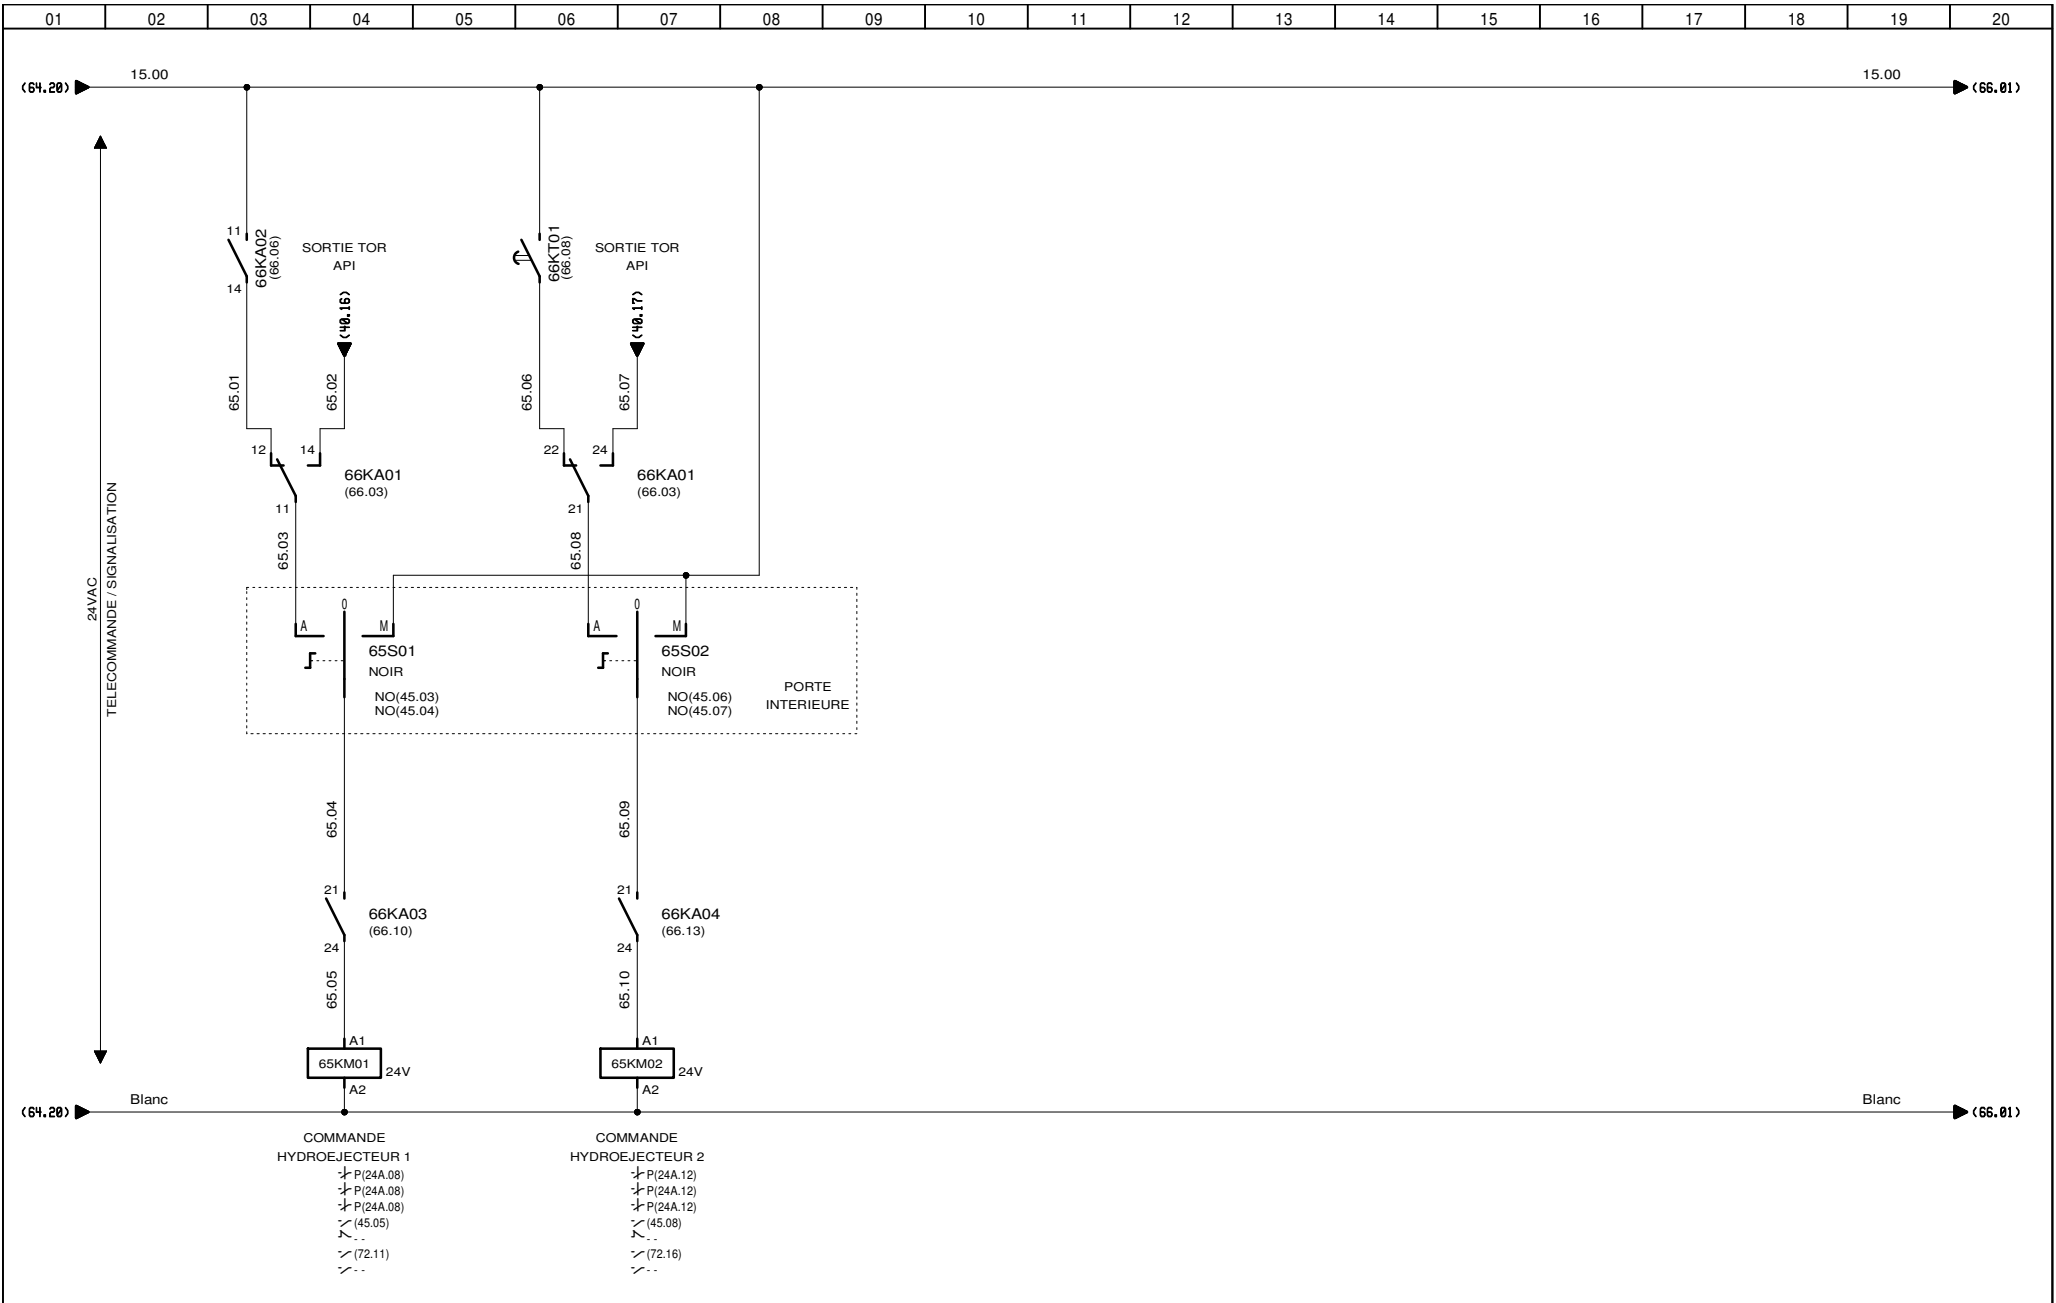


AUTOMATISMES SEGUIN
 Systeme Qualité

3, Rue Pierre Curie
 91230 MONTGERON
 Tél. : 01.69.52.47.00 - Fax : 01.69.52.47.01
 e-mail : seguin@automatismes-seguin.fr
<http://www.automatismes-seguin.fr>

TELECOMMANDE HYDROEJECTEURS


CLIENT ET NOM DU DOSSIER / CUSTOMER AND NAME OF FOLDER		INDICE / REVIEW
SAUR		1
Poste de Refoulement + Désodorisation		
DESSINATEUR DRAWER	C.C.	FOLIO/SHEET 65 / 66
N° AFFAIRE N° PROJECT	180329	VARIZ SERVICE PACK 11 - (4.48.8)

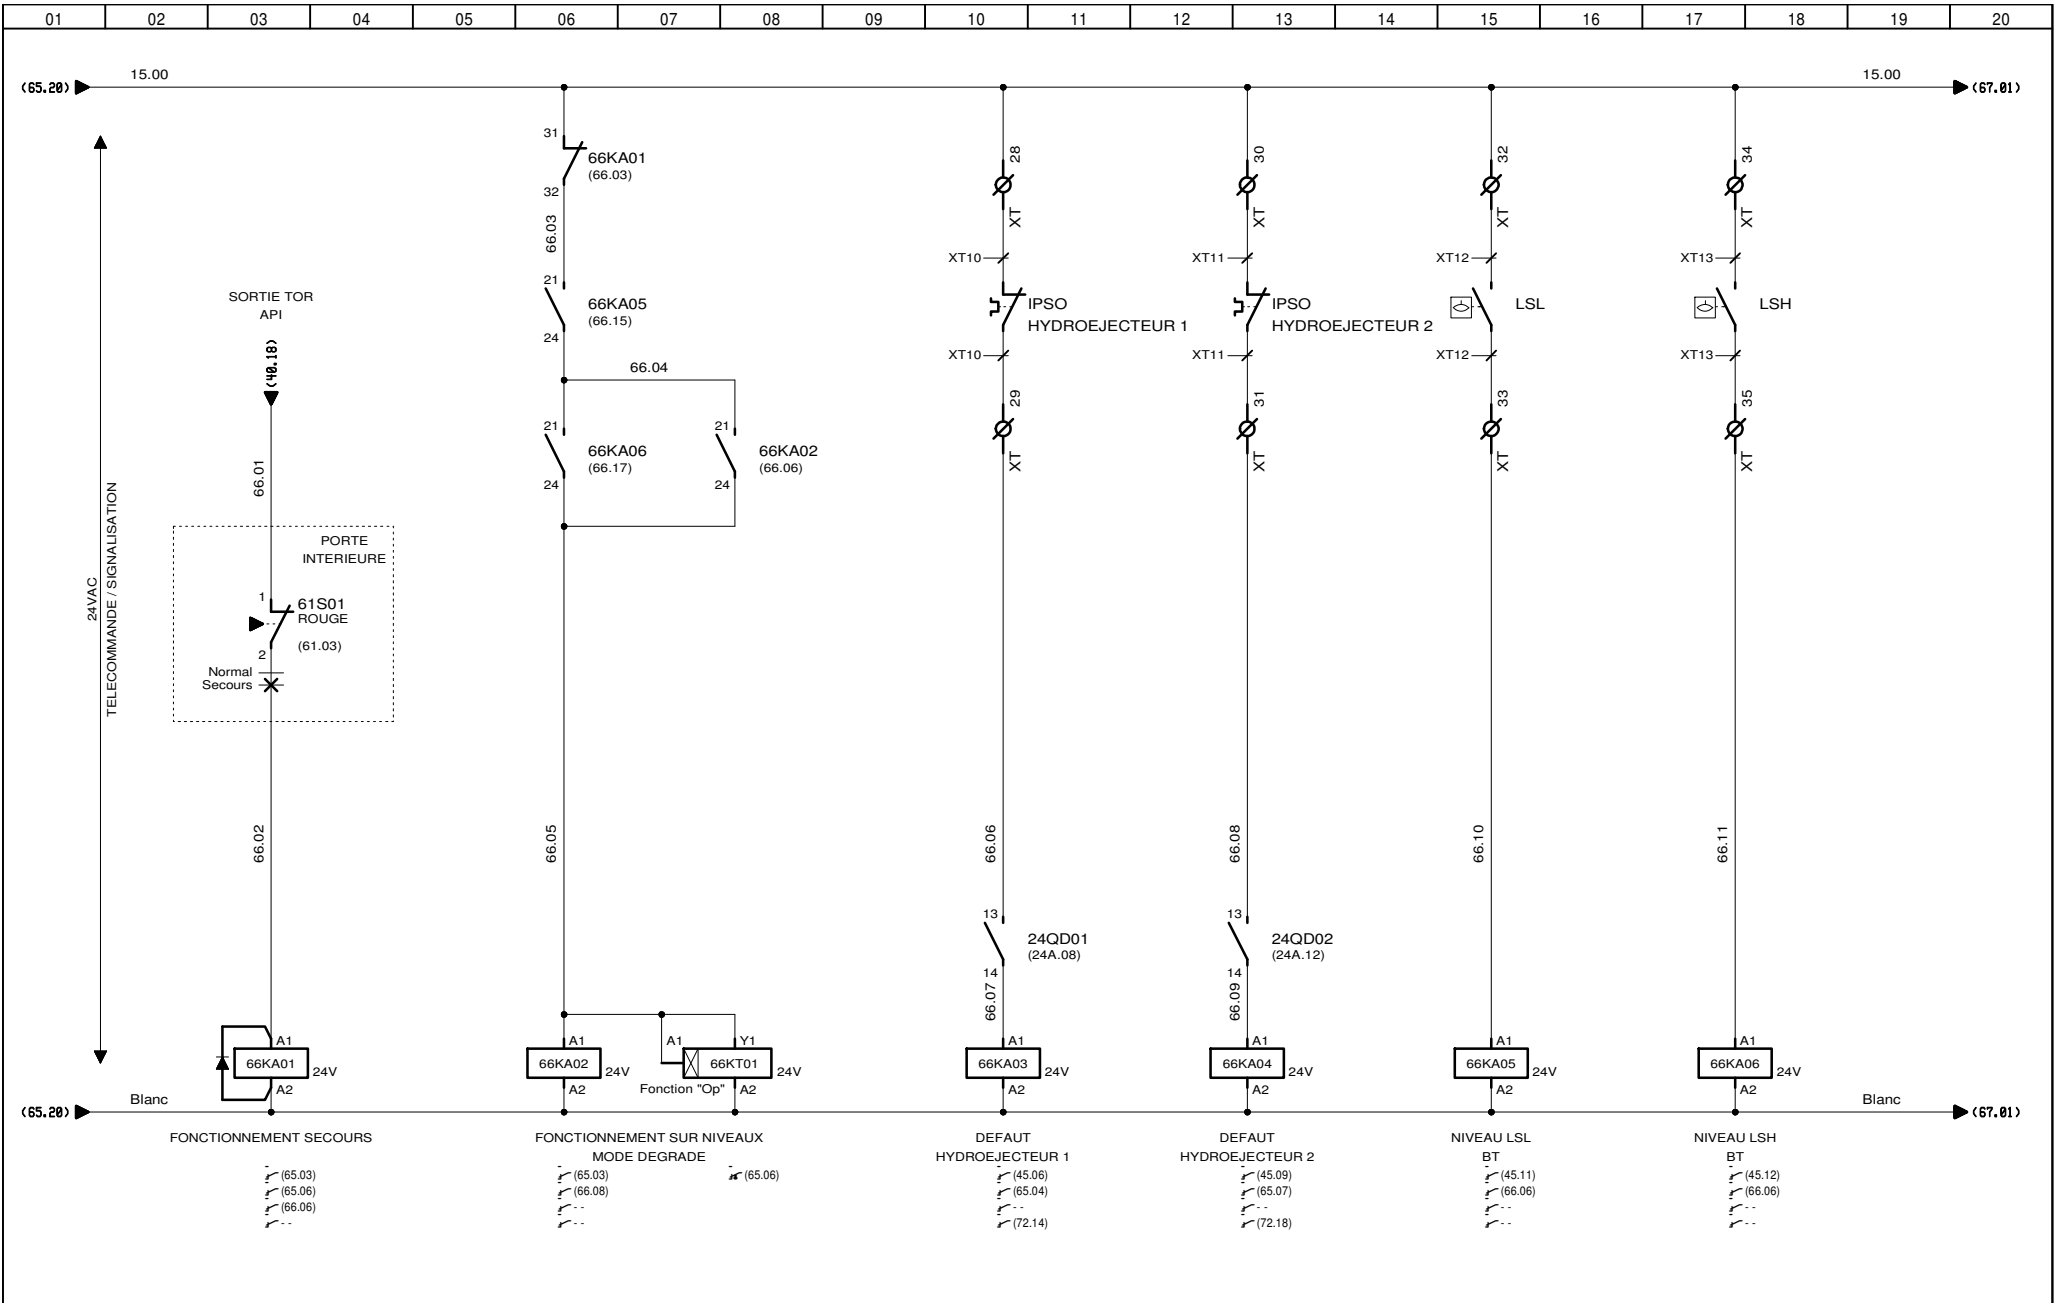


3, Rue Pierre Curie
91230 MONTGERON
 Tél. : 01.69.52.47.00 - Fax : 01.69.52.47.01
 e-mail : seguin@automatismes-seguin.fr
<http://www.automatismes-seguin.fr>

TELECOMMANDE HYDROJECTEURS


CLIENT ET NOM DU DOSSIER / CUSTOMER AND NAME OF FOLDER		INDICE / REVIEW
SAUR		2
Poste de Refoulement + Désodorisation		
DESSINATEUR DRAWER	C.C.	FOLIO/SHEET 66 / 67
N° AFFAIRE N° PROJECT	180329	VARI SERVICE PACK 11 - (4.08.0)

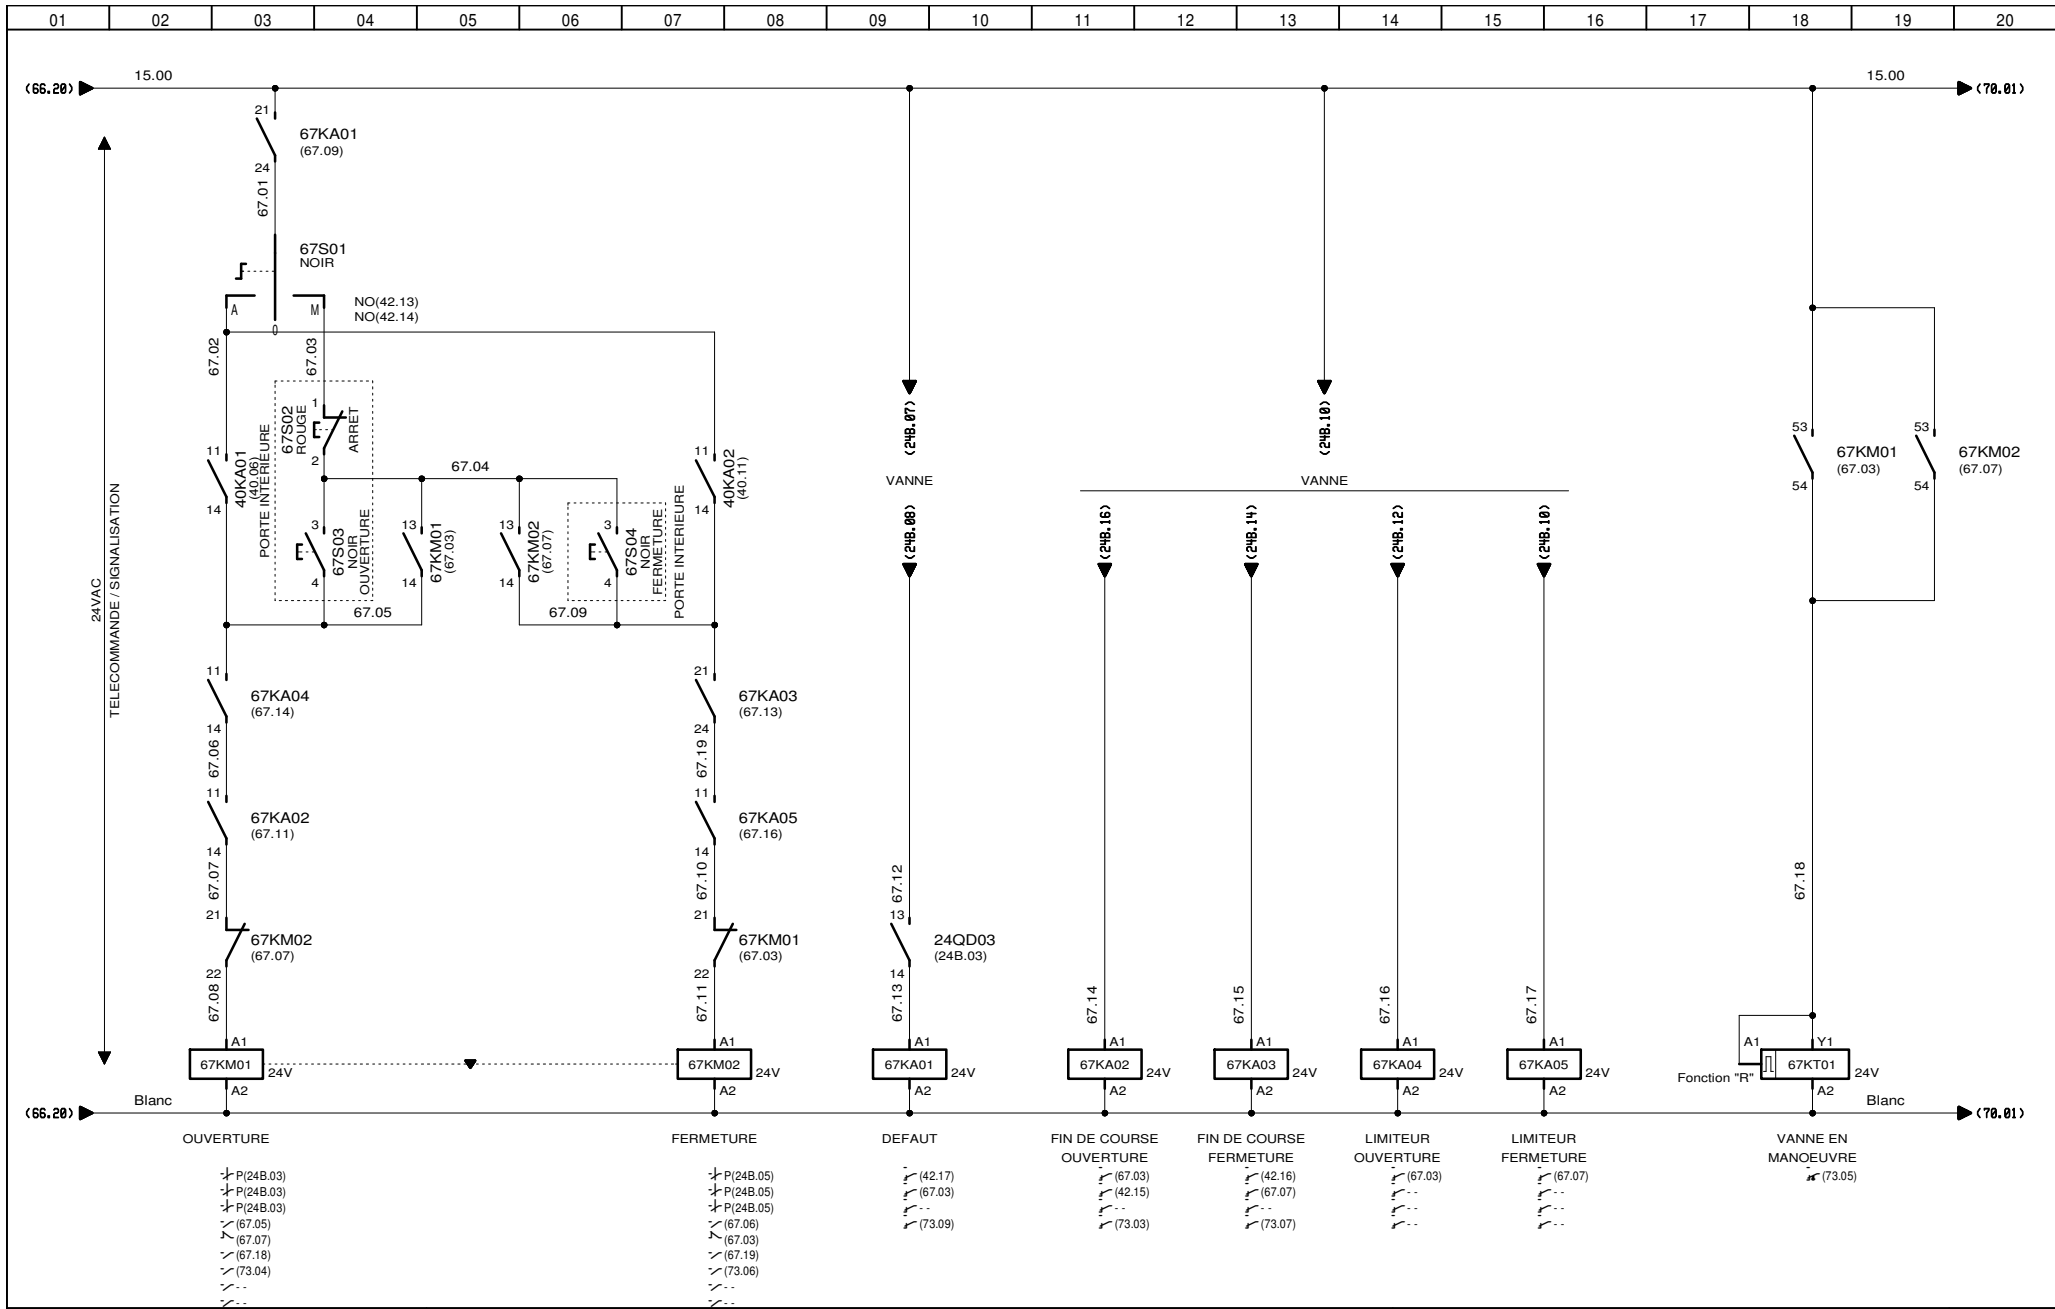

**3, Rue Pierre Curie
91230 MONTGERON**
 Tél. : 01.69.52.47.00 - Fax : 01.69.52.47.01
 e-mail : seguin@automatismes-seguin.fr
<http://www.automatismes-seguin.fr>

TELECOMMANDE VANNE


CLIENT ET NOM DU DOSSIER / CUSTOMER AND NAME OF FOLDER		INDICE / REVIEW
SAUR		2
Poste de Refoulement + Désodorisation		
DESSINATEUR DRAWER	C.C.	FOLIO/SHEET 67/70
N° AFFAIRE N° PROJECT	180329	
VARZ SERVICE PACK 11-(4.08.0)		

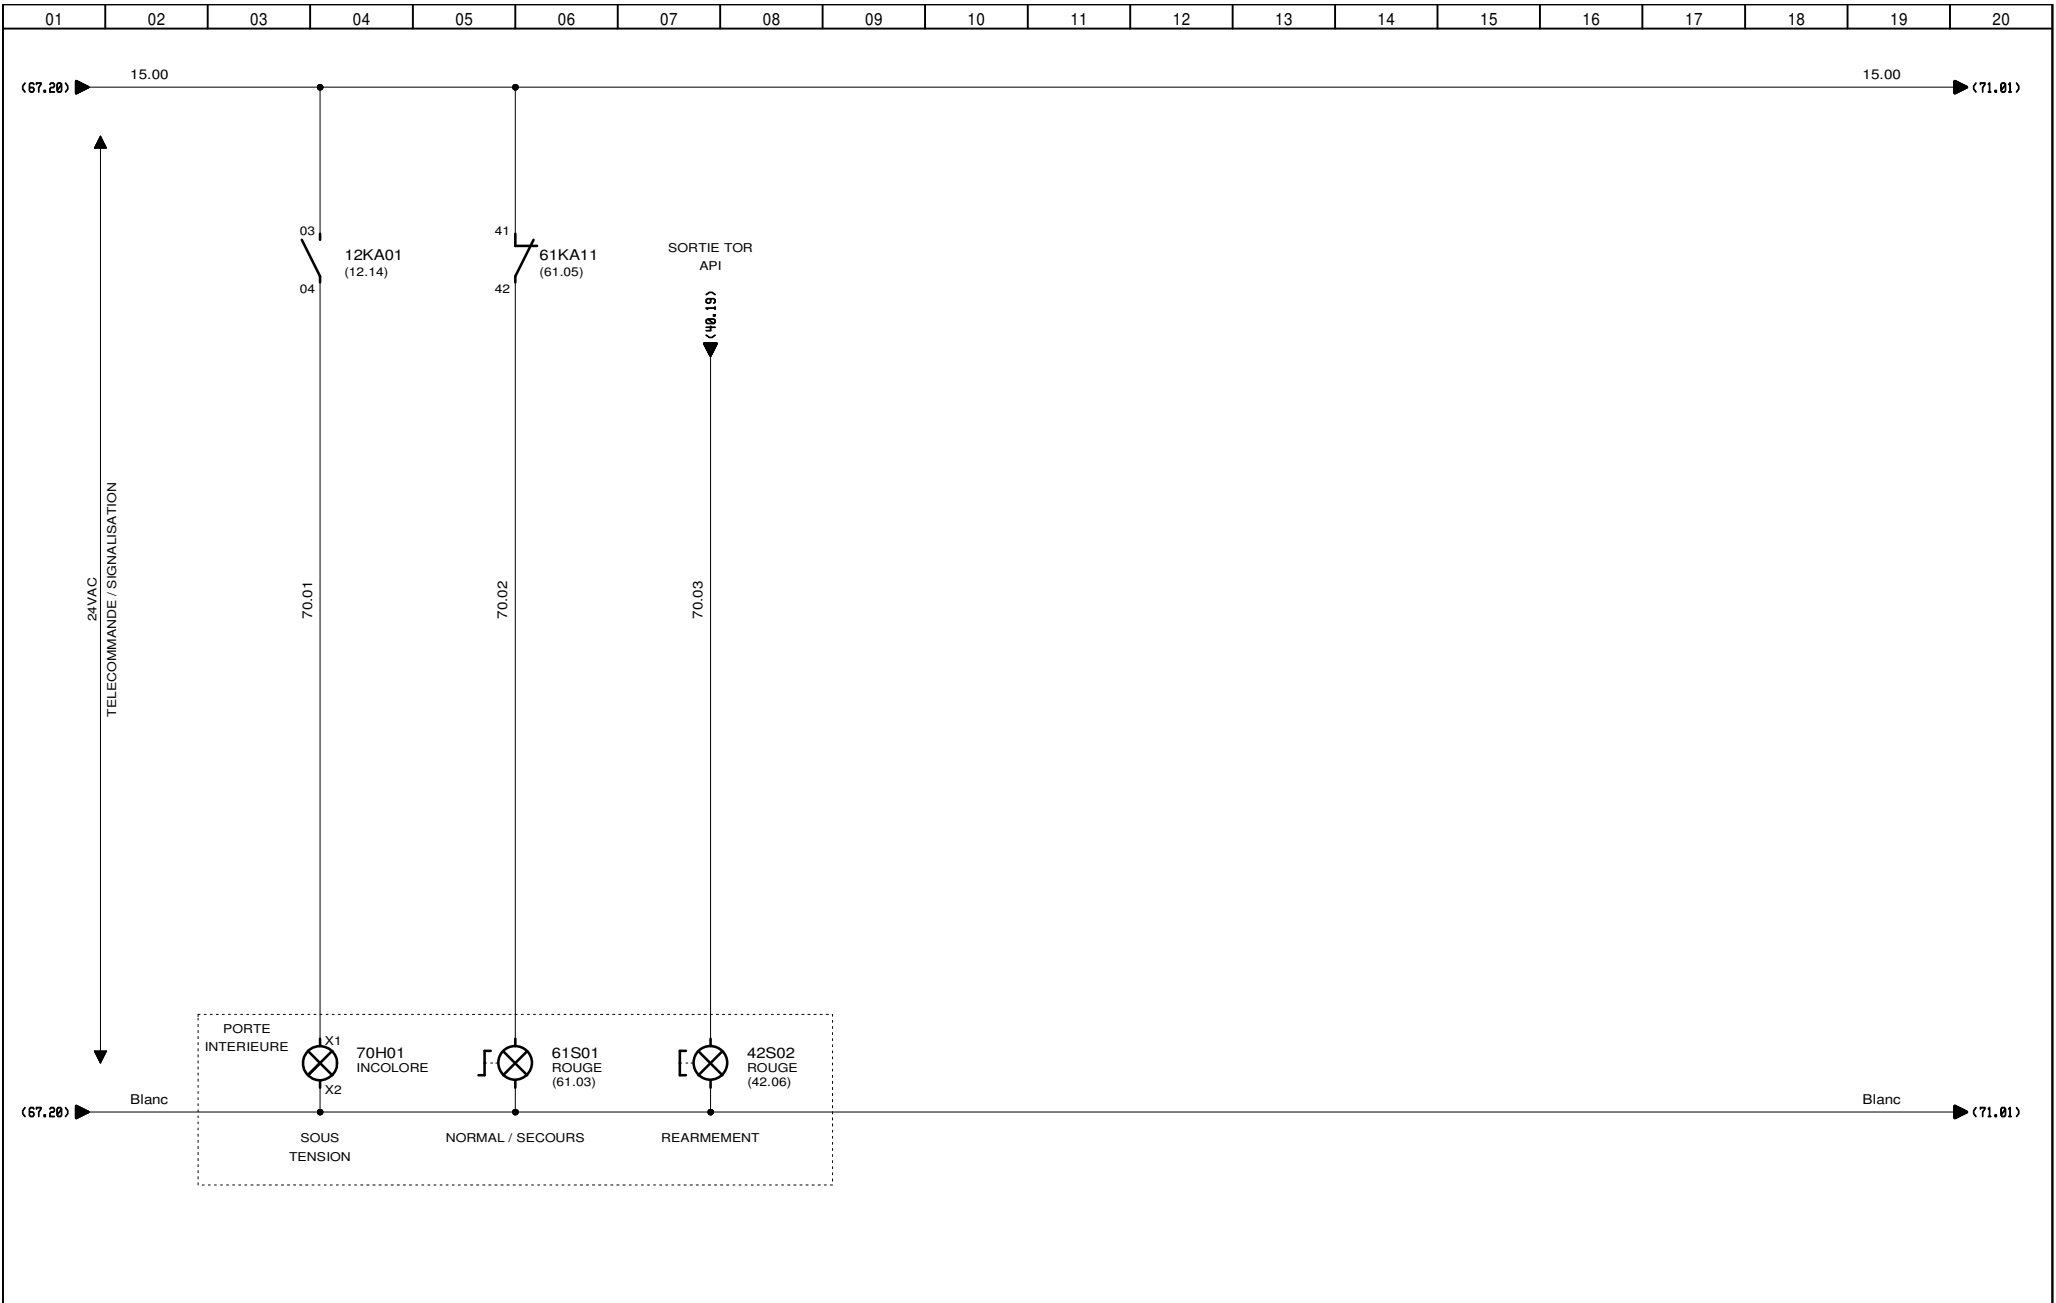


3, Rue Pierre Curie
91230 MONTGERON
 Tél. : 01.69.52.47.00 - Fax : 01.69.52.47.01
 e-mail : seguin@automatismes-seguin.fr
<http://www.automatismes-seguin.fr>

SIGNALISATION


CLIENT ET NOM DU DOSSIER / CUSTOMER AND NAME OF FOLDER		INDICE / REVIEW
SAUR		1
Poste de Refoulement + Désodorisation		
DESSINATEUR / DRAWER	C.C.	FOLIO/SHEET 70/71
N° AFFAIRE / N° PROJECT	180329	
		IGE-XAO VARZ SERVICE PACK 11-(4.08.0)

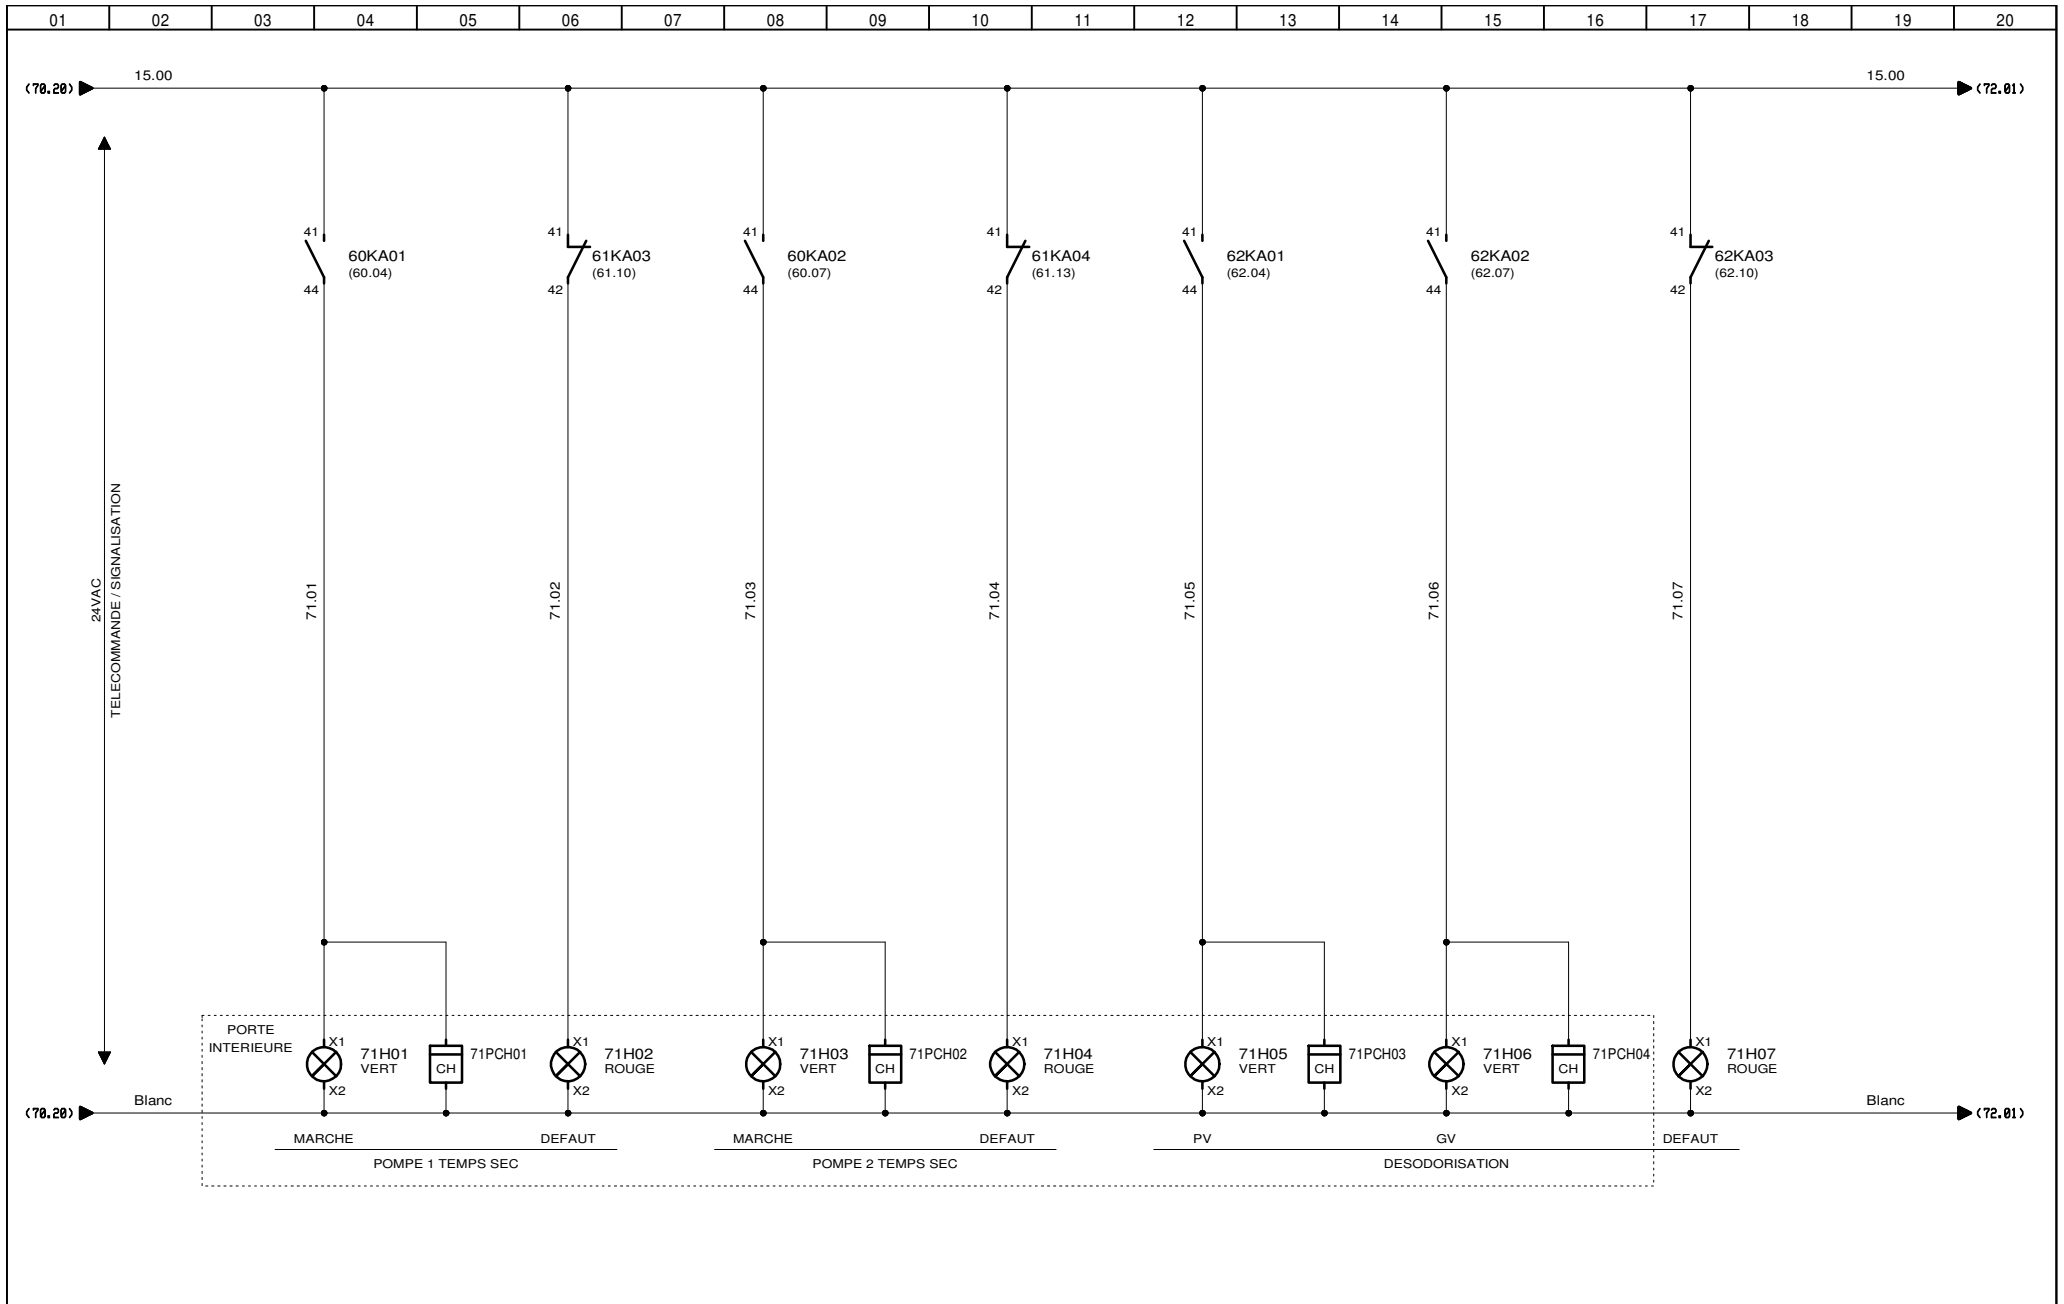

3, Rue Pierre Curie
91230 MONTGERON
Tél. : 01.69.52.47.00 - Fax : 01.69.52.47.01
e-mail : seguin@automatismes-seguin.fr
<http://www.automatismes-seguin.fr>

SIGNALISATION


CLIENT ET NOM DU DOSSIER / CUSTOMER AND NAME OF FOLDER		INDICE / REVIEW
SAUR		1
Poste de Refoulement + Désodorisation		
DESSINATEUR / DRAWER	C.C.	FOLIO/SHEET 71/72
N° AFFAIRE / N° PROJECT	180329	
VARZ SERVICE PACK 11-(4,40,8)		

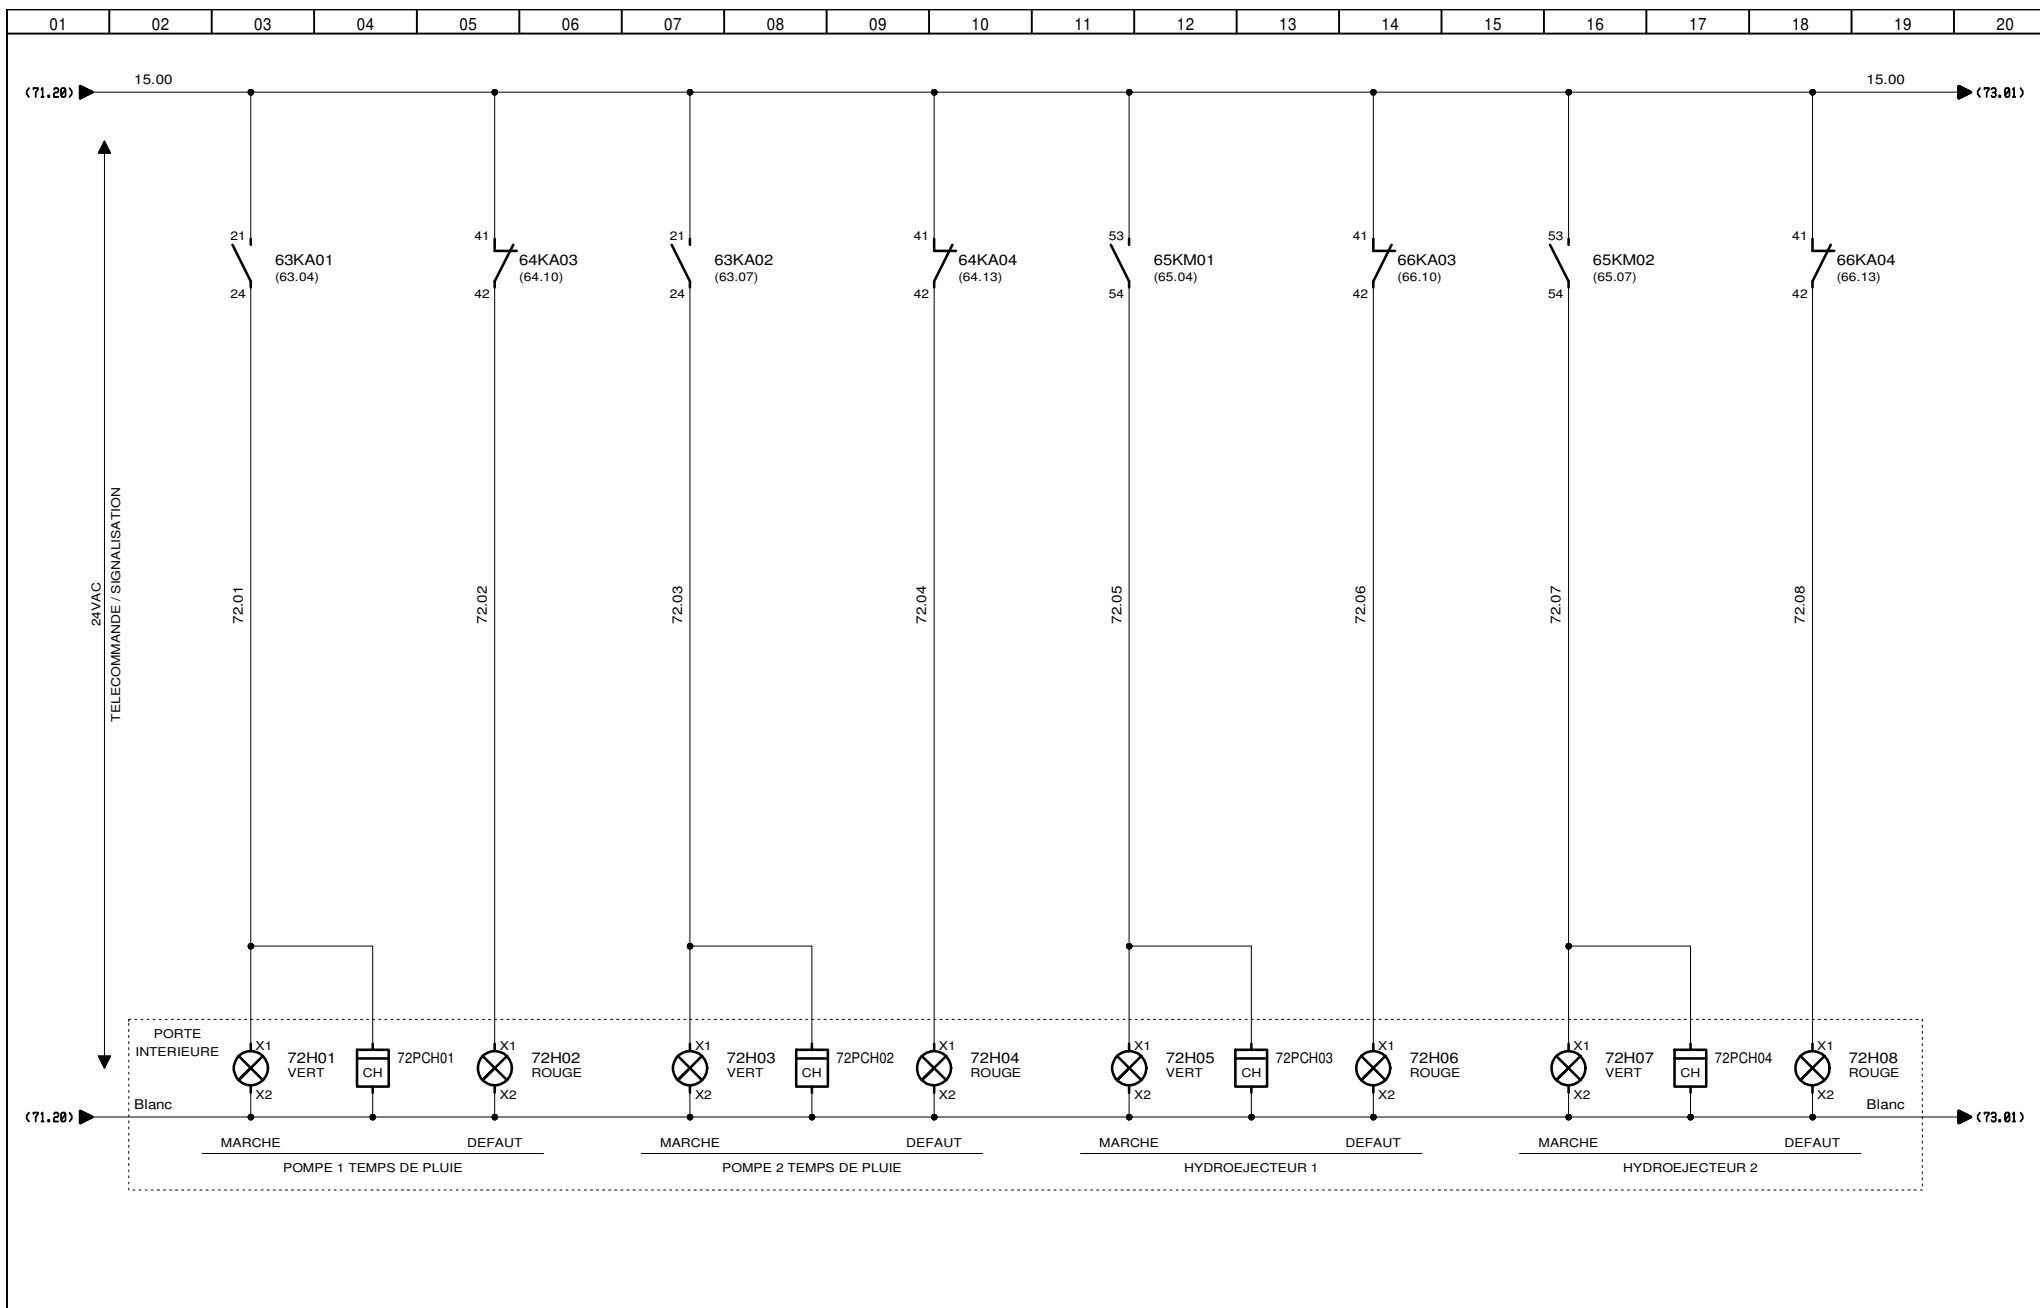



3, Rue Pierre Curie
91230 MONTGERON
 Tél. : 01.69.52.47.00 - Fax : 01.69.52.47.01
 e-mail : seguin@automatismes-seguin.fr
<http://www.automatismes-seguin.fr>

SIGNALISATION

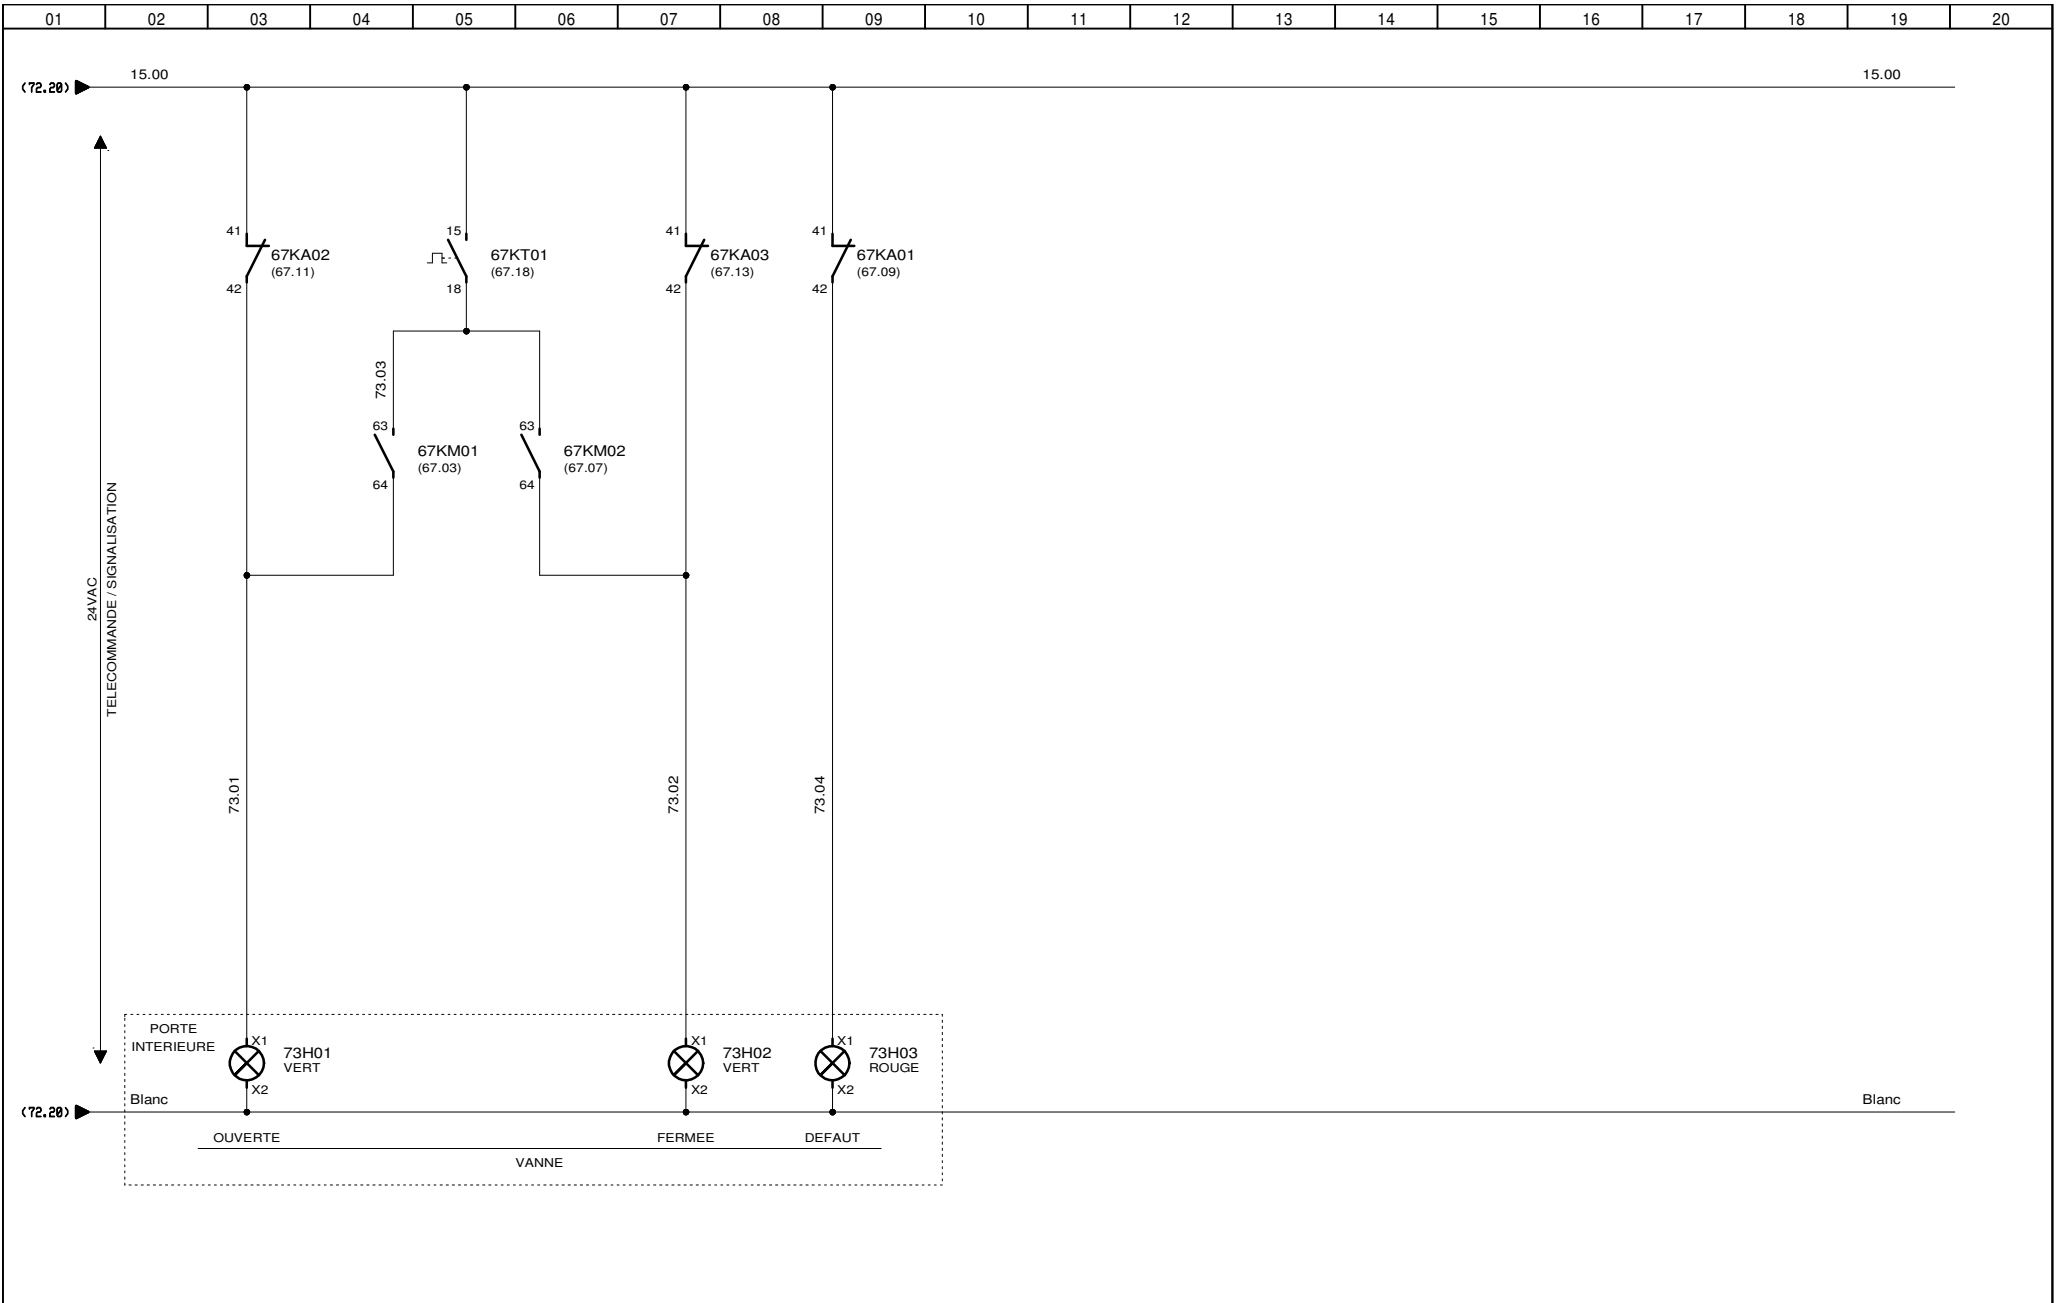
CLIENT ET NOM DU DOSSIER / CUSTOMER AND NAME OF FOLDER		INDICE / REVIEW
SAUR		1
Poste de Refoulement + Désodorisation		
DESSINATEUR / DRAWER	C.C.	FOLIO/SHEET 72 / 73
N° AFFAIRE / N° PROJECT	180329	
		IGE-XAO VARZ SERVICE PACK 11-(4.08.0)




3, Rue Pierre Curie
91230 MONTGERON
 Tél. : 01.69.52.47.00 - Fax : 01.69.52.47.01
 e-mail : seguin@automatismes-seguin.fr
<http://www.automatismes-seguin.fr>

SIGNALISATION

CLIENT ET NOM DU DOSSIER / CUSTOMER AND NAME OF FOLDER		INDICE / REVIEW
SAUR		1
Poste de Refoulement + Désodorisation		
DESSINATEUR / DRAWER	C.C.	FOLIO/SHEET 73 / 75
N° AFFAIRE / N° PROJECT	180329	
		IGE-XAO VARZ SERVICE PACK 11-(4,6,8)

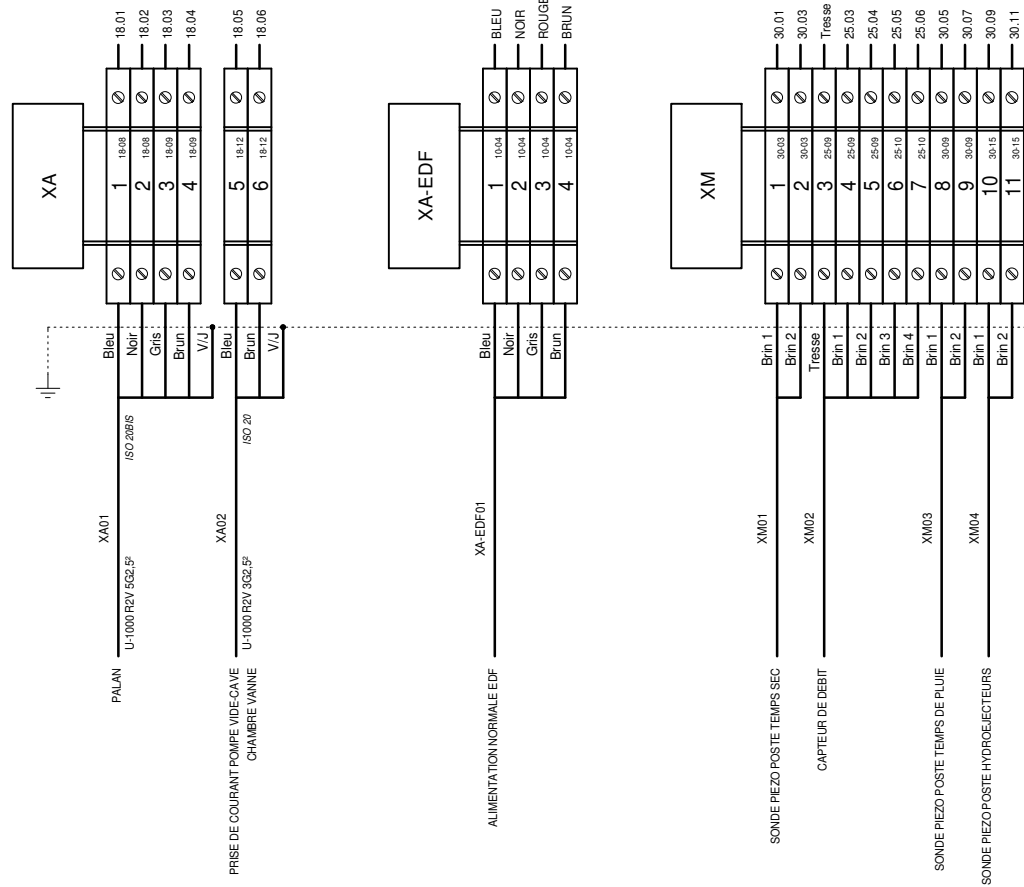


BORNIERS


AUTOMATISMES SEGUIN
 Systeme Qualité

3, Rue Pierre Curie
 91230 MONTGERON
 Tél. : 01.69.52.47.00 - Fax : 01.69.52.47.01
 e-mail : seguin@automatismes-seguin.fr
<http://www.automatismes-seguin.fr>

CLIENT ET NOM DU DOSSIER / CUSTOMER AND NAME OF FOLDER		INDICE / REVIEW
SAUR		2
Poste de Refoulement + Désodorisation		
DESSINATEUR / DRAWER	C.C.	IGE-XAO
N° AFFAIRE / N° PROJECT	180329	FOLIO/SHEET 75/76
VARZ SERVICE PACK 11 - (4.08.0)		

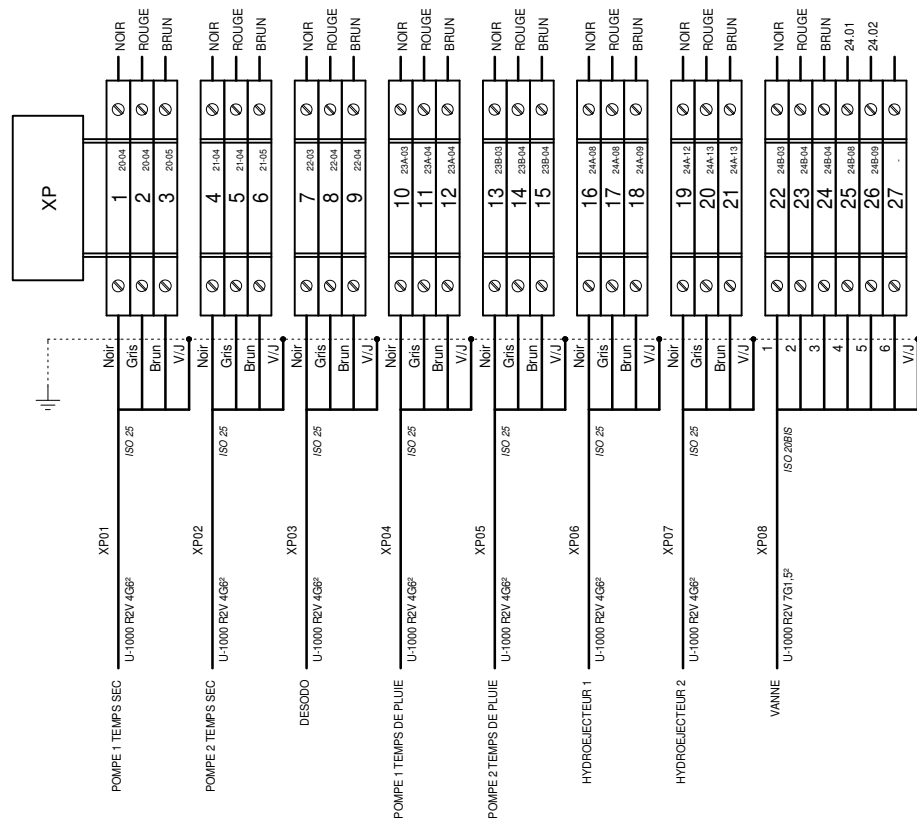

BORNERS

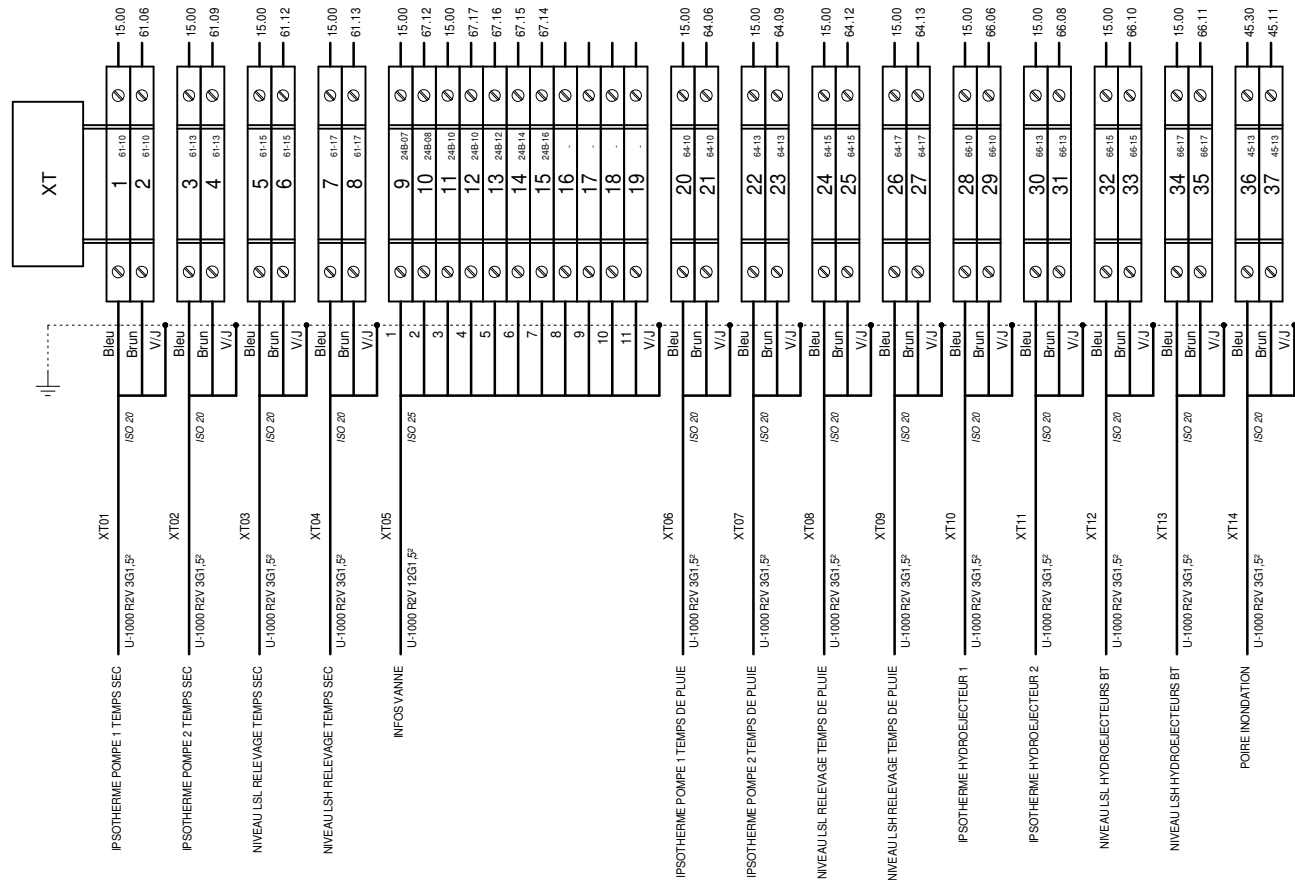

AUTOMATISMES SEGUIN
 Systeme Qualité

3, Rue Pierre Curie
 91230 MONTGERON
 Tél. : 01.69.52.47.00 - Fax : 01.69.52.47.01
 e-mail : seguin@automatismes-seguin.fr
<http://www.automatismes-seguin.fr>

BORNERS

CLIENT ET NOM DU DOSSIER / CUSTOMER AND NAME OF FOLDER		INDICE / REVIEW
SAUR		2
Poste de Refoulement + Désodorisation		
DESSINATEUR DRAWER	C.C.	IGE-XAO
N° AFFAIRE N° PROJECT	180329	FOLIO/SHEET 77/80
VARZ SERVICE PACK 11-(4,48,8)		

REPERE	DESIGNATION	REFERENCE	MARQUE	QTE
TOLERIE	ARMOIRE OUTDOOR 2016x1800x600mm	FLX-0032172	GROLLEAU	1
	POCHETTE OUVERTE POUR PLANS AUTOCOLLANTE, 340x235mm (ACC D'ENVELOPPES)	036580	LEGRAND	1
	PANNEAU PIVOTANT 2 PORTES POUR ARMOIRES H1416xL1600mm	FLX-0014977	GROLLEAU	1
	BOUTON PAPILLON AVEC CLE 2433A	FLX-0015200	GROLLEAU	1
	CHASSIS PLEIN GALVANISEE POUR ARMOIRE MONOBLOC H.2000 L.1600, SURFACE UTILE 186dm2, 1897x1497	NSYMP2016	SCHNEIDER ELECTRIC	1
10FP01	PARAFONDRE iQUICK PRD20r 3P+N, 230/400VAC, 5/20kA	A9L16297	SCHNEIDER ELECTRIC	1
10QDG01	DISJONCTEUR IC60N 4P 63A, 440VAC/6kA, 250VDC/6kA, COURBE C	A9F77463	SCHNEIDER ELECTRIC	1
	DECLENCHEUR A EMISSION DE TENSION IMX+OF 100-415V 50-60Hz / 110-130VDC	A9A26946	SCHNEIDER ELECTRIC	1
	BLOC VIGI IC60AC 4P 63A, 240/415VAC	A9V14463	SCHNEIDER ELECTRIC	1
10QIG01	COMMUTATEUR-INVERSEUR I-O-II 4P 63A, CDE FRONTALE	22304006	SOCOMEK	1
	POIGNE DIRECTE TYPE S00 BLEUE	22395012	SOCOMEK	1
	CACHE-BORNES POUR SIRCO M 1P 63...80A	22941009	SOCOMEK	1
	CACHE-BORNES POUR SIRCO M 3P 63...80A	22943009	SOCOMEK	1
	KIT DE PONTAGE 4P, 63-100A	22994009	SOCOMEK	1
10X01	SOCLE DE TABLEAU HYPRA 3P+N+T 63A, 380/415VAC, IP66/67-55	059428	LEGRAND	1
	PRISE MOBILE HYPRA 3P+N+T 63A, 380/415VAC, IP66/67-55	059488	LEGRAND	1
12E01	JEU DE 2 SUPPORTS TETRAPOLAIRES POUR BARRES 25x4mm	037436	LEGRAND	1
	BARRE TARAUEE EN CUIVRE TCBS 20x5mm, LONGUEUR 2000mm	549010	ERICO	1
12KA01	CONTACTEUR AUXILIAIRE MODELE D 24AC	CAD50B7	SCHNEIDER ELECTRIC	1
12PF01	RELAIS DE CONTROLE TRIPHASE POUR L'ORDRE ET LA PERTE DE PHASES, 208-480VAC, 1INV	DPA51CM44	CARLO GAVAZZI	1
12PV01	VOLTMETRE ROTEX R72A90-V, ALTERNATIF 0-500V DIRECT DEV 90D	192G2107	SOCOMEK	1
	2 CAPUCHONS	192Z1016	SOCOMEK	1
12QD01	DISJONCTEUR DT40 1P+N 1A 6kA, COURBE C	A9N21019	SCHNEIDER ELECTRIC	1
12QD02	DISJONCTEUR IC60N 4P 1A, 440VAC/25kA, 250VDC/6kA, COURBE C	A9F74401	SCHNEIDER ELECTRIC	1
12S01	TETE ARRET D'URGENCE	ZB4BS844	SCHNEIDER ELECTRIC	1
	CORPS CONTACT NO	ZB4BZ101	SCHNEIDER ELECTRIC	1
12SV01	COMMUTATEUR VOLT 7POS VIS	192K0013	SOCOMEK	1
15QD01	DISJONCTEUR IC60N 2P 2A, 440VAC/25kA, 133VDC/6kA, COURBE C	A9F74202	SCHNEIDER ELECTRIC	1
15QD02	DISJONCTEUR DT40 1P+N 6A 6kA, COURBE C	A9N21023	SCHNEIDER ELECTRIC	1
15QD03	DISJONCTEUR IC60N 2P 2A, 440VAC/25kA, 133VDC/6kA, COURBE C	A9F74202	SCHNEIDER ELECTRIC	1
15QD04	DISJONCTEUR DT40 1P+N 4A 6kA, COURBE C	A9N21022	SCHNEIDER ELECTRIC	1
15QD05	DISJONCTEUR DT40N 1P+N 6A 10kA, COURBE D	A9N21374	SCHNEIDER ELECTRIC	1
15QD06	DISJONCTEUR C60H-DC 10A 2P, 500VDC, COURBE C	A9N61528	SCHNEIDER ELECTRIC	1
15TR01	TRANSFORMATEUR DE COMMANDE ET DE SIGNALISATION MONOPHASEE 230-400V/24-48V, 160VA	044234	LEGRAND	1
15TR02	TRANSFORMATEUR DE COMMANDE ET DE SIGNALISATION MONOPHASEE 230-400V/24-48V, 100VA	044233	LEGRAND	1
15U01	ALIMENTATION A DECOUPAGE PRIMAIRE, ENTREE: MONOPHASEE, SORTIE: 24VDC 10A	2903149	PHOENIX CONTACT	1
15X01	SOCLE DE TABLEAU INCLINE 2P 16A, 20/25VAC, PLASTIQUE	052401	LEGRAND	1
	BOITIER REVERSIBLE POUR SOCLES TBT 16 ET 32A, 2P/3P	052419	LEGRAND	1
17ECH01	RESISTANCE CHAUFFANTE PTC CS 060, 120-240V AC/DC, 100W	06010.0-00	STEGO	1
17ECL01	LAMPE RENTABLE 8W 220V 50-60Hz 400lm	NSYLAM8T5	SCHNEIDER ELECTRIC	1
17ECL02	LAMPE RENTABLE 8W 220V 50-60Hz 400lm	NSYLAM8T5	SCHNEIDER ELECTRIC	1
17KA01	RELAIS INDUSTRIEL EMBROCHABLE, MONOSTABLE, 4INV, 230VAC + EMBASE	RMIA45230AC + ZMI4SA	CARLO GAVAZZI	1
17KTH01	PETIT THERMOSTAT KTO 011, 1NF, 0..60°C	01146.9-00	STEGO	1
17KTH02	PETIT THERMOSTAT KTS 011, 1NO, 0..60°C	01147.9-00	STEGO	1
17KTH03	PETIT THERMOSTAT KTS 011, 1NO, 0..60°C	01147.9-00	STEGO	1
17KTH04	PETIT THERMOSTAT KTS 011, 1NO, 0..60°C	01147.9-00	STEGO	1
17QD01	DISJONCTEUR DT40 1P+N 1A 6kA, COURBE C	A9N21019	SCHNEIDER ELECTRIC	1


AUTOMATISMES SEGUIN
 Systeme Qualité

3, Rue Pierre Curie
 91230 MONTGERON
 Tél. : 01.69.52.47.00 - Fax : 01.69.52.47.01
 e-mail : seguin@automatismes-seguin.fr
<http://www.automatismes-seguin.fr>

NOMENCLATURE

CLIENT ET NOM DU DOSSIER / CUSTOMER AND NAME OF FOLDER		INDICE / REVIEW
SAUR		1
Poste de Refoulement + Désodorisation		
DESSINATEUR DRAWER	C.C.	FOLIO/SHEET 80 / 81
N° AFFAIRE N° PROJECT	180329	
		IGE-XAO VARZ SERVICE PACK 11-(14.08.0)

REPERE	DESIGNATION	REFERENCE	MARQUE	QTE
17QD02	DISJONCTEUR DT40 1P+N 2A 6kA, COURBE C	A9N21020	SCHNEIDER ELECTRIC	1
17QD03	DISJONCTEUR DT40 1P+N 16A 6kA, COURBE C	A9N21025	SCHNEIDER ELECTRIC	1
	BLOC VIGI DT40 1P+N CLASSE AC 25A 30mA 230VAC	A9N21450	SCHNEIDER ELECTRIC	1
17QD04	DISJONCTEUR DT40 1P+N 4A 6kA, COURBE C	A9N21022	SCHNEIDER ELECTRIC	1
17S01	INTERRUPTEUR DE POSITION 1NO+1NF RB, M12 POUSSOIR METALLIQUE 1m CABLE	XCMN21F0L1	SCHNEIDER ELECTRIC	1
17S02	INTERRUPTEUR DE POSITION 1NO+1NF RB, M12 POUSSOIR METALLIQUE 1m CABLE	XCMN21F0L1	SCHNEIDER ELECTRIC	1
17X01	PRISE DE COURANT 2P+T 10/16A, 250VAC A ECLIPS	004280	LEGRAND	1
18QD01	DISJONCTEUR DT40 3P+N 16A 6kA COURBE C	A9N21065	SCHNEIDER ELECTRIC	1
	CONTACT AUXILIAIRE OF	A9N26924	SCHNEIDER ELECTRIC	1
18QD02	DISJONCTEUR DT40 VIGI 1P+N CLASSE AC 16A 30mA COURBE C	A9N21444	SCHNEIDER ELECTRIC	1
20QD01	DISJONCTEUR MOTEUR MAGNETIQUE 32A	GV2L32	SCHNEIDER ELECTRIC	1
	ADDITIF FRONTAL F+O	GVAE11	SCHNEIDER ELECTRIC	1
20UF01	VARIATEUR DE VITESSE ATV 312 POUR MOTEUR 7.5kW, 380...500V 50-60Hz TRI, FILTRE CEM INTEGRE	ATV312HU75N4	SCHNEIDER ELECTRIC	1
21QD01	DISJONCTEUR MOTEUR MAGNETIQUE 32A	GV2L32	SCHNEIDER ELECTRIC	1
	ADDITIF FRONTAL F+O	GVAE11	SCHNEIDER ELECTRIC	1
21UF01	VARIATEUR DE VITESSE ATV 312 POUR MOTEUR 7.5kW, 380...500V 50-60Hz TRI, FILTRE CEM INTEGRE	ATV312HU75N4	SCHNEIDER ELECTRIC	1
22QD01	DISJONCTEUR MOTEUR MAGNETIQUE 6,3A	GV2L10	SCHNEIDER ELECTRIC	1
	ADDITIF FRONTAL F+O	GVAE11	SCHNEIDER ELECTRIC	1
22UF01	VARIATEUR DE VITESSE ATV 212 POUR MOTEUR, 2.2kW, 380...480V TRI	ATV212HU22N4	SCHNEIDER ELECTRIC	1
23QD01	DISJONCTEUR MOTEUR MAGNETIQUE AC3 15kW/415V, 32A	GV3L32	SCHNEIDER ELECTRIC	1
	ADDITIF FRONTAL F+F	GVAE20	SCHNEIDER ELECTRIC	1
23UF01	VARIATEUR DE VITESSE ATV 320 POUR MOTEUR 7.5kW, 380...500VAC TRI	ATV320U75N4B	SCHNEIDER ELECTRIC	1
23QD02	DISJONCTEUR MOTEUR MAGNETIQUE AC3 15kW/415V, 32A	GV3L32	SCHNEIDER ELECTRIC	1
	ADDITIF FRONTAL F+F	GVAE20	SCHNEIDER ELECTRIC	1
23UF02	VARIATEUR DE VITESSE ATV 320 POUR MOTEUR 7.5kW, 380...500VAC TRI	ATV320U75N4B	SCHNEIDER ELECTRIC	1
24QD01	DISJONCTEUR MOTEUR MAGNETO-THERMIQUE 9-14A, BORNES A VIS	GV2ME16	SCHNEIDER ELECTRIC	1
	ADDITIF FRONTAL F+O	GVAE11	SCHNEIDER ELECTRIC	1
24QD02	DISJONCTEUR MOTEUR MAGNETO-THERMIQUE 9-14A, BORNES A VIS	GV2ME16	SCHNEIDER ELECTRIC	1
	ADDITIF FRONTAL F+O	GVAE11	SCHNEIDER ELECTRIC	1
24QD03	DISJONCTEUR MOTEUR MAGNETO-THERMIQUE 1.6-2.5A, BORNES A VIS	GV2ME07	SCHNEIDER ELECTRIC	1
	ADDITIF FRONTAL F+O	GVAE11	SCHNEIDER ELECTRIC	1
24QD04	DISJONCTEUR DT40 1P+N 1A 6kA, COURBE C	A9N21019	SCHNEIDER ELECTRIC	1
25P01	CONVERTISSEUR DE MESURE POUR DEBITMETRE ELECTROMAGNETIQUE	IFC 100	KROHNE	1
25QD01	DISJONCTEUR DT40 1P+N 2A 6kA, COURBE C	A9N21020	SCHNEIDER ELECTRIC	1
30P01	CONVERTISSEUR ANA JKA 1 VOIE, ENTREE 0(4)/20mA, SORTIE 0(4)/20mA, AUTO ALIMENTE, IMPEDANCE EN SORTIE 0...250 Ohms	JK20S1	JM CONCEPT	1
30P02	CONVERTISSEUR ANA JKA 1 VOIE, ENTREE 0(4)/20mA, SORTIE 0(4)/20mA, AUTO ALIMENTE, IMPEDANCE EN SORTIE 0...250 Ohms	JK20S1	JM CONCEPT	1
30P03	CONVERTISSEUR ANA JKA 1 VOIE, ENTREE 0(4)/20mA, SORTIE 0(4)/20mA, AUTO ALIMENTE, IMPEDANCE EN SORTIE 0...250 Ohms	JK20S1	JM CONCEPT	1
30QD01	DISJONCTEUR C60H-DC 1A 2P, 500VDC, COURBE C	A9N61521	SCHNEIDER ELECTRIC	1
30QD02	DISJONCTEUR C60H-DC 1A 2P, 500VDC, COURBE C	A9N61521	SCHNEIDER ELECTRIC	1
30QD03	DISJONCTEUR C60H-DC 1A 2P, 500VDC, COURBE C	A9N61521	SCHNEIDER ELECTRIC	1
35E01	CONTROLEUR M221 24E/16S RELAIS (4E RAPIDES) 2E ANA, 100-240VAC, ETHERNET	TM221CE40R	SCHNEIDER ELECTRIC	1
35E02	MODULE D'ENTREES TOR, 16E 24VDC	TM3DI16G	SCHNEIDER ELECTRIC	1
35E03	MODULE D'ENTREES ANALOGIQUE 4E, -10/0...10VDC 0/4...20mA	TM3AI4G	SCHNEIDER ELECTRIC	1
35E04	MODULE DE SORTIES ANALOGIQUE 4S, -10/0...10VDC 0/4...20mA	TM3AQ4G	SCHNEIDER ELECTRIC	1
35E05	MODULE D'ENTREES TOR, 16E 24VDC	TM3DI16G	SCHNEIDER ELECTRIC	1
35QD01	DISJONCTEUR DT40 1P+N 1A 6kA, COURBE C	A9N21019	SCHNEIDER ELECTRIC	1
36E01	TERMINAL GRAPHIQUE A ECRAN TACTILE 7.5" VGA, 640x480, CADRE INOXYDABLE, 96Mo, 2COM ET 2USB	HMIGTO4310	SCHNEIDER ELECTRIC	1



3, Rue Pierre Curie
91230 MONTGERON
Tél. : 01.69.52.47.00 - Fax : 01.69.52.47.01
e-mail : seguin@automatismes-seguin.fr
<http://www.automatismes-seguin.fr>

NOMENCLATURE

CLIENT ET NOM DU DOSSIER / CUSTOMER AND NAME OF FOLDER		INDICE / REVIEW
SAUR		2
Poste de Refoulement + Désodorisation		
DESSINATEUR DRAWER	C.C.	FOLIO/SHEET 81/82
N° AFFAIRE N° PROJECT	180329	
		IGE-XAO V4R2 SERVICE PACK 11 - (14.08.0)

REPERE	DESIGNATION	REFERENCE	MARQUE	QTE
36QD01	DISJONCTEUR C60H-DC 3A 2P, 500VDC, COURBE C	A9N61523	SCHNEIDER ELECTRIC	1
37E01	SWITCH ETHERNET INDUSTRIEL, 5 PORTS 10/100BASE T(X) (RJ45)	EDS-205	MOXA	1
37QD01	DISJONCTEUR C60H-DC 2A 2P, 500VDC, COURBE C	A9N61522	SCHNEIDER ELECTRIC	1
40KA01	RELAIS INDUSTRIEL EMBROCHABLE, MONOSTABLE, 4INV, 24VAC + EMBASE + ETRIER	2903686 + 2900934 + 2900954	PHOENIX CONTACT	1
40KA02	RELAIS INDUSTRIEL EMBROCHABLE, MONOSTABLE, 4INV, 24VAC + EMBASE + ETRIER	2903686 + 2900934 + 2900954	PHOENIX CONTACT	1
42S01	TETE BOUTON TOURNANT 2 POSITIONS A SERRURE AVEC CLE N°455	ZB4BG2	SCHNEIDER ELECTRIC	1
	CORPS CONTACT NO	ZB4BZ101	SCHNEIDER ELECTRIC	1
42S02	CORPS POUSSOIR LUMINEUX	ZB4BW0B45	SCHNEIDER ELECTRIC	1
	TETE POUSSOIR LUMINEUX	ZB4BW343	SCHNEIDER ELECTRIC	1
55E01	RACK S530 5 EMBLEMENTS AVEC ALIM SECTEUR 230VAC	T9930A100	SOFREL	1
55E01-01	MODULE DE COMMUNICATION ETHERNET 10MB	V5900710	SOFREL	1
55E01-02	MODULE DE COMMUNICATION PSTN (RTC) 33.600 bps	V5900510	SOFREL	1
55FP01	PARAFONDRE SECTEUR	DS215D400	CITEL	1
55FP02	PARAFONDRE PTT LIGNE RTC / ADSL	B180-T	CITEL	1
55G01	BATTERIE 12V, 7Ah	NP7-12FR	YUASA	1
55QD01	DISJONCTEUR DT40 1P+N 4A 6kA, COURBE C	A9N21022	SCHNEIDER ELECTRIC	1
55X01	PRISE TELEPHONIQUE SAILLIE - 8 CONTACTS	051219	LEGRAND	1
60KA01	RELAIS INDUSTRIEL EMBROCHABLE, MONOSTABLE, 4INV, 24VAC	RMIA4524AC/6	CARLO GAVAZZI	1
	EMBASE POUR RELAIS RMI 4INV	ZMI4SA	CARLO GAVAZZI	1
60KA02	RELAIS INDUSTRIEL EMBROCHABLE, MONOSTABLE, 4INV, 24VAC	RMIA4524AC/6	CARLO GAVAZZI	1
	EMBASE POUR RELAIS RMI 4INV	ZMI4SA	CARLO GAVAZZI	1
60KA03	RELAIS INDUSTRIEL EMBROCHABLE, MONOSTABLE, 4INV, 24VAC + EMBASE	RMIA4524AC + ZMI4SA	CARLO GAVAZZI	1
60KA04	RELAIS INDUSTRIEL EMBROCHABLE, MONOSTABLE, 4INV, 24VAC + EMBASE	RMIA4524AC + ZMI4SA	CARLO GAVAZZI	1
60KA05	RELAIS INDUSTRIEL EMBROCHABLE, MONOSTABLE, 4INV, 24VAC + EMBASE	RMIA4524AC + ZMI4SA	CARLO GAVAZZI	1
60KA06	RELAIS INDUSTRIEL EMBROCHABLE, MONOSTABLE, 4INV, 24VAC + EMBASE	RMIA4524AC + ZMI4SA	CARLO GAVAZZI	1
60S01	TETE BOUTON TOURNANT 3 POSITIONS	ZB4BD3	SCHNEIDER ELECTRIC	1
	CORPS CONTACT 2NO	ZB4BZ103	SCHNEIDER ELECTRIC	1
	CONTACT VIS ETRIER 1NO	ZBE101	SCHNEIDER ELECTRIC	3
60S02	TETE BOUTON TOURNANT 3 POSITIONS	ZB4BD3	SCHNEIDER ELECTRIC	1
	CORPS CONTACT 2NO	ZB4BZ103	SCHNEIDER ELECTRIC	1
	CONTACT VIS ETRIER 1NO	ZBE101	SCHNEIDER ELECTRIC	3
60S03	TETE BOUTON TOURNANT 2 POSITIONS, RAPPEL DE DROITE A GAUCHE	ZB4BD4	SCHNEIDER ELECTRIC	1
	CORPS CONTACT O+F	ZB4BZ105	SCHNEIDER ELECTRIC	1
60S04	TETE BOUTON TOURNANT 2 POSITIONS, RAPPEL DE DROITE A GAUCHE	ZB4BD4	SCHNEIDER ELECTRIC	1
	CORPS CONTACT O+F	ZB4BZ105	SCHNEIDER ELECTRIC	1
61KA01	RELAIS INDUSTRIEL EMBROCHABLE, MONOSTABLE, 4INV, 24VAC	RMIA4524AC/6	CARLO GAVAZZI	1
	EMBASE POUR RELAIS RMI 4INV	ZMI4SA	CARLO GAVAZZI	1
61KA02	RELAIS INDUSTRIEL EMBROCHABLE, MONOSTABLE, 4INV, 24VAC + EMBASE	RMIA4524AC + ZMI4SA	CARLO GAVAZZI	1
61KA03	RELAIS INDUSTRIEL EMBROCHABLE, MONOSTABLE, 4INV, 24VAC + EMBASE	RMIA4524AC + ZMI4SA	CARLO GAVAZZI	1
61KA04	RELAIS INDUSTRIEL EMBROCHABLE, MONOSTABLE, 4INV, 24VAC + EMBASE	RMIA4524AC + ZMI4SA	CARLO GAVAZZI	1
61KA05	RELAIS INDUSTRIEL EMBROCHABLE, MONOSTABLE, 4INV, 24VAC + EMBASE	RMIA4524AC + ZMI4SA	CARLO GAVAZZI	1
61KA06	RELAIS INDUSTRIEL EMBROCHABLE, MONOSTABLE, 4INV, 24VAC + EMBASE	RMIA4524AC + ZMI4SA	CARLO GAVAZZI	1
61KA11	RELAIS INDUSTRIEL EMBROCHABLE, MONOSTABLE, 4INV, 24VAC	RMIA4524AC/6	CARLO GAVAZZI	1
	EMBASE POUR RELAIS RMI 4INV	ZMI4SA	CARLO GAVAZZI	1
61KT01	MINUTERIE MULTIFONCTION, 0.1s-100h SELECTIONNABLE, 1INV, 24VDC / 24-240VAC	DMB51CM24	CARLO GAVAZZI	1
61S01	TETE BOUTON TOURNANT LUMINEUX	ZB4BK1243	SCHNEIDER ELECTRIC	1
	CORPS POUSSOIR LUMINEUX	ZB4BW0B45	SCHNEIDER ELECTRIC	1



3, Rue Pierre Curie
91230 MONTGERON
Tél. : 01.69.52.47.00 - Fax : 01.69.52.47.01
e-mail : seguin@automatismes-seguin.fr
<http://www.automatismes-seguin.fr>

NOMENCLATURE

CLIENT ET NOM DU DOSSIER / CUSTOMER AND NAME OF FOLDER		INDICE / REVIEW
SAUR		1
Poste de Refoulement + Désodorisation		
DESSINATEUR DRAWER	C.C.	FOLIO/SHEET 82 / 83
N° AFFAIRE N° PROJECT	180329	
		IGE-XAO V4R2 SERVICE PACK 11 - (14.08.0)

REPERE	DESIGNATION	REFERENCE	MARQUE	QTE
	CONTACT VIS ETRIER 1NF	ZBE102	SCHNEIDER ELECTRIC	2
62KA01	RELAIS INDUSTRIEL EMBROCHABLE, MONOSTABLE, 4INV, 24VAC	RMIA4524AC/6	CARLO GAVAZZI	1
	EMBASE POUR RELAIS RMI 4INV	ZMI4SA	CARLO GAVAZZI	1
62KA02	RELAIS INDUSTRIEL EMBROCHABLE, MONOSTABLE, 4INV, 24VAC	RMIA4524AC/6	CARLO GAVAZZI	1
	EMBASE POUR RELAIS RMI 4INV	ZMI4SA	CARLO GAVAZZI	1
62KA03	RELAIS INDUSTRIEL EMBROCHABLE, MONOSTABLE, 4INV, 24VAC + EMBASE	RMIA4524AC + ZMI4SA	CARLO GAVAZZI	1
62S01	TETE BOUTON TOURNANT 3 POSITIONS	ZB4BD3	SCHNEIDER ELECTRIC	1
	CORPS CONTACT 2NO	ZB4BZ103	SCHNEIDER ELECTRIC	1
	CONTACT VIS ETRIER 1NO	ZBE101	SCHNEIDER ELECTRIC	2
62S02	TETE BOUTON TOURNANT 2 POSITIONS	ZB4BD2	SCHNEIDER ELECTRIC	1
	CORPS CONTACT O+F	ZB4BZ105	SCHNEIDER ELECTRIC	1
63KA01	RELAIS INDUSTRIEL EMBROCHABLE, MONOSTABLE, 4INV, 24VAC	RMIA4524AC/6	CARLO GAVAZZI	1
	EMBASE POUR RELAIS RMI 4INV	ZMI4SA	CARLO GAVAZZI	1
63KA02	RELAIS INDUSTRIEL EMBROCHABLE, MONOSTABLE, 4INV, 24VAC	RMIA4524AC/6	CARLO GAVAZZI	1
	EMBASE POUR RELAIS RMI 4INV	ZMI4SA	CARLO GAVAZZI	1
63KA03	RELAIS INDUSTRIEL EMBROCHABLE, MONOSTABLE, 4INV, 24VAC + EMBASE + ETRIER	2903686 + 2900934 + 2900954	PHOENIX CONTACT	1
63KA04	RELAIS INDUSTRIEL EMBROCHABLE, MONOSTABLE, 4INV, 24VAC + EMBASE + ETRIER	2903686 + 2900934 + 2900954	PHOENIX CONTACT	1
63KA05	RELAIS INDUSTRIEL EMBROCHABLE, MONOSTABLE, 4INV, 24VAC + EMBASE + ETRIER	2903686 + 2900934 + 2900954	PHOENIX CONTACT	1
63KA06	RELAIS INDUSTRIEL EMBROCHABLE, MONOSTABLE, 4INV, 24VAC + EMBASE + ETRIER	2903686 + 2900934 + 2900954	PHOENIX CONTACT	1
63S01	TETE BOUTON TOURNANT 3 POSITIONS	ZB4BD3	SCHNEIDER ELECTRIC	1
	CORPS CONTACT 2NO	ZB4BZ103	SCHNEIDER ELECTRIC	1
	CONTACT VIS ETRIER 1NO	ZBE101	SCHNEIDER ELECTRIC	3
63S02	TETE BOUTON TOURNANT 3 POSITIONS	ZB4BD3	SCHNEIDER ELECTRIC	1
	CORPS CONTACT 2NO	ZB4BZ103	SCHNEIDER ELECTRIC	1
	CONTACT VIS ETRIER 1NO	ZBE101	SCHNEIDER ELECTRIC	3
63S03	TETE BOUTON TOURNANT 2 POSITIONS, RAPPEL DE DROITE A GAUCHE	ZB4BD4	SCHNEIDER ELECTRIC	1
	CORPS CONTACT O+F	ZB4BZ105	SCHNEIDER ELECTRIC	1
63S04	TETE BOUTON TOURNANT 2 POSITIONS, RAPPEL DE DROITE A GAUCHE	ZB4BD4	SCHNEIDER ELECTRIC	1
	CORPS CONTACT O+F	ZB4BZ105	SCHNEIDER ELECTRIC	1
64KA01	RELAIS INDUSTRIEL EMBROCHABLE, MONOSTABLE, 4INV, 24VAC	RMIA4524AC/6	CARLO GAVAZZI	1
	EMBASE POUR RELAIS RMI 4INV	ZMI4SA	CARLO GAVAZZI	1
64KA02	RELAIS INDUSTRIEL EMBROCHABLE, MONOSTABLE, 4INV, 24VAC + EMBASE + ETRIER	2903686 + 2900934 + 2900954	PHOENIX CONTACT	1
64KA03	RELAIS INDUSTRIEL EMBROCHABLE, MONOSTABLE, 4INV, 24VAC + EMBASE + ETRIER	2903686 + 2900934 + 2900954	PHOENIX CONTACT	1
64KA04	RELAIS INDUSTRIEL EMBROCHABLE, MONOSTABLE, 4INV, 24VAC + EMBASE + ETRIER	2903686 + 2900934 + 2900954	PHOENIX CONTACT	1
64KA05	RELAIS INDUSTRIEL EMBROCHABLE, MONOSTABLE, 4INV, 24VAC + EMBASE + ETRIER	2903686 + 2900934 + 2900954	PHOENIX CONTACT	1
64KA06	RELAIS INDUSTRIEL EMBROCHABLE, MONOSTABLE, 4INV, 24VAC + EMBASE + ETRIER	2903686 + 2900934 + 2900954	PHOENIX CONTACT	1
64KA11	RELAIS INDUSTRIEL EMBROCHABLE, MONOSTABLE, 4INV, 24VAC	RMIA4524AC/6	CARLO GAVAZZI	1
	EMBASE POUR RELAIS RMI 4INV	ZMI4SA	CARLO GAVAZZI	1
64KT01	MINUTERIE MULTIFONCTION, 0.1s-100h SELECTIONNABLE, 1INV, 24VDC / 24-240VAC	DMB51CM24	CARLO GAVAZZI	1
65KM01	CONTACTEUR DE PUISSANCE 18A 1NO+1NF 24V 50/60Hz	LC1D18B7	SCHNEIDER ELECTRIC	1
	BLOC DE CONTACTS AUXILIAIRES 2NO FRONTAL	LADN20	SCHNEIDER ELECTRIC	1
65KM02	CONTACTEUR DE PUISSANCE 18A 1NO+1NF 24V 50/60Hz	LC1D18B7	SCHNEIDER ELECTRIC	1
	BLOC DE CONTACTS AUXILIAIRES 2NO FRONTAL	LADN20	SCHNEIDER ELECTRIC	1
65S01	TETE BOUTON TOURNANT 3 POSITIONS	ZB4BD3	SCHNEIDER ELECTRIC	1
	CORPS CONTACT 2NO	ZB4BZ103	SCHNEIDER ELECTRIC	1
	CONTACT VIS ETRIER 1NO	ZBE101	SCHNEIDER ELECTRIC	2
65S02	TETE BOUTON TOURNANT 3 POSITIONS	ZB4BD3	SCHNEIDER ELECTRIC	1



3, Rue Pierre Curie
91230 MONTGERON
Tél. : 01.69.52.47.00 - Fax : 01.69.52.47.01
e-mail : seguin@automatismes-seguin.fr
<http://www.automatismes-seguin.fr>

NOMENCLATURE

CLIENT ET NOM DU DOSSIER / CUSTOMER AND NAME OF FOLDER		INDICE / REVIEW
SAUR		1
Poste de Refoulement + Désodorisation		
DESSINATEUR DRAWER	C.C.	FOLIO/SHEET 83 / 84
N° AFFAIRE N° PROJECT	180329	
		IGE-XAO V4R2 SERVICE PACK 11 - (4.08.0)

REPERE	DESIGNATION	REFERENCE	MARQUE	QTE
	CORPS CONTACT 2NO	ZB4BZ103	SCHNEIDER ELECTRIC	1
	CONTACT VIS ETRIER 1NO	ZBE101	SCHNEIDER ELECTRIC	2
66KA01	RELAIS INDUSTRIEL EMBROCHABLE, MONOSTABLE, 4INV, 24VAC	RMIA4524AC/6	CARLO GAVAZZI	1
	EMBASE POUR RELAIS RMI 4INV	ZMI4SA	CARLO GAVAZZI	1
66KA02	RELAIS INDUSTRIEL EMBROCHABLE, MONOSTABLE, 4INV, 24VAC + EMBASE + ETRIER	2903686 + 2900934 + 2900954	PHOENIX CONTACT	1
66KA03	RELAIS INDUSTRIEL EMBROCHABLE, MONOSTABLE, 4INV, 24VAC + EMBASE + ETRIER	2903686 + 2900934 + 2900954	PHOENIX CONTACT	1
66KA04	RELAIS INDUSTRIEL EMBROCHABLE, MONOSTABLE, 4INV, 24VAC + EMBASE + ETRIER	2903686 + 2900934 + 2900954	PHOENIX CONTACT	1
66KA05	RELAIS INDUSTRIEL EMBROCHABLE, MONOSTABLE, 4INV, 24VAC + EMBASE + ETRIER	2903686 + 2900934 + 2900954	PHOENIX CONTACT	1
66KA06	RELAIS INDUSTRIEL EMBROCHABLE, MONOSTABLE, 4INV, 24VAC + EMBASE + ETRIER	2903686 + 2900934 + 2900954	PHOENIX CONTACT	1
66KT01	MINUTERIE MULTIFONCTION, 0.1s-100h SELECTIONNABLE, 1INV, 24VDC / 24-240VAC	DMB51CM24	CARLO GAVAZZI	1
67KA01	RELAIS INDUSTRIEL EMBROCHABLE, MONOSTABLE, 4INV, 24VAC + EMBASE + ETRIER	2903686 + 2900934 + 2900954	PHOENIX CONTACT	1
67KA02	RELAIS INDUSTRIEL EMBROCHABLE, MONOSTABLE, 4INV, 24VAC + EMBASE + ETRIER	2903686 + 2900934 + 2900954	PHOENIX CONTACT	1
67KA03	RELAIS INDUSTRIEL EMBROCHABLE, MONOSTABLE, 4INV, 24VAC + EMBASE + ETRIER	2903686 + 2900934 + 2900954	PHOENIX CONTACT	1
67KA04	RELAIS INDUSTRIEL EMBROCHABLE, MONOSTABLE, 4INV, 24VAC + EMBASE + ETRIER	2903686 + 2900934 + 2900954	PHOENIX CONTACT	1
67KA05	RELAIS INDUSTRIEL EMBROCHABLE, MONOSTABLE, 4INV, 24VAC + EMBASE + ETRIER	2903686 + 2900934 + 2900954	PHOENIX CONTACT	1
67KM01/02	INVERSEUR 9A 1NO+1NF 24V 50/60Hz	LC2D09B7	SCHNEIDER ELECTRIC	1
	BLOC DE CONTACTS AUXILIAIRES 4NO FRONTAL	LADN40	SCHNEIDER ELECTRIC	2
67KT01	MINUTERIE MULTIFONCTION, 0.1s-100h SELECTIONNABLE, 1INV, 24VDC / 24-240VAC	DMB51CM24	CARLO GAVAZZI	1
67S01	TETE BOUTON TOURNANT 3 POSITIONS	ZB4BD3	SCHNEIDER ELECTRIC	1
	CORPS CONTACT 2NO	ZB4BZ103	SCHNEIDER ELECTRIC	1
	CONTACT VIS ETRIER 1NO	ZBE101	SCHNEIDER ELECTRIC	2
67S02	TETE BOUTON POUSSOIR ROUGE	ZB4BA4	SCHNEIDER ELECTRIC	1
	CORPS CONTACT NF	ZB4BZ102	SCHNEIDER ELECTRIC	1
67S03	TETE BOUTON POUSSOIR NOIR	ZB4BA2	SCHNEIDER ELECTRIC	1
	CORPS CONTACT NO	ZB4BZ101	SCHNEIDER ELECTRIC	1
67S04	TETE BOUTON POUSSOIR NOIR	ZB4BA2	SCHNEIDER ELECTRIC	1
	CORPS CONTACT NO	ZB4BZ101	SCHNEIDER ELECTRIC	1
70H01	VOYANT INCOLORE DEL 24V	XB7EV07BP	SCHNEIDER ELECTRIC	1
71H01	VOYANT VERT DEL 24V	XB7EV03BP	SCHNEIDER ELECTRIC	1
71H02	VOYANT ROUGE DEL 24V	XB7EV04BP	SCHNEIDER ELECTRIC	1
71H03	VOYANT VERT DEL 24V	XB7EV03BP	SCHNEIDER ELECTRIC	1
71H04	VOYANT ROUGE DEL 24V	XB7EV04BP	SCHNEIDER ELECTRIC	1
71H05	VOYANT VERT DEL 24V	XB7EV03BP	SCHNEIDER ELECTRIC	1
71H06	VOYANT VERT DEL 24V	XB7EV03BP	SCHNEIDER ELECTRIC	1
71H07	VOYANT ROUGE DEL 24V	XB7EV04BP	SCHNEIDER ELECTRIC	1
71PCH01	COMPTEUR HORAIRE TOTALISATEUR 10...30V, 50Hz	3220401071	KUBLER	1
	CADRE POUR COMPTEUR DIN H57	BT008171	KUBLER	1
71PCH02	COMPTEUR HORAIRE TOTALISATEUR 10...30V, 50Hz	3220401071	KUBLER	1
	CADRE POUR COMPTEUR DIN H57	BT008171	KUBLER	1
71PCH03	COMPTEUR HORAIRE TOTALISATEUR 10...30V, 50Hz	3220401071	KUBLER	1
	CADRE POUR COMPTEUR DIN H57	BT008171	KUBLER	1
71PCH04	COMPTEUR HORAIRE TOTALISATEUR 10...30V, 50Hz	3220401071	KUBLER	1
	CADRE POUR COMPTEUR DIN H57	BT008171	KUBLER	1
72H01	VOYANT VERT DEL 24V	XB7EV03BP	SCHNEIDER ELECTRIC	1
72H02	VOYANT ROUGE DEL 24V	XB7EV04BP	SCHNEIDER ELECTRIC	1
72H03	VOYANT VERT DEL 24V	XB7EV03BP	SCHNEIDER ELECTRIC	1
72H04	VOYANT ROUGE DEL 24V	XB7EV04BP	SCHNEIDER ELECTRIC	1



3, Rue Pierre Curie
 91230 MONTGERON
 Tél. : 01.69.52.47.00 - Fax : 01.69.52.47.01
 e-mail : seguin@automatismes-seguin.fr
<http://www.automatismes-seguin.fr>

NOMENCLATURE

CLIENT ET NOM DU DOSSIER / CUSTOMER AND NAME OF FOLDER		INDICE / REVIEW
SAUR		1
Poste de Refoulement + Désodorisation		
DESSINATEUR DRAWER	C.C.	FOLIO/SHEET 84 / 85
N° AFFAIRE N° PROJECT	180329	
		IGE-XAO VARZ SERVICE PACK 11-(14.08.0)

