

26/02/2020	1	G.D.	RETOUR CHANTIER	F.C.	R.M.
07/11/2019	0	F.C.	RETOUR ESSAIS	F.CO.	R.M.
02/10/2019	A	G.D.	PREMIERE EMISSION	F.C.	R.M.
DATE DATE	REV. REV.	DESSINE PAR DRAWN BY	MODIFICATIONS REVISIONS	VERIFIE PAR CHECKED BY	APPROUVE PAR APPROVED BY

***SCHEMA ELECTRIQUE
ELECTRICAL DRAWING***

**3, Rue Pierre Curie
91230 MONTGERON**
Tél. : 01.69.52.47.00 - Fax : 01.69.52.47.01
e-mail : seguin@automatismes-seguin.fr
<http://www.automatismes-seguin.fr>

PLAN: 190384	REV: 1
CDE:	

Ce document est notre propriété. Il ne peut être reproduit et / ou communiqué sans autorisation.
This document is our property. It cannot be reproduced and / or transmitted without autorisation.



STEP LA BROSSE MONTCEAUX

LETTRE DE REPERAGE DES ELEMENTS DU SCHEMA

QI	INTERRUPTEUR	PCPI	CONTROLEUR D'ISOLEMENT	KT	RELAIS TEMPORISE	SA	COMMUTATEUR D'AMPEREMETRE
QIG	INTERRUPTEUR GENERAL	TR	TRANSFORMATEUR DE TENSION	KAU	RELAIS ARRET D'URGENCE	SV	COMMUTATEUR DE VOLTMETRE
QD	DISJONCTEUR	TC	TRANSFORMATEUR DE COURANT	UF	VARIATEUR	ECH	RESISTANCE CHAUFFANTE
QDG	DISJONCTEUR GENERAL	U	ONDULEUR, ALIMENTATION	UM	DEMARREUR	ECL	ECLAIRAGE
FP	PARAFONDRE	KIC	INTER CREPUSCULAIRE	S	ORGANE DE COMMANDE	G	BATTERIE
FU	FUSIBLE	KIH	HORLOGE	H	VOYANT, SIRENE	P	INSTRUMENTATION
F	THERMIQUE	KTH	THERMOSTAT	PCH	COMPTEUR HORAIRE	X	PRISE DE COURANT, BORNIER
QF	SECTIONNEUR FUSIBLE	KM	CONTACTEUR	PA	AMPEREMETRE	E	MATERIELS AUTRES
PF	CONTROLEUR DE PHASE	KA	RELAIS	PV	VOLTMETRE	KTL	TELERUPTEUR

LETTER CODES FOR ITEMS DESIGNATION ON THE DRAWING

QI	SWITCH	PCPI	INSULATION CONTROLLER	KT	TEMPORIZES RELAY	SA	AMPEREMETER SWITCH
QIG	GENERAL SWITCH	TR	TENSION TRANSFORMER	KAU	EMERGENCY STOP RELAY	SV	VOLTMETER SWITCH
QD	BREAKER	TC	CURRENT TRANSFORMER	UF	VELOCITY VARIATOR	ECL	LIGHT
QDG	GENERAL BREAKER	U	INVERTER, SUPPLY	UM	MOTOR STARTER	ECH	HEATER
FP	LIGHTNING PROTECTOR	KIC	DIMMER	S	CONTROL UNIT	G	BATTERY
FU	FUSE	KIH	CLOCK	H	INDICATOR	P	INSTRUMENTATION
F	THERMAL RELAY	KTH	THERMOSTAT	PCH	TIMER	X	SOCKET, TERMINAL BLOCK
QF	DISCONNECTING SWITCH	KM	CONTACTOR	PA	AMPEREMETER	E	OTHER EQUIPMENTS
PF	PHASE CONTROLLER	KA	RELAY	PV	VOLTMETER	KTL	TELEBREAKER

COULEURS DE FILS

TRI 400V:	<= 6 mm2 Noir Rouge Brun
	> 6 mm2 Noir Bagué Noir Rouge Brun
NEUTRE:	Bleu Clair
230VAC:	Rouge avec Commun Bobines Blanc (*)
230VAC ONDULE:	Neutre Bleu Clair Bagué Orange
	Phase Noir Bagué Orange
110VAC:	Noir avec Commun Bobines Blanc (*)
24VAC:	Violet avec Commun Bobines Blanc (*)
12/24VDC:	Bleu Foncé avec Commun Bobines Blanc (*)
48VAC:	Violet avec Commun Bobines Blanc (*)
0-10V/PT100:	Violet
REPORTS:	Orange
TERRE:	Vert/Jaune
ANALOGIQUE:	Une Paire + Brun - Blanc
	Unifilaire Blanc
TENSION EXTERNE PERMANENTE INTER GENERAL OUVERT:	Orange

ATTENTION

Si plusieurs tensions de télécommande, alors prendre uniquement le 230VAC avec Commun Bobines Blanc

(*) Si Télécommande

WIRE COLOR


TRI 400V:	<= 6 mm2 Black Red Brown
	> 6 mm2 Black with Ring Black Red Brown
NEUTRE:	Light Blue
230VAC	Red with Spods Common White (*)
230VAC UPS:	Neutre Light Blue with Ring Orange
	Phase Black with Ring Orange
110VAC:	Black with Spods Common White (*)
24VAC:	Purple with Spods Common White (*)
12/24VDC:	Dark Blue with Spods Common White (*)
48VAC:	Purple with Spods Common White (*)
0-10V/PT100:	Purple
REPORTS:	Orange
GROUND:	Green/Yellow
ANALOGICAL:	One Pair + Brown - White
	Unifilar White
PERMANENTLY EXTERNAL POWER GENERAL BREAKER OPEN:	Orange

CAUTION


If There are Several Tensions of Command Then to take Only the 230VAC with Spods Common White

(*) If Command

TYPE DE RELAIS ET DE CONTACT DANS LE SCHEMA

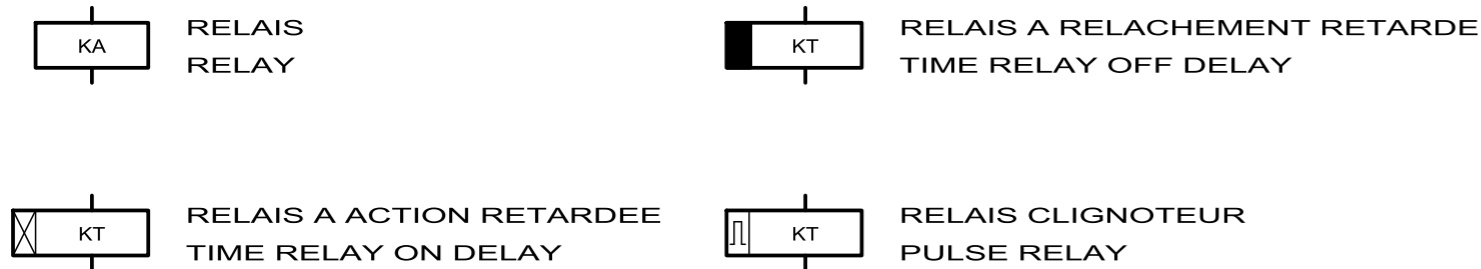

RELAY AND CONTACT TYPE IN THE DRAWING

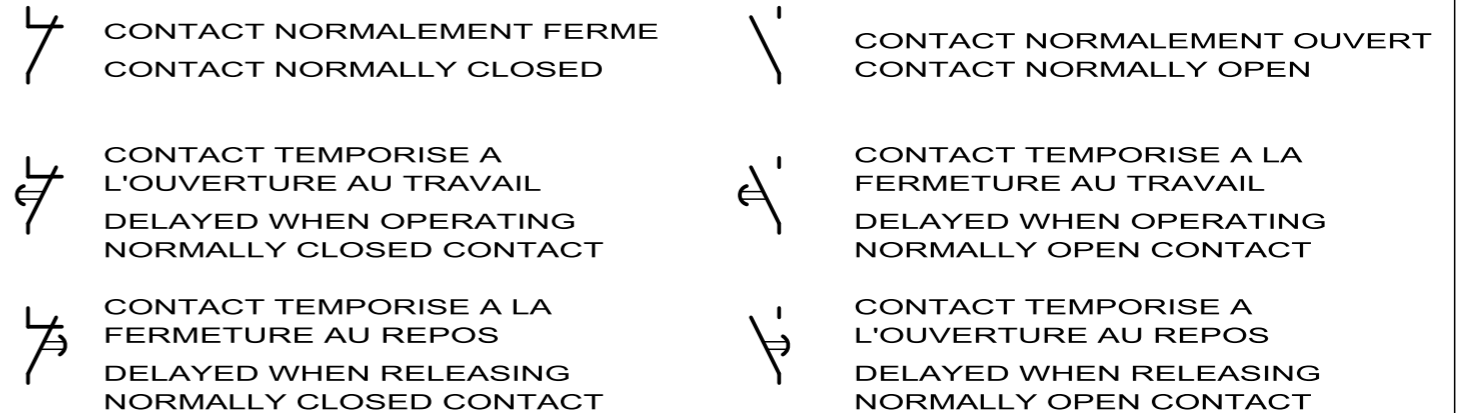

LE SCHEMA EST REPRESENTE HORS TENSION ET GENERATEUR HORS SERVICE

THE DRAWING IS SHOWN OUT OF VOLTAGE AND WITH GENERATOR OUT OF SERVICE

LEGENDE DU SCHEMA ELECTRIQUE

CLIENT ET NOM DU DOSSIER / CUSTOMER AND NAME OF FOLDER

SAUR
STEP LA BROUSSE MONTCEAUX

INDICE / REVIEW

0

DESSINATEUR
DRAWER

G.D.

N° AFFAIRE
N° PROJECT

190384

FOLIO/SHEET 03 / 04

IGE XAO

V4R3 SERVICE PACK 8 - (4.88B)


3, Rue Pierre Curie
91230 MONTGERON
 Tél. : 01.69.52.47.00 - Fax : 01.69.52.47.01
 e-mail : seguin@automatismes-seguin.fr
<http://www.automatismes-seguin.fr>




CODE DU REPERAGE

LETTER CODE

1/ DES APPAREILS DANS LES ARMOIRES
APPARATUS IN THE CABINETS

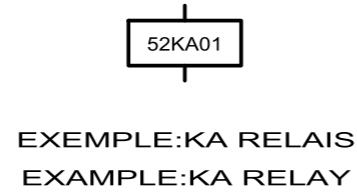

52 KA 01

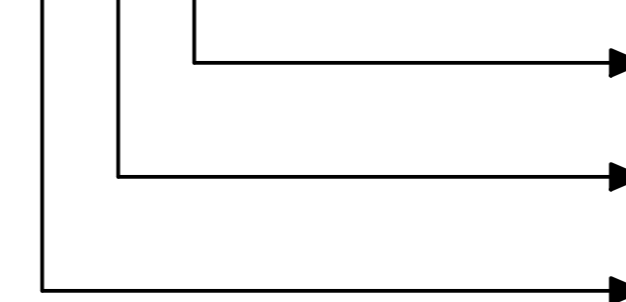

N° D'ORDRE DANS LE FOLIO D'ORIGINE
ORDER NUMBER ON ORIGINAL SHEET

LETTRE DE REPERAGE
LETTER CODES FOR ITEM

N° DU FOLIO D'ORIGINE
ORIGINAL SHEET NUMBER


2/ DES FILS DE CABLAGE
WIRING

N° DU FOLIO D'ORIGINE
ORIGINAL SHEET NUMBER




N° DU FIL DANS LE FOLIO D'ORIGINE
NUMBER OF THE WIRE ON ORIGINAL SHEET

3/ REPORT DES CONTACTS DANS LE SCHEMA
CONTACT REPORT IN THE DRAWING

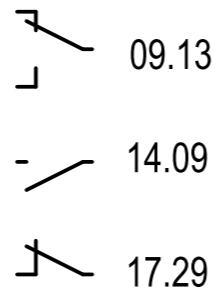



17.29

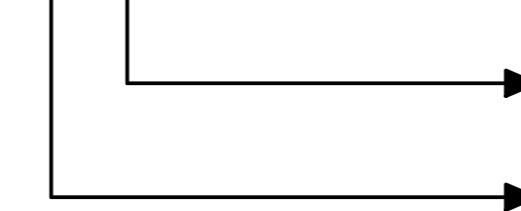

N° DE LA COLONNE OU EST UTILISE LE CONTACT
COLUMN NUMBER WHERE THE CONTACT IS USED

N° DU FOLIO OU EST UTILISE LE CONTACT
SHEET NUMBER WHERE THE CONTACT IS USED

4/ REPRESENTATION DES BORNES ET BORNIERES DANS LE SCHEMA
BINDINGS SCREWS VIEW IN THE DRAWING

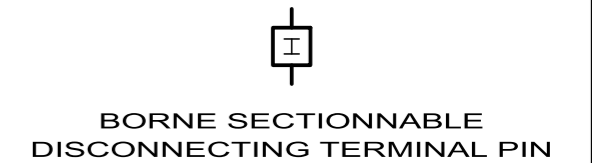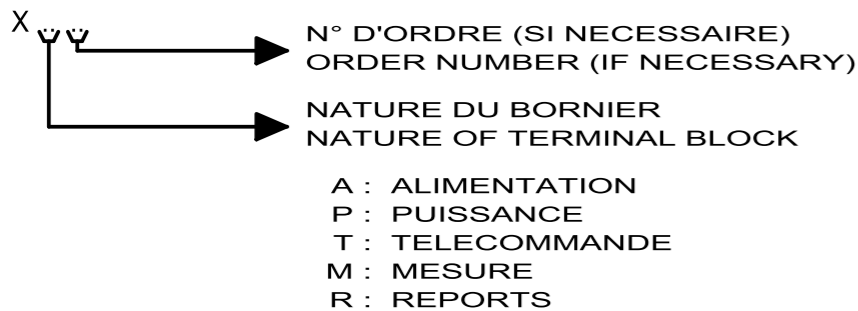

LE SCHEMA EST REPRESENTE HORS TENSION ET GENERATEUR HORS SERVICE

THE DRAWING IS SHOWN OUT OF VOLTAGE AND WITH GENERATOR OUT OF SERVICE

LEGENDE DU SCHEMA ELECTRIQUE

CLIENT ET NOM DU DOSSIER / CUSTOMER AND NAME OF FOLDER

SAUR
STEP LA BROUSSE MONTCEAUX

INDICE / REVIEW

0

DESSINATEUR
DRAWER

G.D.

FOLIO/SHEET

04 / 05

N° AFFAIRE
N° PROJECT

190384

IGE XAO

VARS SERVICE PACK 8 - (4.888)

3, Rue Pierre Curie
91230 MONTGERON
Tél. : 01.69.52.47.00 - Fax : 01.69.52.47.01
e-mail : seguin@automatismes-seguin.fr
<http://www.automatismes-seguin.fr>

ETIQUETTES 100x35

AA - STEP BROSSE MONTCEAU

ETIQUETTES 60x20


- A - POMPE RELEVAGE 1
- B - POMPE RELEVAGE 2
- C - POMPE RECIRCULATION
- D - EXTRACTION
- E - PONT RACLEUR
- F - TURBINE D'AERATION

DIVERS


- X1 - HORLOGE
- X2 - AMPEREMETRE
- X3 - COMPTEUR HORAIRE

ETIQUETTES SCHNEIDER

- 1 - SOUS TENSION
- 2 - MARCHE
- 3 - DEFAULT
- 4 - AUTO / 0 / MAIN
- 5 - ARRET / MARCHE
- 6 - TEST LAMPE
- 7 - COUPURE D'URGENCE
- 8 - NORMAL / INTERVENTION
- 9 - NIVEAU TROP PLEIN

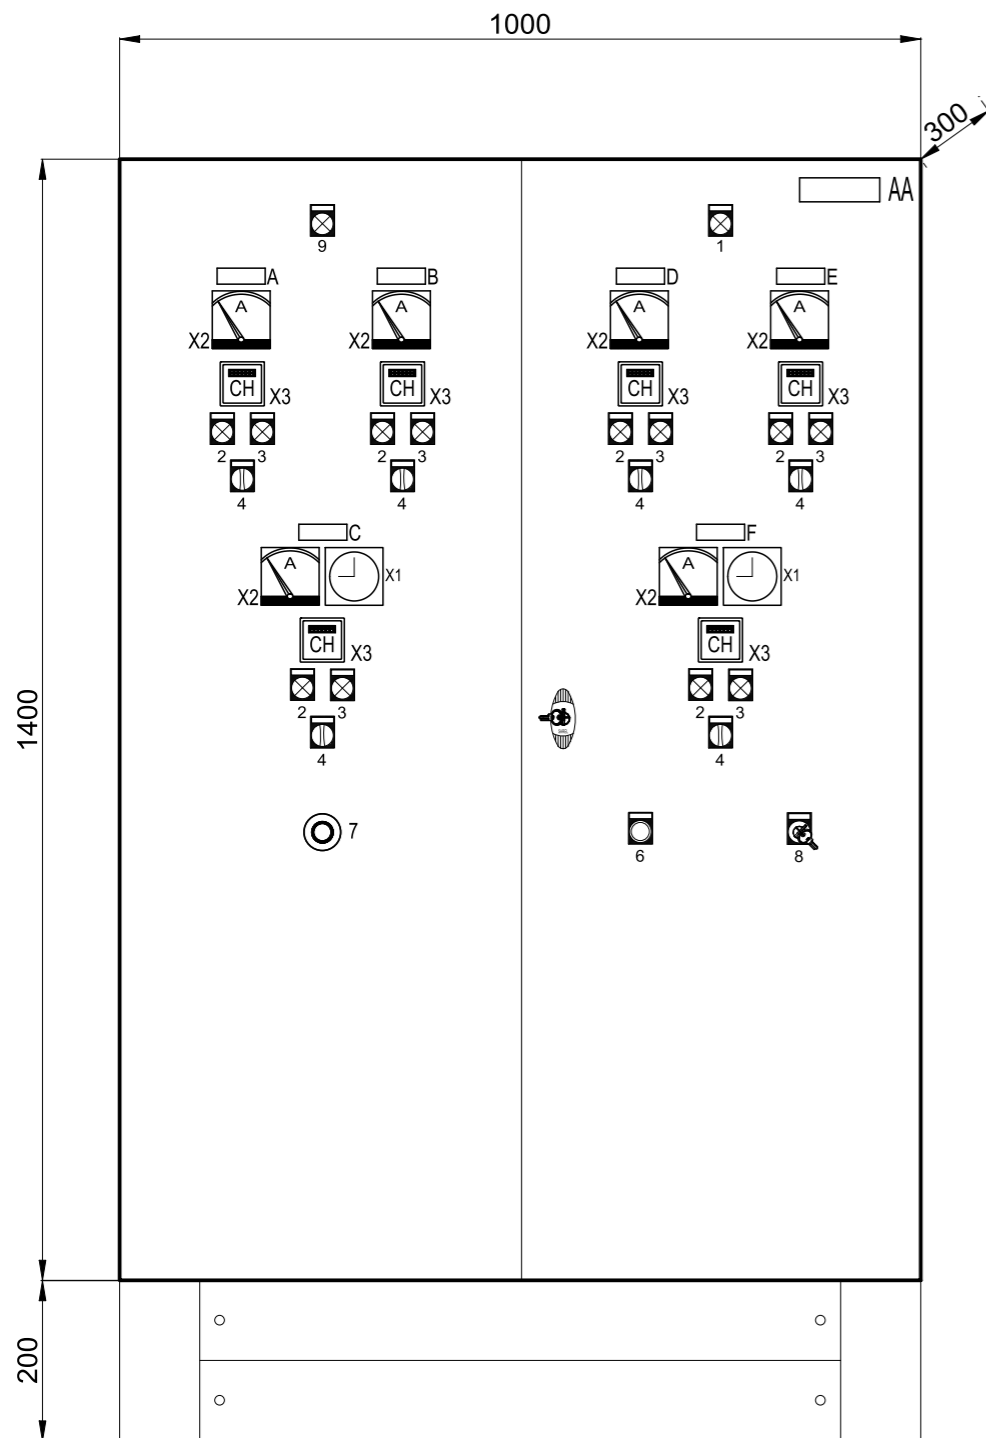

IMPLANTATION FACADE

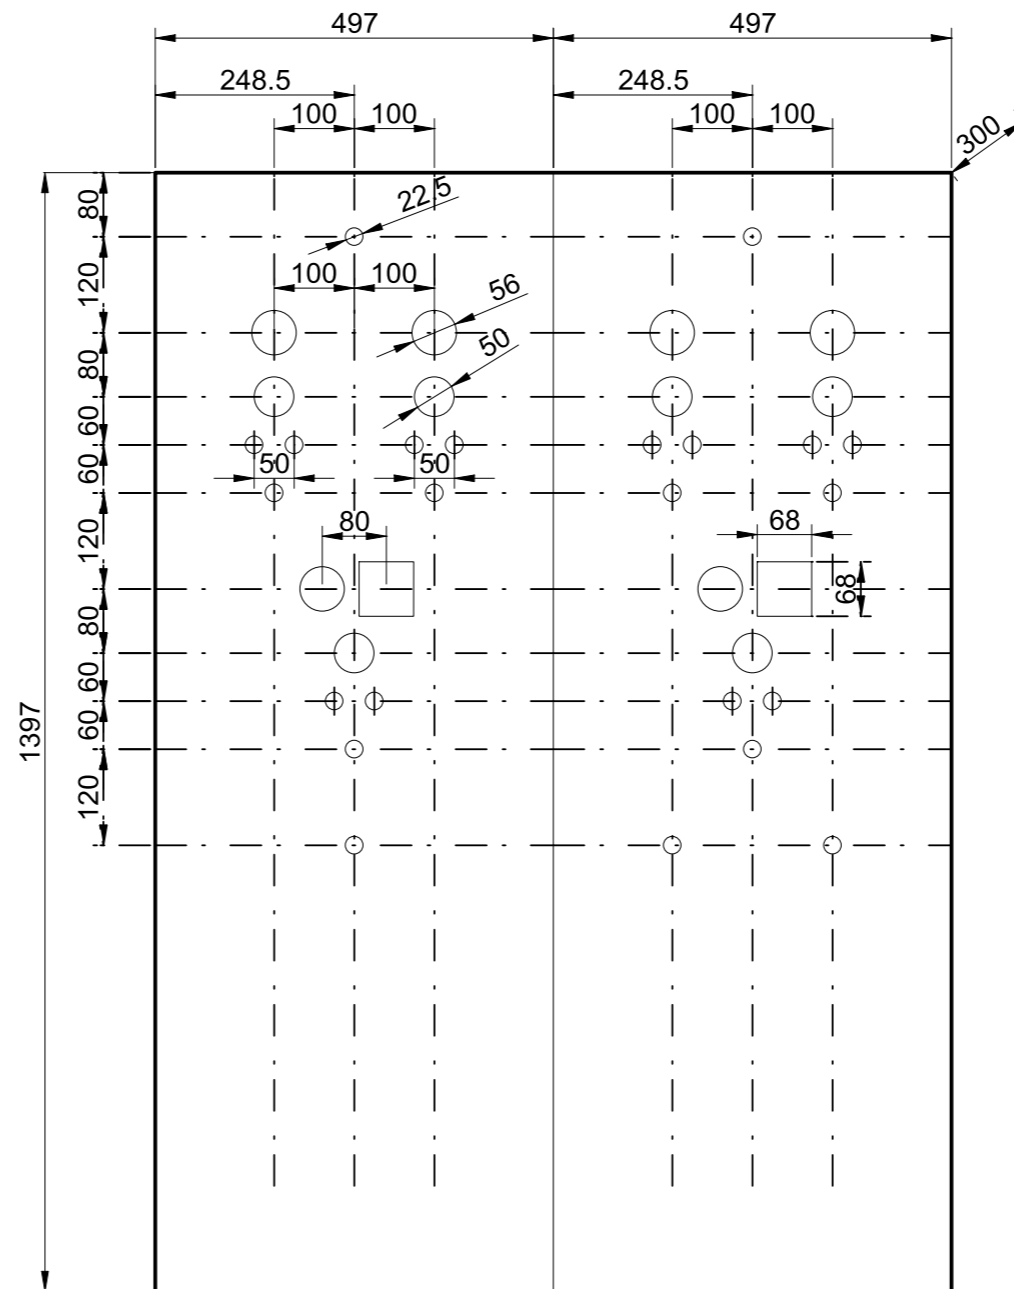

PLAN DE DECOUPE

IMPLANTATION

CLIENT ET NOM DU DOSSIER / CUSTOMER AND NAME OF FOLDER

SAUR
STEP LA BROSSE MONTCEAUX

INDICE / REVIEW

0

DESSINATEUR
DRAWER

G.D.

N° AFFAIRE
N° PROJECT

190384


FOLIO/SHEET 05 / 10

IGE XAO

V4R3 SERVICE PACK 8 - (4.88B)

AUTOMATISMES SEGUIN
Système Qualité

3, Rue Pierre Curie
91230 MONTGERON
Tél. : 01.69.52.47.00 - Fax : 01.69.52.47.01
e-mail : seguin@automatismes-seguin.fr
<http://www.automatismes-seguin.fr>

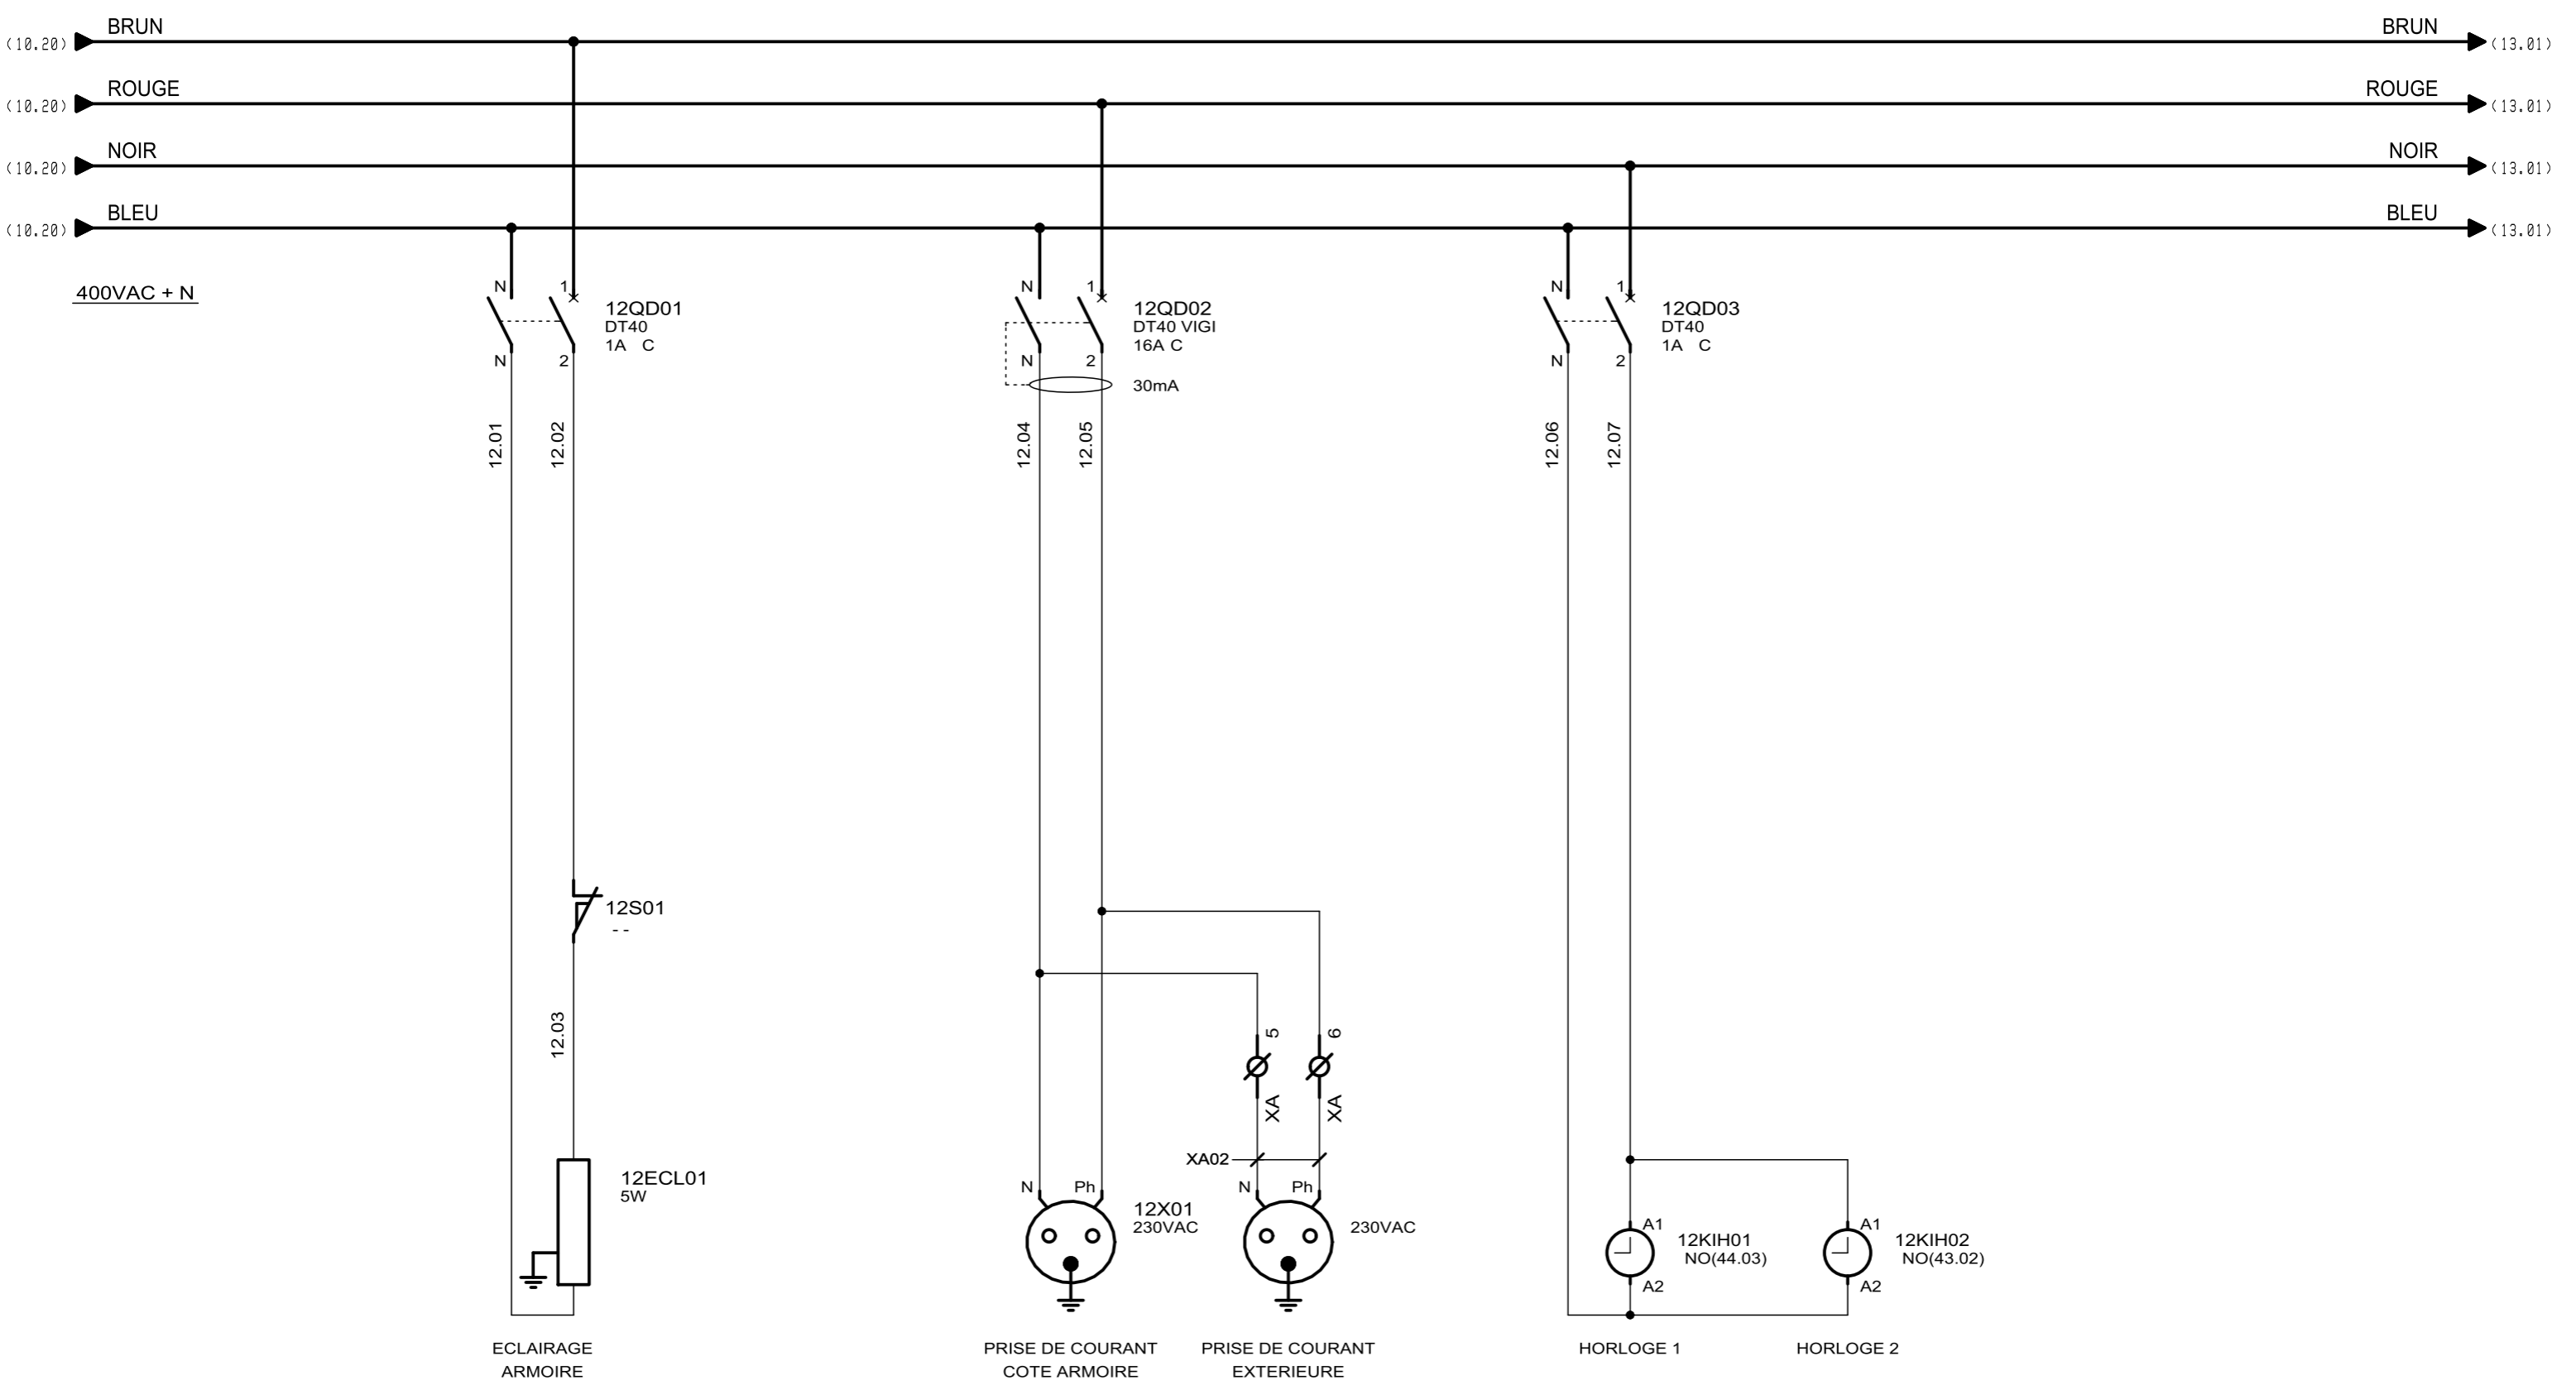


AUTOMATISMES SEGUIN
Système Qualité

3, Rue Pierre Curie
91230 MONTGERON
Tél. : 01.69.52.47.00 - Fax : 01.69.52.47.01
e-mail : seguin@automatismes-seguin.fr
<http://www.automatismes-seguin.fr>

DISTRIBUTION 400VAC + N UTILITES


CLIENT ET NOM DU DOSSIER / CUSTOMER AND NAME OF FOLDER		INDICE / REVIEW
SAUR		0
STEP LA BROUSSE MONTCEAUX		IGE XAO
DESSINATEUR DRAWER	G.D.	FOLIO/SHEET 12 / 13
N° AFFAIRE N° PROJECT	190384	V4R3 SERVICE PACK 8 - (4.88B)

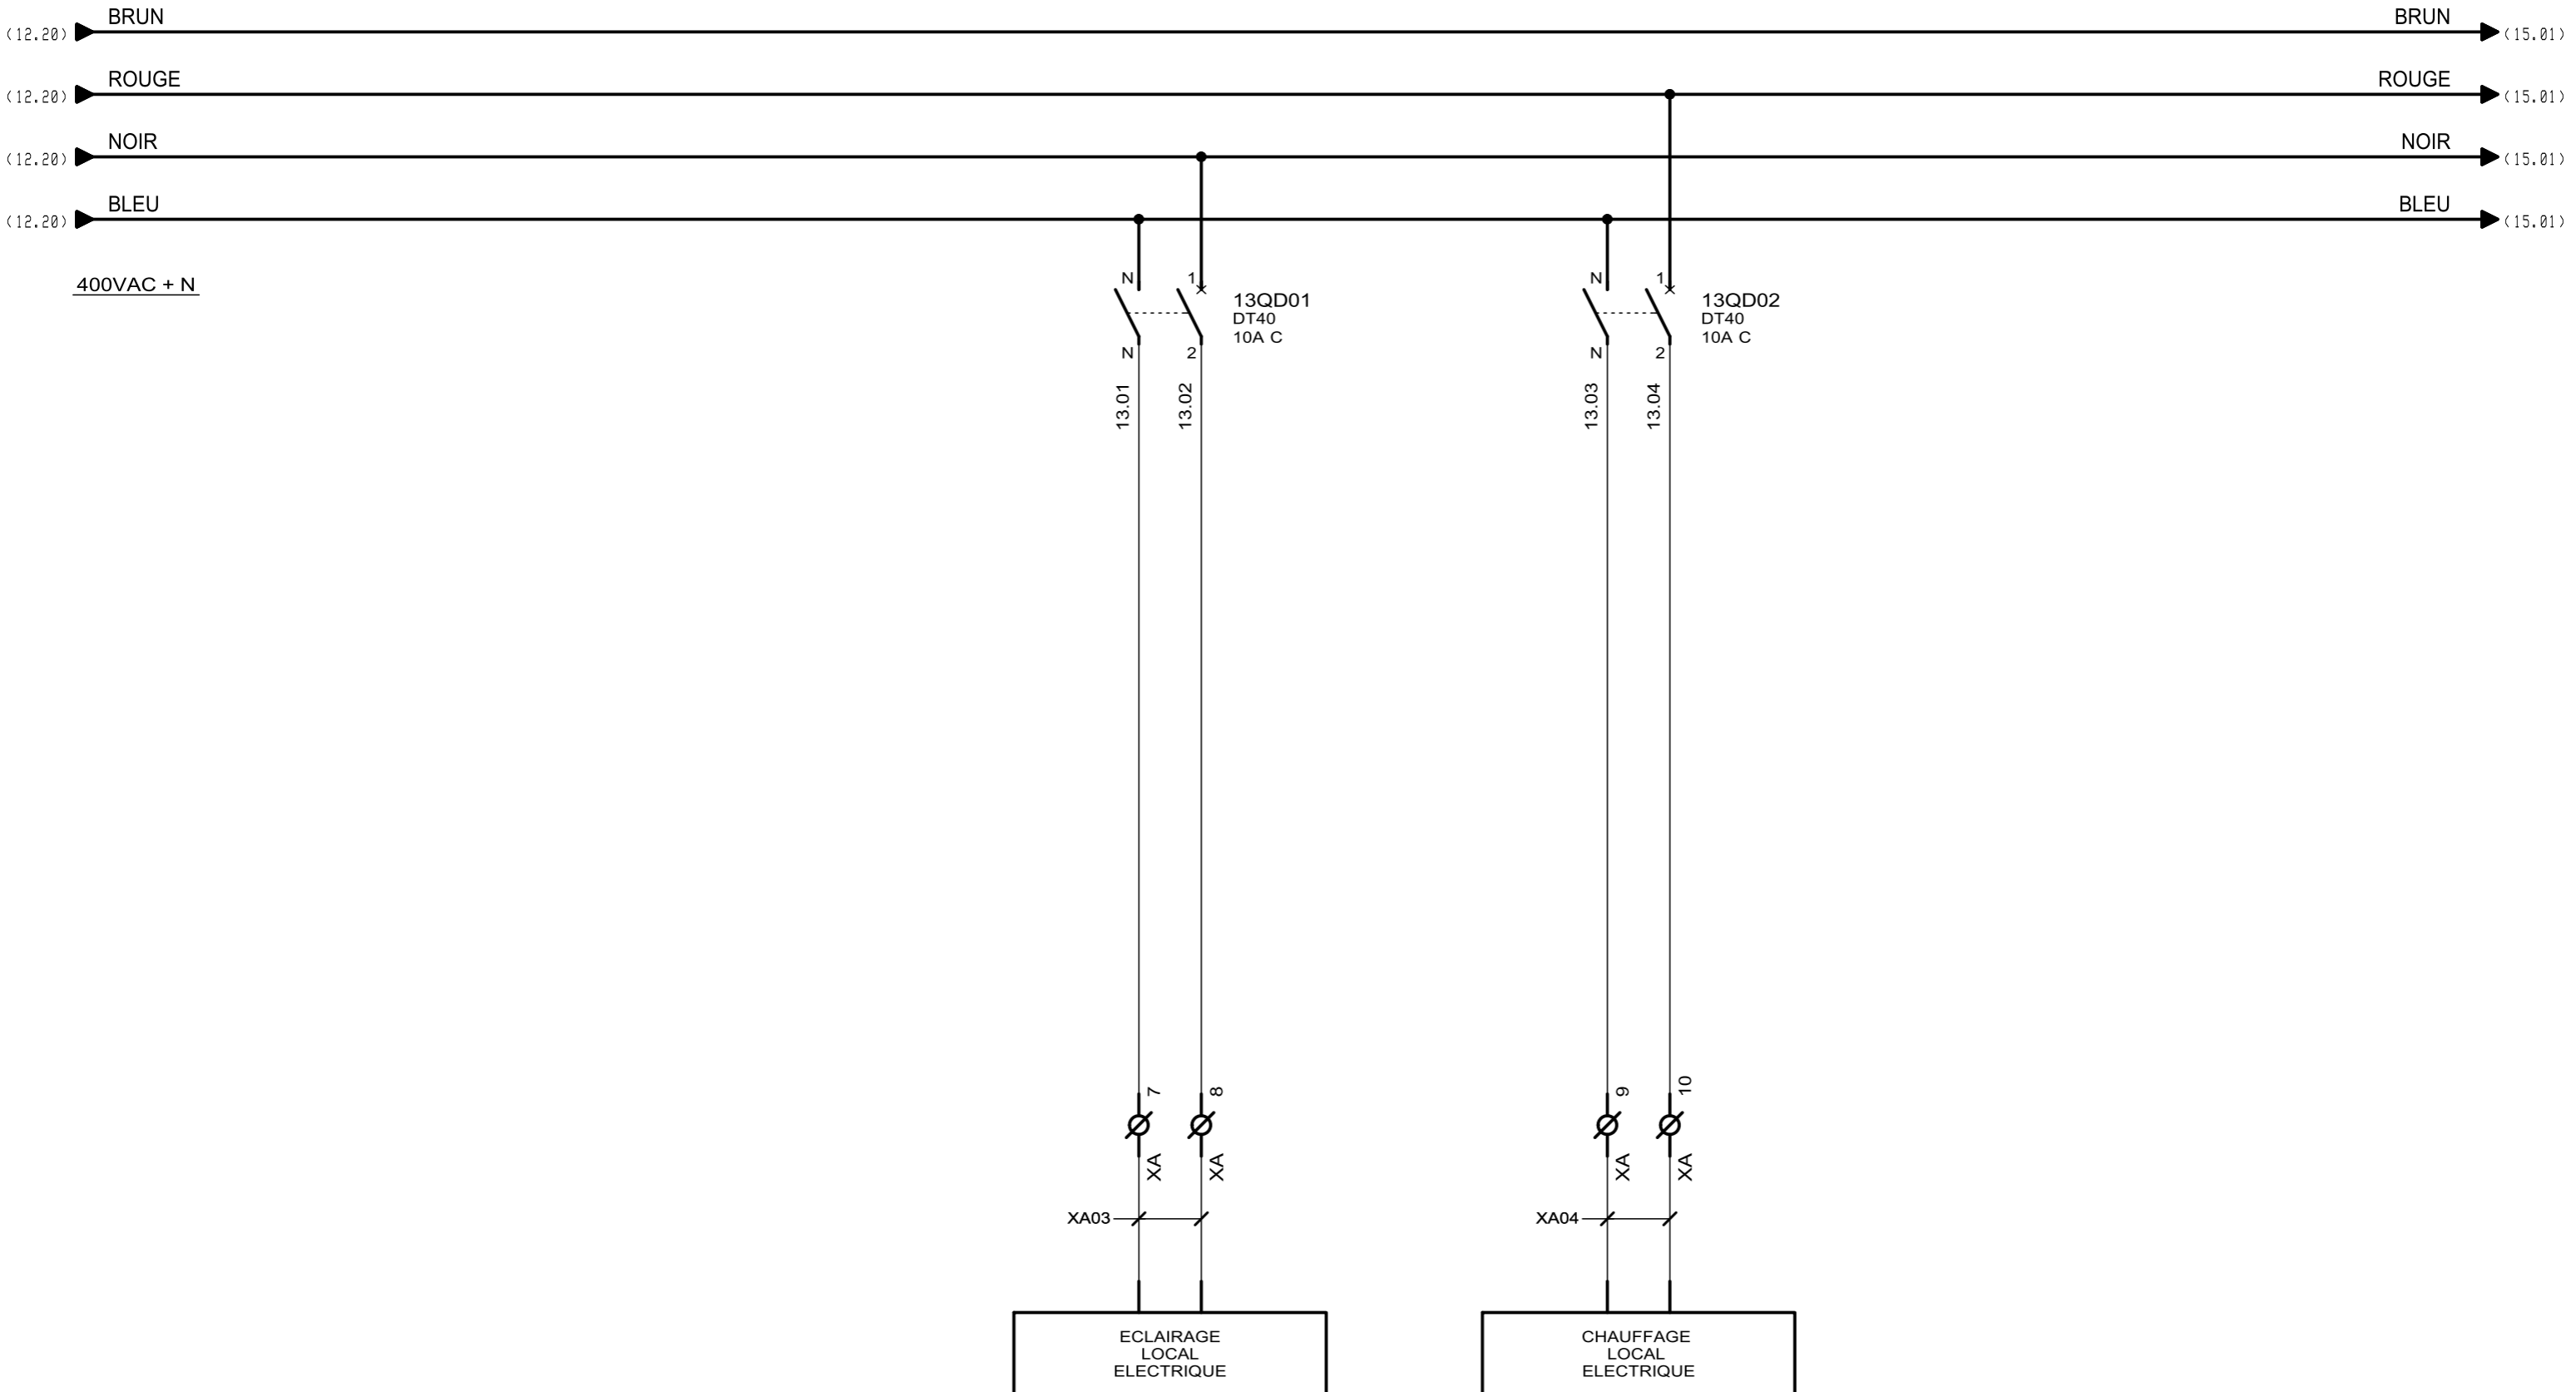


AUTOMATISMES SEGUIN
 Système Qualité
 3, Rue Pierre Curie
 91230 MONTGERON
 Tél. : 01.69.52.47.00 - Fax : 01.69.52.47.01
 e-mail : seguin@automatismes-seguin.fr
<http://www.automatismes-seguin.fr>

DISTRIBUTION 400VAC + N

CLIENT ET NOM DU DOSSIER / CUSTOMER AND NAME OF FOLDER		INDICE / REVIEW
SAUR		0
STEP LA BROUSSE MONTCEAUX		IGE XAO
DESSINATEUR / DRAWER	G.D.	FOLIO/SHEET 13 / 15
N° AFFAIRE / N° PROJECT	190384	V4R3 SERVICE PACK 8 - (4.88B)

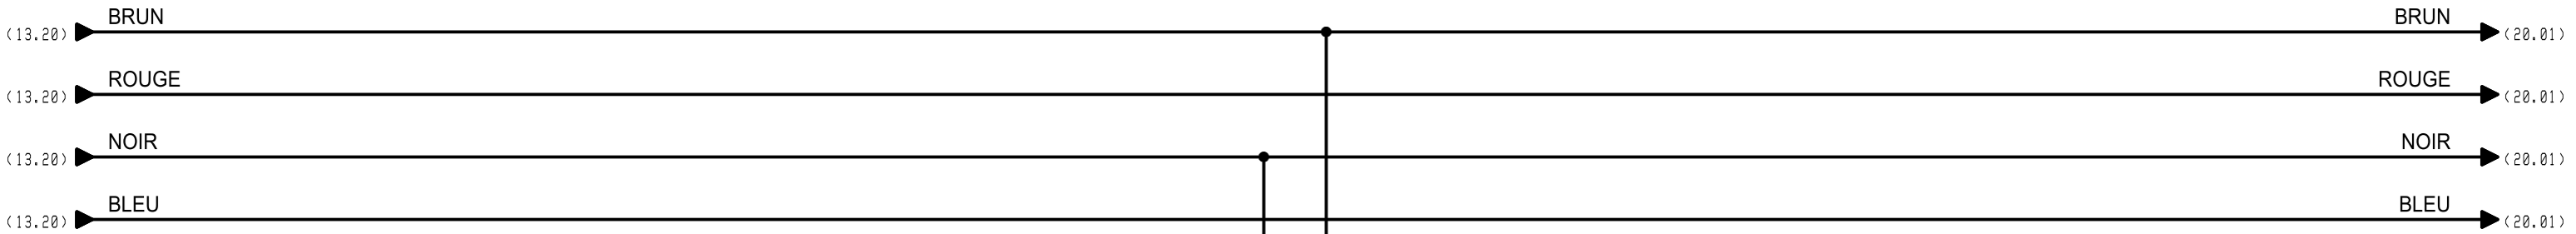

400VAC + N

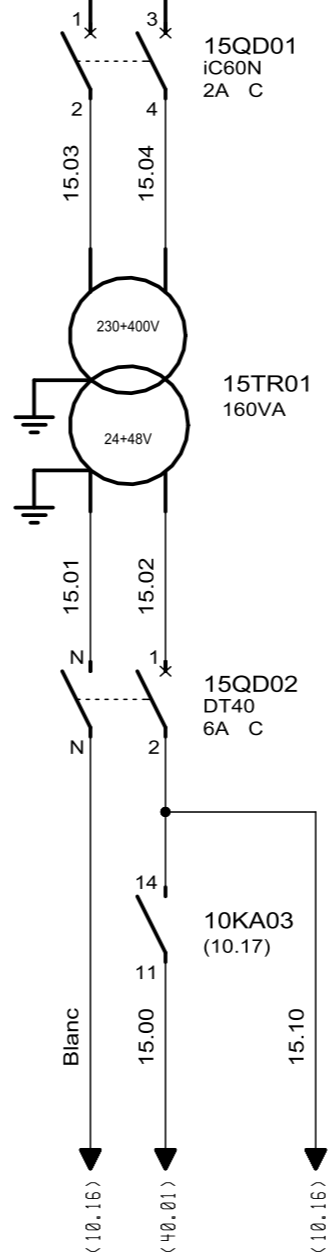



TELECOMMANDE
SIGNALISATION

AUTOMATISMES SEGUIN
Système Qualité


3, Rue Pierre Curie
91230 MONTGERON
Tél. : 01.69.52.47.00 - Fax : 01.69.52.47.01
e-mail : seguin@automatismes-seguin.fr
<http://www.automatismes-seguin.fr>

FORMATION 24VAC


CLIENT ET NOM DU DOSSIER / CUSTOMER AND NAME OF FOLDER		INDICE / REVIEW
SAUR STEP LA BROUSSE MONTCEAUX		0
DESSINATEUR DRAWER	G.D.	FOLIO/SHEET 15 / 20
N° AFFAIRE N° PROJECT	190384	
		V4R3 SERVICE PACK 8 - (4.88B)

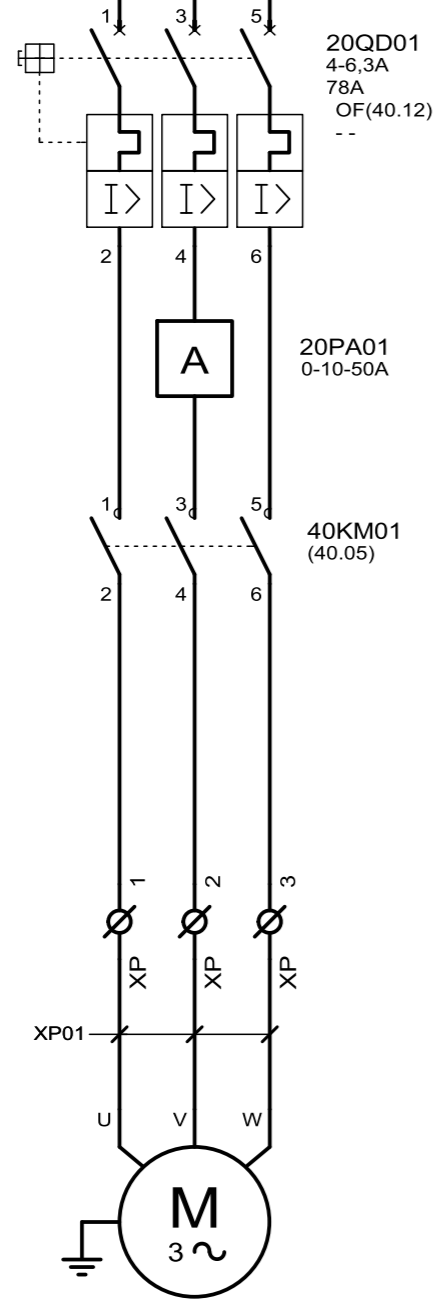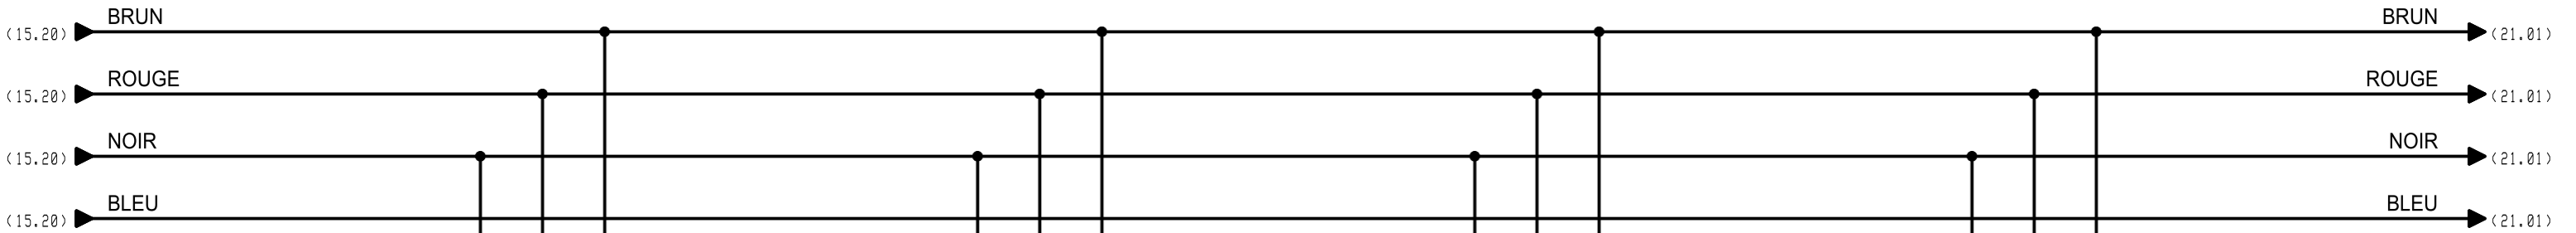


POMPE RELEVAGE 1	
Pmax	2 KW
In	4.5 A

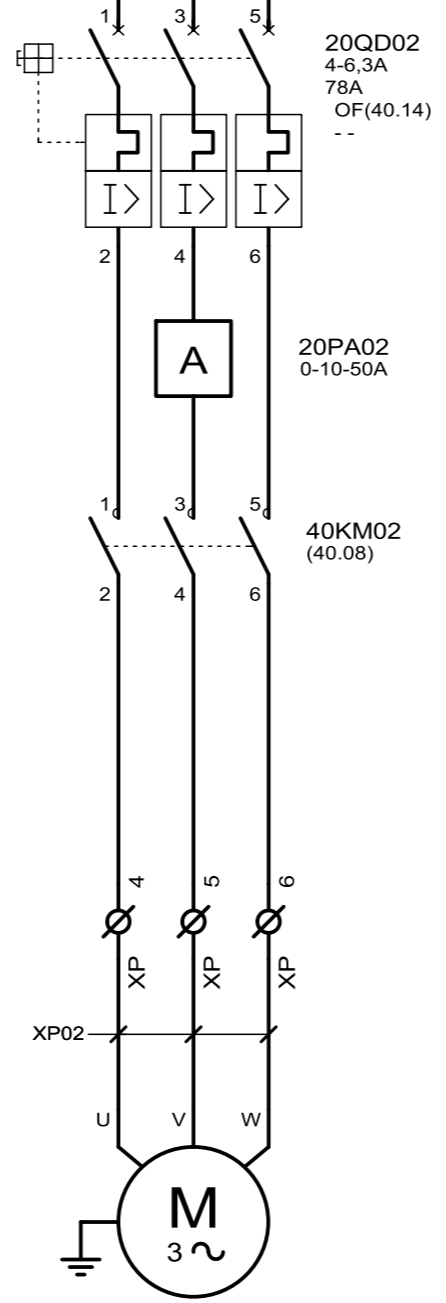

POMPE RELEVAGE 2	
Pmax	2 KW
In	4.5 A

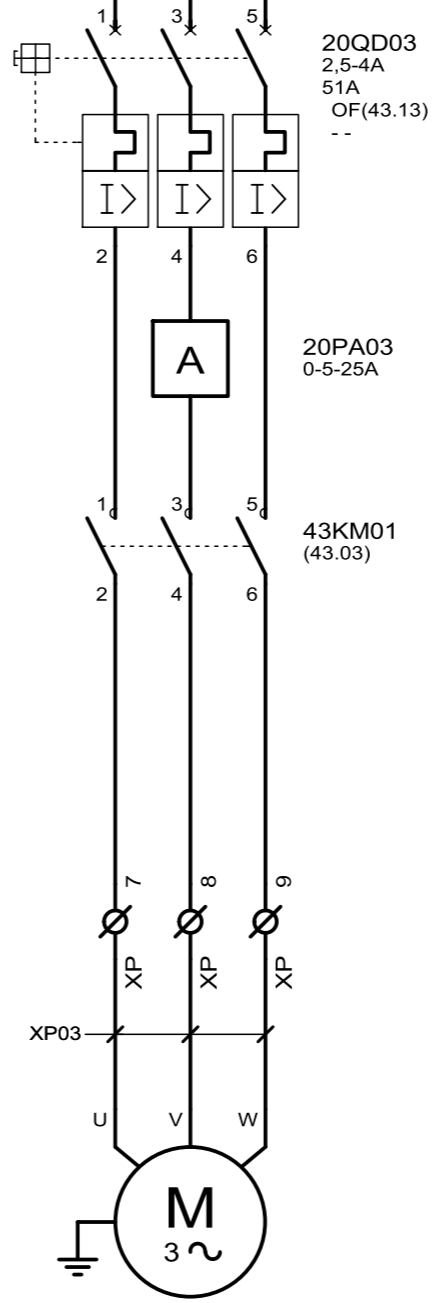

POMPE RECIRCULATION	
Pmax	1.1 KW
In	2.8 A

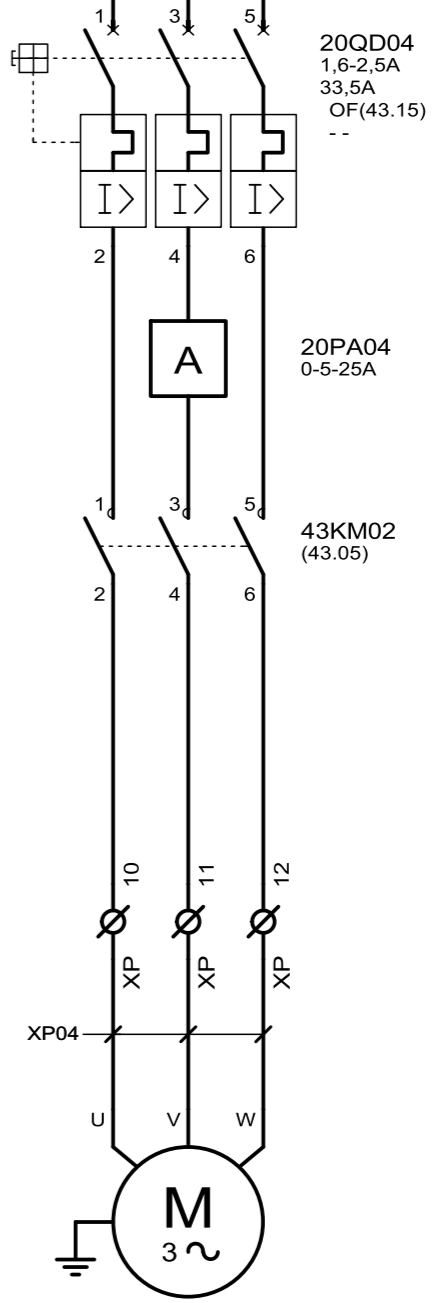


POMPE EXTRACTION	
Pmax	0.75 KW
In	2 A

AUTOMATISMES SEGUIN
Système Qualité

3, Rue Pierre Curie
91230 MONTGERON
Tél. : 01.69.52.47.00 - Fax : 01.69.52.47.01
e-mail : seguin@automatismes-seguin.fr
<http://www.automatismes-seguin.fr>

PUISSANCE

CLIENT ET NOM DU DOSSIER / CUSTOMER AND NAME OF FOLDER	
SAUR STEP LA BROUSSE MONTCEAUX	
DESSINATEUR DRAWER	G.D.
N° AFFAIRE N° PROJECT	190384
FOLIO/SHEET 20 / 21	
INDICE / REVIEW	
0	
IGE XAO	
V4R3 SERVICE PACK 8 - (4.888)	

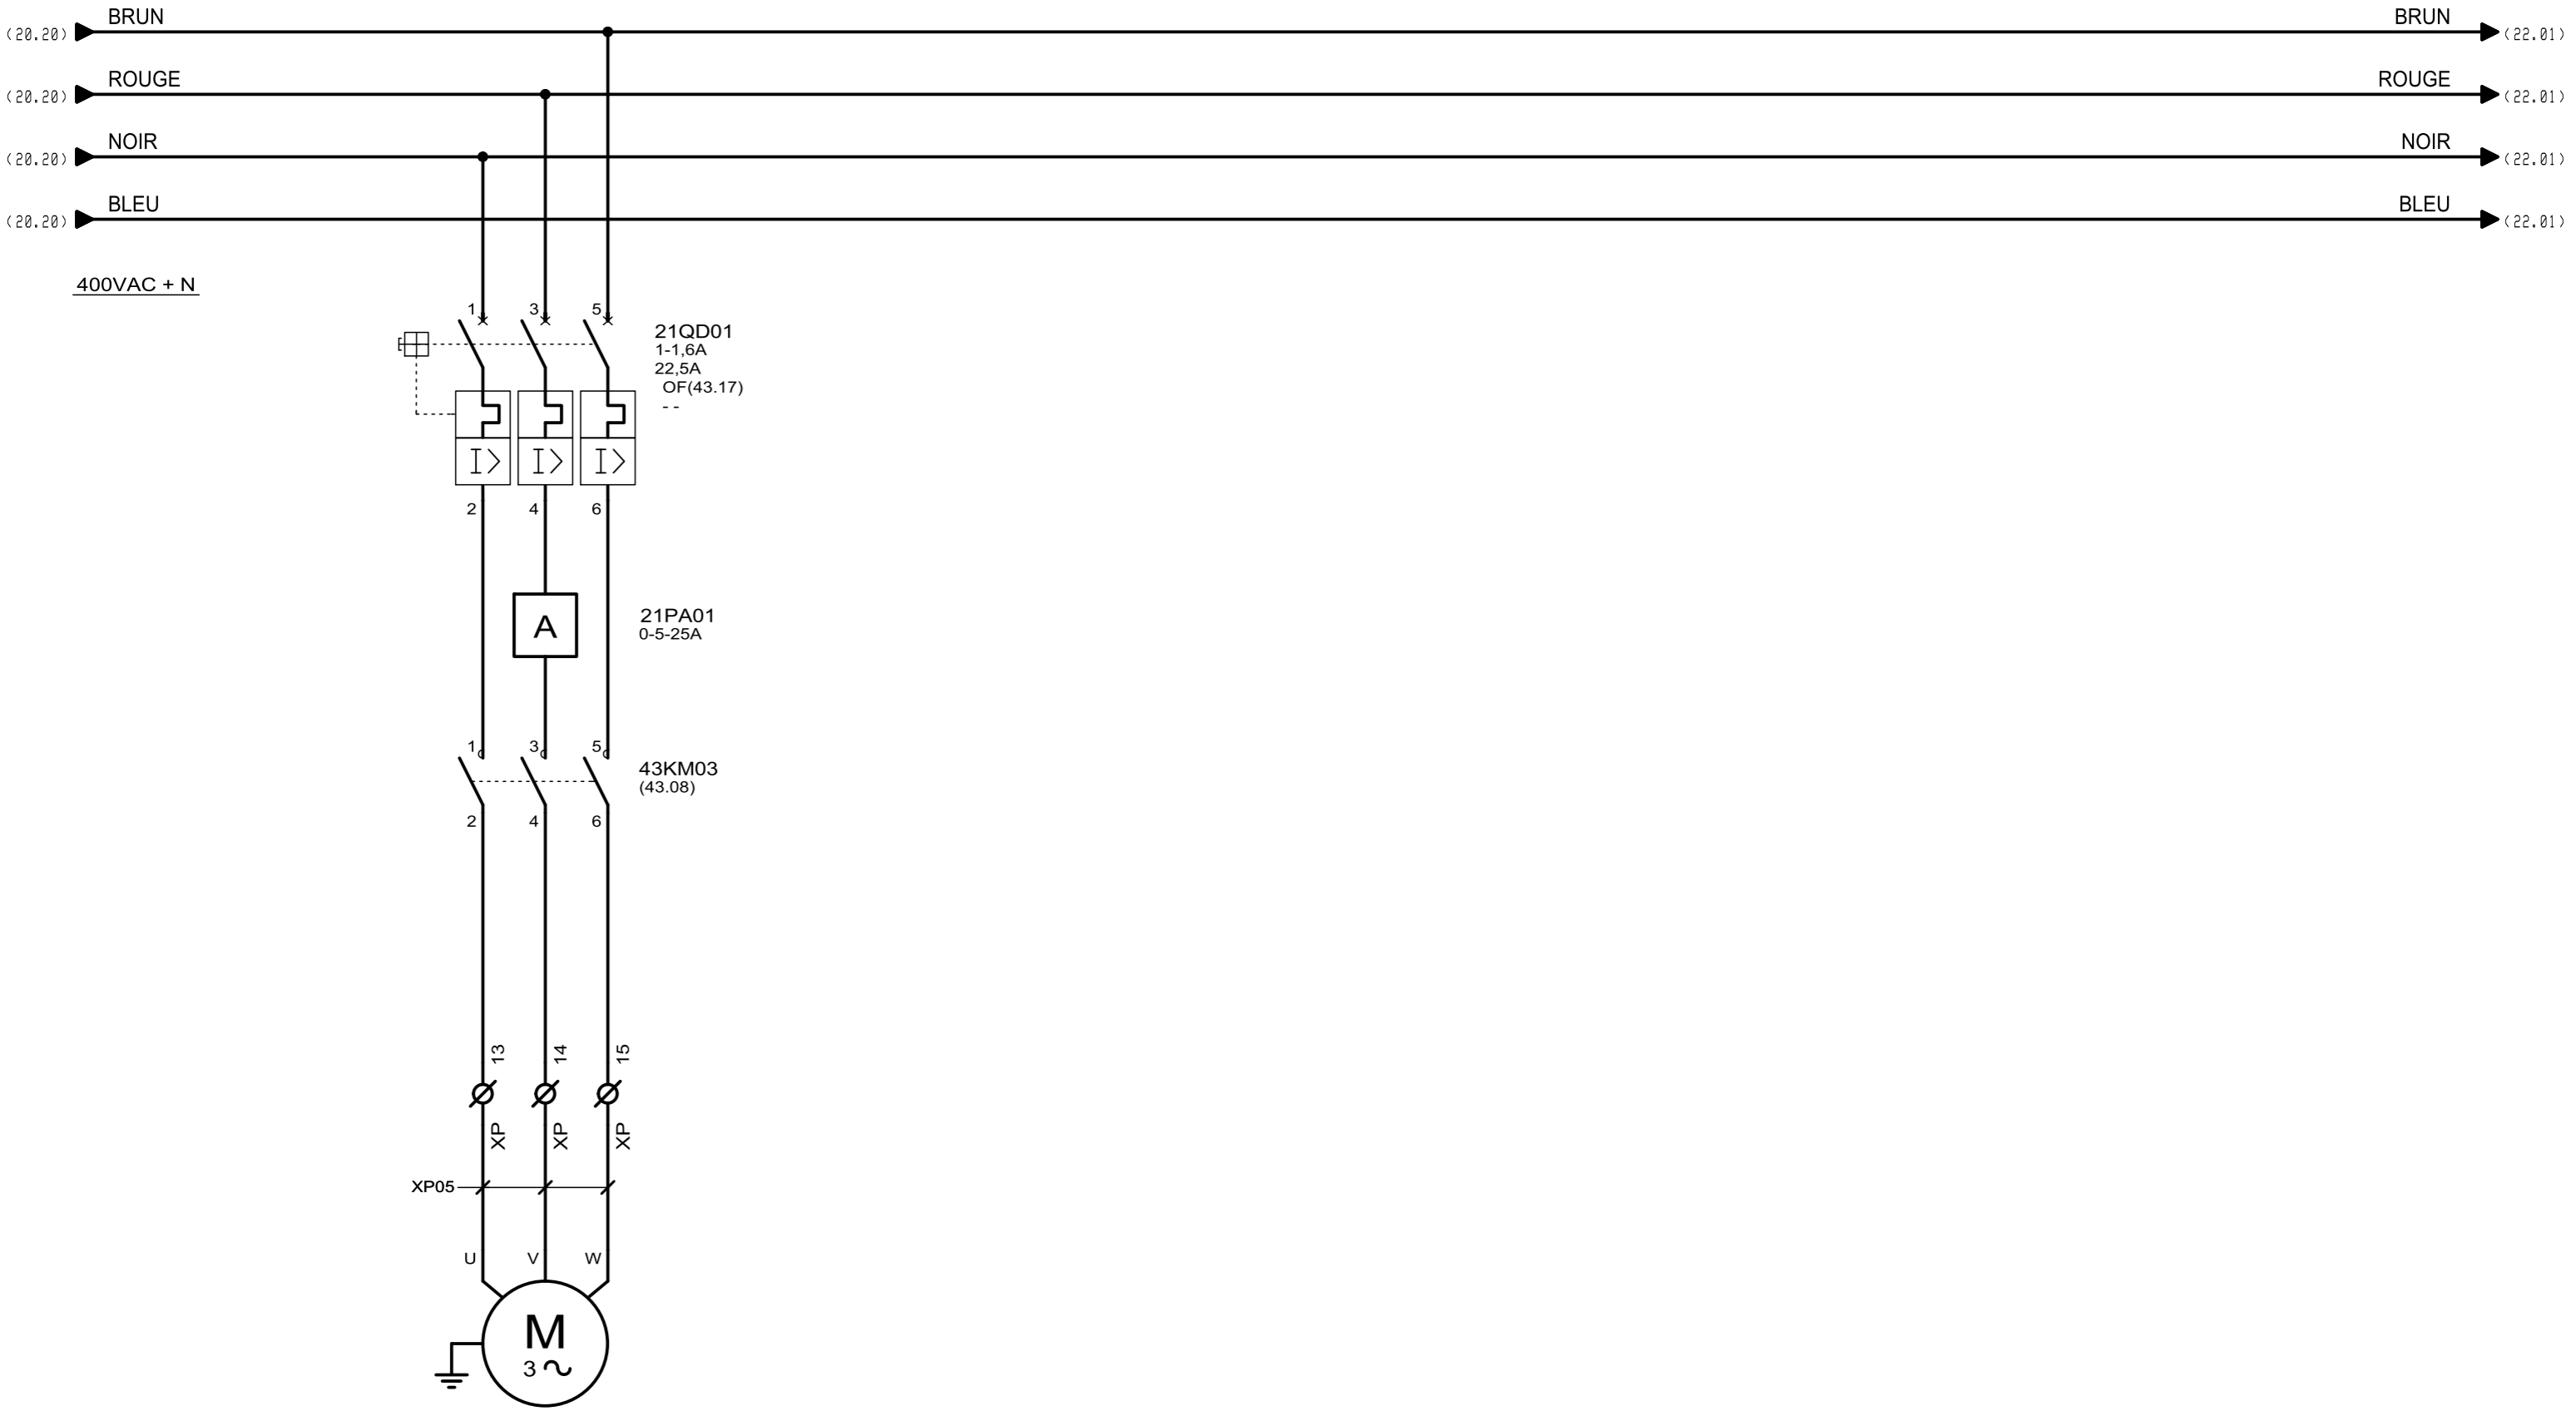


PONT RACLEUR	
Pmax	0.4 KW
In	1.2 A

AUTOMATISMES SEGUIN
Système Qualité

3, Rue Pierre Curie
91230 MONTGERON
Tél. : 01.69.52.47.00 - Fax : 01.69.52.47.01
e-mail : seguin@automatismes-seguin.fr
<http://www.automatismes-seguin.fr>

PUISSANCE

CLIENT ET NOM DU DOSSIER / CUSTOMER AND NAME OF FOLDER		INDICE / REVIEW
SAUR STEP LA BROUSSE MONTCEAUX		0
DESSINATEUR DRAWER	G.D.	FOLIO/SHEET 21 / 22
N° AFFAIRE N° PROJECT	190384	
		VARS SERVICE PACK 8 - (4.888)

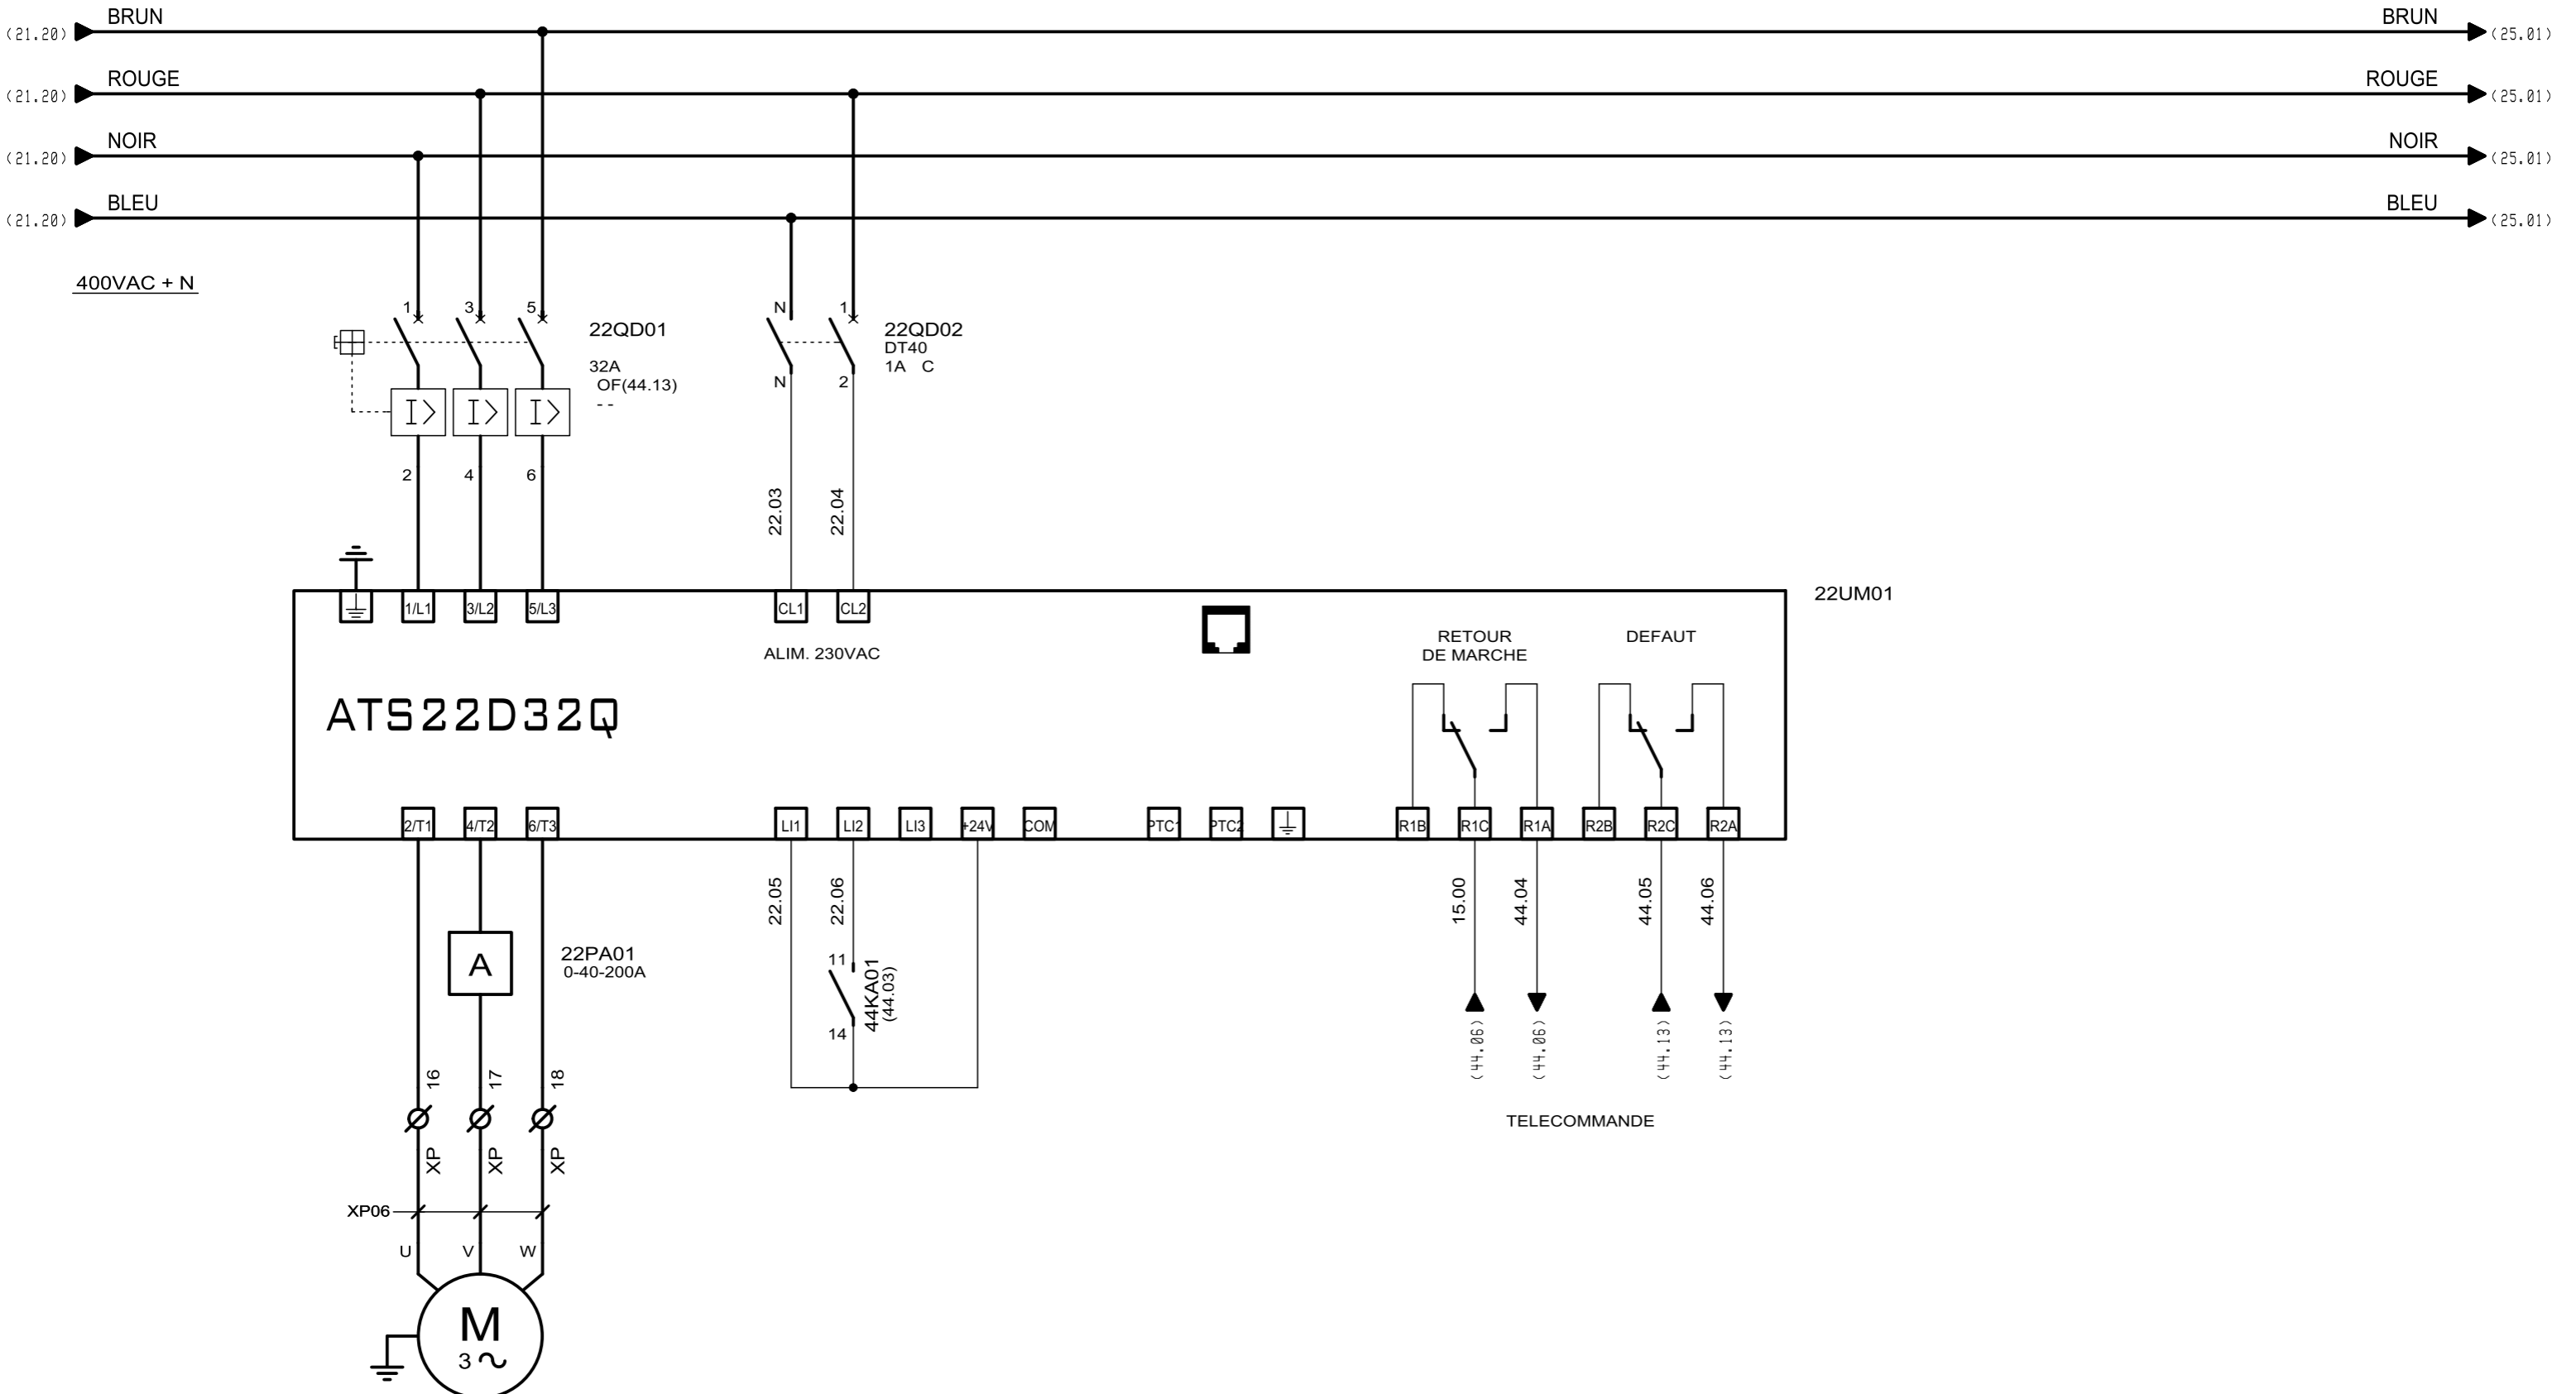


TURBINE D'AERATION	
Pmax	11 kW
In	22 A


**3, Rue Pierre Curie
91230 MONTGERON**
 Tél. : 01.69.52.47.00 - Fax : 01.69.52.47.01
 e-mail : seguin@automatismes-seguin.fr
<http://www.automatismes-seguin.fr>

PUISSANCE

CLIENT ET NOM DU DOSSIER / CUSTOMER AND NAME OF FOLDER		INDICE / REVIEW
SAUR STEP LA BROUSSE MONTCEAUX		0
DESSINATEUR DRAWER	G.D.	FOLIO/SHEET 22 / 25
N° AFFAIRE N° PROJECT	190384	
		V4R3 SERVICE PACK 8 - (4.88B)

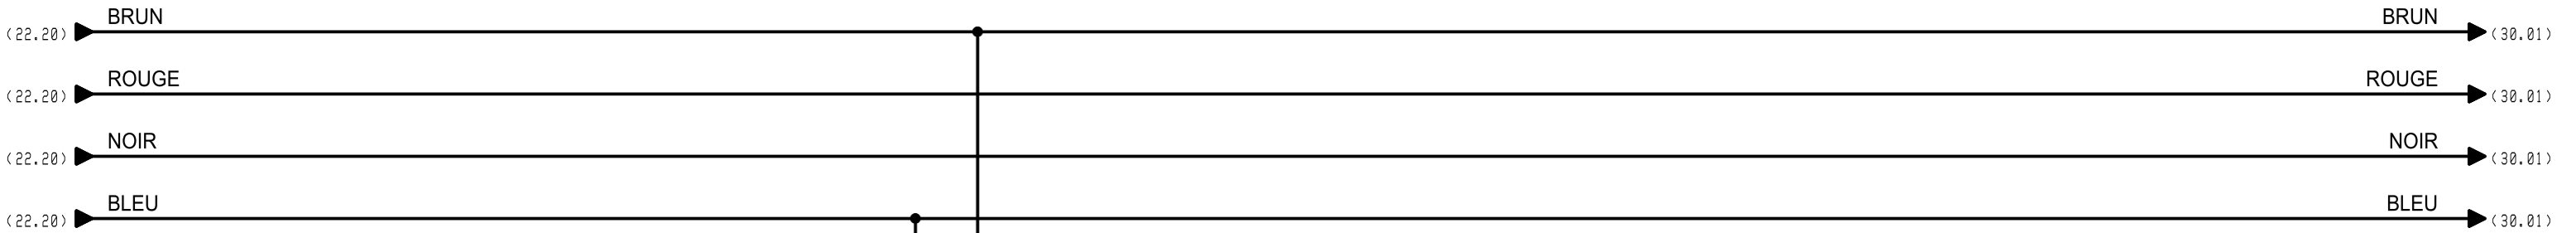


400VAC + N

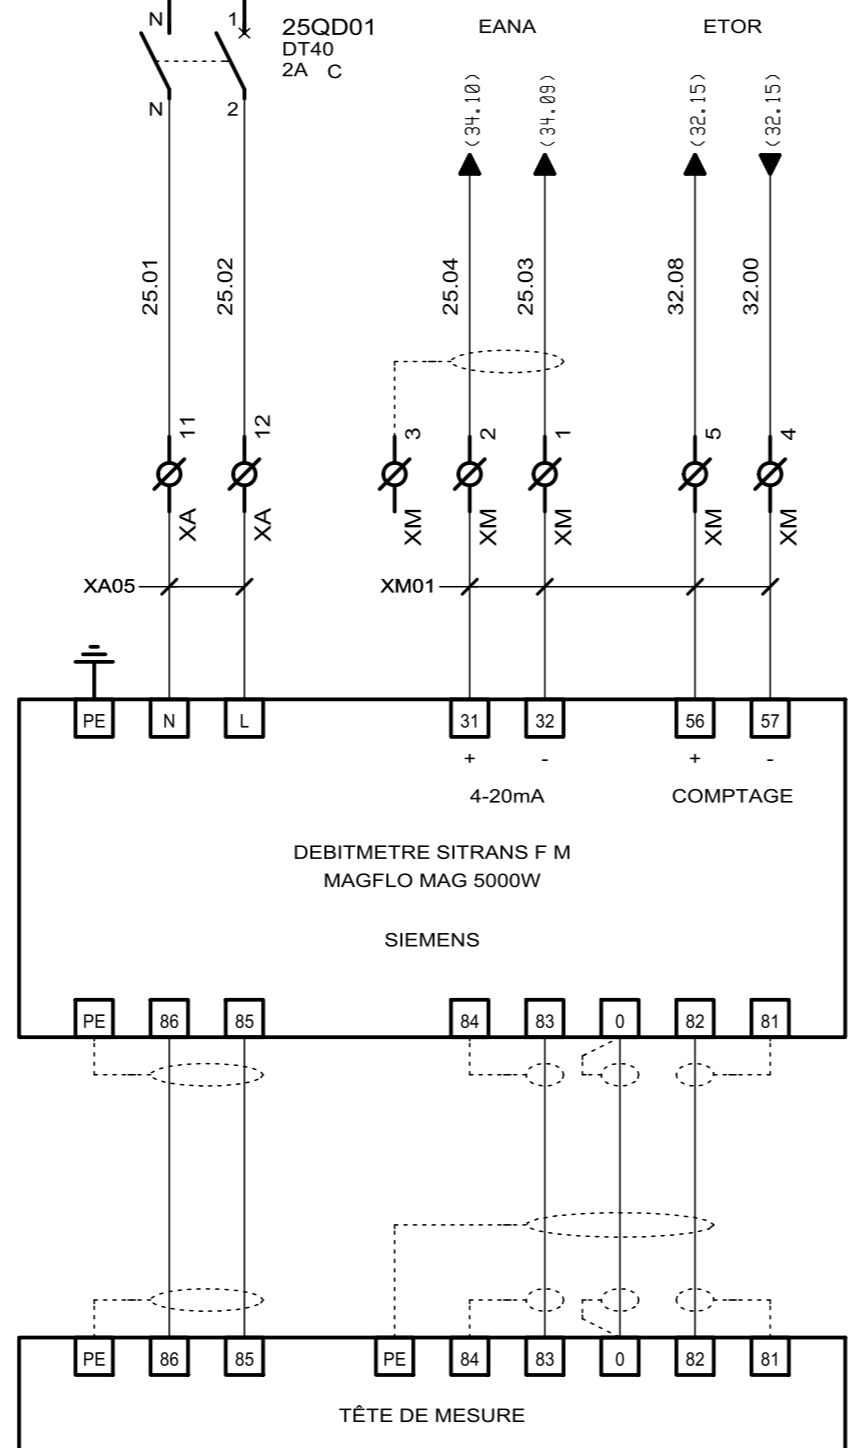



AUTOMATISMES SEGUIN
 Système Qualité
 3, Rue Pierre Curie
 91230 MONTGERON
 Tél. : 01.69.52.47.00 - Fax : 01.69.52.47.01
 e-mail : seguin@automatismes-seguin.fr
<http://www.automatismes-seguin.fr>

MESURE DE DEBIT

CLIENT ET NOM DU DOSSIER / CUSTOMER AND NAME OF FOLDER		INDICE / REVIEW
SAUR		0
STEP LA BROUSSE MONTCEAUX		IGE XAO
DESSINATEUR / DRAWER	G.D.	FOLIO/SHEET 25 / 30
N° AFFAIRE / N° PROJECT	190384	V4R3 SERVICE PACK 8 - (4.888)

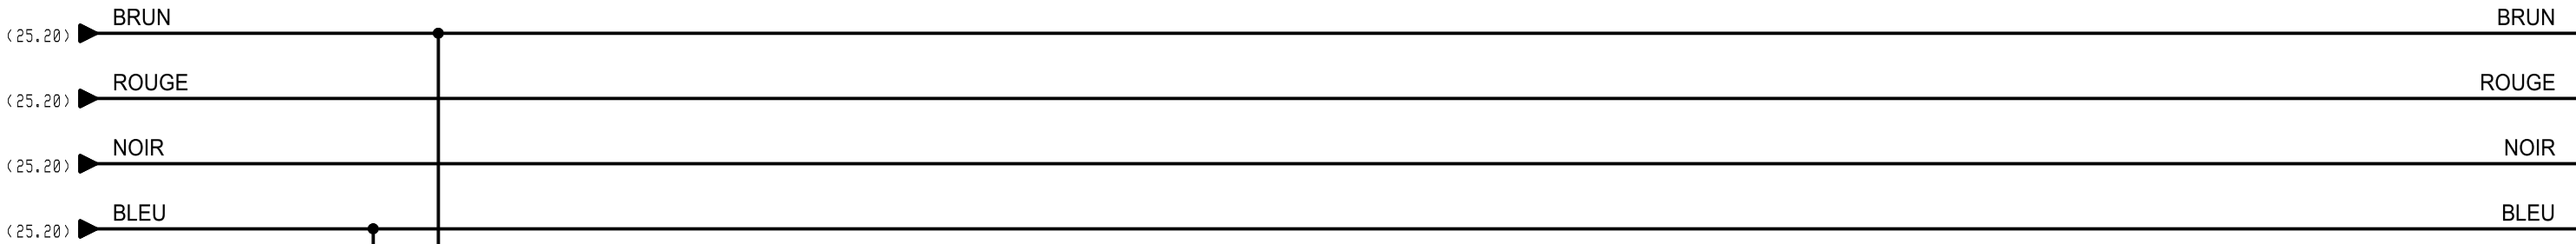

SOFREL S550 (VUE DE DESSOUS)

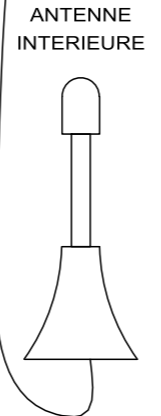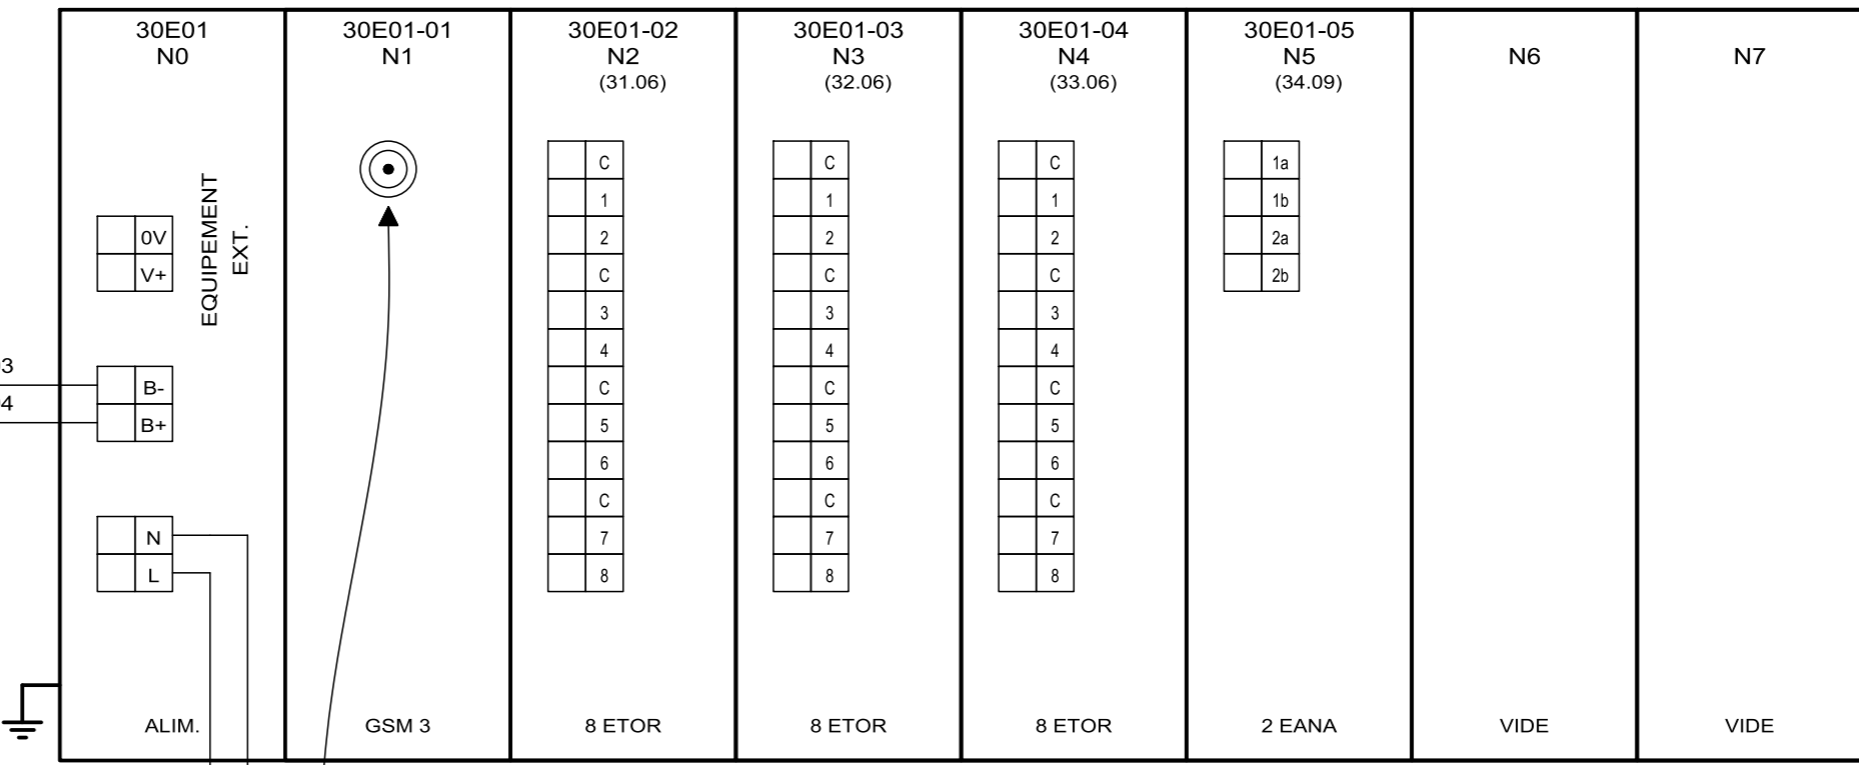


AUTOMATISMES SEGUIN
Système Qualité

3, Rue Pierre Curie
91230 MONTGERON
Tél. : 01.69.52.47.00 - Fax : 01.69.52.47.01
e-mail : seguin@automatismes-seguin.fr
<http://www.automatismes-seguin.fr>

ALIMENTATION SOFREL S550

CLIENT ET NOM DU DOSSIER / CUSTOMER AND NAME OF FOLDER		INDICE / REVIEW
SAUR STEP LA BROUSSE MONTCEAUX		0
DESSINATEUR DRAWER	G.D.	FOLIO/SHEET 30 / 31
N° AFFAIRE N° PROJECT	190384	
		V4R3 SERVICE PACK 8 - (4.88B)

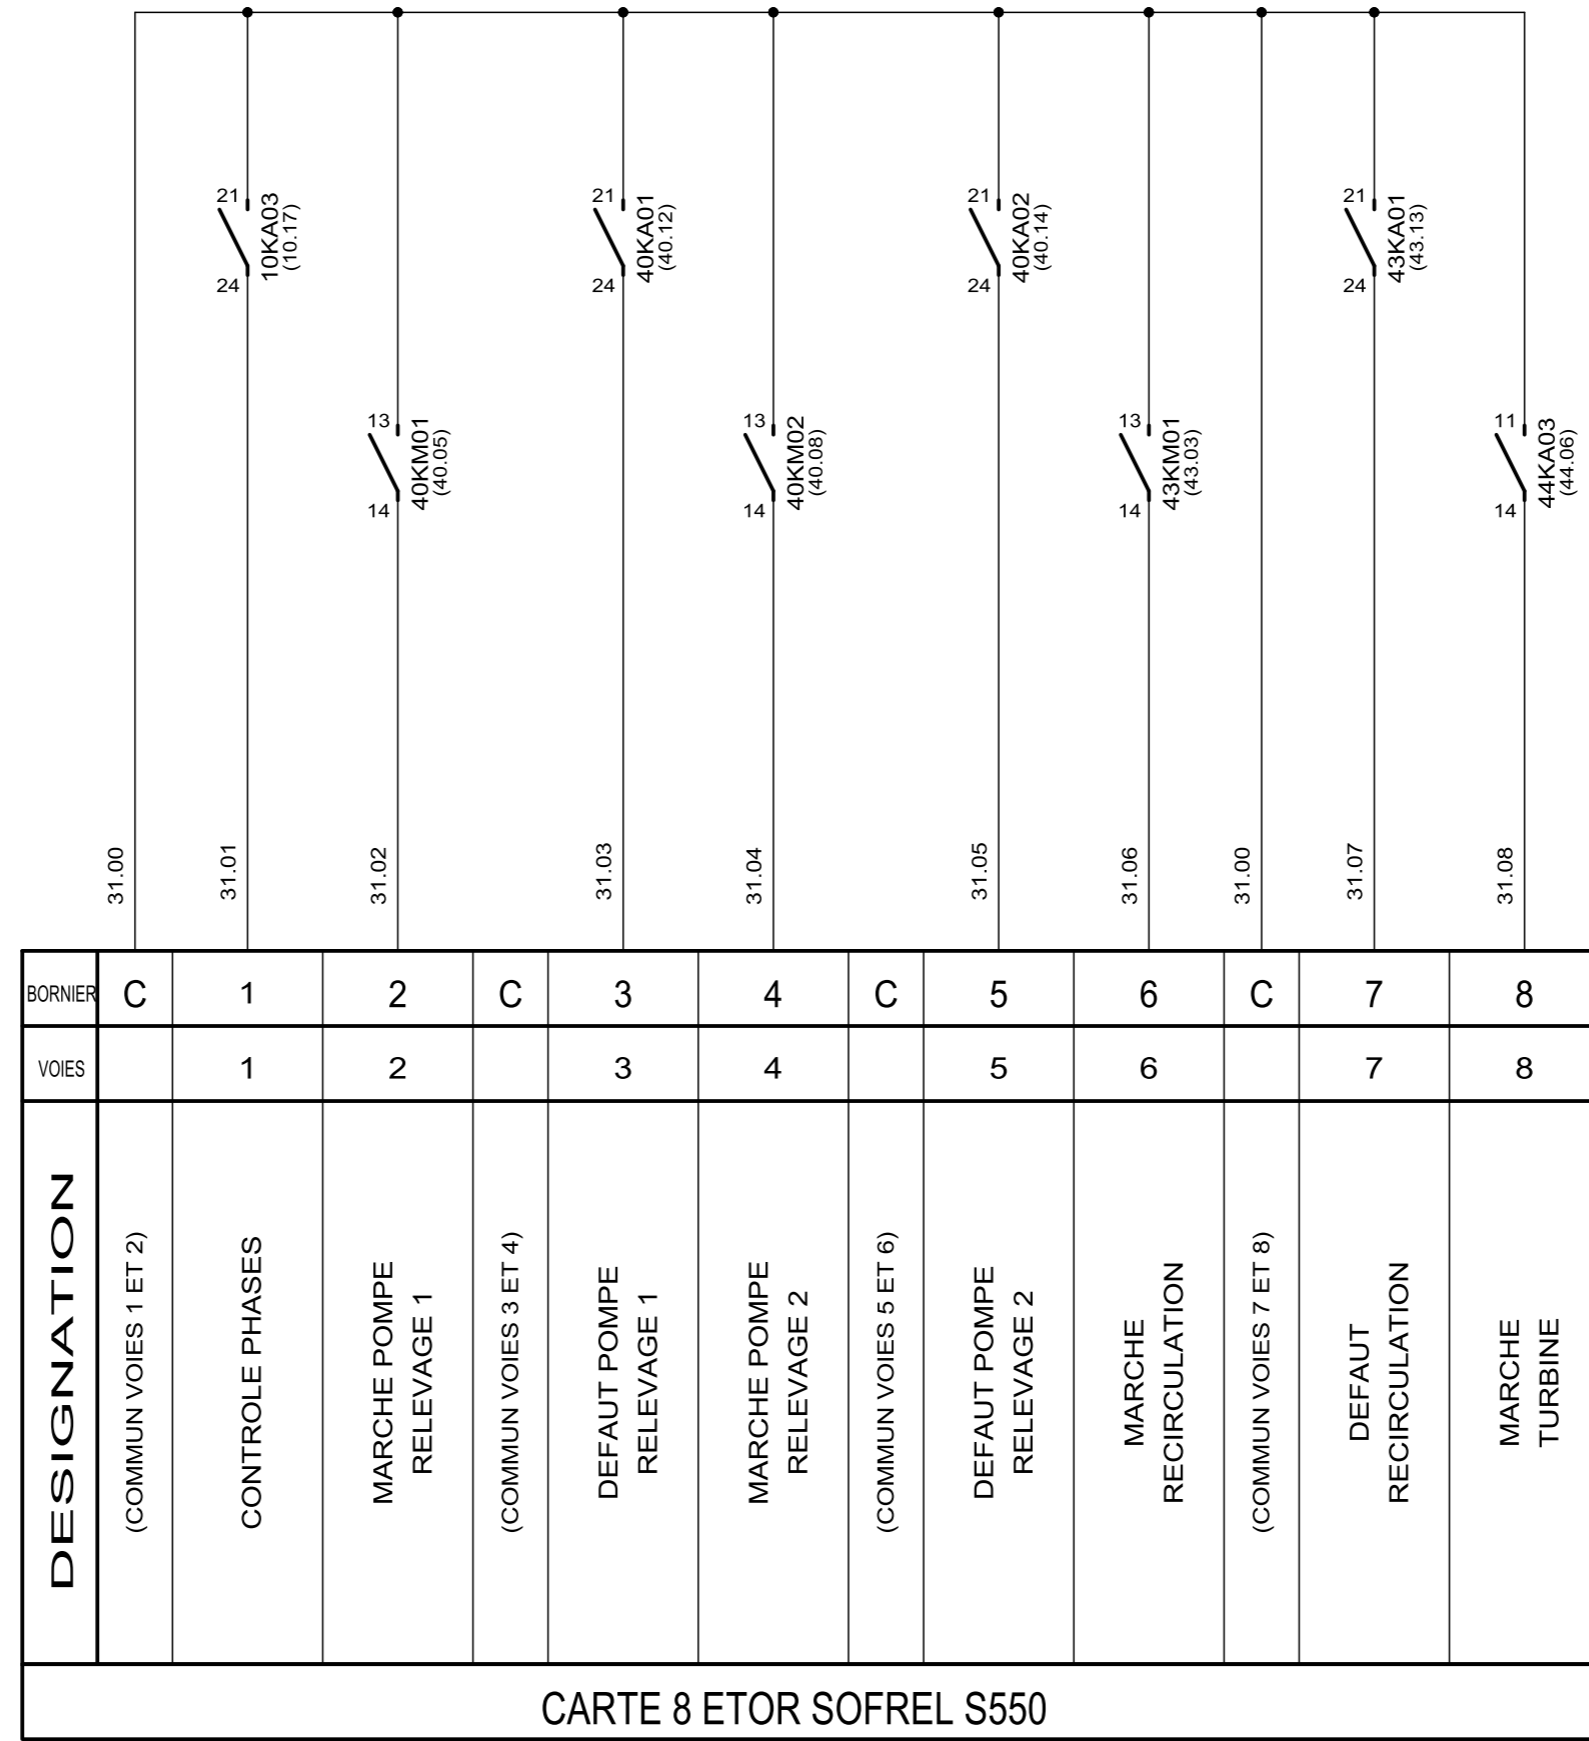

30E01-02
(30.09)


BORNIER	C	1	2	C	3	4	C	5	6	C	7	8
VOIES		1	2		3	4		5	6		7	8
DESIGNATION	(COMMUN VOIES 1 ET 2)	CONTROLE PHASES	MARCHE POMPE RELEVAGE 1	(COMMUN VOIES 3 ET 4)	DEFAULT POMPE RELEVAGE 1	MARCHE POMPE RELEVAGE 2	(COMMUN VOIES 5 ET 6)	DEFAULT POMPE RELEVAGE 2	MARCHE RECIRCULATION	(COMMUN VOIES 7 ET 8)	DEFAULT RECIRCULATION	MARCHE TURBINE
CARTE 8 ETOR SOFREL S550												

AUTOMATISMES SEGUIN
Système Qualité

3, Rue Pierre Curie
91230 MONTGERON
Tél. : 01.69.52.47.00 - Fax : 01.69.52.47.01
e-mail : seguin@automatismes-seguin.fr
<http://www.automatismes-seguin.fr>

CARTE 8 ENTrees TOR EMPLACEMENT 2

CLIENT ET NOM DU DOSSIER / CUSTOMER AND NAME OF FOLDER		INDICE / REVIEW
SAUR STEP LA BROsse MONTCEAUX		0
DESSINATEUR DRAWER	G.D.	FOLIO/SHEET 31 / 32
N° AFFAIRE N° PROJECT	190384	
		IGE XAO VARS SERVICE PACK 8 - (4.88B)

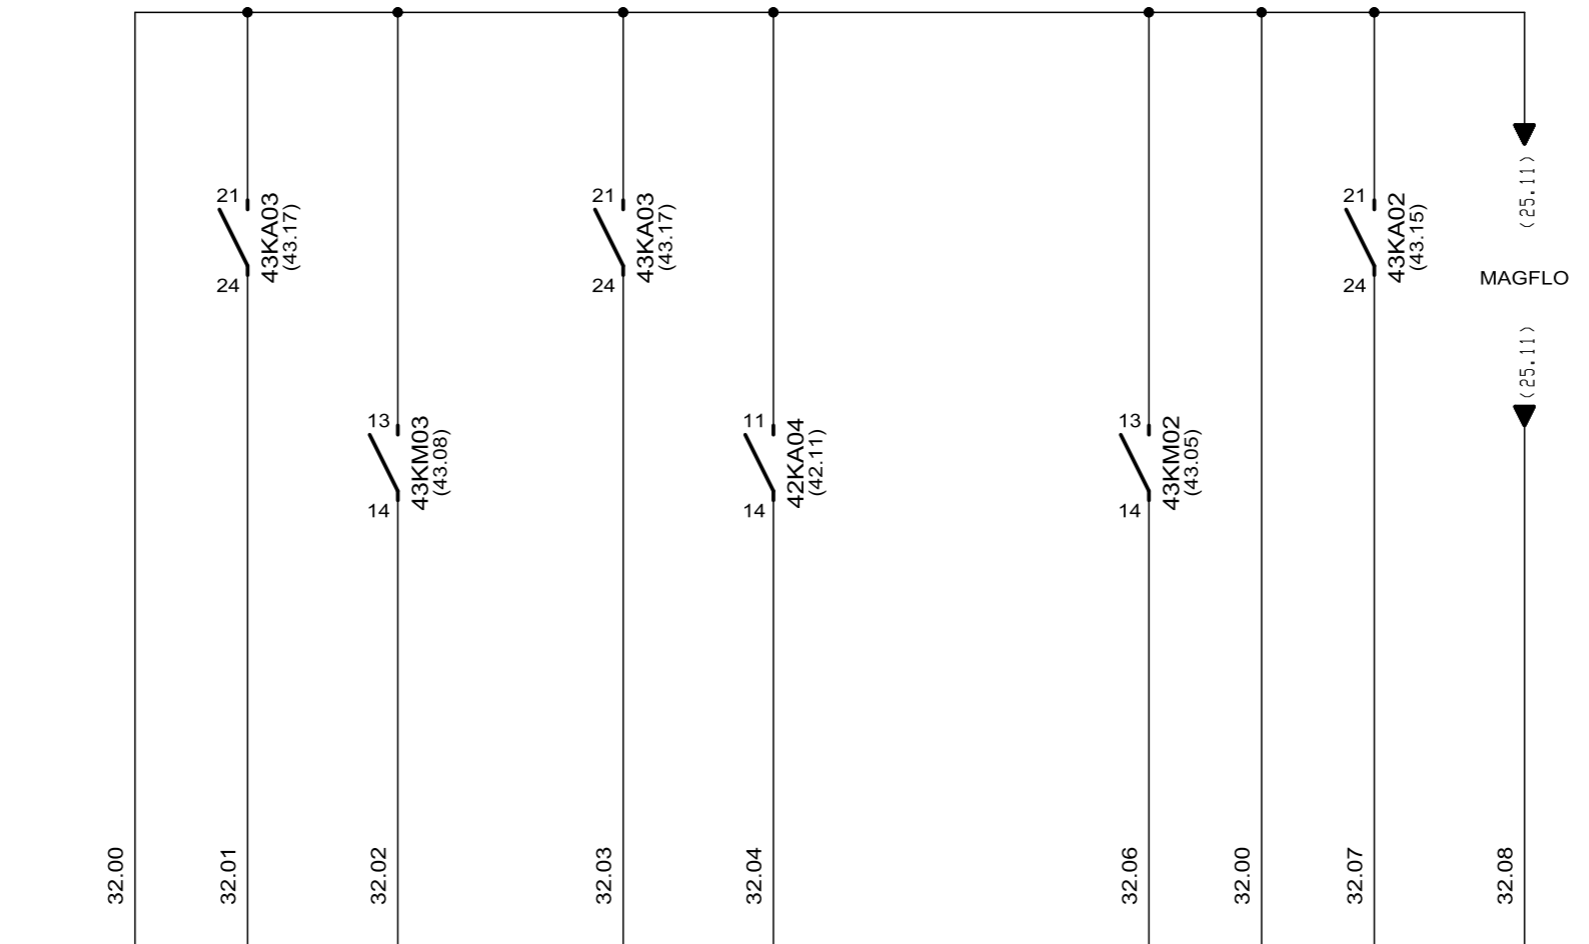

BORNIER	C	1	2	C	3	4	C	5	6	C	7	8
VOIES		1	2		3	4		5	6		7	8
DESIGNATION	(COMMUN VOIES 1 ET 2)	DEFAULT TURBINE	MARCHE PONT RACLEUR	(COMMUN VOIES 3 ET 4)	DEFAULT PONT RACLEUR	TROP PLEIN	(COMMUN VOIES 5 ET 6)		MARCHE EXTRACTION	(COMMUN VOIES 7 ET 8)	DEFAULT EXTRACTION	IMPUSION DEBIT
CARTE 8 ETOR SOFREL S550												


30E01-03
(30.10)

AUTOMATISMES SEGUIN
Système Qualité

3, Rue Pierre Curie
91230 MONTGERON
Tél. : 01.69.52.47.00 - Fax : 01.69.52.47.01
e-mail : seguin@automatismes-seguin.fr
<http://www.automatismes-seguin.fr>

CARTE 8 ENTREES TOR EMPLACEMENT 3

CLIENT ET NOM DU DOSSIER / CUSTOMER AND NAME OF FOLDER		INDICE / REVIEW
SAUR STEP LA BROUSSE MONTCEAUX		1
DESSINATEUR DRAWER	G.D.	FOLIO/SHEET 32 / 33
N° AFFAIRE N° PROJECT	190384	
		VARS SERVICE PACK 8 - (4.88B)

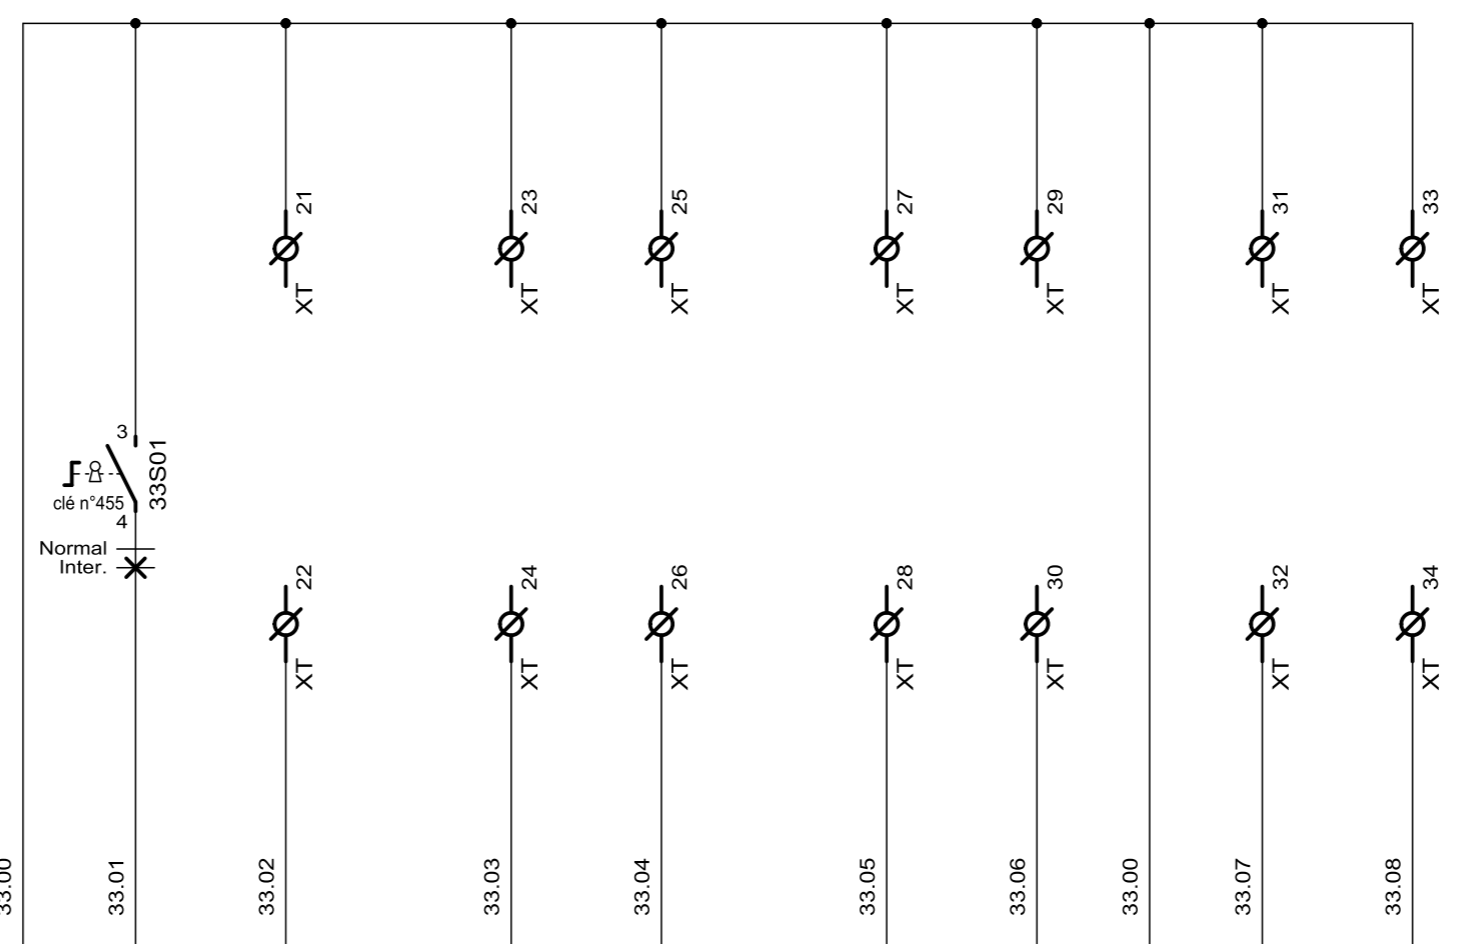

BORNIER	C	1	2	C	3	4	C	5	6	C	7	8
VOIES		1	2		3	4		5	6		7	8
DESIGNATION	(COMMUN VOIES 1 ET 2)	INTERVENTION	RESERVE	(COMMUN VOIES 3 ET 4)	RESERVE	RESERVE	(COMMUN VOIES 5 ET 6)	RESERVE	RESERVE	(COMMUN VOIES 7 ET 8)	RESERVE	RESERVE
CARTE 8 ETOR SOFREL S550												

30E01-04
(30.11)


AUTOMATISMES SEGUIN
Système Qualité

3, Rue Pierre Curie
91230 MONTGERON
Tél. : 01.69.52.47.00 - Fax : 01.69.52.47.01
e-mail : seguin@automatismes-seguin.fr
<http://www.automatismes-seguin.fr>



CARTE 8 ENTrees TOR EMPLACEMENT 4

CLIENT ET NOM DU DOSSIER / CUSTOMER AND NAME OF FOLDER		INDICE / REVIEW
SAUR STEP LA BROUSSE MONTCEAUX		0
DESSINATEUR DRAWER	G.D.	FOLIO/SHEET 33 / 34
N° AFFAIRE N° PROJECT	190384	
		VARS SERVICE PACK 8 - (4.88B)

RACCORDEMENT :
POUR CAPTEUR AUTONOME

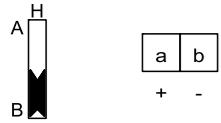

RACCORDEMENT :
POUR CAPTEUR TELEALIMENTE

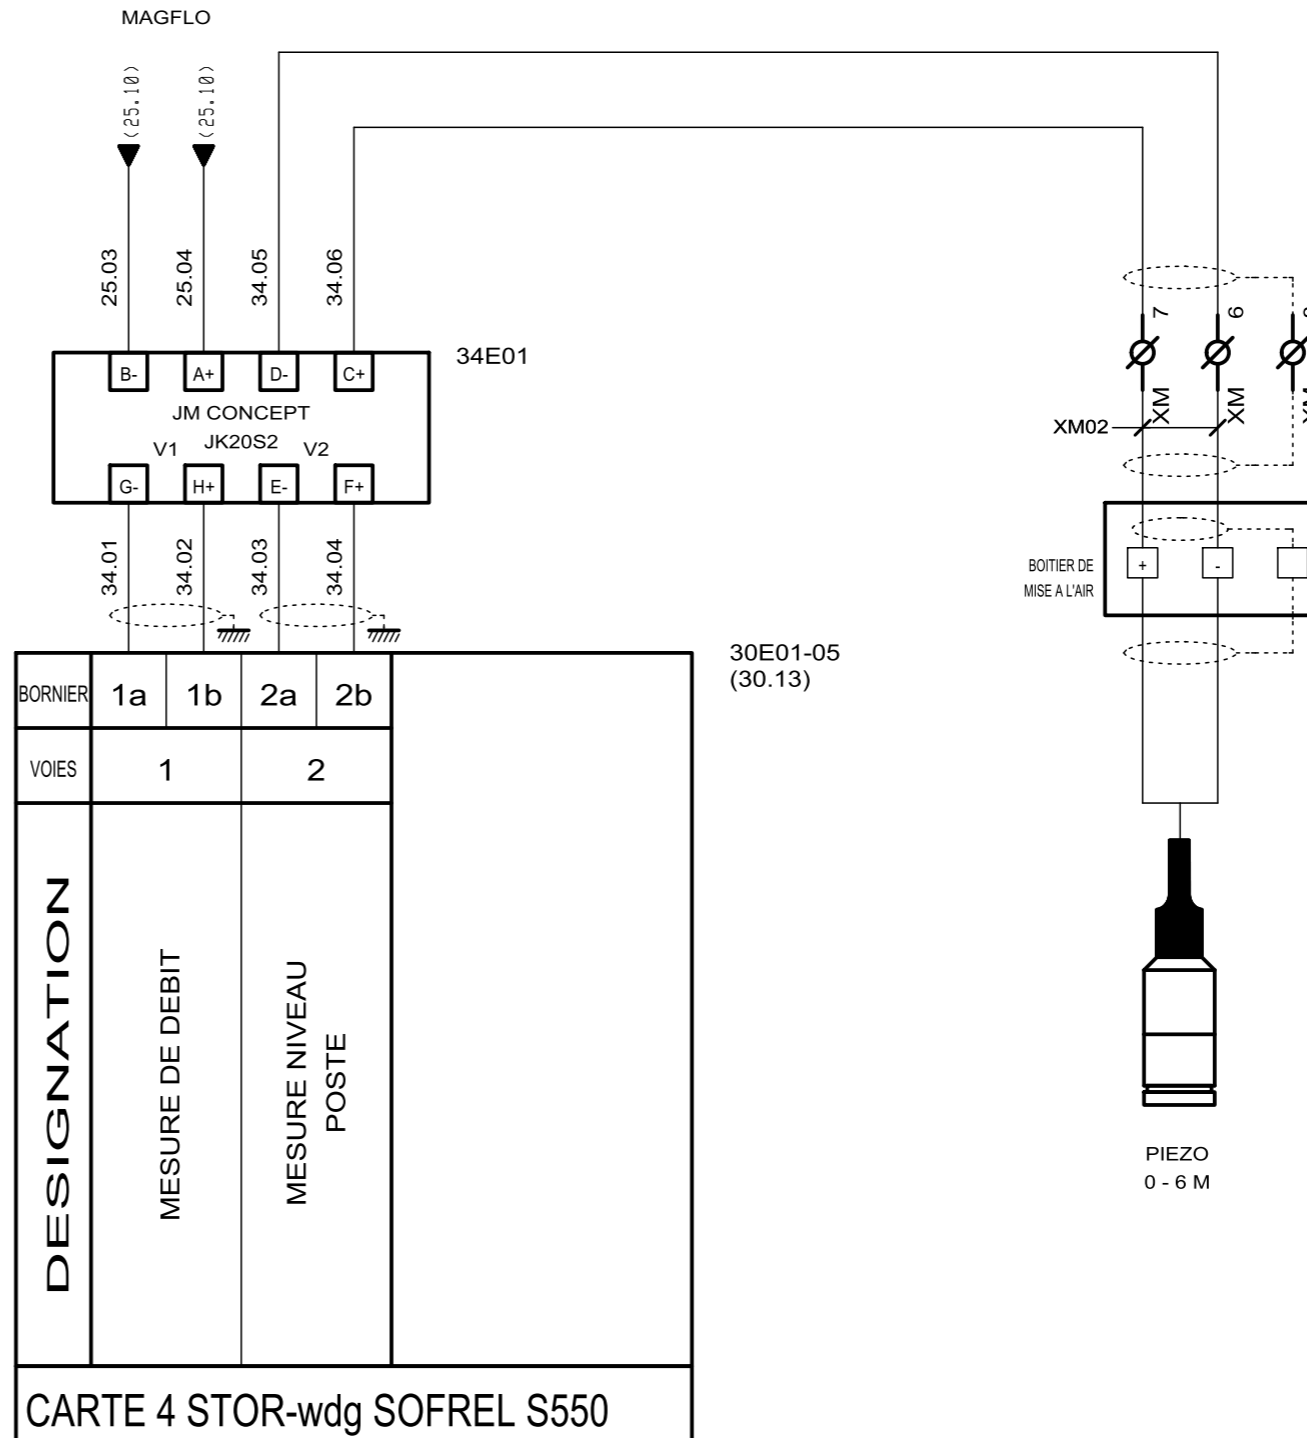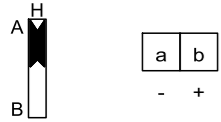


AUTOMATISMES SEGUIN
Système Qualité

3, Rue Pierre Curie
91230 MONTGERON
Tél. : 01.69.52.47.00 - Fax : 01.69.52.47.01
e-mail : seguin@automatismes-seguin.fr
<http://www.automatismes-seguin.fr>

**CARTE 2 ENTREES ANA
EMPLACEMENT 6**

CLIENT ET NOM DU DOSSIER / CUSTOMER AND NAME OF FOLDER		INDICE / REVIEW
SAUR		0
STEP LA BROUSSE MONTCEAUX		IGE XAO
DESSINATEUR DRAWER	G.D.	FOLIO/SHEET 34 / 40
N° AFFAIRE N° PROJECT	190384	V4R3 SERVICE PACK 8 - (4.88B)

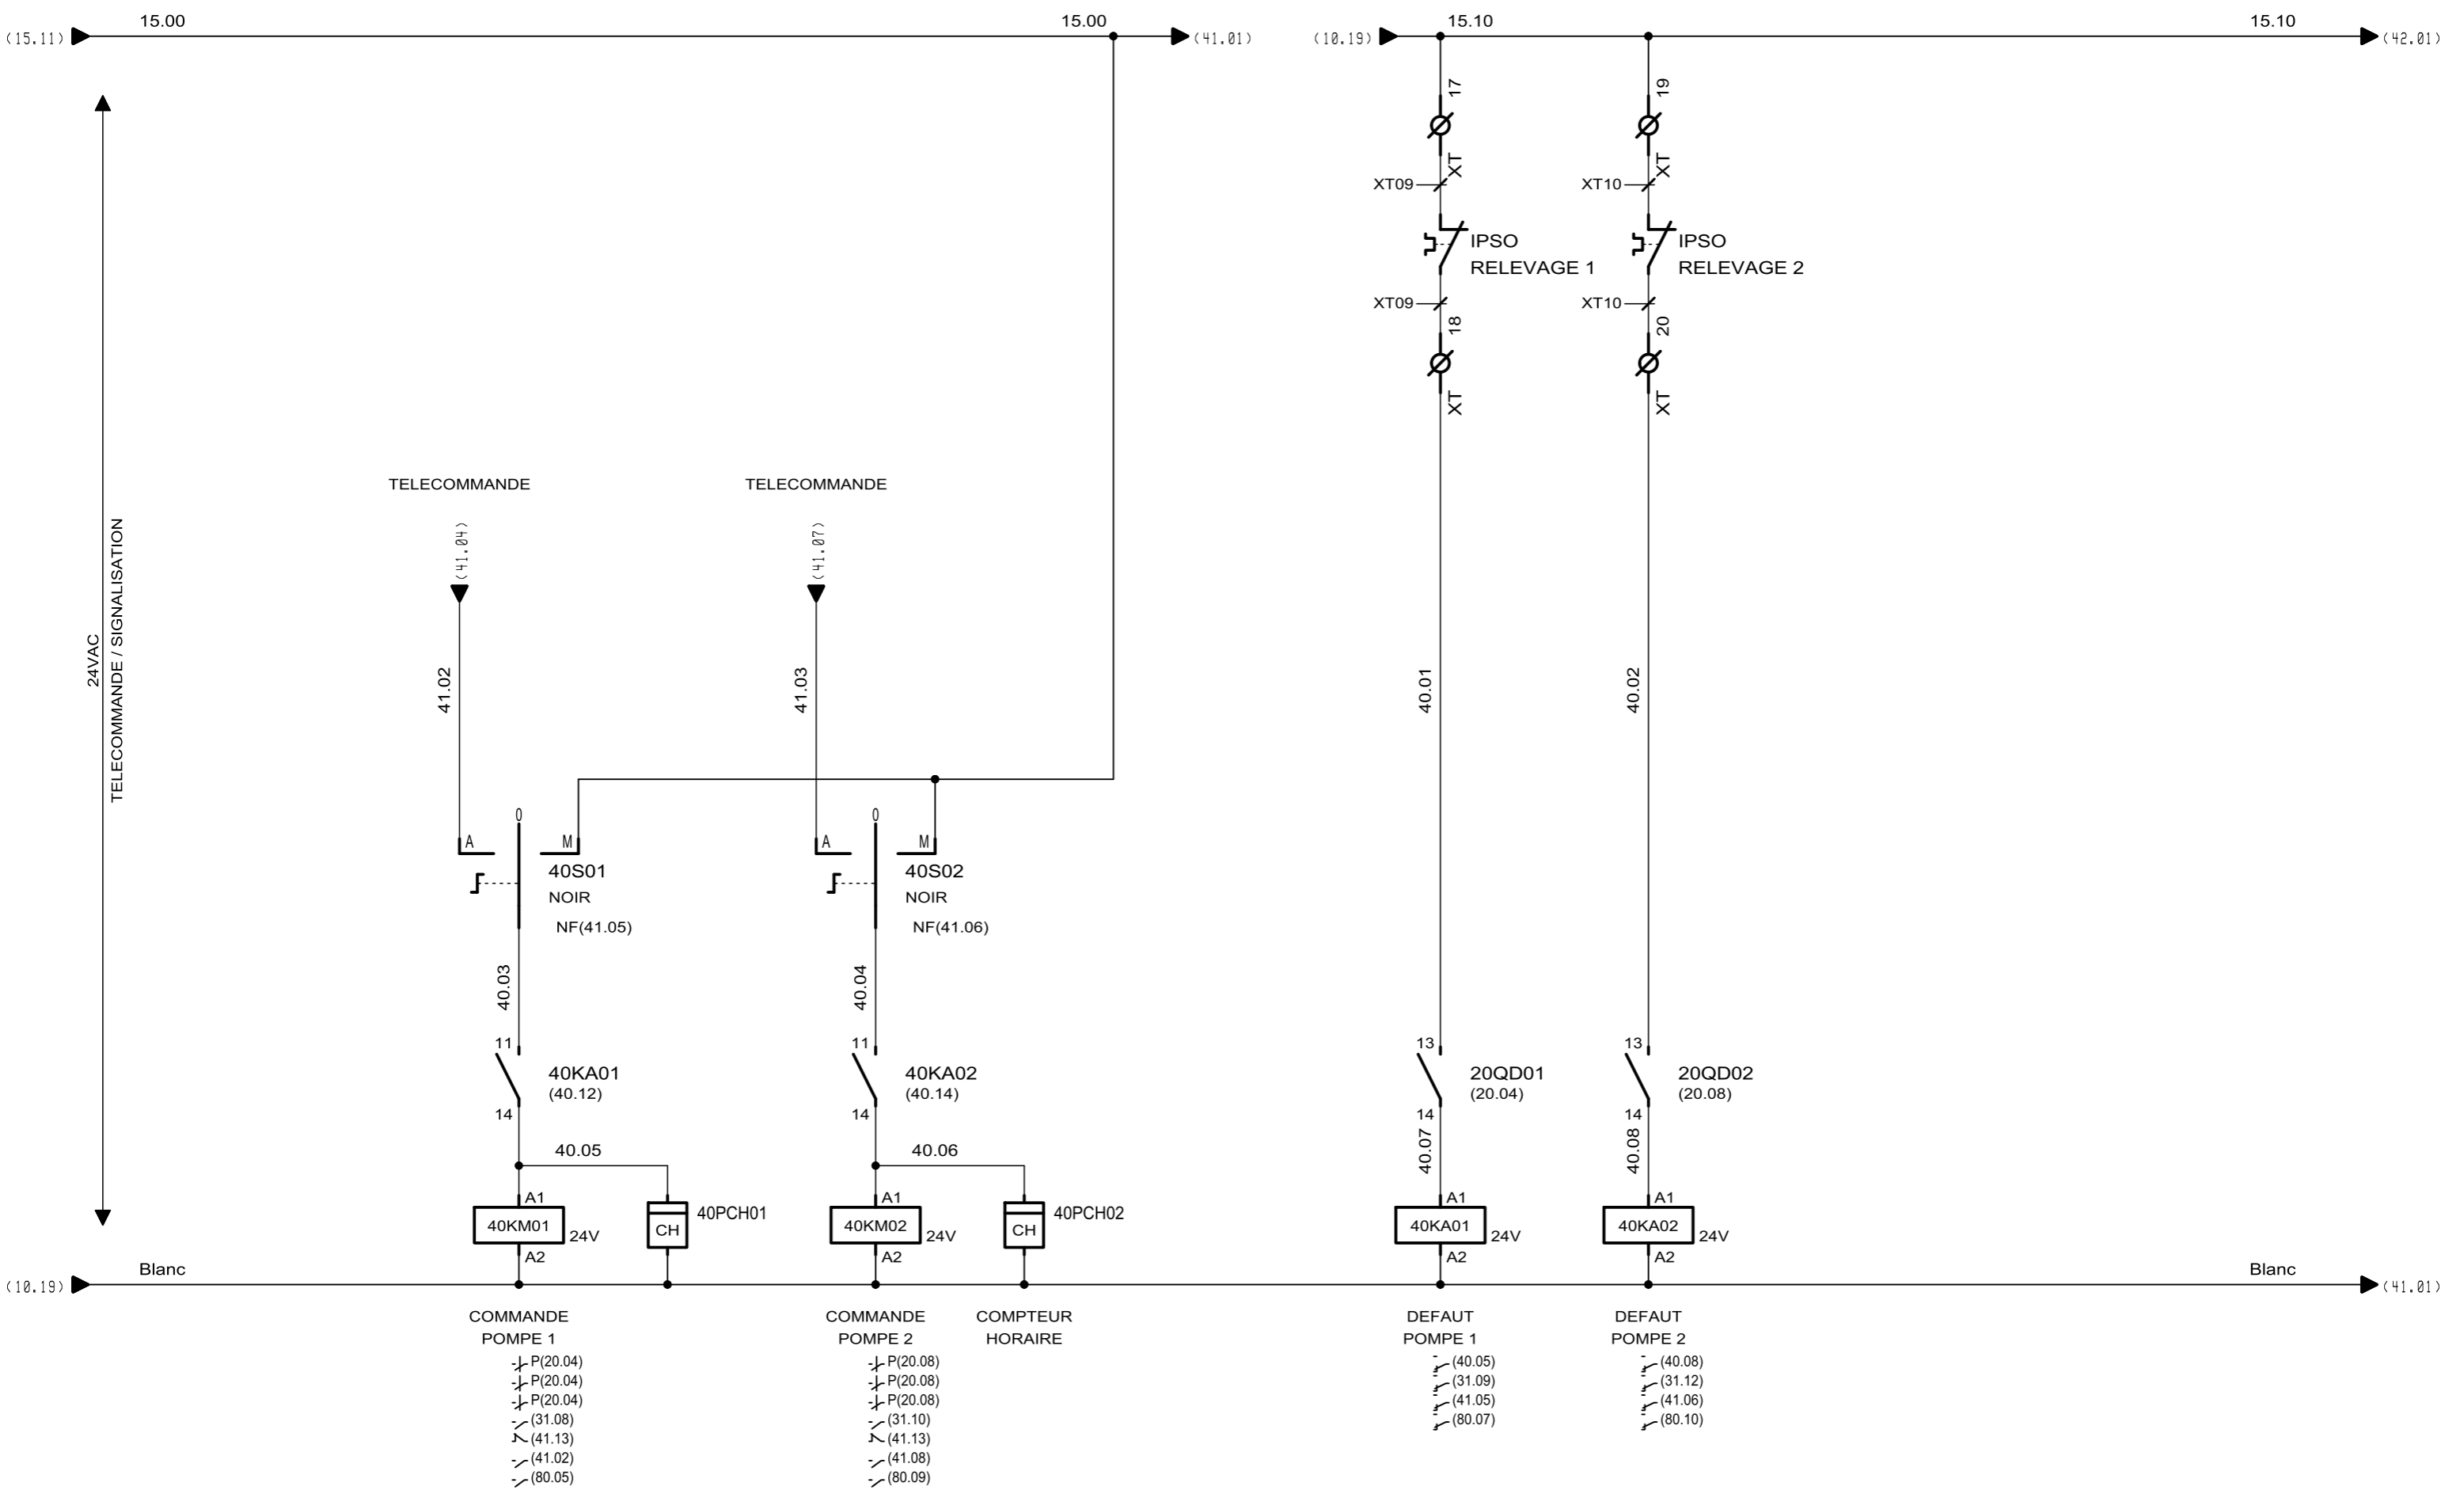


AUTOMATISMES SEGUIN
Système Qualité

3, Rue Pierre Curie
91230 MONTGERON
Tél. : 01.69.52.47.00 - Fax : 01.69.52.47.01
e-mail : seguin@automatismes-seguin.fr
<http://www.automatismes-seguin.fr>

TELECOMMANDE POMPES RELEVAGE

CLIENT ET NOM DU DOSSIER / CUSTOMER AND NAME OF FOLDER		INDICE / REVIEW
SAUR STEP LA BROUSSE MONTCEAUX		0
DESSINATEUR DRAWER	G.D.	FOLIO/SHEET 40 / 41
N° AFFAIRE N° PROJECT	190384	
VARS SERVICE PACK 8 - (4.88B)		

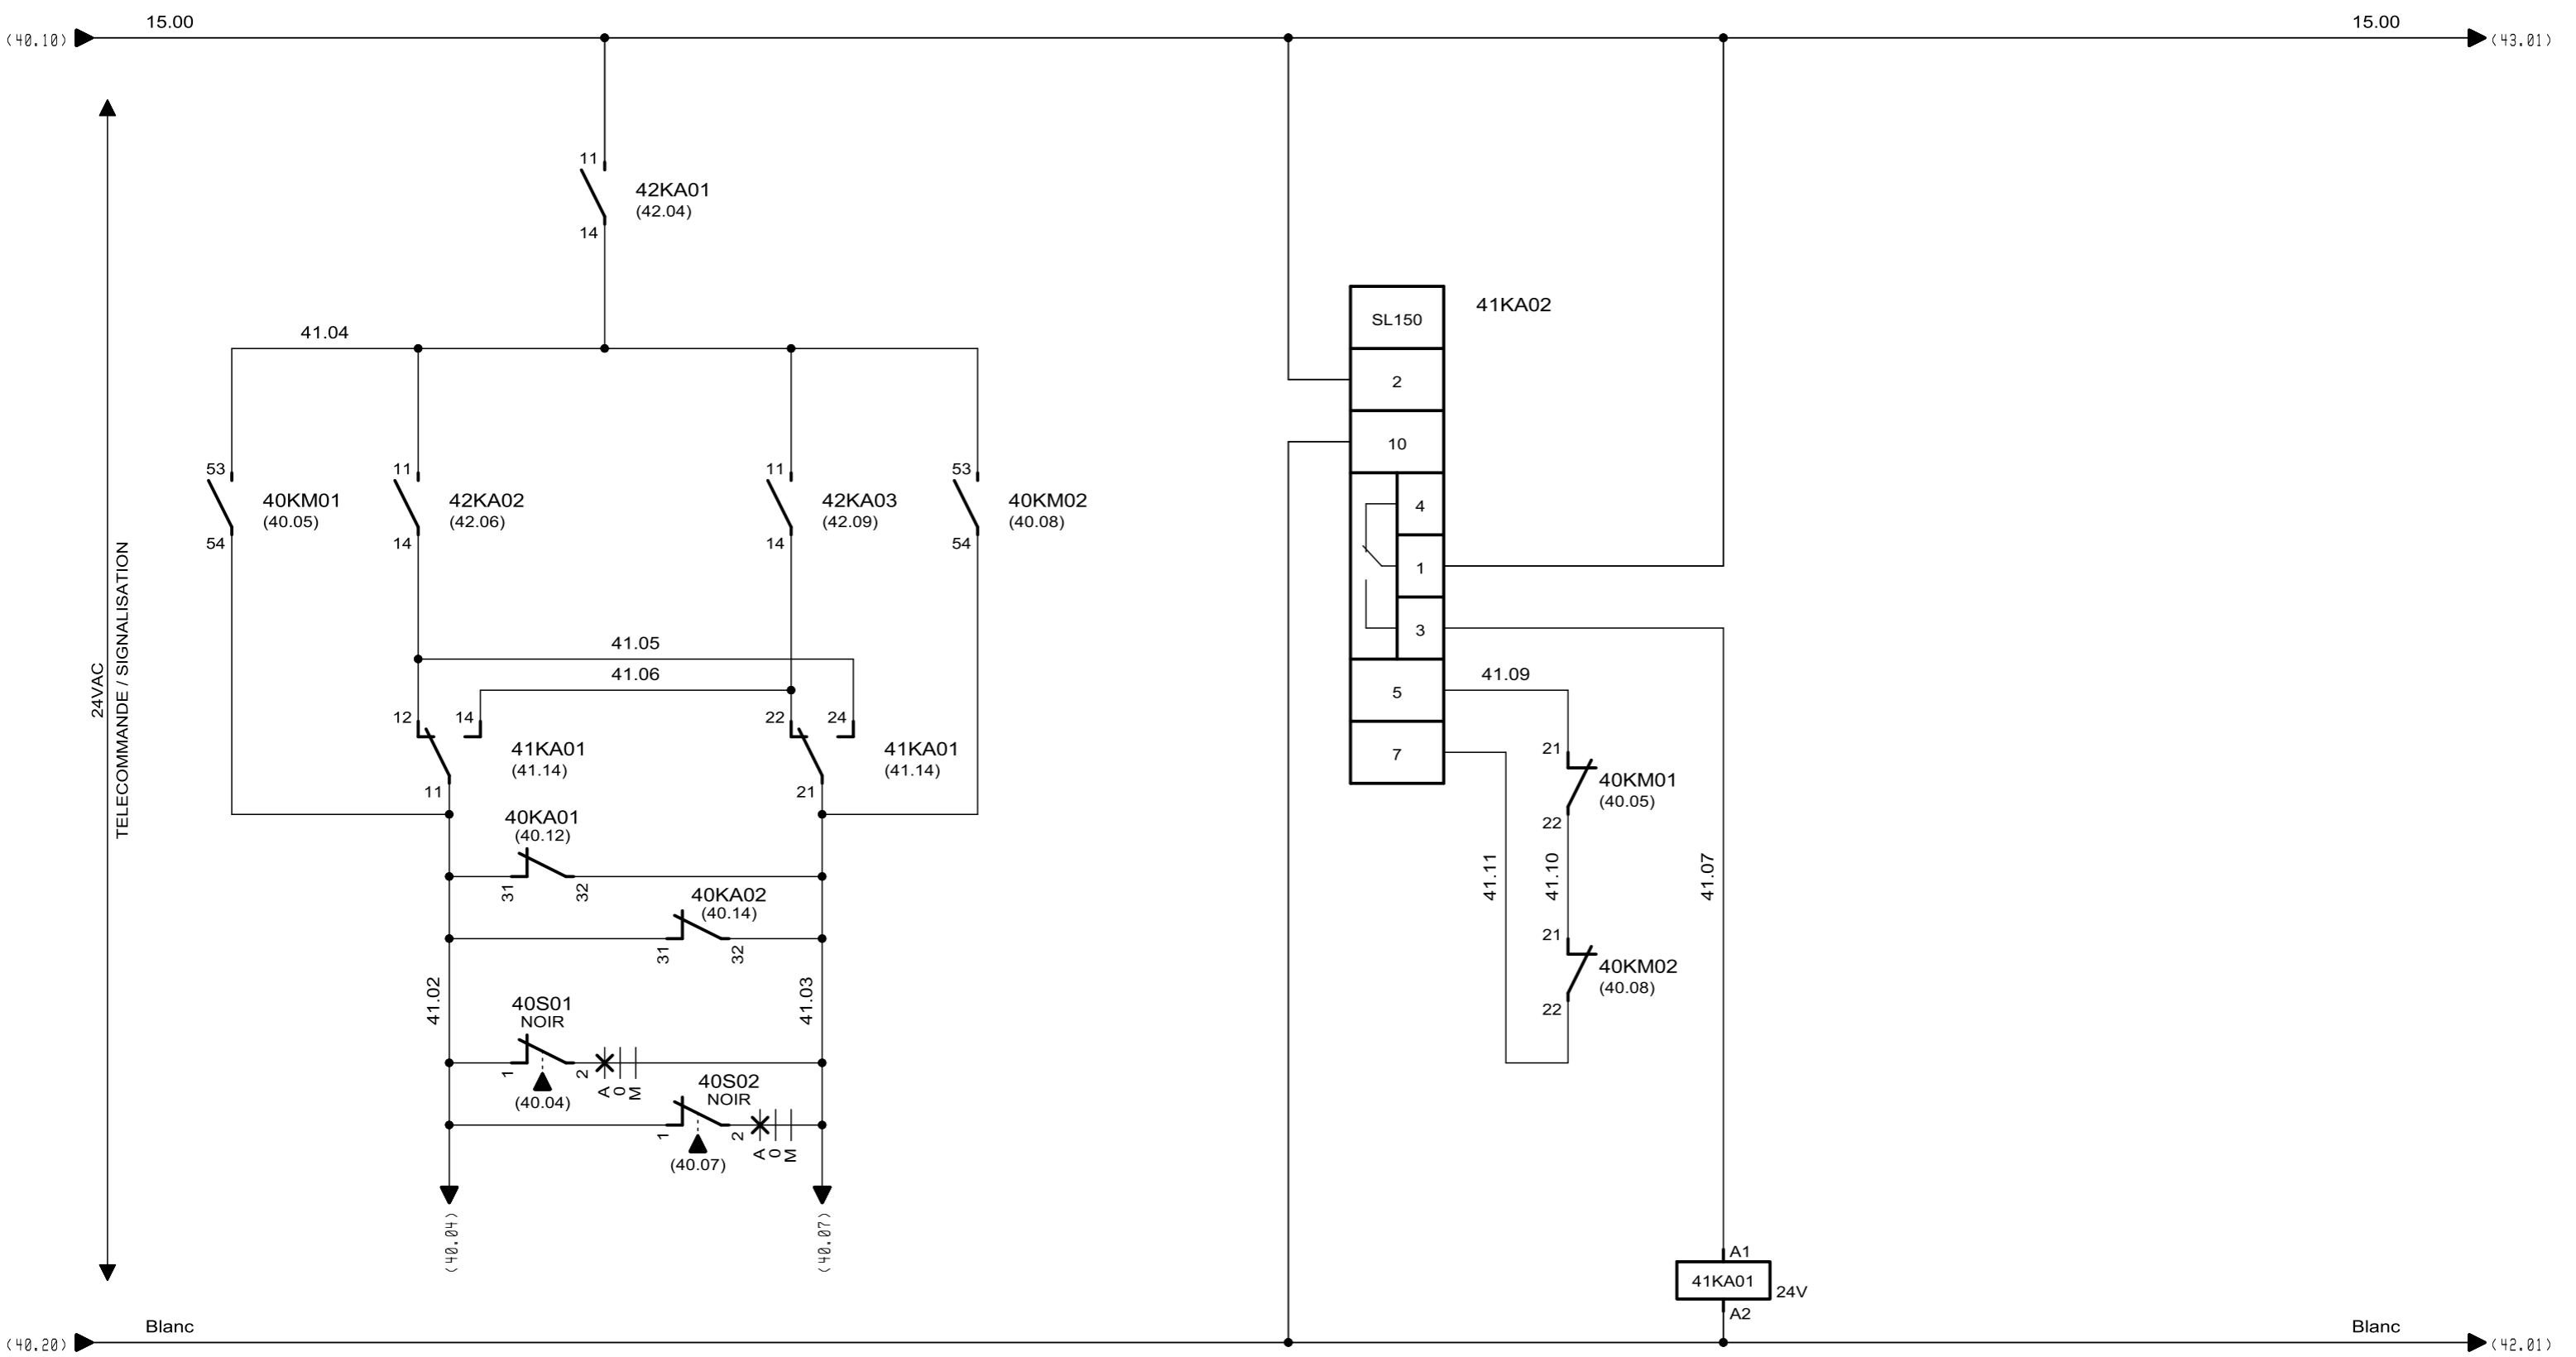


INVERSION
DES POMPES
- (41.04)
- (41.07)
- - -

AUTOMATISMES SEGUIN
Système Qualité

3, Rue Pierre Curie
91230 MONTGERON
Tél. : 01.69.52.47.00 - Fax : 01.69.52.47.01
e-mail : seguin@automatismes-seguin.fr
<http://www.automatismes-seguin.fr>

TELECOMMANDE POMPES RELEVAGE

CLIENT ET NOM DU DOSSIER / CUSTOMER AND NAME OF FOLDER			INDICE / REVIEW
SAUR			0
STEP LA BROUSSE MONTCEAUX			IGE XAO
DESSINATEUR DRAWER	G.D.	FOLIO/SHEET	41 / 42
N° AFFAIRE N° PROJECT	190384	VARS SERVICE PACK 8 - (4.88B)	

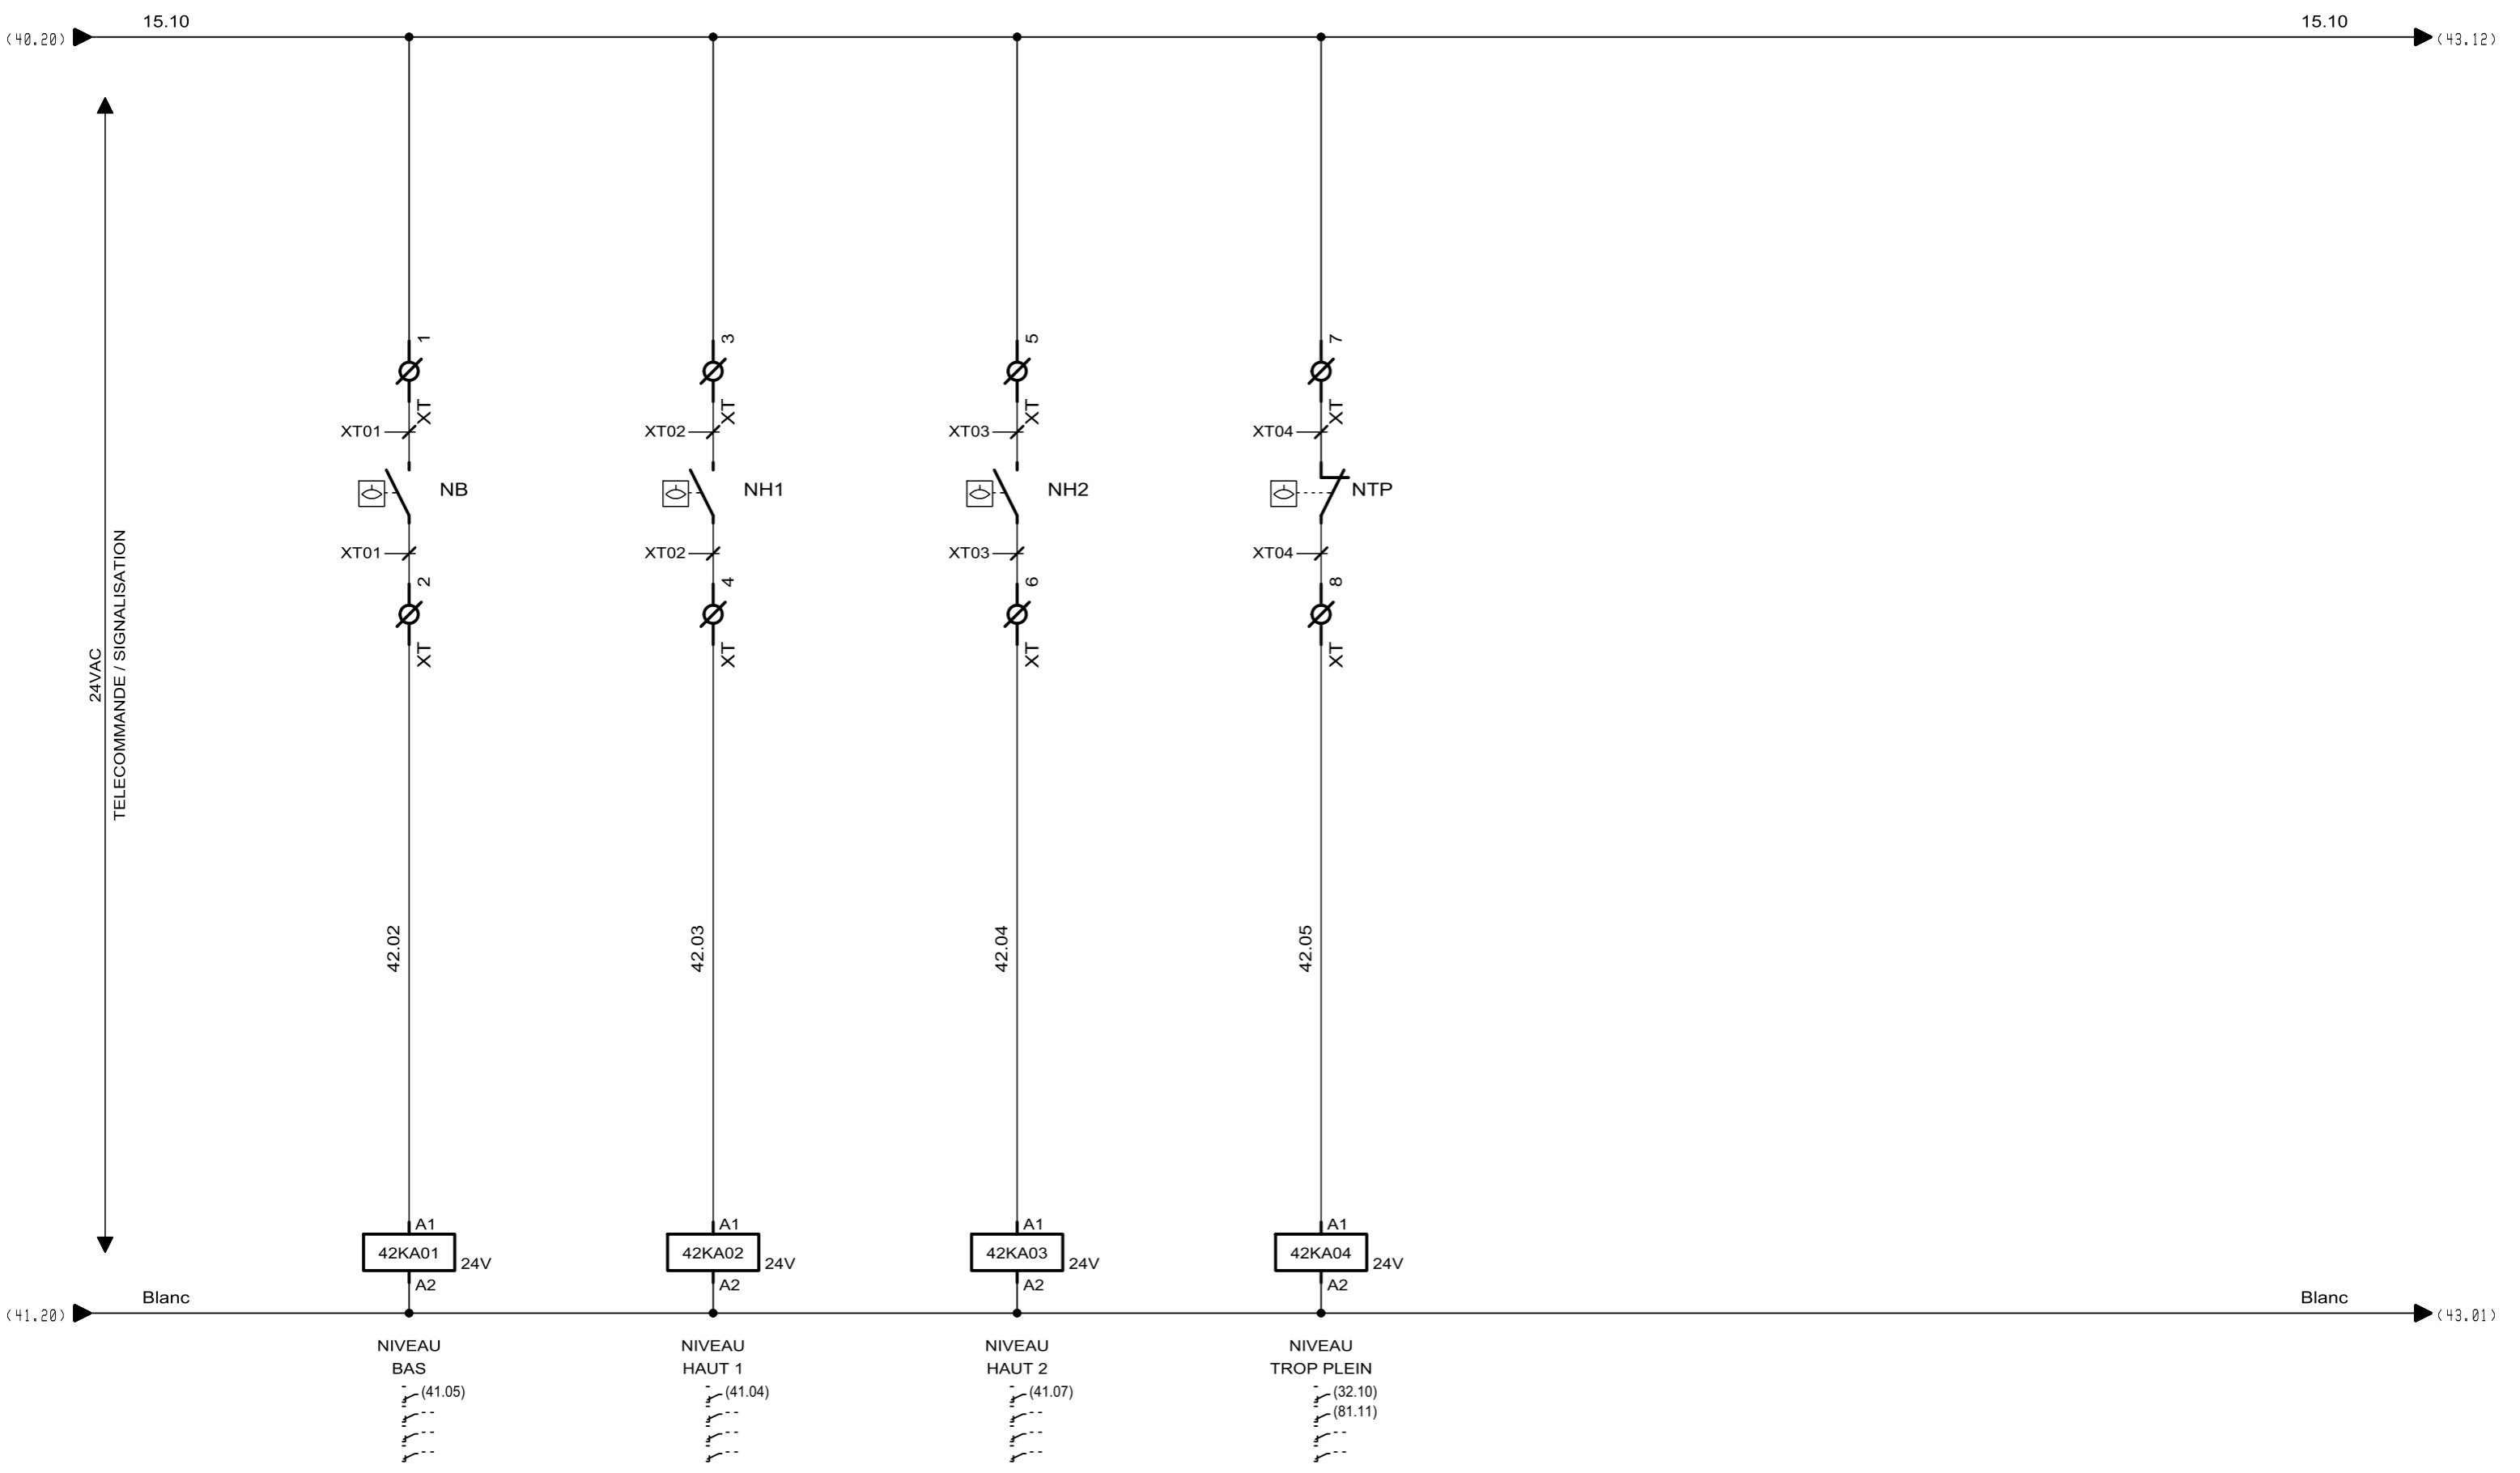


AUTOMATISMES SEGUIN
Système Qualité

3, Rue Pierre Curie
91230 MONTGERON
Tél. : 01.69.52.47.00 - Fax : 01.69.52.47.01
e-mail : seguin@automatismes-seguin.fr
<http://www.automatismes-seguin.fr>

TELECOMMANDE NIVEAUX


CLIENT ET NOM DU DOSSIER / CUSTOMER AND NAME OF FOLDER		INDICE / REVIEW
SAUR STEP LA BROUSSE MONTCEAUX		0
DESSINATEUR DRAWER	G.D.	FOLIO/SHEET 42 / 43
N° AFFAIRE N° PROJECT	190384	
		V4R3 SERVICE PACK 8 - (4.88B)

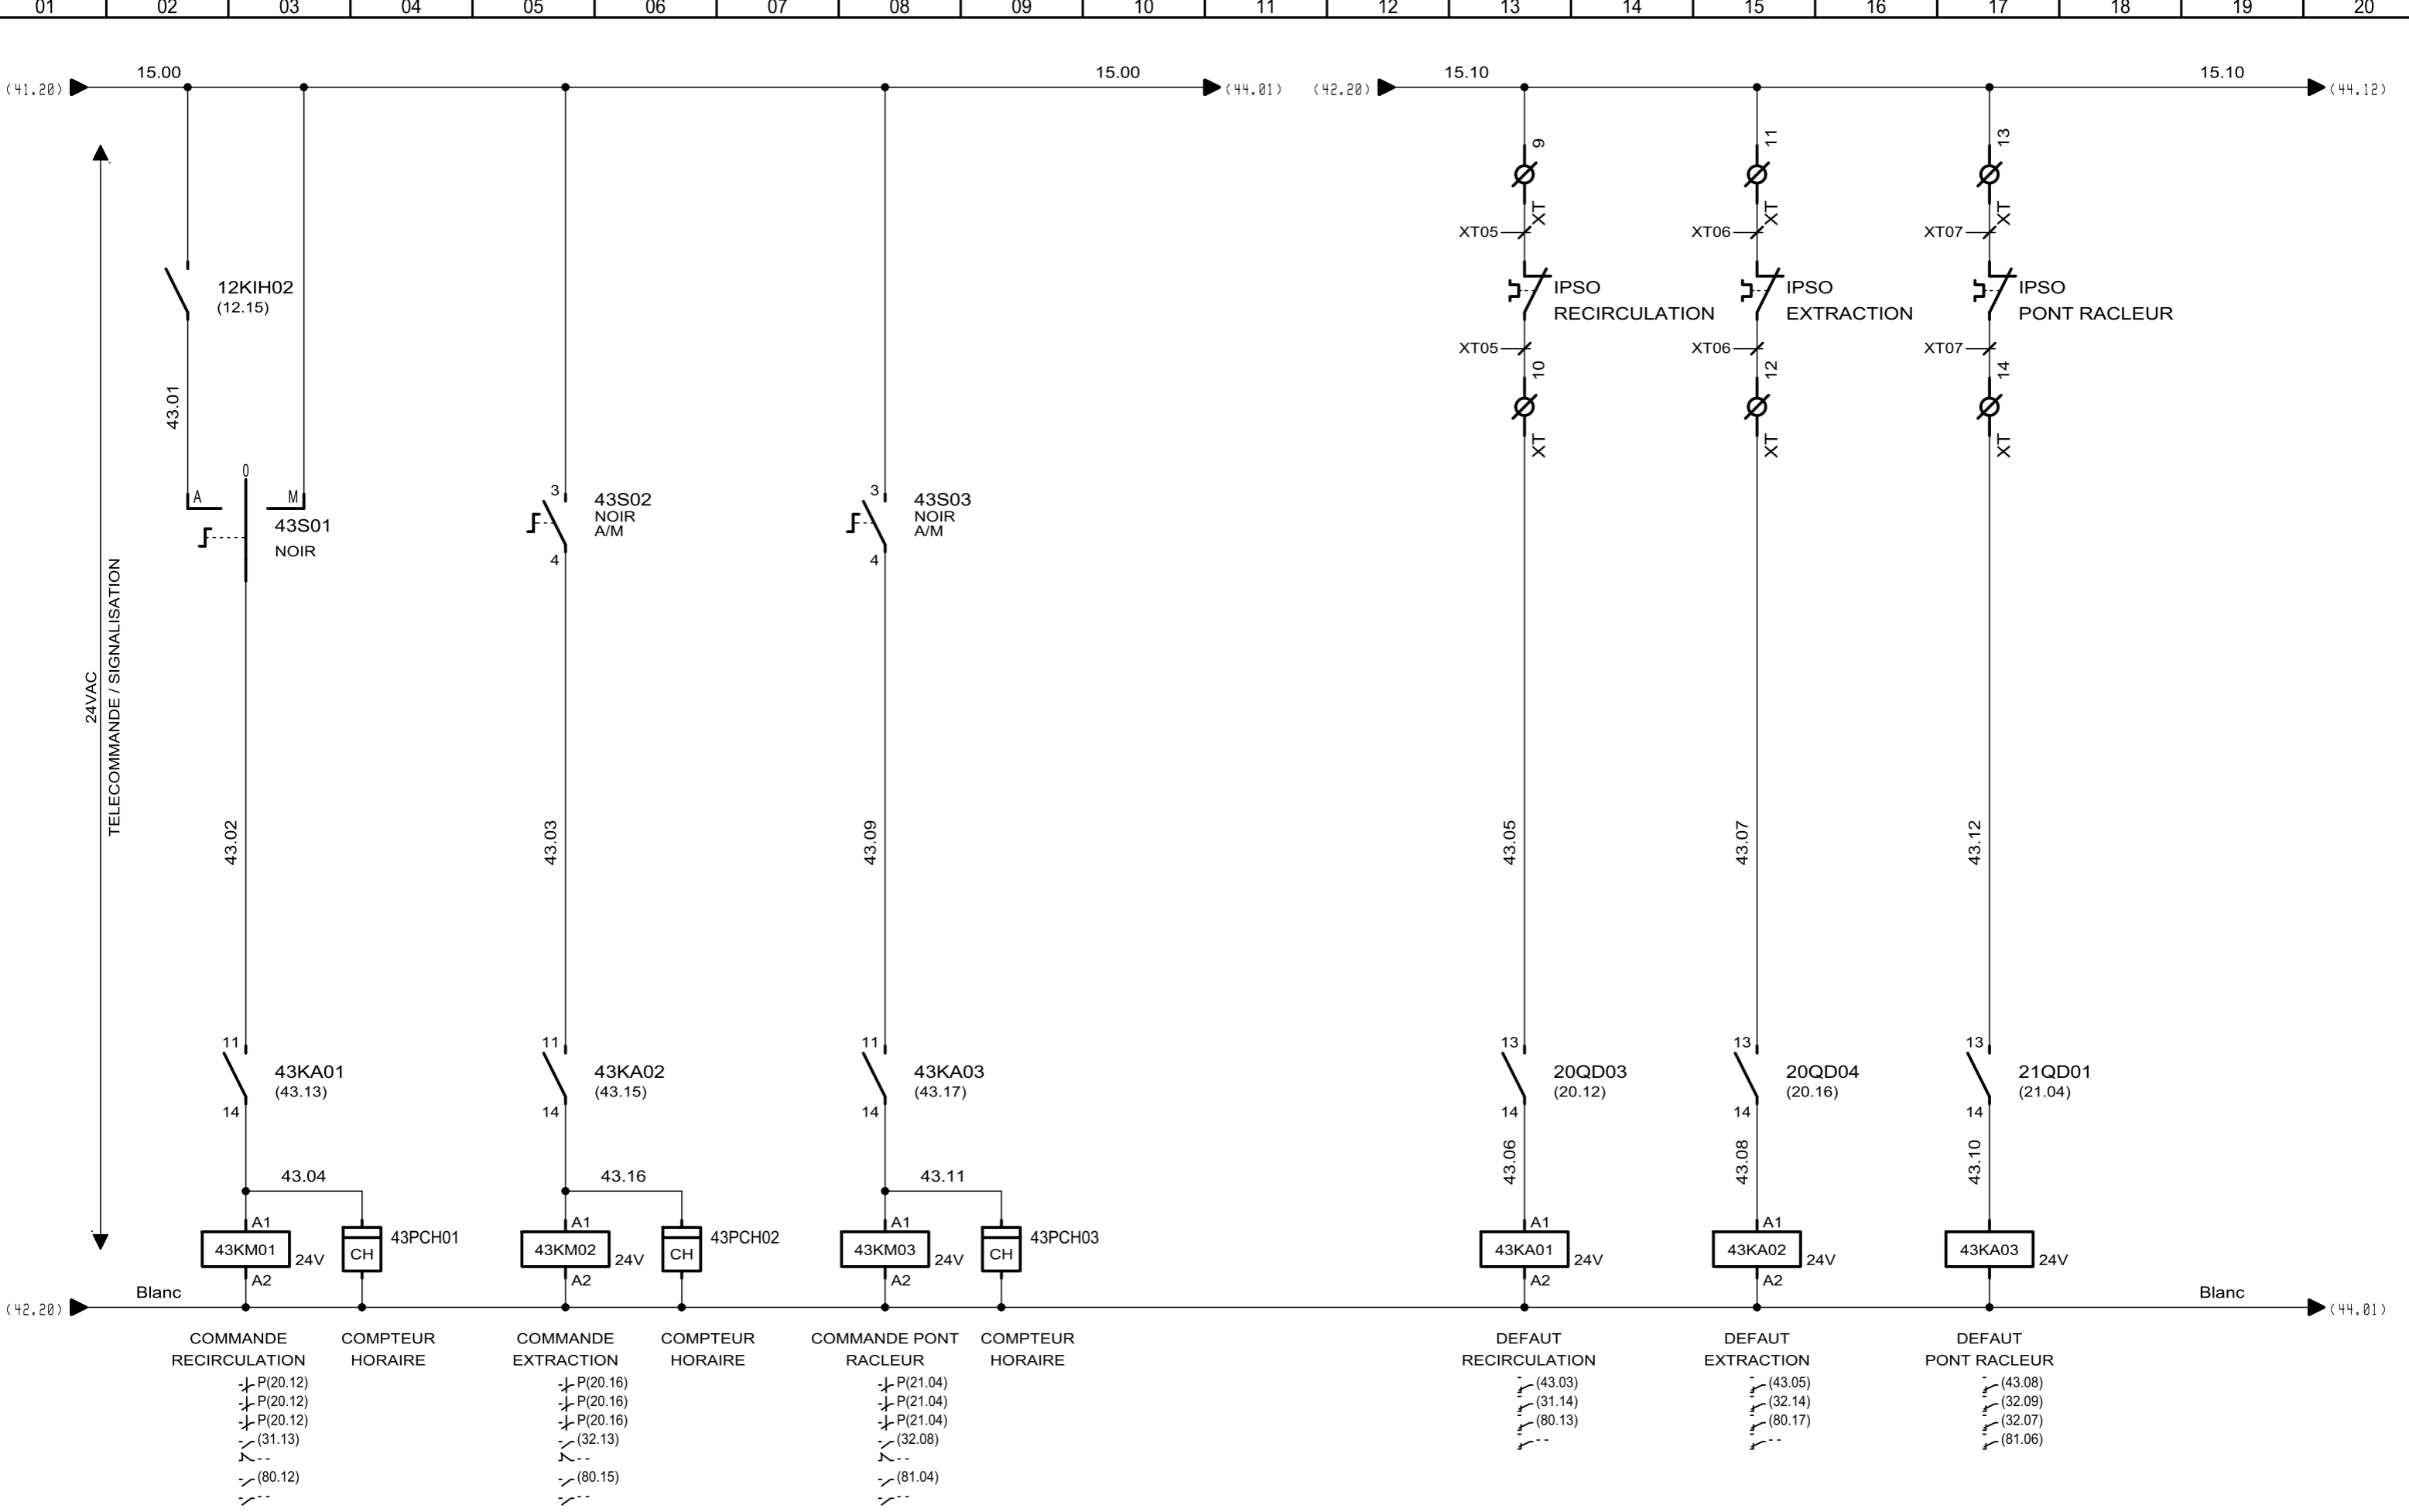

**3, Rue Pierre Curie
91230 MONTGERON**
Tél. : 01.69.52.47.00 - Fax : 01.69.52.47.01
e-mail : seguin@automatismes-seguin.fr
<http://www.automatismes-seguin.fr>

TELECOMMANDE


CLIENT ET NOM DU DOSSIER / CUSTOMER AND NAME OF FOLDER		INDICE / REVIEW
SAUR		0
STEP LA BROUSSE MONTCEAUX		IGE XAO
DESSINATEUR DRAWER	G.D.	FOLIO/SHEET 43 / 44
N° AFFAIRE N° PROJECT	190384	V4R3 SERVICE PACK 8 - (4.88B)

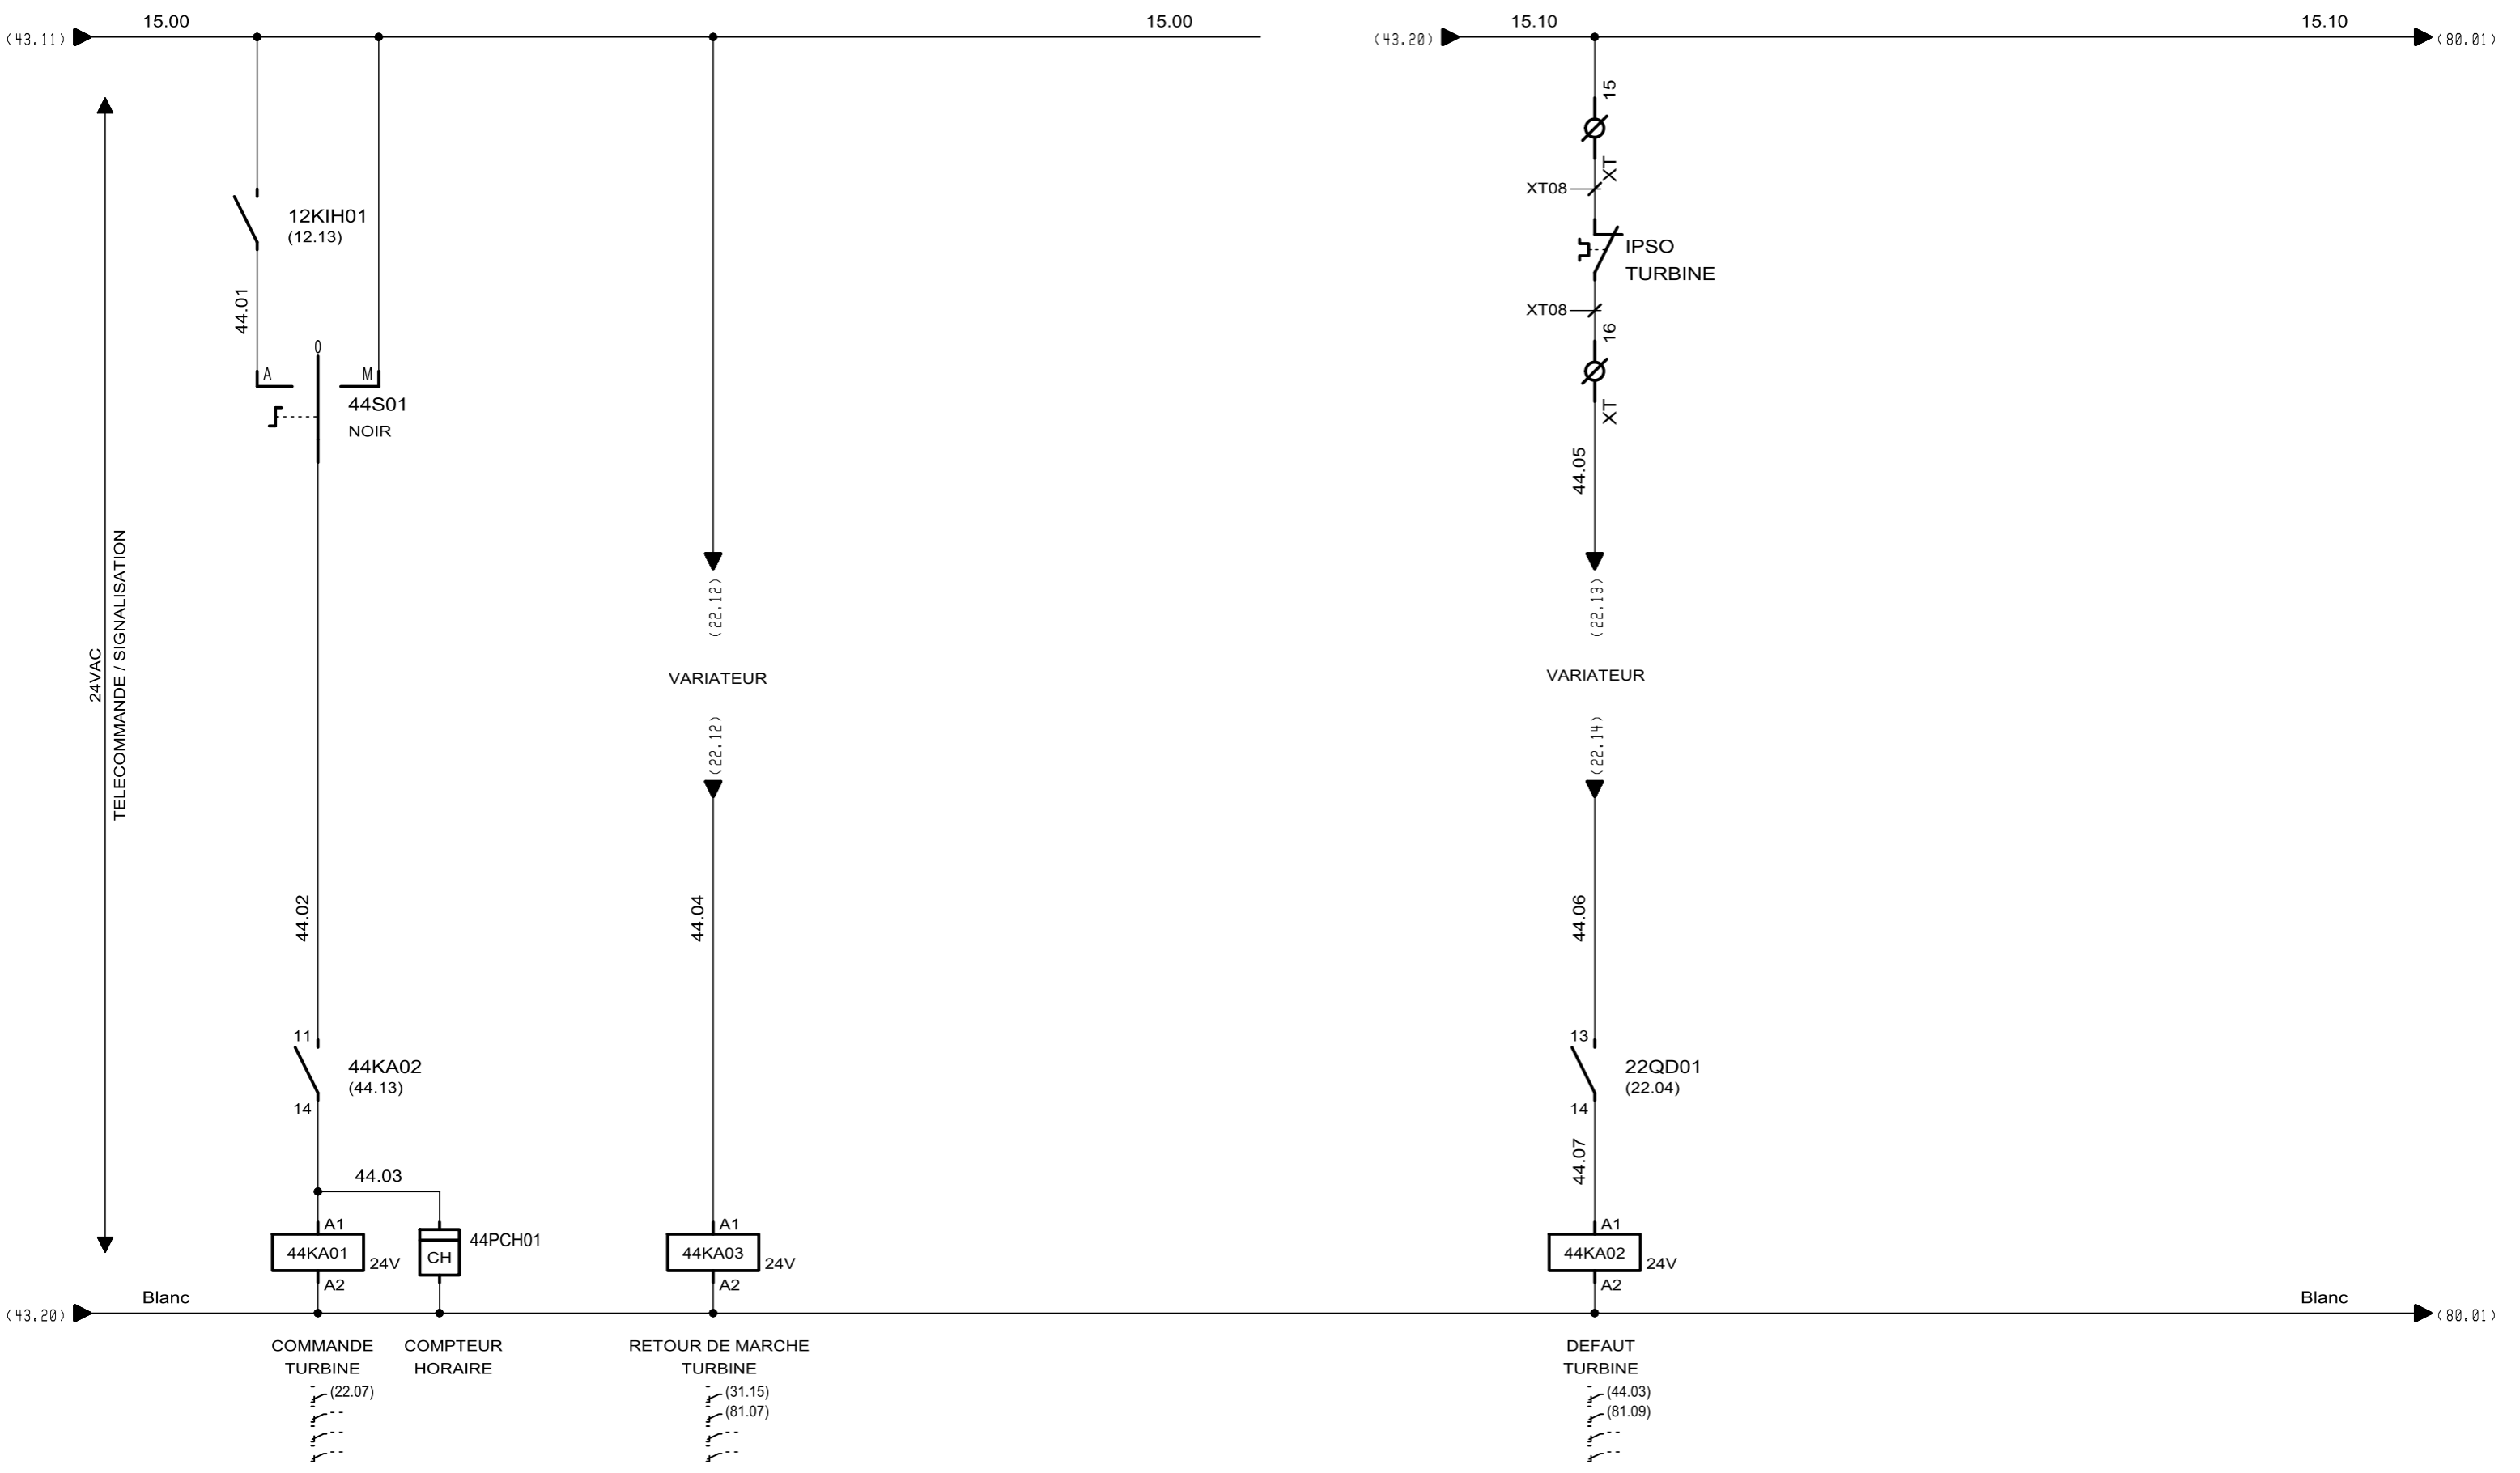

AUTOMATISMES SEGUIN
 Système Qualité
 3, Rue Pierre Curie
 91230 MONTGERON
 Tél. : 01.69.52.47.00 - Fax : 01.69.52.47.01
 e-mail : seguin@automatismes-seguin.fr
<http://www.automatismes-seguin.fr>

TELECOMMANDE


CLIENT ET NOM DU DOSSIER / CUSTOMER AND NAME OF FOLDER		INDICE / REVIEW
SAUR		0
STEP LA BROUSSE MONTCEAUX		IGE XAO
DESSINATEUR / DRAWER	G.D.	FOLIO/SHEET 44 / 80
N° AFFAIRE / N° PROJECT	190384	V4R3 SERVICE PACK 8 - (4.888)

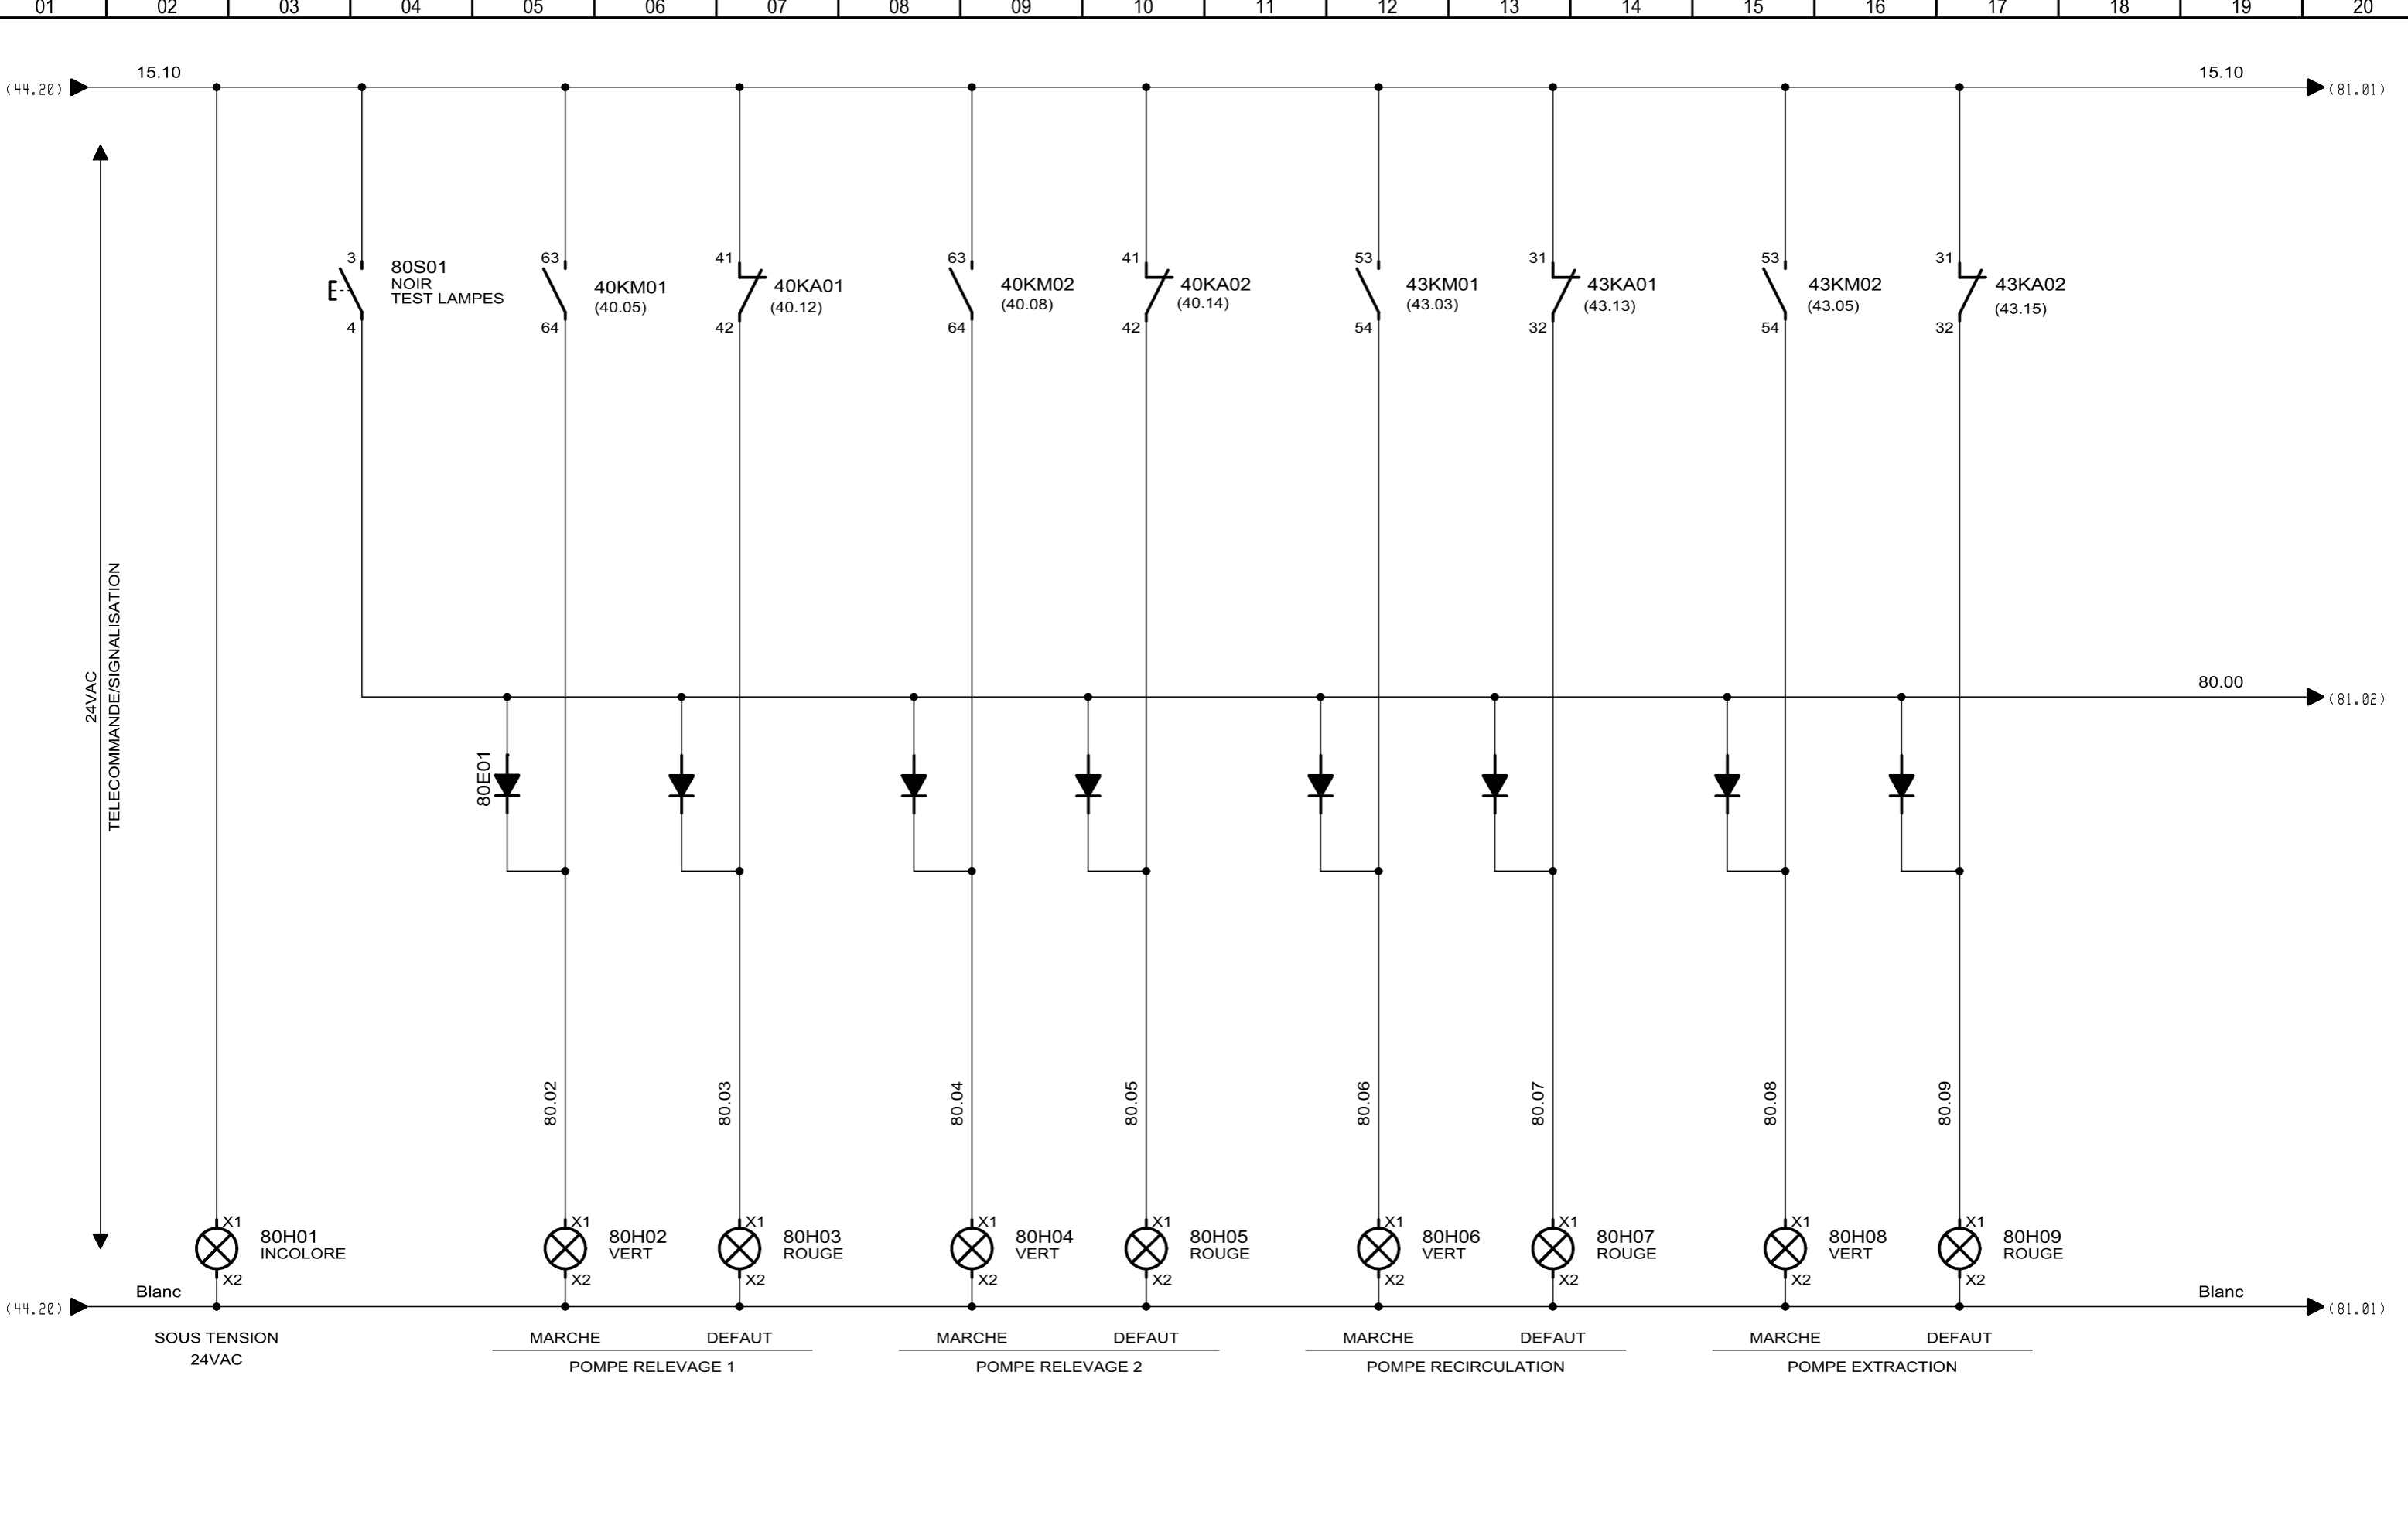

3, Rue Pierre Curie
91230 MONTGERON
 Tél. : 01.69.52.47.00 - Fax : 01.69.52.47.01
 e-mail : seguin@automatismes-seguin.fr
<http://www.automatismes-seguin.fr>

SIGNALISATION

CLIENT ET NOM DU DOSSIER / CUSTOMER AND NAME OF FOLDER		INDICE / REVIEW
SAUR		0
STEP LA BROUSSE MONTCEAUX		IGE XAO
DESSINATEUR DRAWER	G.D.	FOLIO/SHEET 80 / 81
N° AFFAIRE N° PROJECT	190384	V4R3 SERVICE PACK 8 - (4.888)

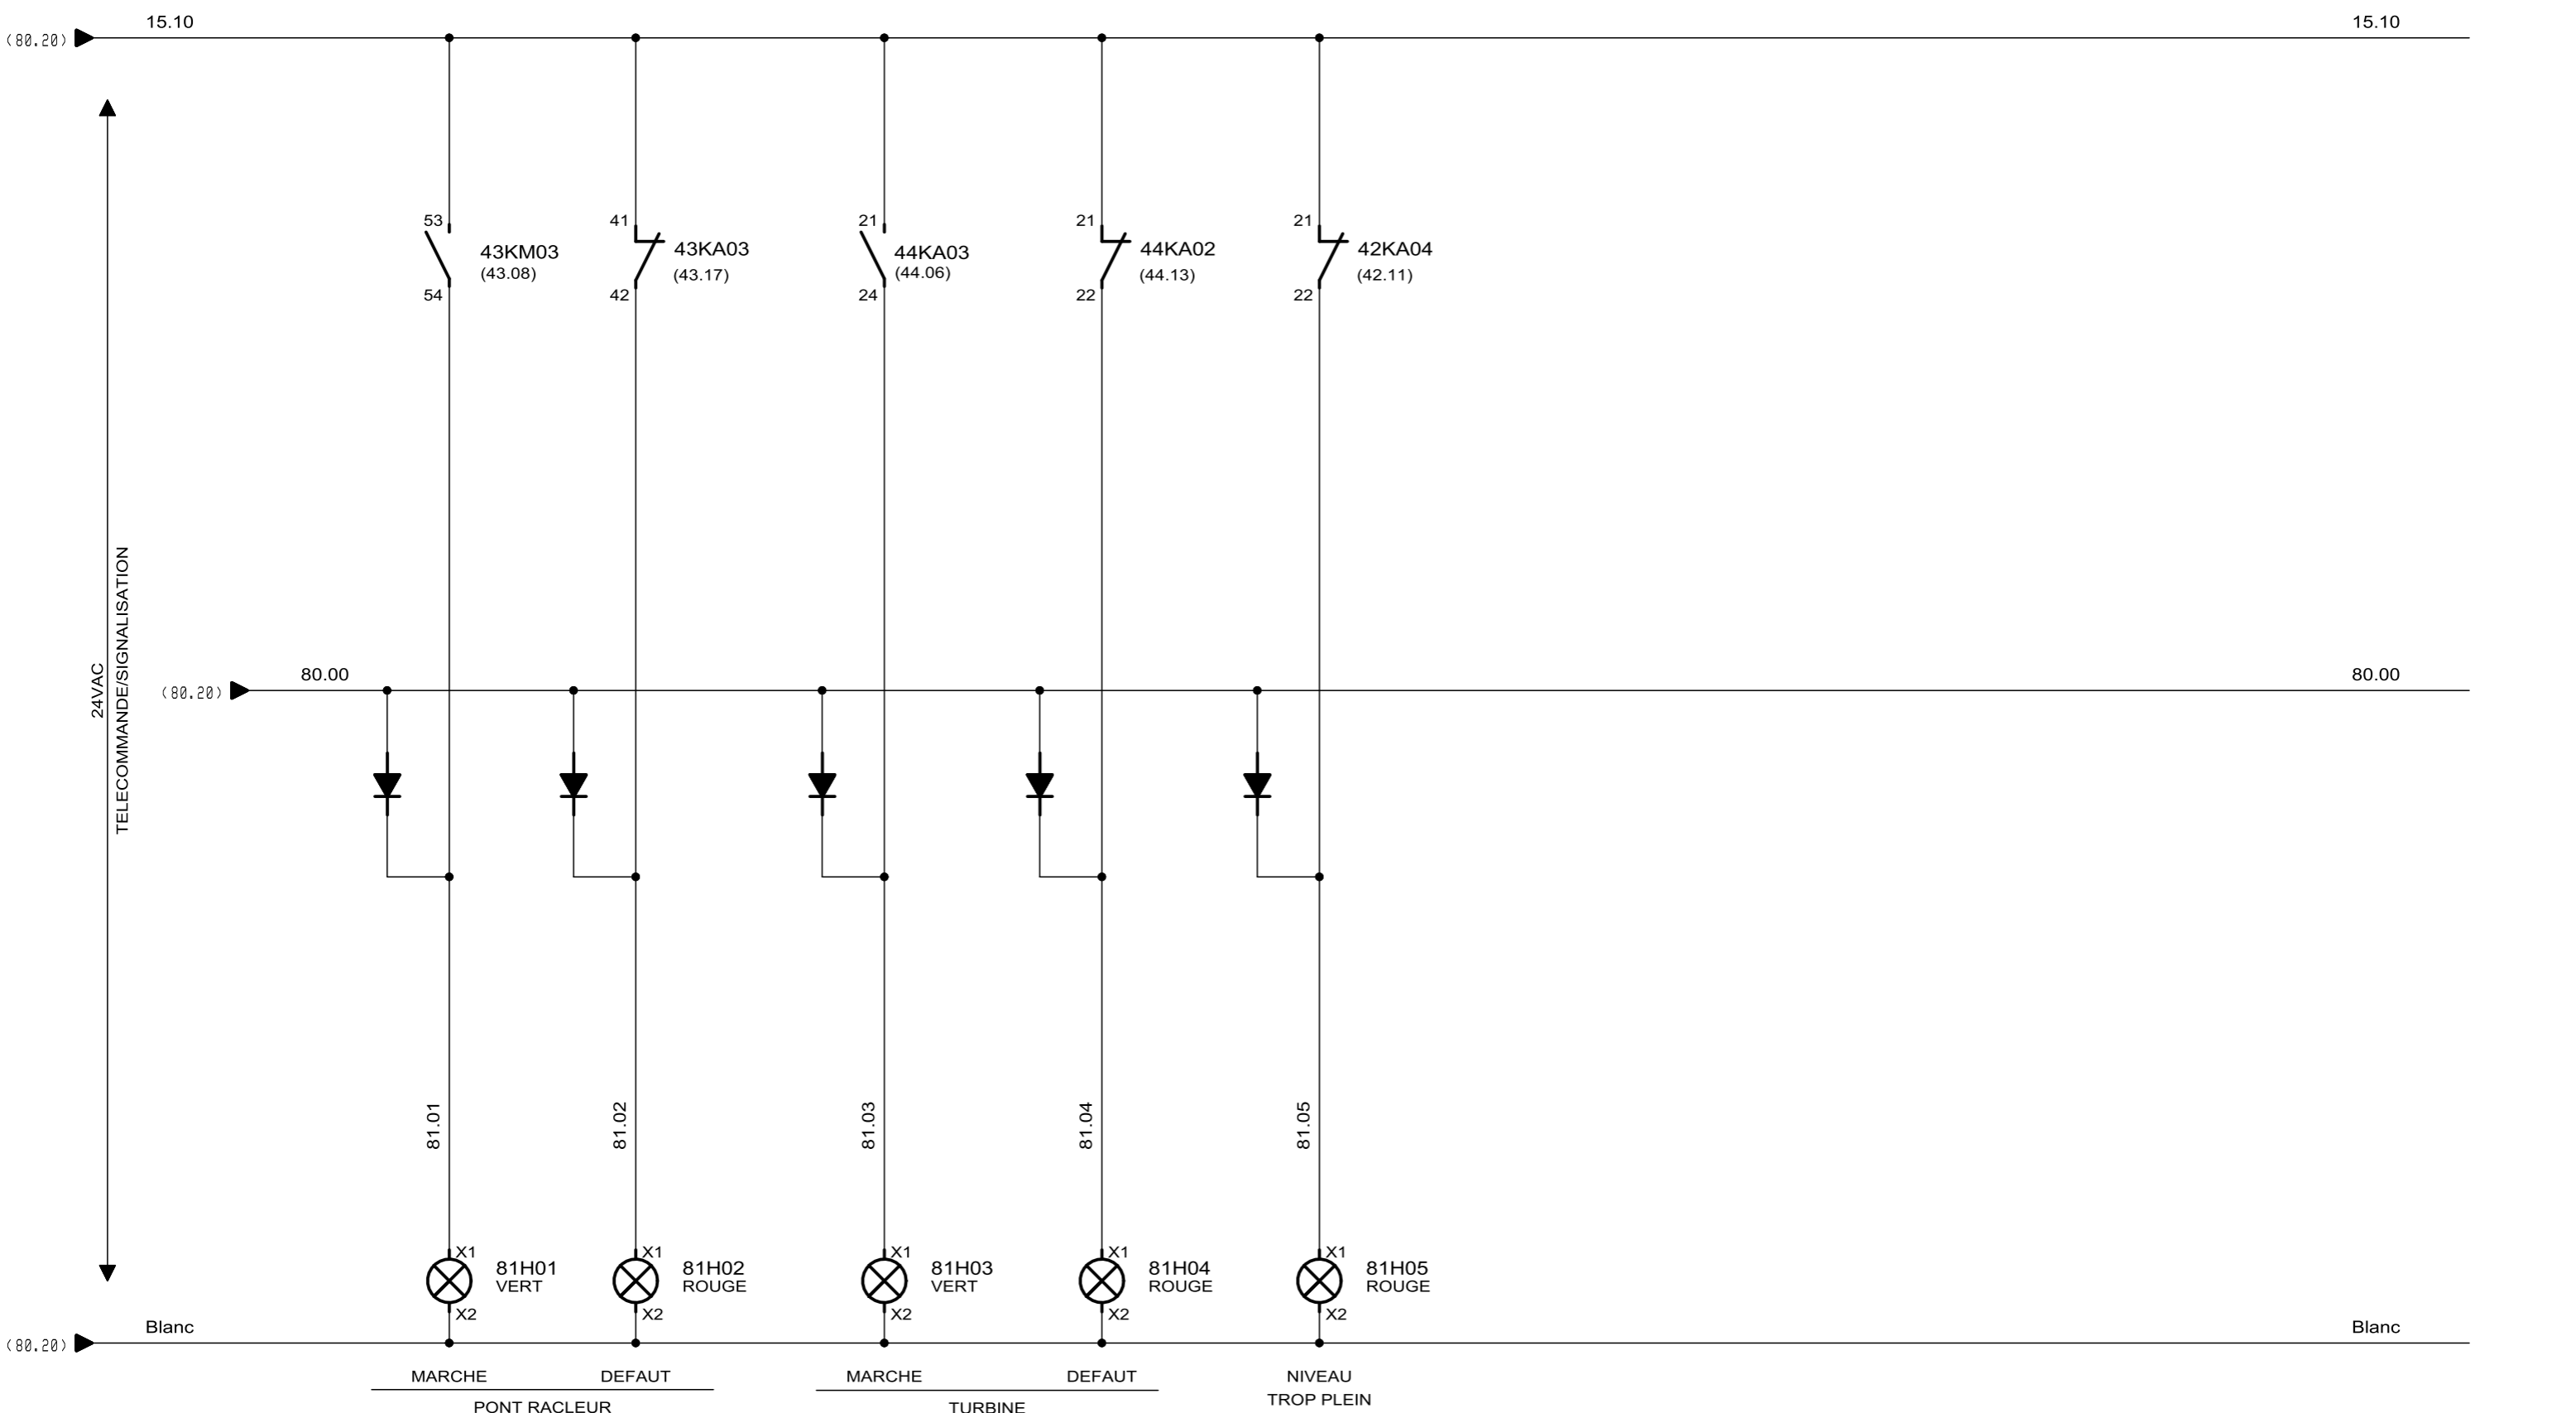


AUTOMATISMES SEGUIN
Système Qualité

3, Rue Pierre Curie
91230 MONTGERON
Tél. : 01.69.52.47.00 - Fax : 01.69.52.47.01
e-mail : seguin@automatismes-seguin.fr
<http://www.automatismes-seguin.fr>

SIGNALISATION

CLIENT ET NOM DU DOSSIER / CUSTOMER AND NAME OF FOLDER		INDICE / REVIEW
SAUR		0
STEP LA BROUSSE MONTCEAUX		IGE XAO
DESSINATEUR DRAWER	G.D.	FOLIO/SHEET 81 / 90
N° AFFAIRE N° PROJECT	190384	
V4R3 SERVICE PACK 8 - (4.888)		

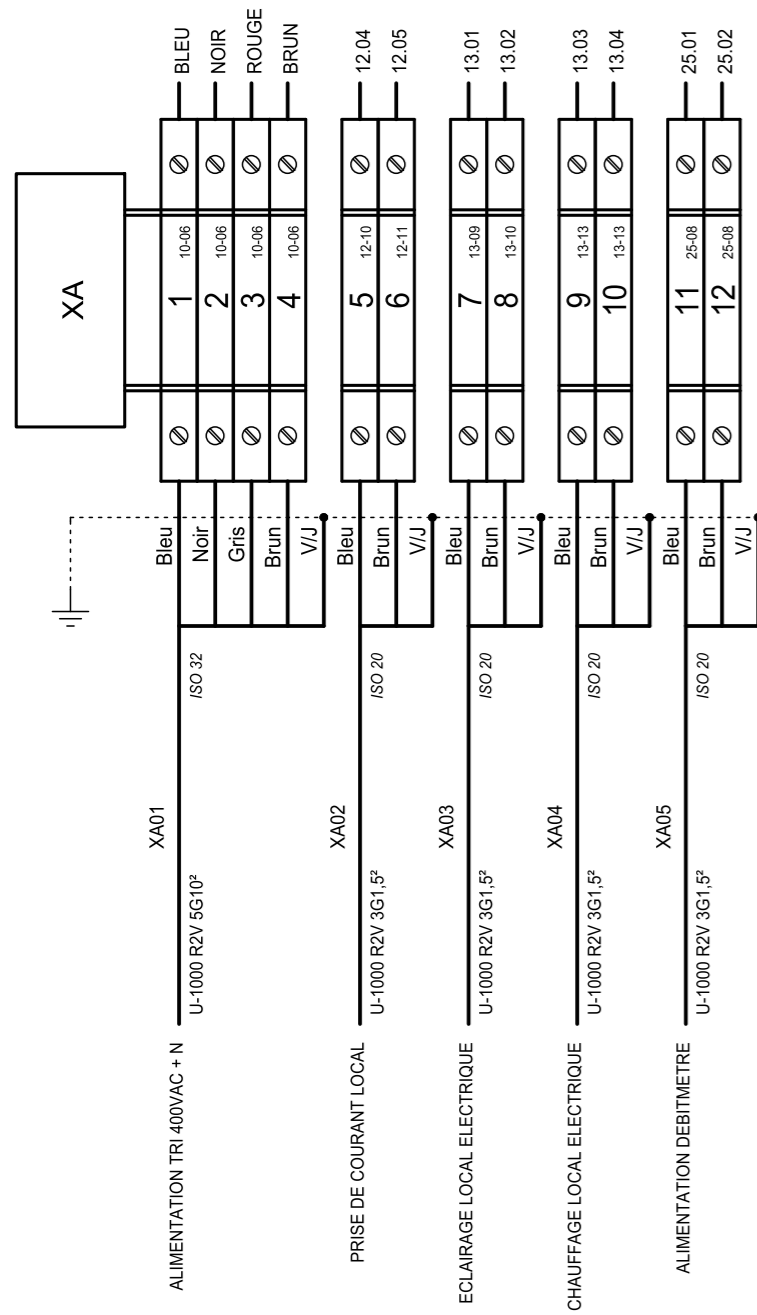


AUTOMATISMES SEGUIN
Système Qualité

3, Rue Pierre Curie
91230 MONTGERON
Tél. : 01.69.52.47.00 - Fax : 01.69.52.47.01
e-mail : seguin@automatismes-seguin.fr
<http://www.automatismes-seguin.fr>

BORNIER XA ALIMENTATION

CLIENT ET NOM DU DOSSIER / CUSTOMER AND NAME OF FOLDER		INDICE / REVIEW
SAUR		0
STEP LA BROUSSE MONTCEAUX		IGE XAO
DESSINATEUR / DRAWER	G.D.	FOLIO/SHEET 90 / 91
N° AFFAIRE / N° PROJECT	190384	V4R3 SERVICE PACK 8 - (4.88B)

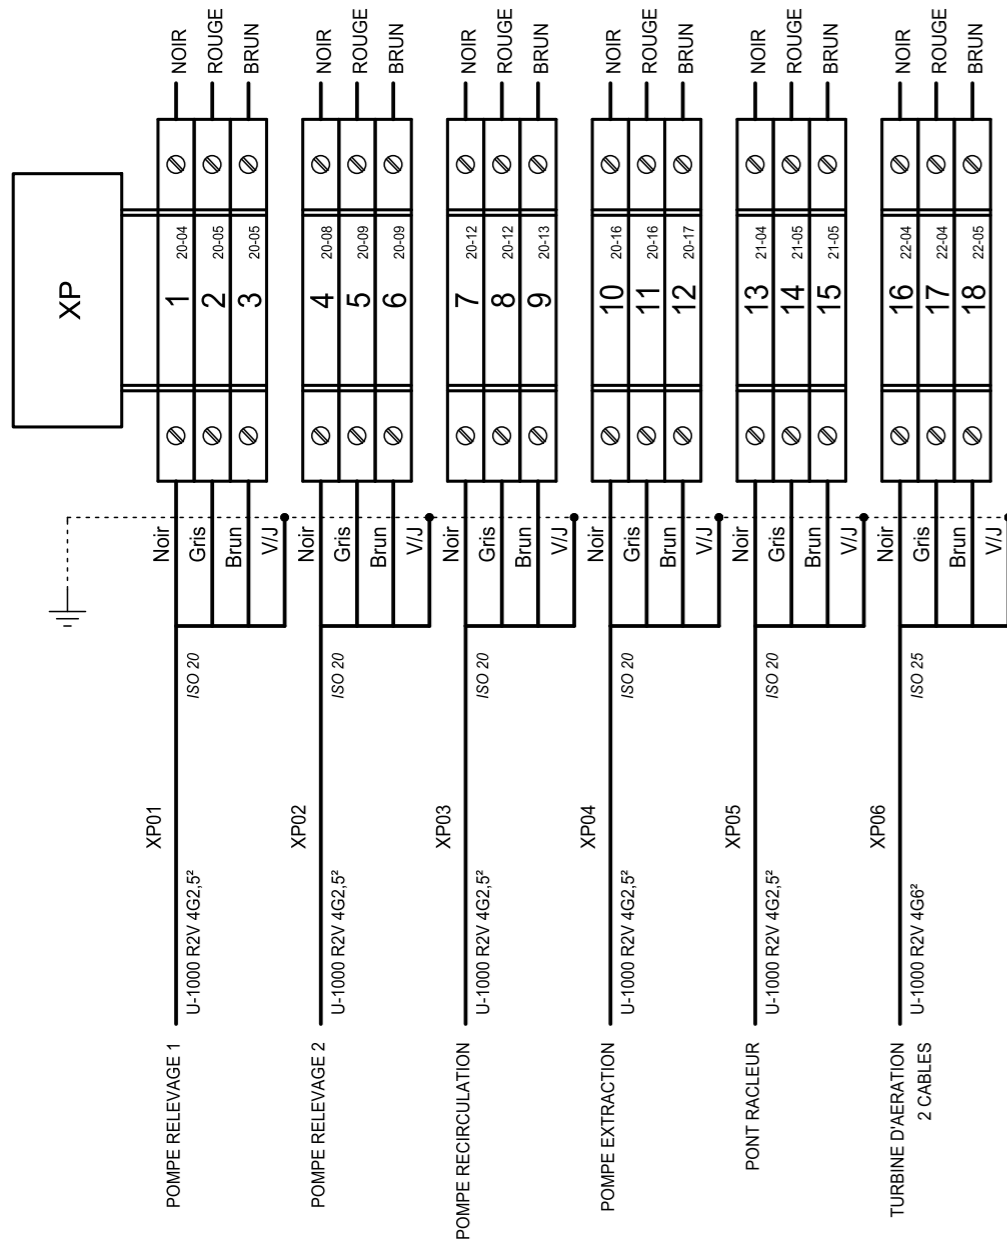


AUTOMATISMES SEGUIN
Système Qualité

3, Rue Pierre Curie
91230 MONTGERON
Tél. : 01.69.52.47.00 - Fax : 01.69.52.47.01
e-mail : seguin@automatismes-seguin.fr
<http://www.automatismes-seguin.fr>

BORNIER XP PUISSANCE

CLIENT ET NOM DU DOSSIER / CUSTOMER AND NAME OF FOLDER		INDICE / REVIEW
SAUR STEP LA BROUSSE MONTCEAUX		0
DESSINATEUR DRAWER	G.D.	FOLIO/SHEET 91 / 92
N° AFFAIRE N° PROJECT	190384	
		V4R3 SERVICE PACK 8 - (4.88B)

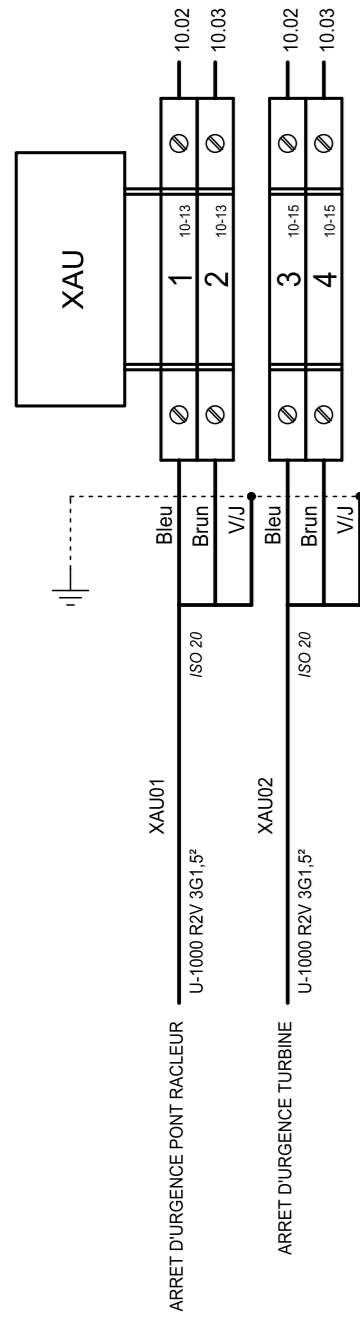


AUTOMATISMES SEGUIN
 Système Qualité

3, Rue Pierre Curie
 91230 MONTGERON
 Tél. : 01.69.52.47.00 - Fax : 01.69.52.47.01
 e-mail : seguin@automatismes-seguin.fr
<http://www.automatismes-seguin.fr>

BORNIER XAU ARRET D'URGENCE

CLIENT ET NOM DU DOSSIER / CUSTOMER AND NAME OF FOLDER		INDICE / REVIEW
SAUR STEP LA BROUSSE MONTCEAUX		0
DESSINATEUR DRAWER	G.D.	FOLIO/SHEET 92 / 93
N° AFFAIRE N° PROJECT	190384	
		VARS SERVICE PACK 8 - (4.888)

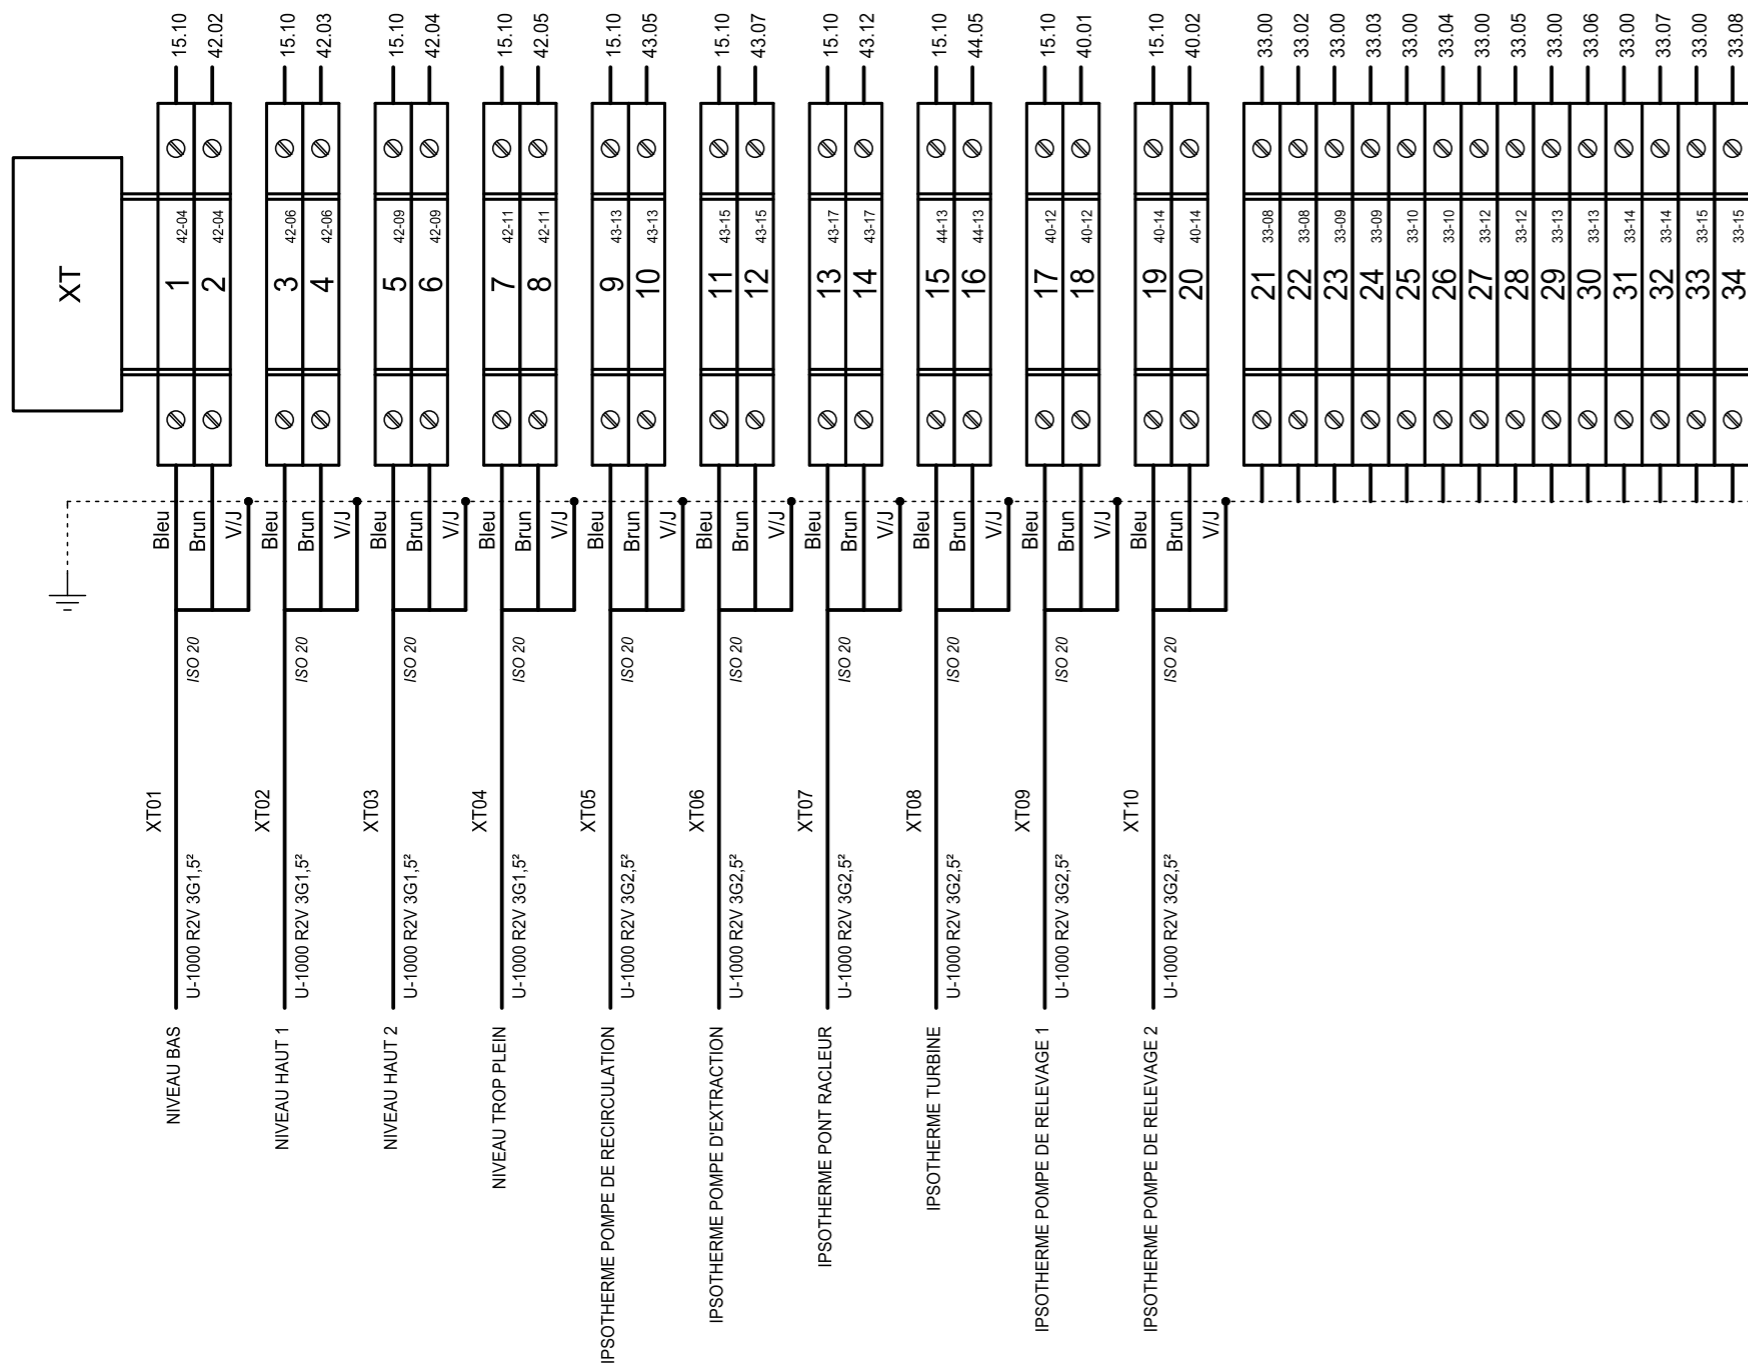


AUTOMATISMES SEGUIN
Système Qualité

3, Rue Pierre Curie
91230 MONTGERON
Tél. : 01.69.52.47.00 - Fax : 01.69.52.47.01
e-mail : seguin@automatismes-seguin.fr
<http://www.automatismes-seguin.fr>

BORNIER XT TELECOMMANDE

CLIENT ET NOM DU DOSSIER / CUSTOMER AND NAME OF FOLDER		INDICE / REVIEW
SAUR STEP LA BROUSSE MONTCEAUX		0
DESSINATEUR DRAWER	G.D.	FOLIO/SHEET 93 / 94
N° AFFAIRE N° PROJECT	190384	
		V4R3 SERVICE PACK 8 - (4.88B)

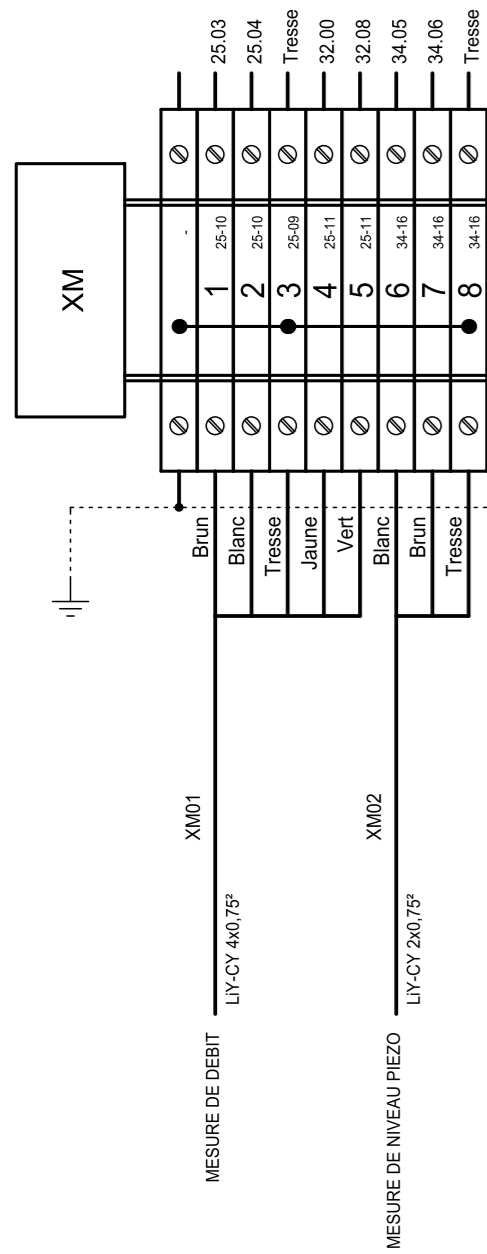

BORNIER XM MESURE

CLIENT ET NOM DU DOSSIER / CUSTOMER AND NAME OF FOLDER

SAUR
STEP LA BROUSSE MONTCEAUX

INDICE / REVIEW

0

DESSINATEUR
DRAWER

G.D.

N° AFFAIRE
N° PROJECT

190384

FOLIO/SHEET 94 / 100

IGE XAO

V4R3 SERVICE PACK 8 - (4.88B)

**AUTOMATISMES
SEGUIN**
Système Qualité

3, Rue Pierre Curie
91230 MONTGERON
Tél. : 01.69.52.47.00 - Fax : 01.69.52.47.01
e-mail : seguin@automatismes-seguin.fr
<http://www.automatismes-seguin.fr>

REPERE	DESIGNATION	REFERENCE	MARQUE	QTE
TOLERIE	COFFRET UNIVERSEL AVEC PORTE PLEINE SANS CHASSIS 1400x1000x300, IP55, RAL7035	NSYS3D141030D	SCHNEIDER ELECTRIC	1
	POIGNEE A CLE 1242E	NSYAEDL1242S3D	SCHNEIDER ELECTRIC	1
	JEU 4 PATTES DE FIXATION MURALE EN ACIER	NSYAEFFPFC	SCHNEIDER ELECTRIC	1
10E01	REPARTITEUR TETRAPOLAIRE TD 80/100 ALL, 14 CONNEXIONS	563940	ERICO	1
10E02	BARRETTE DE COUPURE BASSE, PLATINE PLASTIQUE 95x20mm, L = 125mm	034389	LEGRAND	1
10KA02	RELAIS TEMPORISE ELECTRONIQUE STATIQUE AU TRAVAIL 0.1-100h, 24-240V AC/DC	RE17LAMW	SCHNEIDER ELECTRIC	1
10KA03	RELAIS INDUSTRIEL EMBROCHABLE, MONOSTABLE, 4INV, 24VAC + EMBASE + ETRIER	2903686 + 2900934 + 2908043	PHOENIX CONTACT	1
10PF01	RELAIS DE CONTROLE TRIPHASE POUR L'ORDRE ET LA PERTE DE PHASES, 208-480VAC, 1INV	DPA51CM44	CARLO GAVAZZI	1
10QD01	DISJONCTEUR DT40 1P+N 1A 6kA, COURBE C	A9N21019	SCHNEIDER ELECTRIC	1
10QD02	DISJONCTEUR IC60N 3P 1A, 440VAC/25kA, 133VDC/6kA, COURBE C	A9F74301	SCHNEIDER ELECTRIC	1
10QDG01	DISJONCTEUR DE BRANCHEMENT DIFFERENTIEL, 4P, 400VAC, 60A, 500mA INSTANTANE	401011	LEGRAND	1
	TABLEAU DE DISTRIBUTION 150x250mm	039141	LEGRAND	1
10QIG01	INTERRUPTEUR DIFFERENTIEL IID TYPE AC 415VAC 4P 63A 300mA	A9R14463	SCHNEIDER ELECTRIC	1
	DECLENCHEUR A MINIMUM DE TENSION IMN 220-240V 50-60Hz	A9A26960	SCHNEIDER ELECTRIC	1
10S01	TETE ARRET D'URGENCE	ZB4BS844	SCHNEIDER ELECTRIC	1
	CORPS CONTACT NF	ZB4BZ102	SCHNEIDER ELECTRIC	1
	GARDE POUR BOUTON C.D. P	ZBZ1605	SCHNEIDER ELECTRIC	1
12ECL01	LAMPE LED 5W 220V 50-60Hz 500lm	NSYLAMT5LD1	SCHNEIDER ELECTRIC	1
12KIH01	INTERRUPTEUR HORAIRE PROGRAMMABLE ANALOGIQUE A PROGRAMME JOURNALIER, PROG. MIN. 30min, ALIM. 230VAC	049986	LEGRAND	1
12KIH02	INTERRUPTEUR HORAIRE PROGRAMMABLE ANALOGIQUE A PROGRAMME JOURNALIER, PROG. MIN. 30min, ALIM. 230VAC	049986	LEGRAND	1
12QD01	DISJONCTEUR DT40 1P+N 1A 6kA, COURBE C	A9N21019	SCHNEIDER ELECTRIC	1
12QD02	DISJONCTEUR DT40 VIGI 1P+N CLASSE AC 16A 30mA COURBE C	A9N21444	SCHNEIDER ELECTRIC	1
12QD03	DISJONCTEUR DT40 1P+N 1A 6kA, COURBE C	A9N21019	SCHNEIDER ELECTRIC	1
12S01	CONTACT DE PORTE	NSYINLCRN	SCHNEIDER ELECTRIC	1
12X01	PRISE DE COURANT 2P+T 10/16A, 250VAC A ECLIPS	004280	LEGRAND	1
13QD01	DISJONCTEUR DT40 1P+N 10A 6kA COURBE C	A9N21024	SCHNEIDER ELECTRIC	1
13QD02	DISJONCTEUR DT40 1P+N 10A 6kA COURBE C	A9N21024	SCHNEIDER ELECTRIC	1
15QD01	DISJONCTEUR IC60N 2P 2A, 440VAC/25kA, 133VDC/6kA, COURBE C	A9F74202	SCHNEIDER ELECTRIC	1
15QD02	DISJONCTEUR DT40 1P+N 6A 6kA, COURBE C	A9N21023	SCHNEIDER ELECTRIC	1
15TR01	TRANSFORMATEUR DE COMMANDE ET DE SIGNALISATION MONOPHASEE 230-400V/24-48V, 160VA	044234	LEGRAND	1
20PA01	AMPEREMETRE ROTEX R72A90-A, 0-10A-50A DIRECT DEV. 90D	192D1301	SOCOMEK	1
20PA02	AMPEREMETRE ROTEX R72A90-A, 0-10A-50A DIRECT DEV. 90D	192D1301	SOCOMEK	1
20PA03	AMPEREMETRE ROTEX R72A90-A, 0-5A-25A DIRECT DEV. 90D	192D1300	SOCOMEK	1
20PA04	AMPEREMETRE ROTEX R72A90-A, 0-5A-25A DIRECT DEV. 90D	192D1300	SOCOMEK	1
20QD01	DISJONCTEUR MOTEUR MAGNETO-THERMIQUE 4-6.3A, BORNES A VIS	GV2ME10	SCHNEIDER ELECTRIC	1
	ADDITIF FRONTAL F+O	GVAE11	SCHNEIDER ELECTRIC	1
20QD02	DISJONCTEUR MOTEUR MAGNETO-THERMIQUE 4-6.3A, BORNES A VIS	GV2ME10	SCHNEIDER ELECTRIC	1
	ADDITIF FRONTAL F+O	GVAE11	SCHNEIDER ELECTRIC	1
20QD03	DISJONCTEUR MOTEUR MAGNETO-THERMIQUE 2.5-4A, BORNES A VIS	GV2ME08	SCHNEIDER ELECTRIC	1
	ADDITIF FRONTAL F+F	GVAE20	SCHNEIDER ELECTRIC	1
20QD04	DISJONCTEUR MOTEUR MAGNETO-THERMIQUE 1.6-2.5A, BORNES A VIS	GV2ME07	SCHNEIDER ELECTRIC	1
	ADDITIF FRONTAL F+O	GVAE11	SCHNEIDER ELECTRIC	1
21PA01	AMPEREMETRE ROTEX R72A90-A, 0-5A-25A DIRECT DEV. 90D	192D1300	SOCOMEK	1
21QD01	DISJONCTEUR MOTEUR MAGNETO-THERMIQUE 1-1.6A, BORNES A VIS	GV2ME06	SCHNEIDER ELECTRIC	1
	ADDITIF FRONTAL F+F	GVAE20	SCHNEIDER ELECTRIC	1
22PA01	AMPEREMETRE ROTEX R72A90-A, 0-40A-200A DIRECT DEV. 90D	192D1304	SOCOMEK	1
22QD01	DISJONCTEUR MOTEUR MAGNETIQUE AC3 15kW/415V, 32A	GV3L32	SCHNEIDER ELECTRIC	1



3, Rue Pierre Curie
91230 MONTGERON
 Tél. : 01.69.52.47.00 - Fax : 01.69.52.47.01
 e-mail : seguin@automatismes-seguin.fr
<http://www.automatismes-seguin.fr>

NOMENCLATURE

CLIENT ET NOM DU DOSSIER / CUSTOMER AND NAME OF FOLDER		INDICE / REVIEW
SAUR		1
STEP LA BROUSSE MONTCEAUX		IGE XAO
DESSINATEUR DRAWER	G.D.	FOLIO/SHEET 100 / 101
N° AFFAIRE N° PROJECT	190384	
		VARS SERVICE PACK 8 - (4.888)

REPERE	DESIGNATION	REFERENCE	MARQUE	QTE
	ADDITIF FRONTAL F+O	GVAE11	SCHNEIDER ELECTRIC	1
22QD02	DISJONCTEUR DT40 1P+N 1A 6kA, COURBE C	A9N21019	SCHNEIDER ELECTRIC	1
22UM01	DEMARREUR-RALENTISSEUR PROGRESSIF 15kW/400V, 28.5A, 230-440VAC TRI	ATS22D32Q	SCHNEIDER ELECTRIC	1
25QD01	DISJONCTEUR DT40 1P+N 2A 6kA, COURBE C	A9N21020	SCHNEIDER ELECTRIC	1
30E01	RACK S550 8 EMBLEMENTS AVEC ALIM SECTEUR 230VAC	T9950A100	SOFREL	1
30E01-01	MODULE DE COMMUNICATION GSM + ANTENNE BI-BANDE	V5900520	SOFREL	1
30E01-02	MODULE D'ENTREES, 8E TOR	V5900210	SOFREL	1
30E01-04	MODULE D'ENTREES, 8E TOR	V5900210	SOFREL	1
30E01-05	MODULE D'ENTREES, 2E ANA MULTISTANDARD	V5900260	SOFREL	1
30G01	BATTERIE 12V, 7Ah	NP7-12FR	YUASA	1
30QD01	DISJONCTEUR DT40 1P+N 4A 6kA, COURBE C	A9N21022	SCHNEIDER ELECTRIC	1
33S01	TETE BOUTON TOURNANT 2 POSITIONS A SERRURE AVEC CLE N°455	ZB4BG2	SCHNEIDER ELECTRIC	1
	CORPS CONTACT NO	ZB4BZ101	SCHNEIDER ELECTRIC	1
34E01	CONVERTISSEUR ANA JKA 2 VOIES, ENTREE 0(4)/20mA, SORTIE 0(4)/20mA, AUTO ALIMENTE, IMPEDANCE EN SORTIE 0...250 Ohms	JK20S2	JM CONCEPT	1
40KA01	RELAIS INDUSTRIEL EMBROCHABLE, MONOSTABLE, 4INV, 24VAC + EMBASE + ETRIER	2903686 + 2900934 + 2908043	PHOENIX CONTACT	1
40KA02	RELAIS INDUSTRIEL EMBROCHABLE, MONOSTABLE, 4INV, 24VAC + EMBASE + ETRIER	2903686 + 2900934 + 2908043	PHOENIX CONTACT	1
40KM01	CONTACTEUR DE PUISSANCE 9A 1NO+1NF 24V 50/60Hz	LC1D09B7	SCHNEIDER ELECTRIC	1
	BLOC DE CONTACTS AUXILIAIRES 2NO FRONTAL	LADN20	SCHNEIDER ELECTRIC	1
40KM02	CONTACTEUR DE PUISSANCE 9A 1NO+1NF 24V 50/60Hz	LC1D09B7	SCHNEIDER ELECTRIC	1
	BLOC DE CONTACTS AUXILIAIRES 2NO FRONTAL	LADN20	SCHNEIDER ELECTRIC	1
40PCH01	COMPTEUR HORAIRE TOTALISATEUR 10...30V, 50Hz	3220401071	KUBLER	1
	CADRE POUR COMPTEUR DIN H57	BT008171	KUBLER	1
40PCH02	COMPTEUR HORAIRE TOTALISATEUR 10...30V, 50Hz	3220401071	KUBLER	1
	CADRE POUR COMPTEUR DIN H57	BT008171	KUBLER	1
40S01	TETE BOUTON TOURNANT 3 POSITIONS	ZB4BD3	SCHNEIDER ELECTRIC	1
	CORPS CONTACT O+F	ZB4BZ105	SCHNEIDER ELECTRIC	1
40S02	TETE BOUTON TOURNANT 3 POSITIONS	ZB4BD3	SCHNEIDER ELECTRIC	1
	CORPS CONTACT O+F	ZB4BZ105	SCHNEIDER ELECTRIC	1
41KA01	RELAIS INDUSTRIEL EMBROCHABLE, MONOSTABLE, 4INV, 24VAC + EMBASE + ETRIER	2903686 + 2900934 + 2908043	PHOENIX CONTACT	1
41KA02	RELAIS PERMUTATION FLIP FLOP 24VAC + EMBASE DE RELAIS DETECTEUR DE NIVEAUX S 196 + ETRIER	SL150024 + 9399020101 + HF	CARLO GAVAZZI	1
42KA01	RELAIS INDUSTRIEL EMBROCHABLE, MONOSTABLE, 4INV, 24VAC + EMBASE + ETRIER	2903686 + 2900934 + 2908043	PHOENIX CONTACT	1
42KA02	RELAIS INDUSTRIEL EMBROCHABLE, MONOSTABLE, 4INV, 24VAC + EMBASE + ETRIER	2903686 + 2900934 + 2908043	PHOENIX CONTACT	1
42KA03	RELAIS INDUSTRIEL EMBROCHABLE, MONOSTABLE, 4INV, 24VAC + EMBASE + ETRIER	2903686 + 2900934 + 2908043	PHOENIX CONTACT	1
42KA04	RELAIS INDUSTRIEL EMBROCHABLE, MONOSTABLE, 4INV, 24VAC + EMBASE + ETRIER	2903686 + 2900934 + 2908043	PHOENIX CONTACT	1
43KA01	RELAIS INDUSTRIEL EMBROCHABLE, MONOSTABLE, 4INV, 24VAC + EMBASE + ETRIER	2903686 + 2900934 + 2908043	PHOENIX CONTACT	1
43KA02	RELAIS INDUSTRIEL EMBROCHABLE, MONOSTABLE, 4INV, 24VAC + EMBASE + ETRIER	2903686 + 2900934 + 2908043	PHOENIX CONTACT	1
43KM01	CONTACTEUR DE PUISSANCE 9A 1NO+1NF 24V 50/60Hz	LC1D09B7	SCHNEIDER ELECTRIC	1
	BLOC DE CONTACTS AUXILIAIRES 2NO FRONTAL	LADN20	SCHNEIDER ELECTRIC	1
43KM02	CONTACTEUR DE PUISSANCE 9A 1NO+1NF 24V 50/60Hz	LC1D09B7	SCHNEIDER ELECTRIC	1
	BLOC DE CONTACTS AUXILIAIRES 2NO FRONTAL	LADN20	SCHNEIDER ELECTRIC	1
43KM03	CONTACTEUR DE PUISSANCE 9A 1NO+1NF 24V 50/60Hz	LC1D09B7	SCHNEIDER ELECTRIC	1
	BLOC DE CONTACTS AUXILIAIRES 2NO FRONTAL	LADN20	SCHNEIDER ELECTRIC	1
43PCH01	COMPTEUR HORAIRE TOTALISATEUR 10...30V, 50Hz	3220401071	KUBLER	1
	CADRE POUR COMPTEUR DIN H57	BT008171	KUBLER	1
43PCH02	COMPTEUR HORAIRE TOTALISATEUR 10...30V, 50Hz	3220401071	KUBLER	1
	CADRE POUR COMPTEUR DIN H57	BT008171	KUBLER	1
43PCH03	COMPTEUR HORAIRE TOTALISATEUR 10...30V, 50Hz	3220401071	KUBLER	1



3, Rue Pierre Curie
91230 MONTGERON
 Tél. : 01.69.52.47.00 - Fax : 01.69.52.47.01
 e-mail : seguin@automatismes-seguin.fr
<http://www.automatismes-seguin.fr>

NOMENCLATURE

CLIENT ET NOM DU DOSSIER / CUSTOMER AND NAME OF FOLDER		INDICE / REVIEW
SAUR		1
STEP LA BROUSSE MONTCEAUX		IGE XAO
DESSINATEUR DRAWER	G.D.	VARS SERVICE PACK 8 - (4.88B)
N° AFFAIRE N° PROJECT	190384	FOLIO/SHEET 101 / 102

REPERE	DESIGNATION	REFERENCE	MARQUE	QTE
	CADRE POUR COMPTEUR DIN H57	BT008171	KUBLER	1
43S01	TETE BOUTON TOURNANT 3 POSITIONS	ZB4BD3	SCHNEIDER ELECTRIC	1
	CORPS CONTACT 2NO	ZB4BZ103	SCHNEIDER ELECTRIC	1
43S02	TETE BOUTON TOURNANT 2 POSITIONS	ZB4BD2	SCHNEIDER ELECTRIC	1
	CORPS CONTACT NO	ZB4BZ101	SCHNEIDER ELECTRIC	1
43S03	TETE BOUTON TOURNANT 2 POSITIONS	ZB4BD2	SCHNEIDER ELECTRIC	1
	CORPS CONTACT NO	ZB4BZ101	SCHNEIDER ELECTRIC	1
44KA01	RELAIS INDUSTRIEL EMBROCHABLE, MONOSTABLE, 4INV, 24VAC + EMBASE + ETRIER	2903686 + 2900934 + 2908043	PHOENIX CONTACT	1
44KA02	RELAIS INDUSTRIEL EMBROCHABLE, MONOSTABLE, 4INV, 24VAC + EMBASE + ETRIER	2903686 + 2900934 + 2908043	PHOENIX CONTACT	1
44KA03	RELAIS INDUSTRIEL EMBROCHABLE, MONOSTABLE, 4INV, 24VAC + EMBASE + ETRIER	2903686 + 2900934 + 2908043	PHOENIX CONTACT	1
44PCH01	COMPTEUR HORAIRE TOTALISATEUR 10...30V, 50Hz	3220401071	KUBLER	1
	CADRE POUR COMPTEUR DIN H57	BT008171	KUBLER	1
44S01	TETE BOUTON TOURNANT 3 POSITIONS	ZB4BD3	SCHNEIDER ELECTRIC	1
	CORPS CONTACT 2NO	ZB4BZ103	SCHNEIDER ELECTRIC	1
80E01	MODULE A DIODE DM 22-A SUR TS 35x7.5, 250VAC 6A, BORNES A VIS	5705.2	CONTA-CLIP	1
80H01	VOYANT INCOLORE DEL 24V	XB7EV07BP	SCHNEIDER ELECTRIC	1
80H02	VOYANT VERT DEL 24V	XB7EV03BP	SCHNEIDER ELECTRIC	1
80H03	VOYANT ROUGE DEL 24V	XB7EV04BP	SCHNEIDER ELECTRIC	1
80H04	VOYANT VERT DEL 24V	XB7EV03BP	SCHNEIDER ELECTRIC	1
80H05	VOYANT ROUGE DEL 24V	XB7EV04BP	SCHNEIDER ELECTRIC	1
80H06	VOYANT VERT DEL 24V	XB7EV03BP	SCHNEIDER ELECTRIC	1
80H07	VOYANT ROUGE DEL 24V	XB7EV04BP	SCHNEIDER ELECTRIC	1
80H08	VOYANT VERT DEL 24V	XB7EV03BP	SCHNEIDER ELECTRIC	1
80H09	VOYANT ROUGE DEL 24V	XB7EV04BP	SCHNEIDER ELECTRIC	1
80S01	TETE BOUTON POUSSOIR NOIR	ZB4BA2	SCHNEIDER ELECTRIC	1
	CORPS CONTACT NO	ZB4BZ101	SCHNEIDER ELECTRIC	1
81H01	VOYANT VERT DEL 24V	XB7EV03BP	SCHNEIDER ELECTRIC	1
81H02	VOYANT ROUGE DEL 24V	XB7EV04BP	SCHNEIDER ELECTRIC	1
81H03	VOYANT VERT DEL 24V	XB7EV03BP	SCHNEIDER ELECTRIC	1
81H04	VOYANT ROUGE DEL 24V	XB7EV04BP	SCHNEIDER ELECTRIC	1
81H05	VOYANT ROUGE DEL 24V	XB7EV04BP	SCHNEIDER ELECTRIC	1



3, Rue Pierre Curie
91230 MONTGERON
 Tél. : 01.69.52.47.00 - Fax : 01.69.52.47.01
 e-mail : seguin@automatismes-seguin.fr
<http://www.automatismes-seguin.fr>

NOMENCLATURE

CLIENT ET NOM DU DOSSIER / CUSTOMER AND NAME OF FOLDER		INDICE / REVIEW
SAUR		1
STEP LA BROUSSE MONTCEAUX		IGE XAO
DESSINATEUR DRAWER	G.D.	FOLIO/SHEET 102 / 102
N° AFFAIRE N° PROJECT	190384	V4R3 SERVICE PACK 8 - (4.888)